


Схема сводки листов


План 1-го этажа

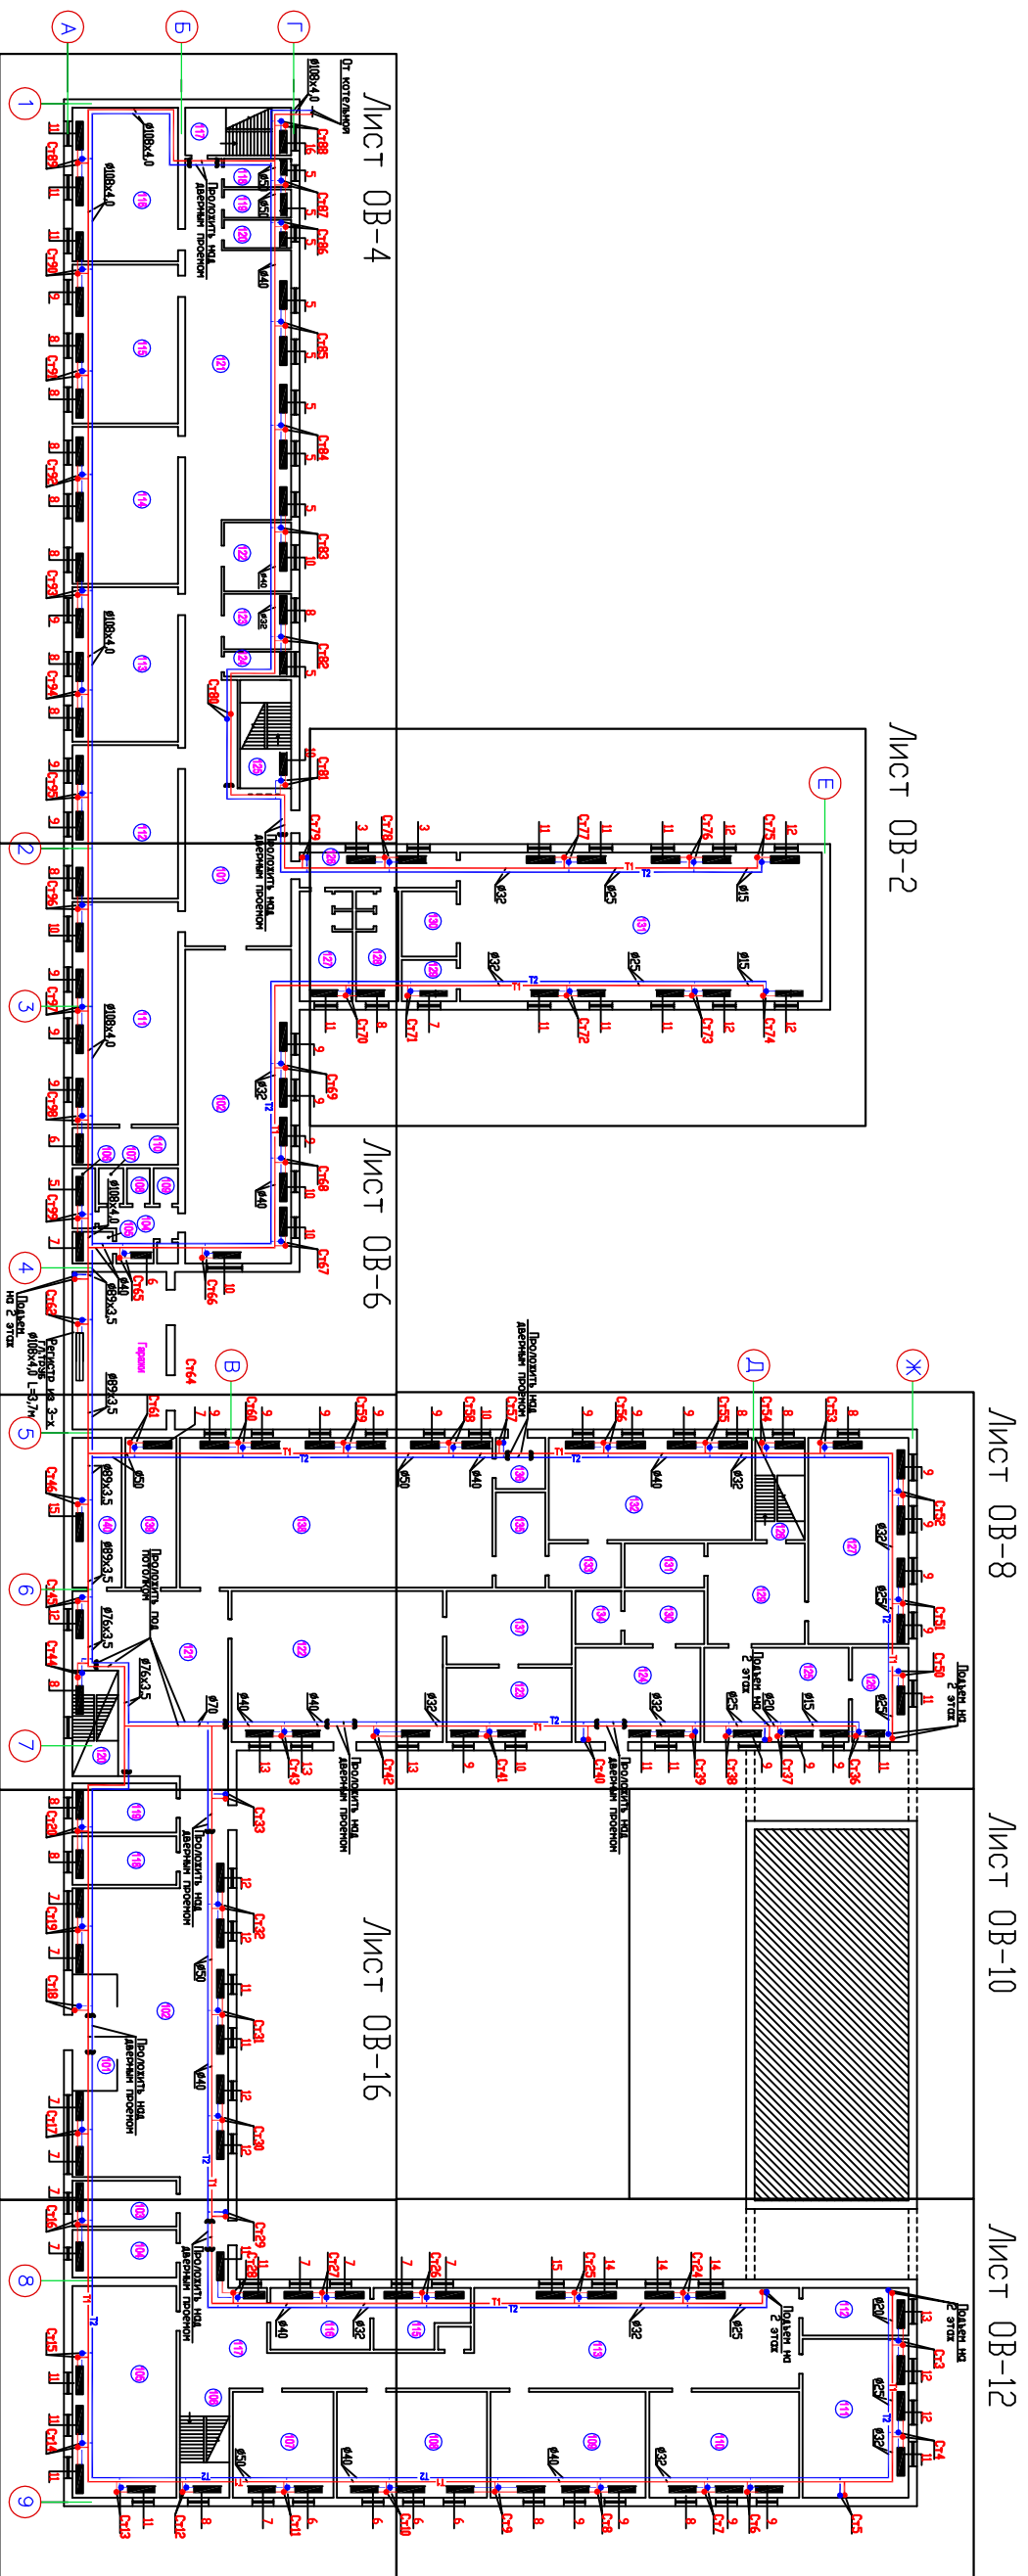

Инва. N подл.	Подпись и дата	Взам. инв. N

Изм.	Кол.	Лист	N докум.	Подпись	Дата
10/12.00-1-OB					
Лист					1.3

План 1-го этажа в осях 2-3 (Е)

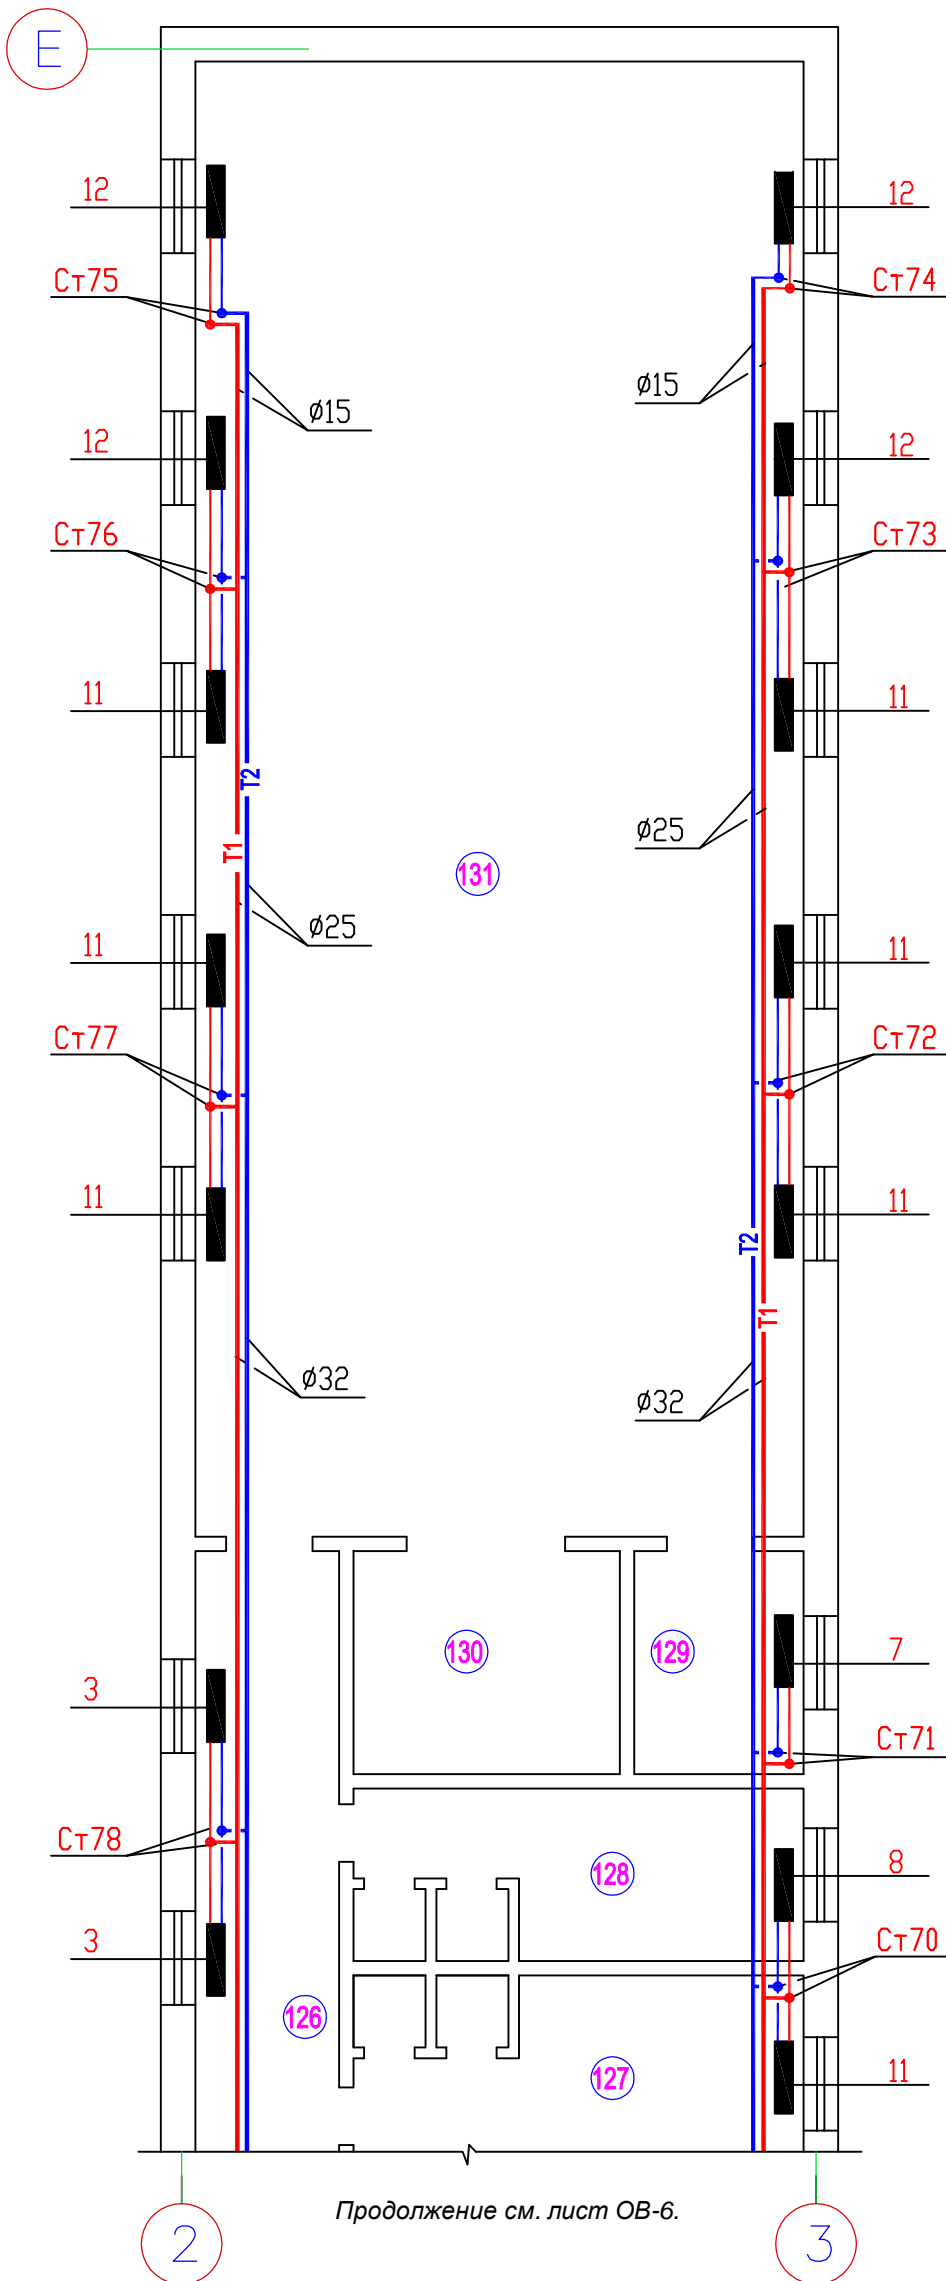

Продолжение см. лист ОВ-6.

Экспликация помещений(малая часть)

№№ п/п	Наименование помещения	Площадь, м ²	Категория производства	Тепло-потери, ккал/ч
101	Вестибюль	72,00		2896
102	Классная комната	108,5		8332
103	Санузел	2,70		320
104	Санузел	10,60		617
105	Санузел	11,2		1110
106	Санузел	7,00		833
107	Санузел	4,10		69
108	Санузел	4,10		69
109	Санузел	4,10		69
110	Кабинет	18,10		840
111	Классная комната	88,40		5412
112	Классная комната	62,30		3863
113	Классная комната	63,70		3742
114	Классная комната	63,70		3742
115	Классная комната	65,0		3804
116	Классная комната	62,30		4973
117	Лестничная клетка	22,80		2483
118	Подсобное помещение	3,60		759
119	Подсобное помещение	3,60		759
120	Подсобное помещение	3,60		759
121	Вестибюль	118,60		3891
122	Кабинет	20,70		1476
123	Кабинет	16,00		1200
124	Кабинет	8,50		759
125	Лестничная клетка	22,80		1573
126	Коридор	27,00		983
127	Раздевалка	25,60		1616
128	Раздевалка	19,20		1261
129	Подсобное помещение	11,60		1141
130	Подсобное помещение	14,70		259
131	Спортивный зал	225,70		16983


1. Ведомость чертежей основного комплекта, общие указания, условные обозначения см. листы ОВ-1 "Общие данные."
2. Трубопроводы на плане условно отнесены от стен.
3. Схему отопления см. лист ОВ-11.

Взам. инв. N	
Подпись и дата	
Инв. N подл.	


11/12.00-1-ОВ					
Реконструкция системы отопления					
Изм.	Кол.	Лист	N докум.	Подпись	Дата
Здание школы. Отопление.				Стадия	Лист
План 1-го этажа в осях 2-3(Е).					2
ГИП					
Провер.					
Разраб.					
Н. контр.					

Изм. N подл.	Подпись и дата	Взам. инв. N

СХЕМА СИСТЕМЫ ОТОПЛЕНИЯ (малая часть)

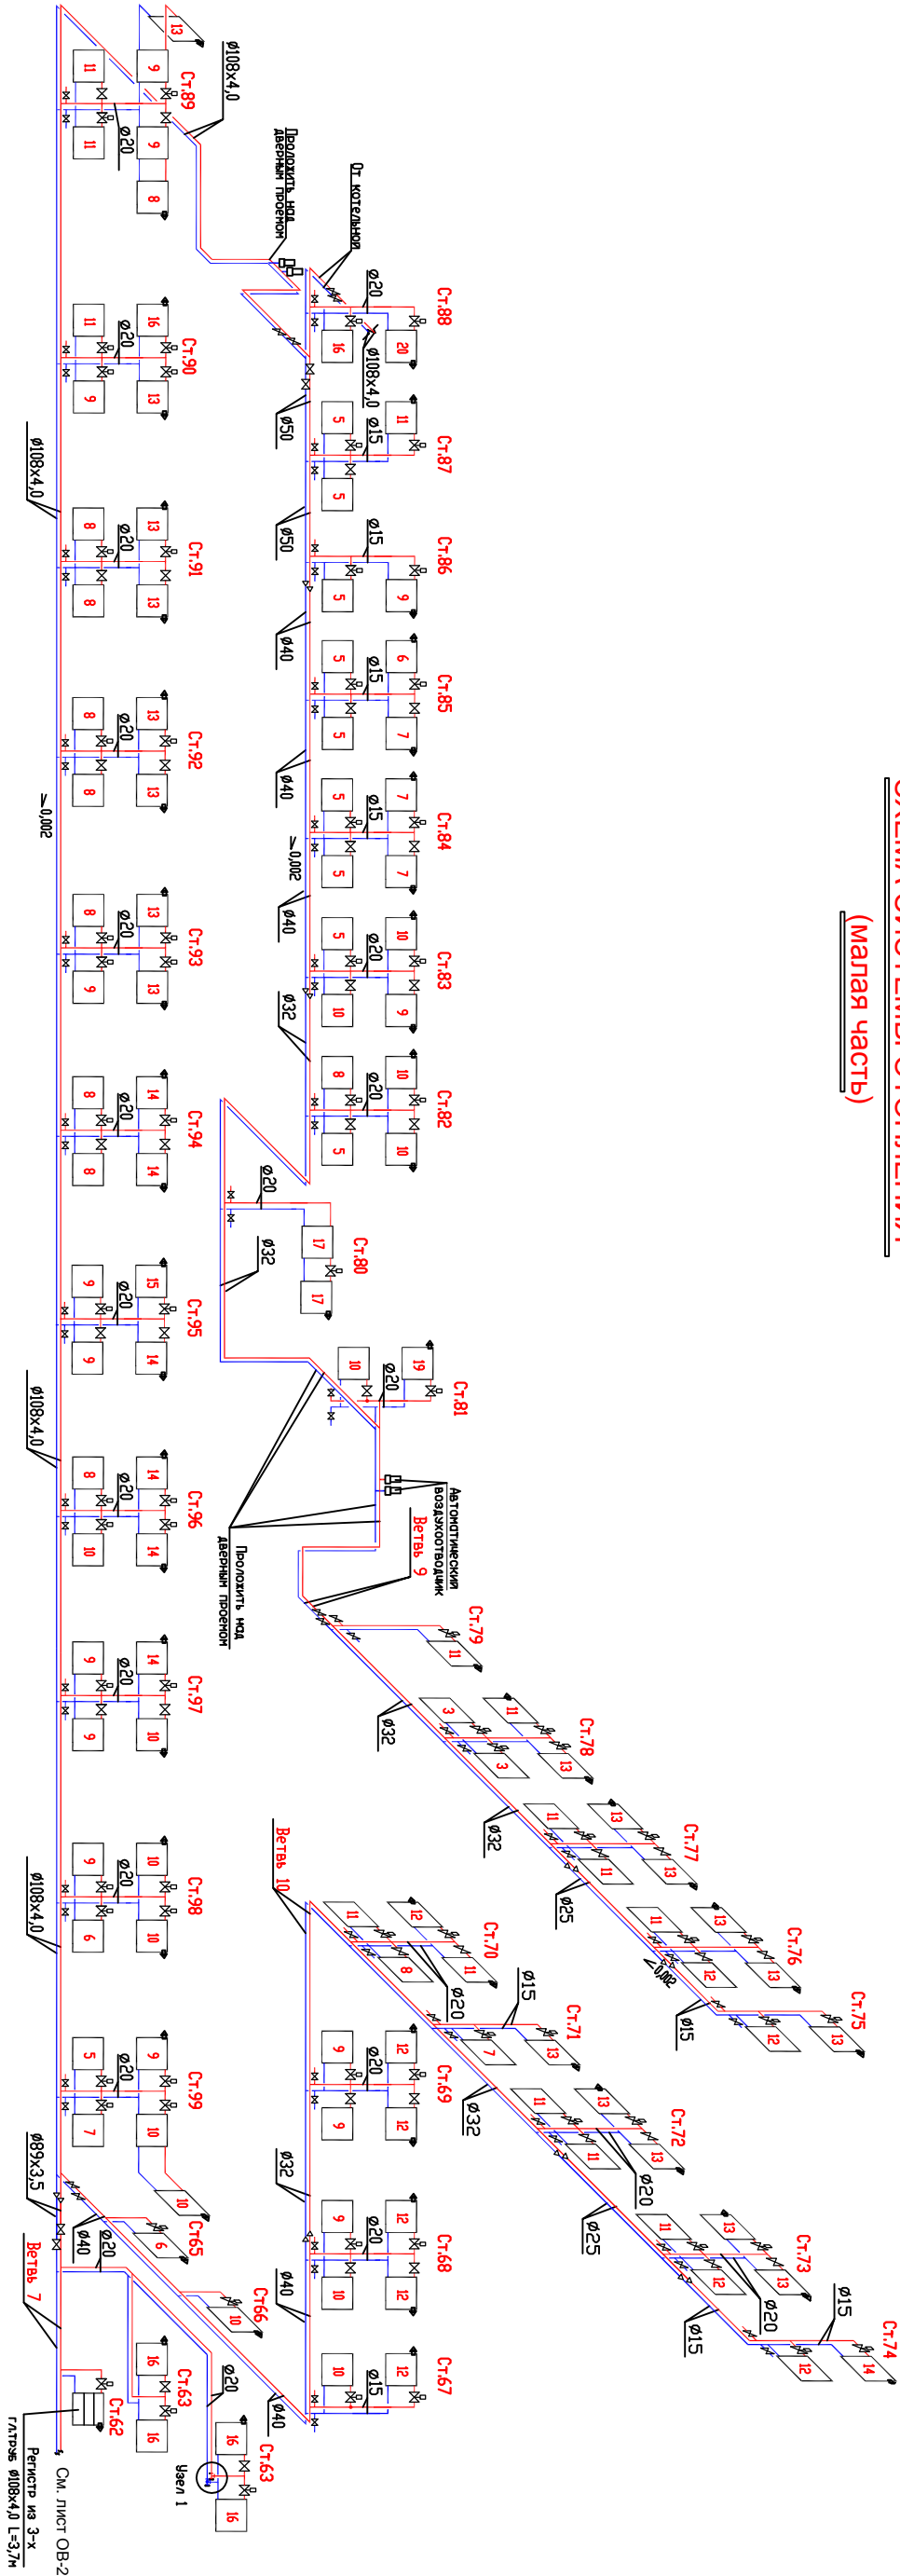

 1. Ведомость чертежей основного комплекта, общие указания, условные обозначения см. листы ОВ-1 "Общие данные".
2. Рассматривать совместно с листами ОВ-2, ОВ-3, ОВ-4, ОВ-5, ОВ-6, ОВ-7.



Изм. Колл. Лист		N докум. Подпись		Дата	
Реконструкция системы отопления					
11/12.00-1-ОВ					
Задание школы.			Стадия	Лист	Листов
Отопление.				21	
Схема системы отопления (малая часть)					
Н. конпр.					

