


Согласовано	

Инв. N подп.	Подп. и дата	Взам. инв. N

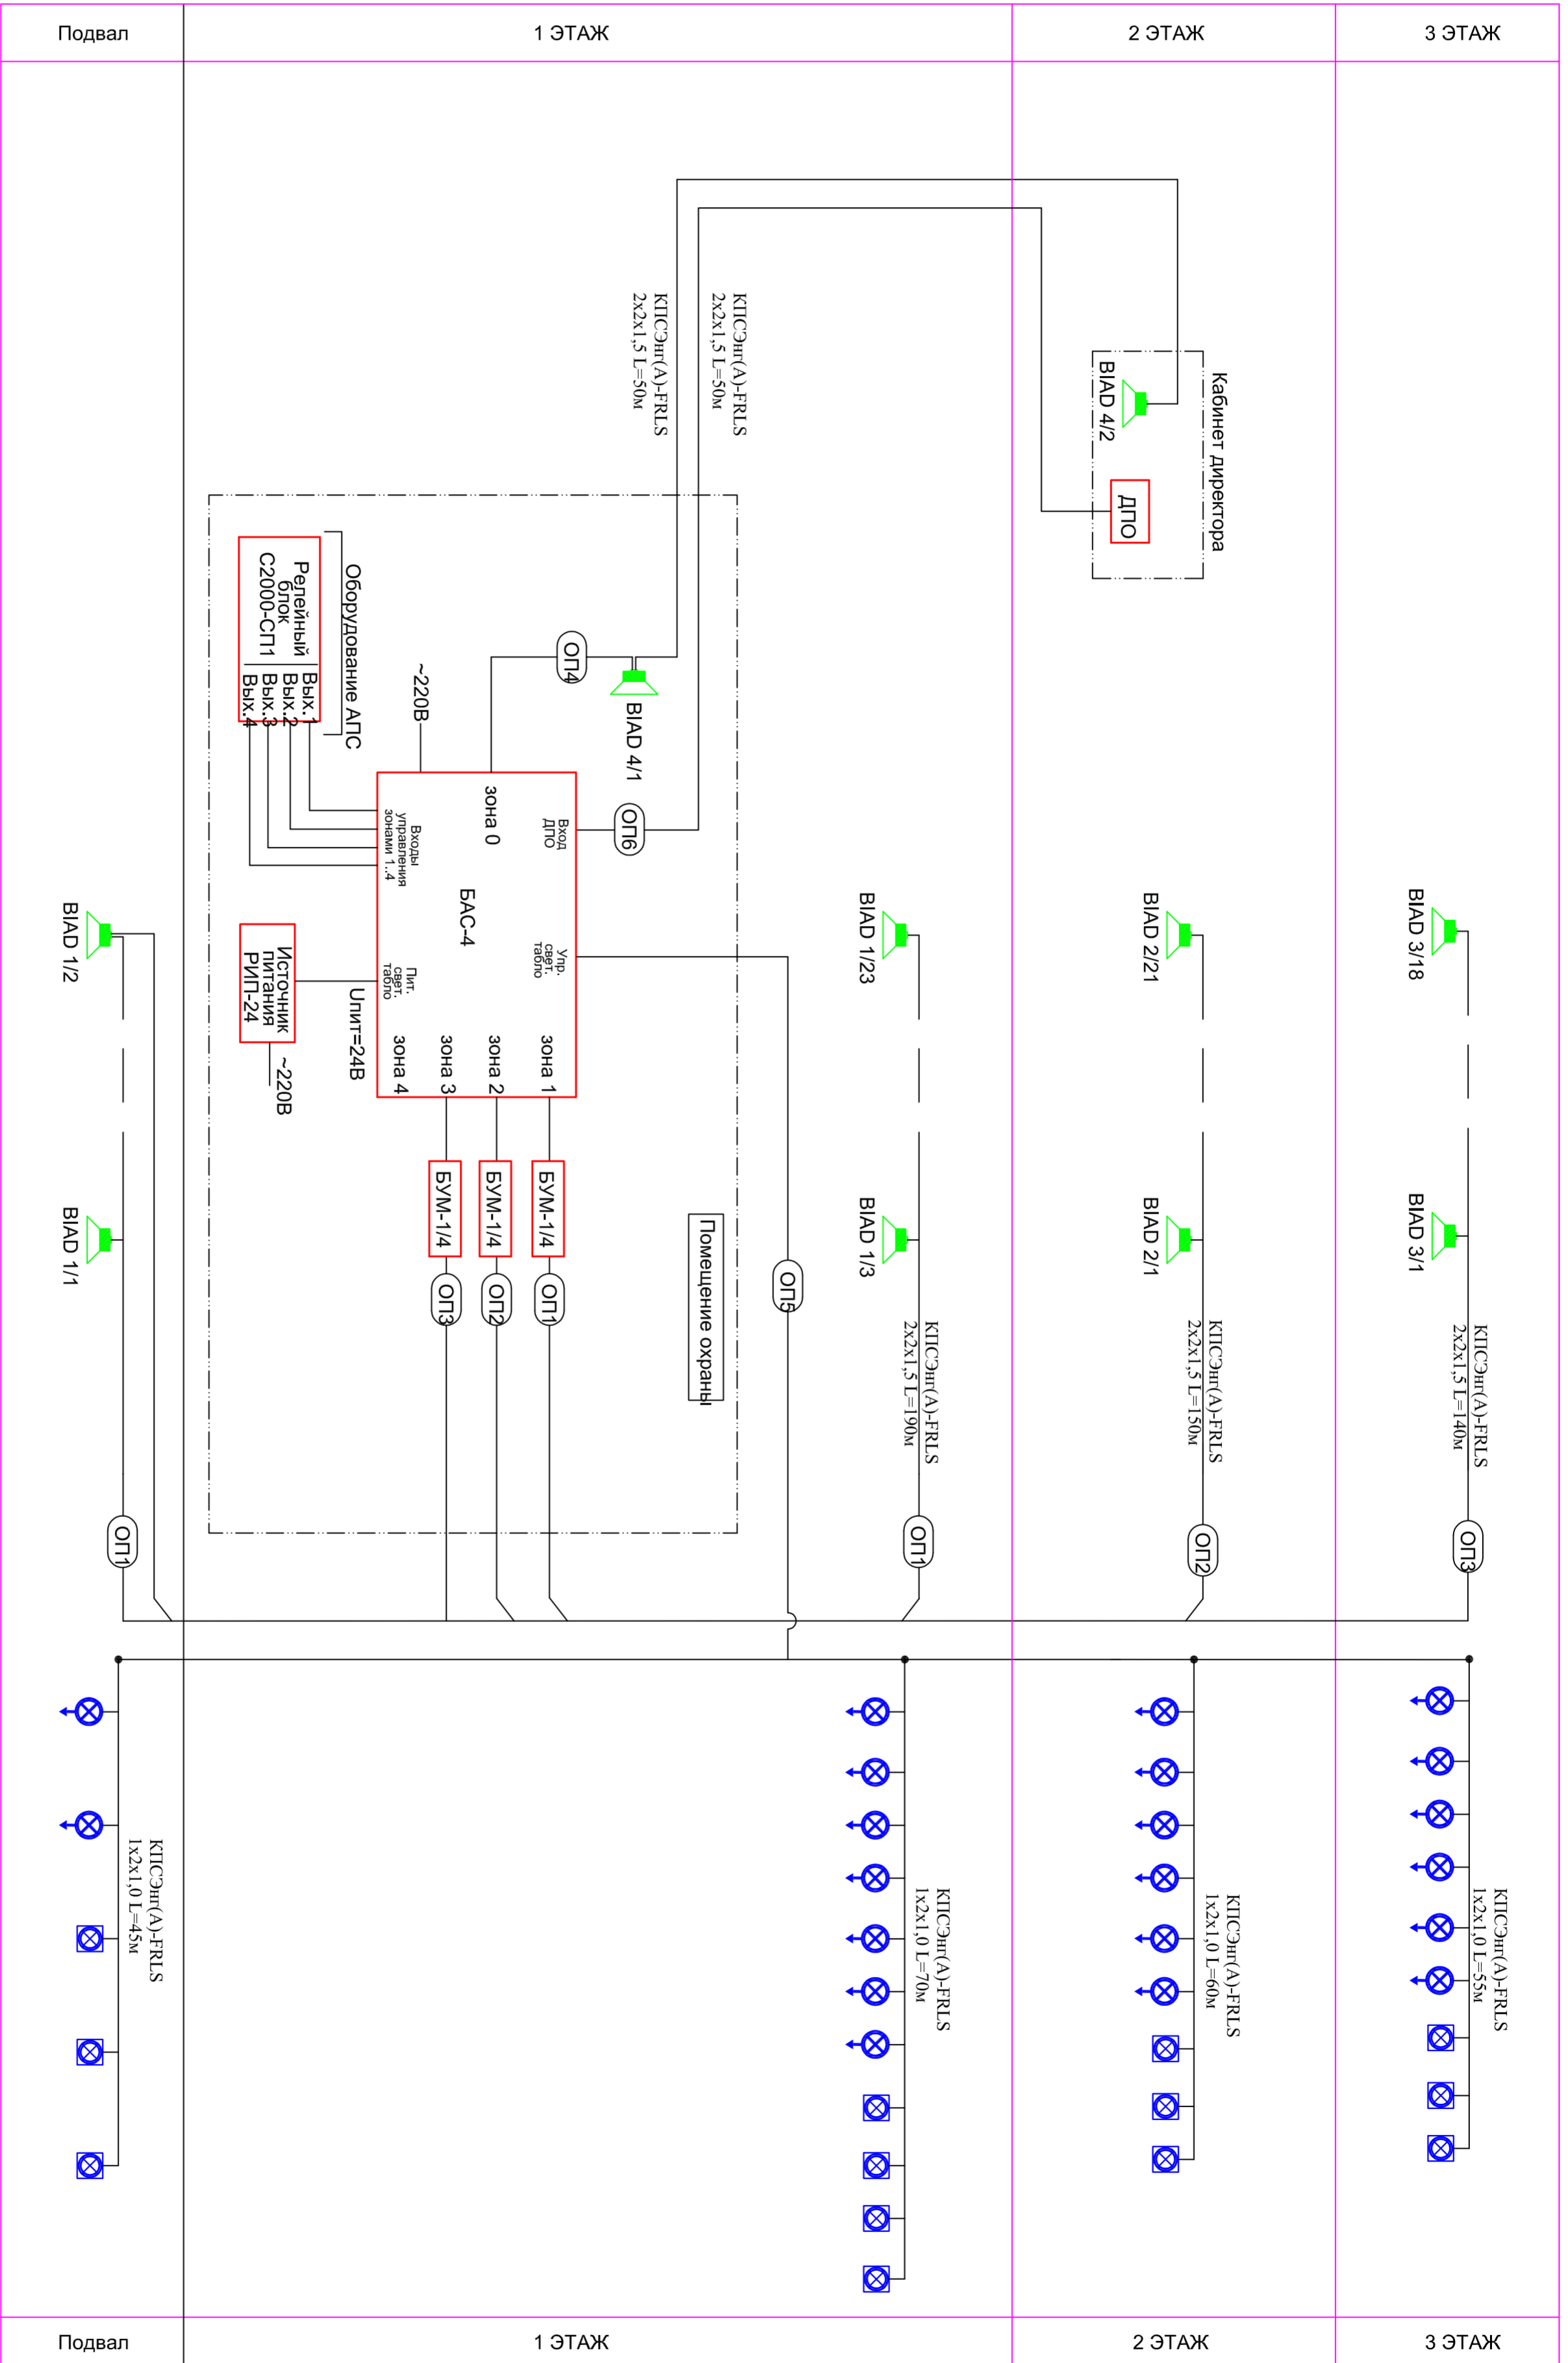

Условные обозначения:

- Оповещатель охранно-пожарный речевой Соната-Т 100-1/3
- Указатель направления эвакуации
- Оповещатель световой (знак эвакуации "ВЫХОД")

Изм.				Кол.уч.				Лист				N док.				Подпись				Дата																			
Разработал																																							
- ПС																																							
Пожарная сигнализация и система оповещения о пожаре																																							
Структурная схема системы оповещения о пожаре																																							
Стадия										Лист										Листов																			