


План первого этажа
на отм. 0.000

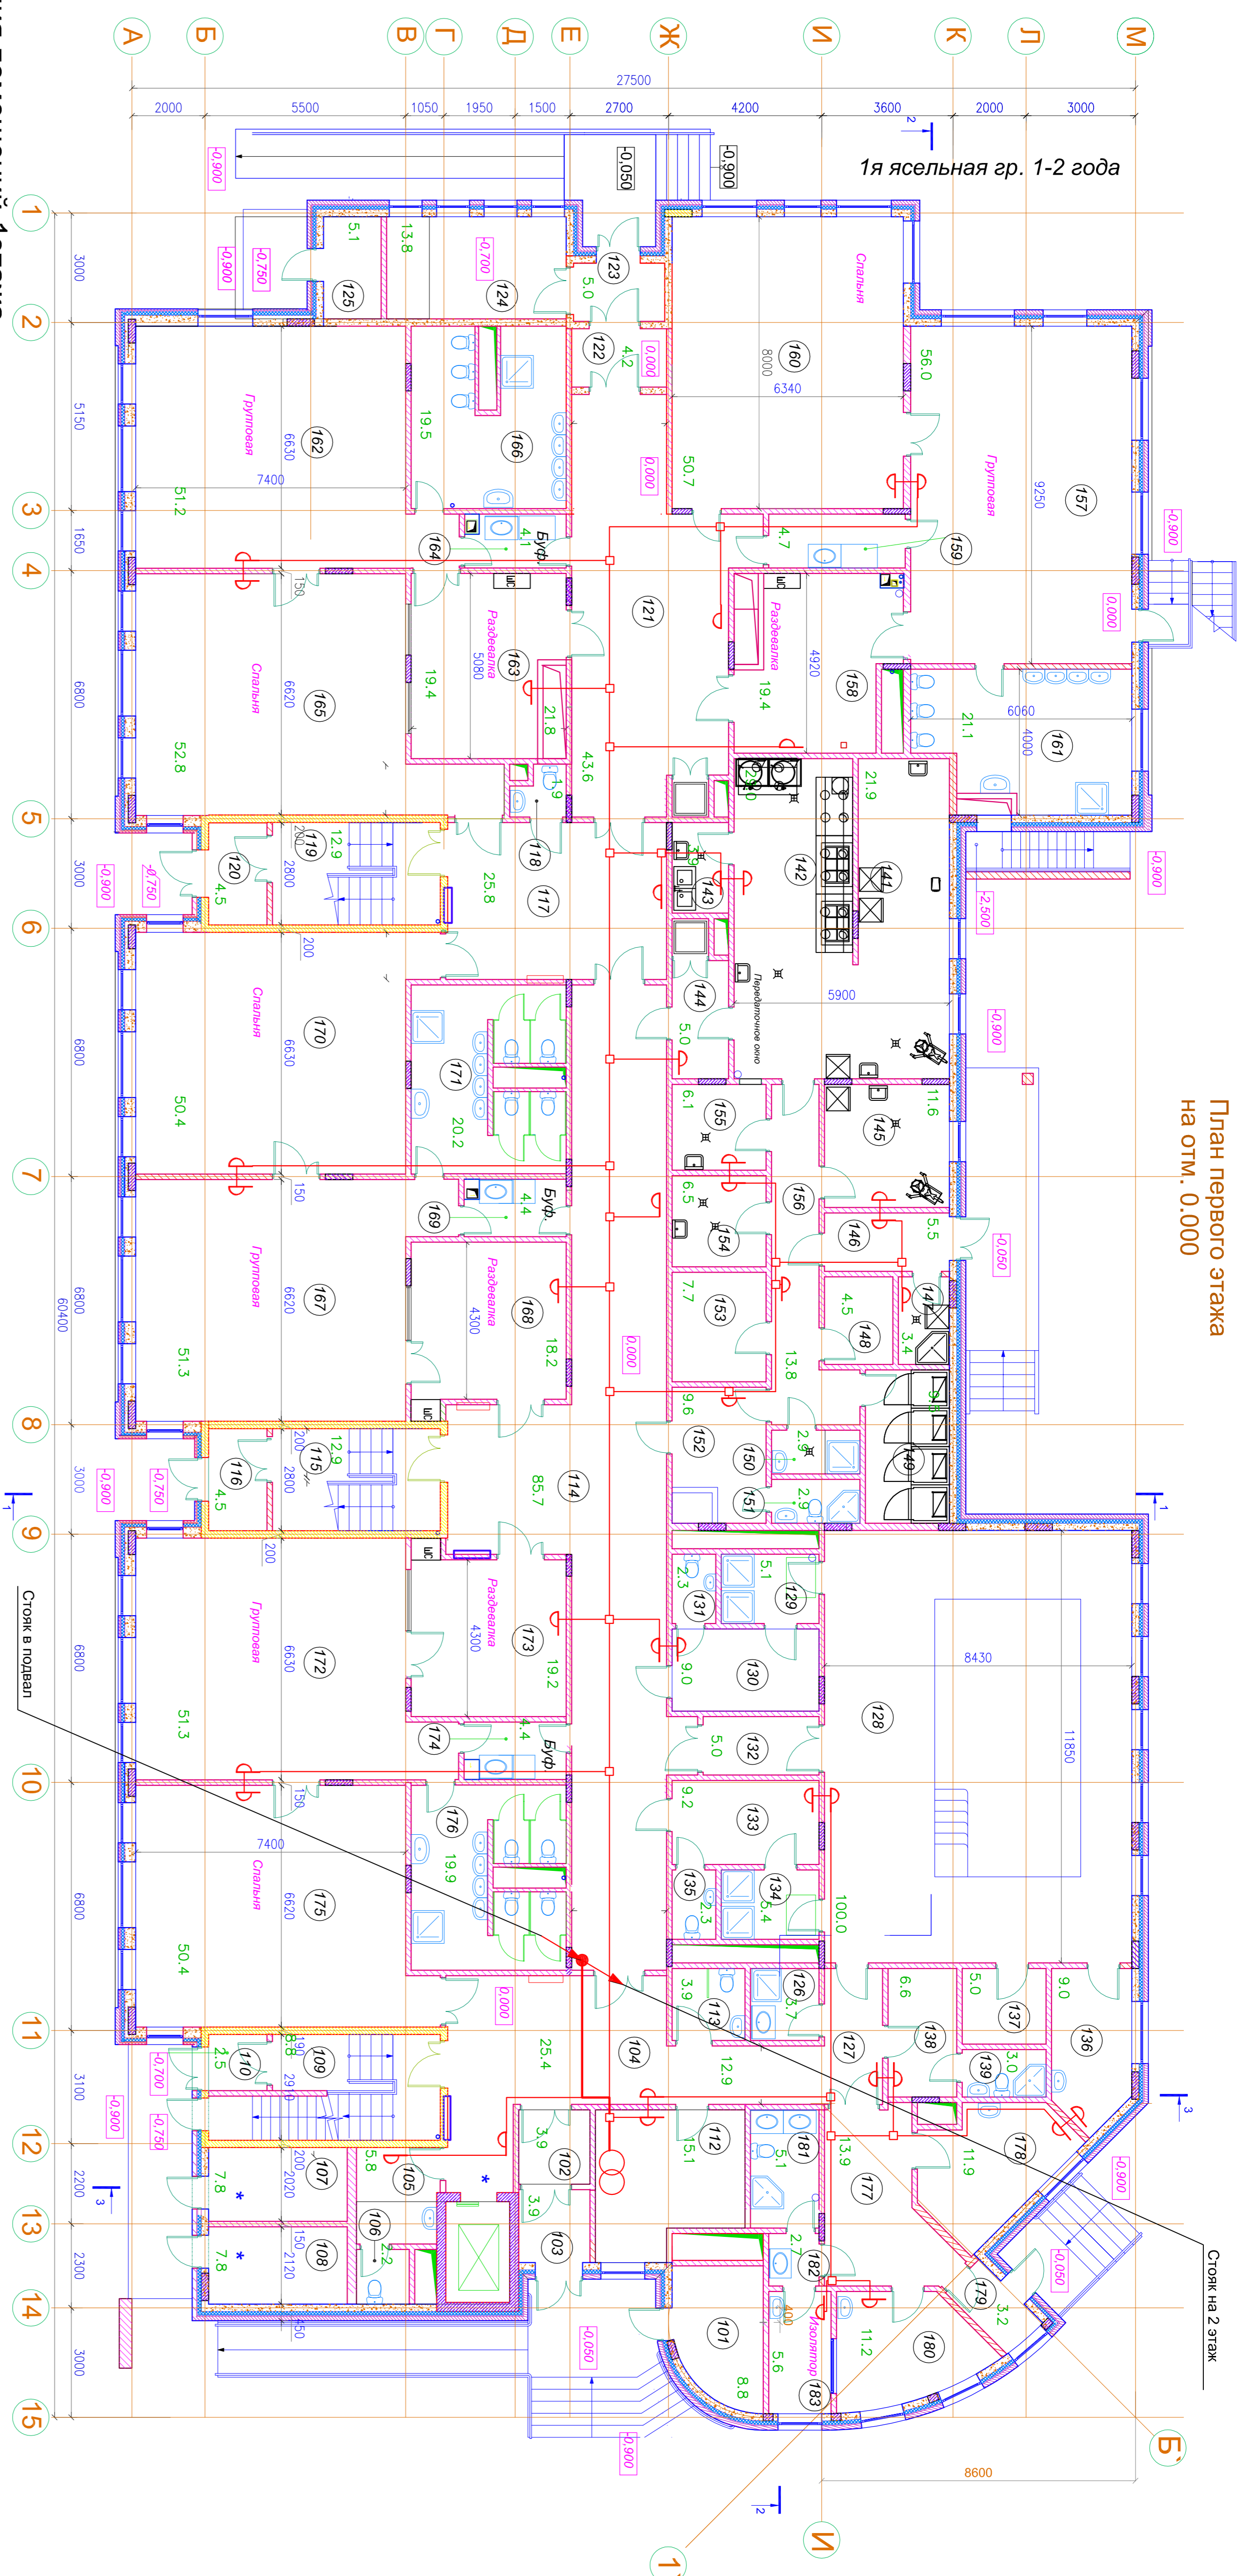

Экспликация помещений 1этажа

помещения	Наименование	№	Площадь	Бассейн	1я ясельная гр. 1-2 года	Медблок
101	Помещения общего назначения	128	8,8	100,0	157	177
102	Колосчатая	129	3,9	5,1	158	178
103	Тамбур	130	3,9	8,0	159	179
104	Тамбур	131	3,9	2,3	160	180
105	Вестибюль	132	25,4	5,0	161	181
106	Гардероб для персонала	133	5,8	9,2	162	182
107	Санузел для персонала	134	2,2	2,3	163	183
108	Электрощитовая	135	7,8	9,0	164	
109	Пожарная Электрощитовая	136	8,8	5,0	165	
110	Лестница	137	8,8	6,6	166	
111	Тамбур	138	2,5	3,0	167	
112	Помещение охраны	139	8,9		168	
113	Санузел посетителя	141	3,9	2,19	169	
114	Коридор	142	85,7	29,0	170	
115	Лестница	143	12,9	3,9	171	
116	Тамбур	144	4,5	5,0	172	
117	Тамбур	145	25,8	11,6	173	
118	Санузел для персонала	146	1,9	5,5	174	
119	Лестница	147	12,9	3,4	175	
120	Тамбур	148	4,5	4,5	176	
121	Холл	149	43,6	9,5	177	
122	Тамбур	150	4,2	2,9	178	
123	Тамбур	151	5,0	2,9	179	
124	Колосчатая	152	13,8	9,6	180	
125	Пом. садового инвентаря	153	5,1	7,7	181	
126	Пом. уборочного инвентаря	154	3,7	6,5	182	
127	Коридор	155	12,9	6,1	183	
		156		13,8		

1я ясельная гр. 1-2 года	2я ясельная гр. 2-3 года	3я дошкольная гр. 3-4 года	4я дошкольная гр. 4-5 лет	5я дошкольная гр. 5-6 лет
170	171	172	173	174
175	176	177	178	179
180	181	182	183	184

общая площадь этажа 1403м²
площадь застройки 1611м²

Условные обозначения:

- - трансформатор автотентский ТАМУ-25Т
- - розетка радиодиффузии типа РРВ-2
- - коробка разводительная типа УК-2П

Имя	Колуч	Лист	Надс	Подписк	Дата

Сети связи	Стадия	Лист	Листов
План 1 этажа на отм. 0.000 с сетями радиодиффузии	РД		

Формат А1