


Щиток распределительный ОЩ-9

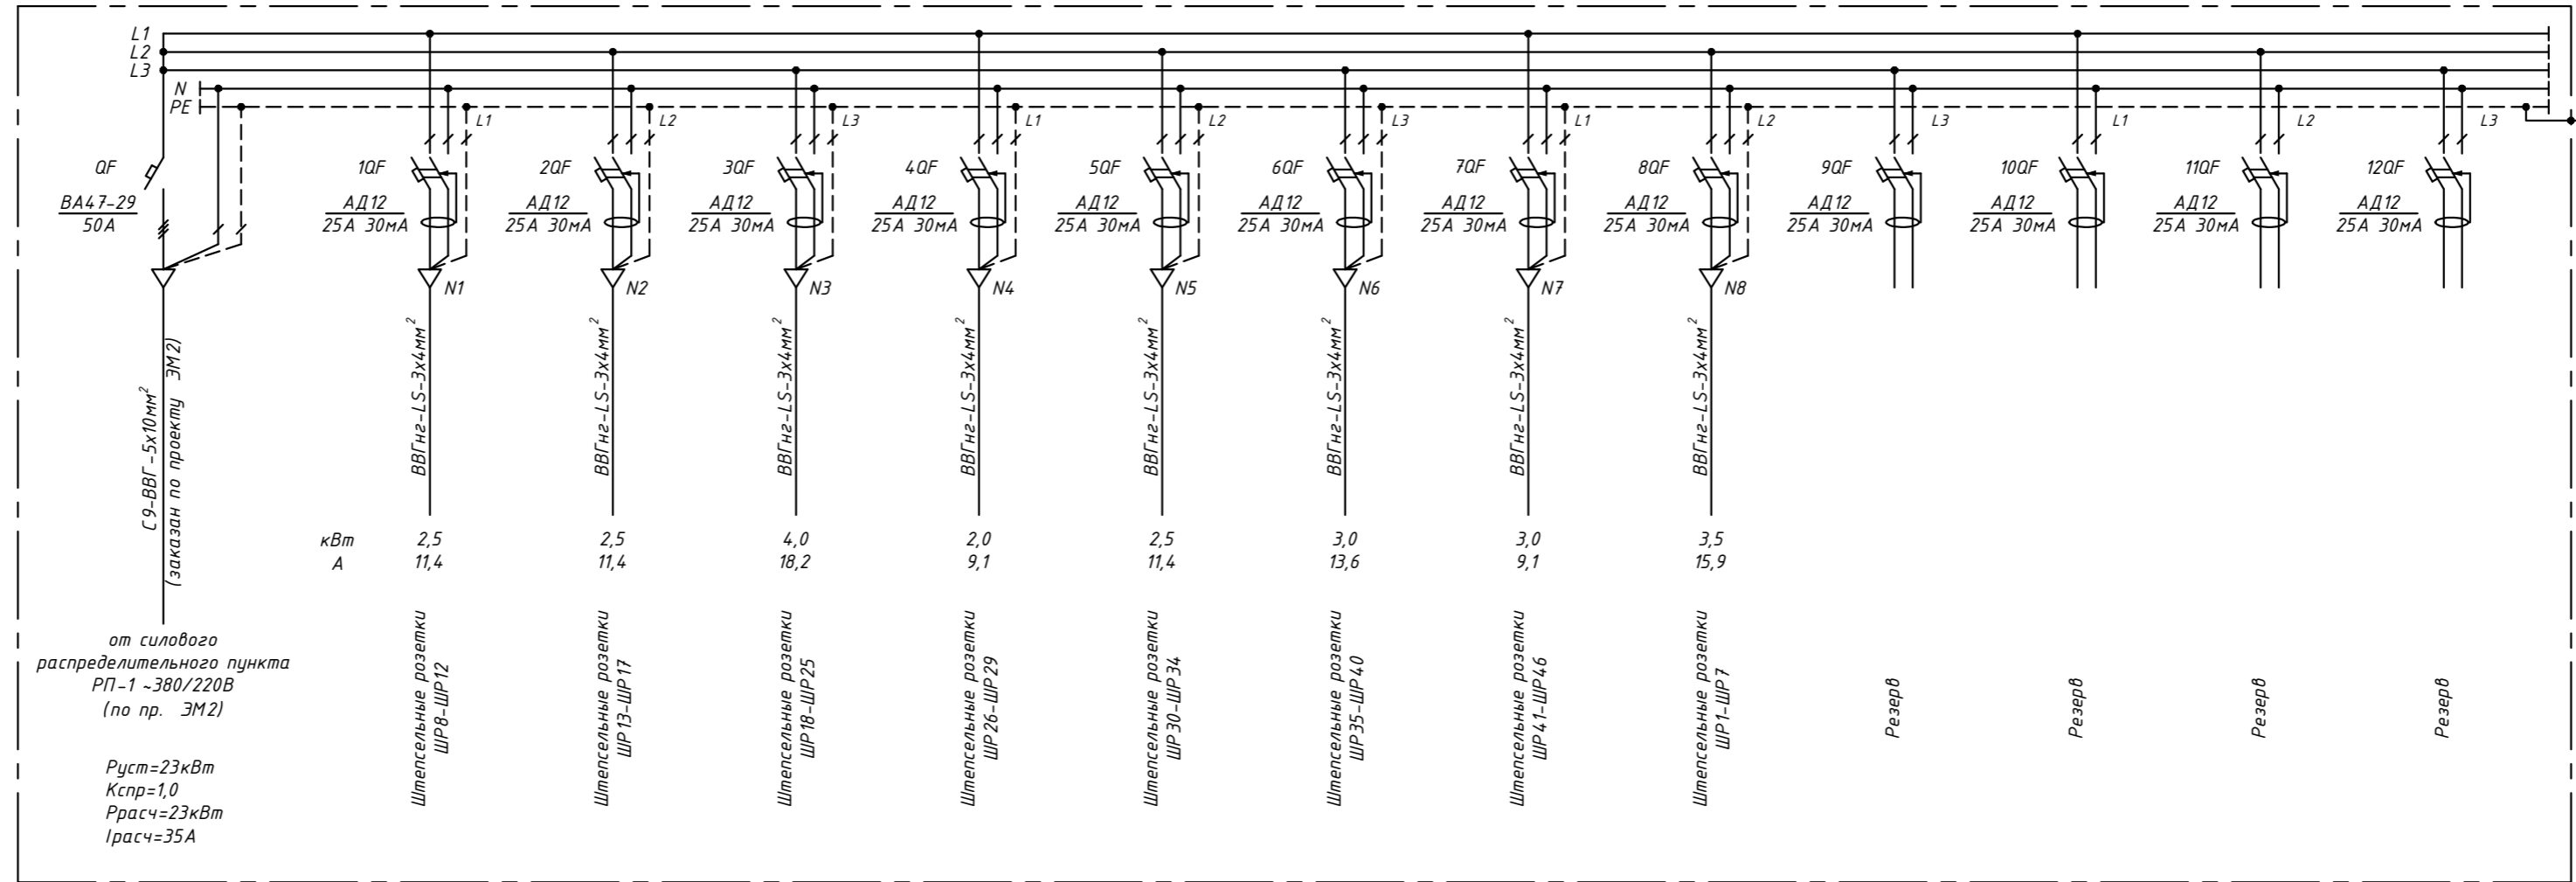


Инв.№ подл. Подпись и дата Взам. инв.№

Изм.	Лист	№ уч.	Издк.	Подпись	Дата	Лабораторный корпус. Фрагмент плана 3-го этажа в осях 2-22. Электрочасть. Щиток распределительный ОЩ-9 (тепловая сеть для подключения компьютеров). Схема однолинейная принципиальная -380/220В	Стадия	Лист	Листов
							Р		
Разраб.	Ситников								

2012г.

Формат: А4х3

Щиток распределительный ОЩ-11

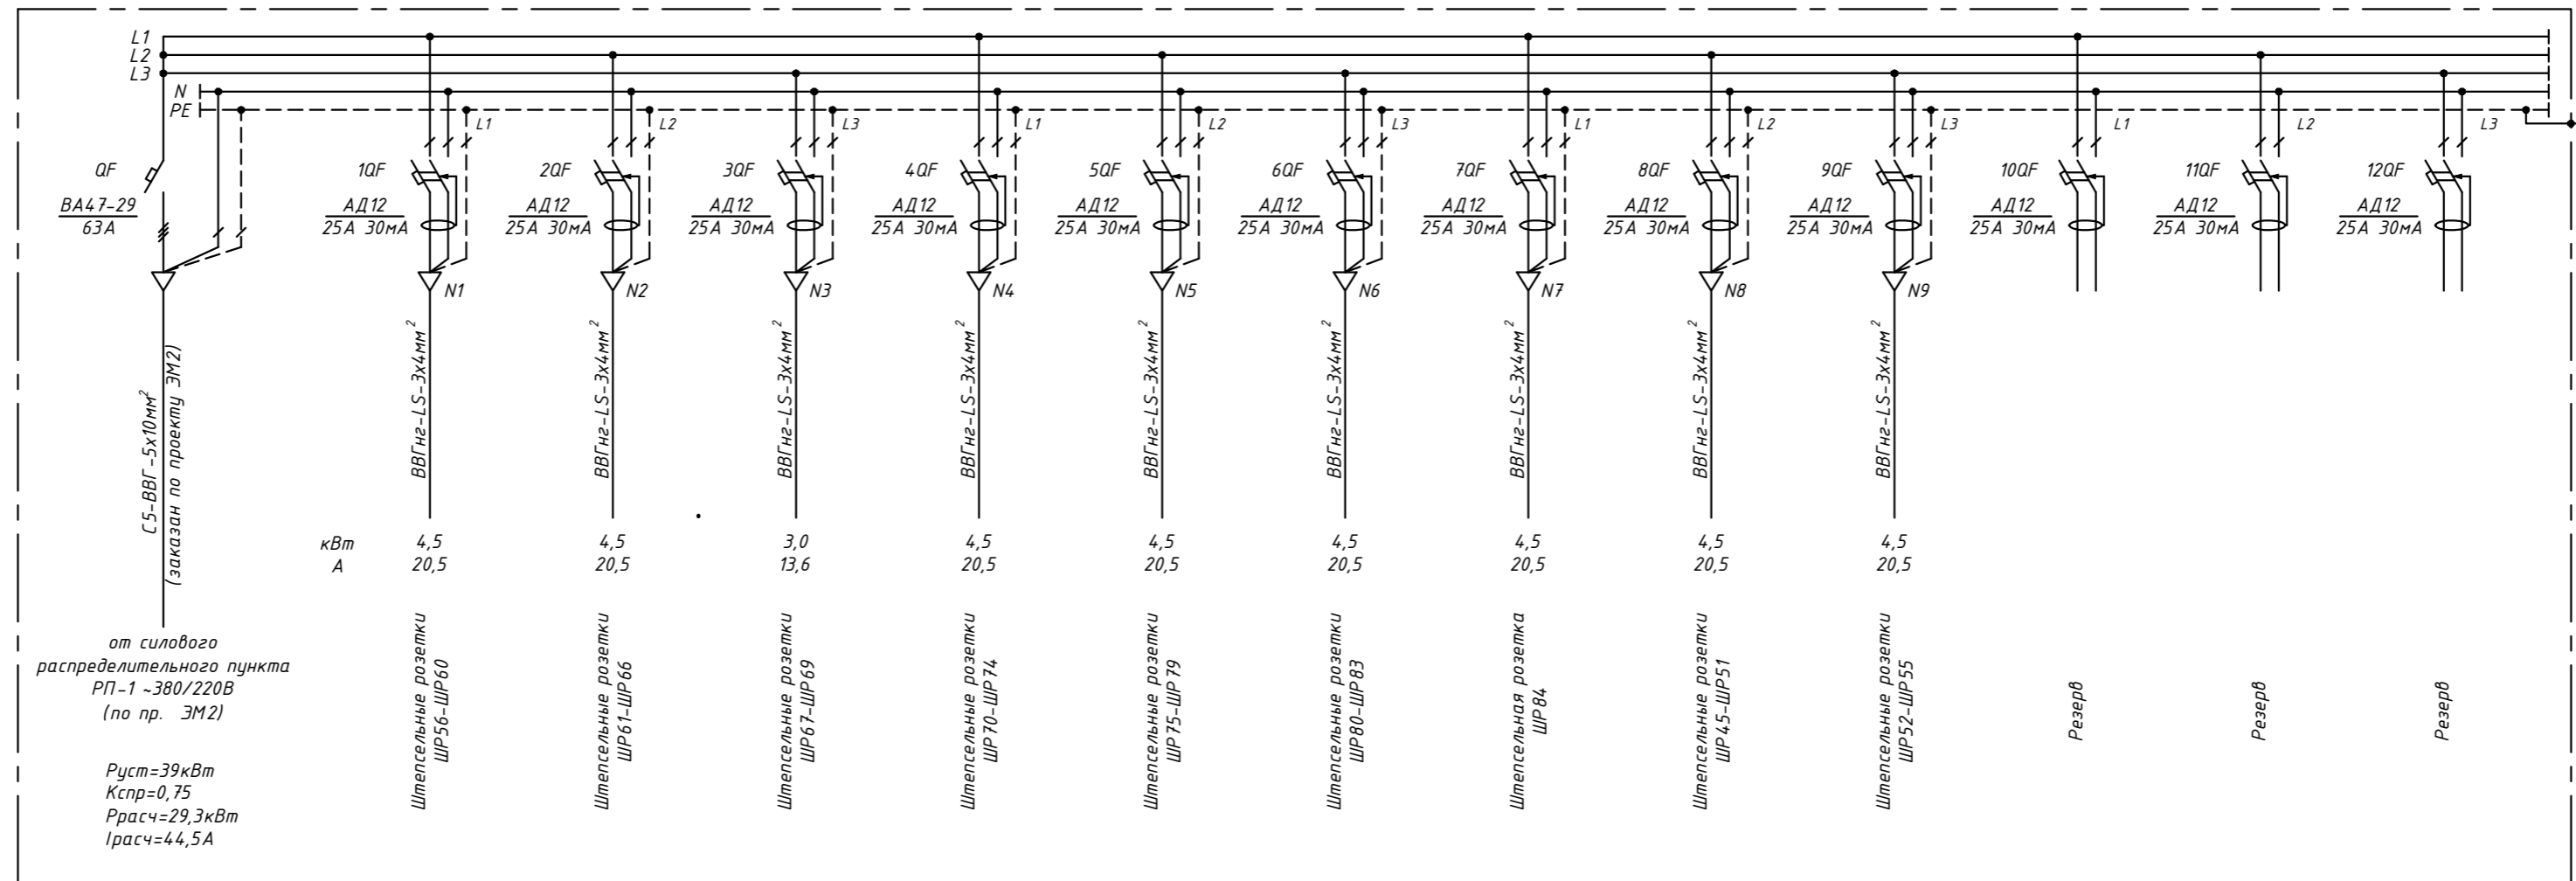

Инв.№ подл. Подпись и дата Взам. инв.№

Изм.	Лист	№ уч.	Издк.	Подпись	Дата	Лабораторный корпус. Фрагмент плана 3-го этажа в осях 2-22. Электрочасть. Щиток распределительный ОЩ-11 (тепловая сеть -220В). Схема однолинейная принципиальная -380/220В	Стадия	Лист	Листов
							Р		
Разраб.	Ситников								

2012г.

Формат: А4х3