


Фрагмент плана
на отм. +6.480
M1:50

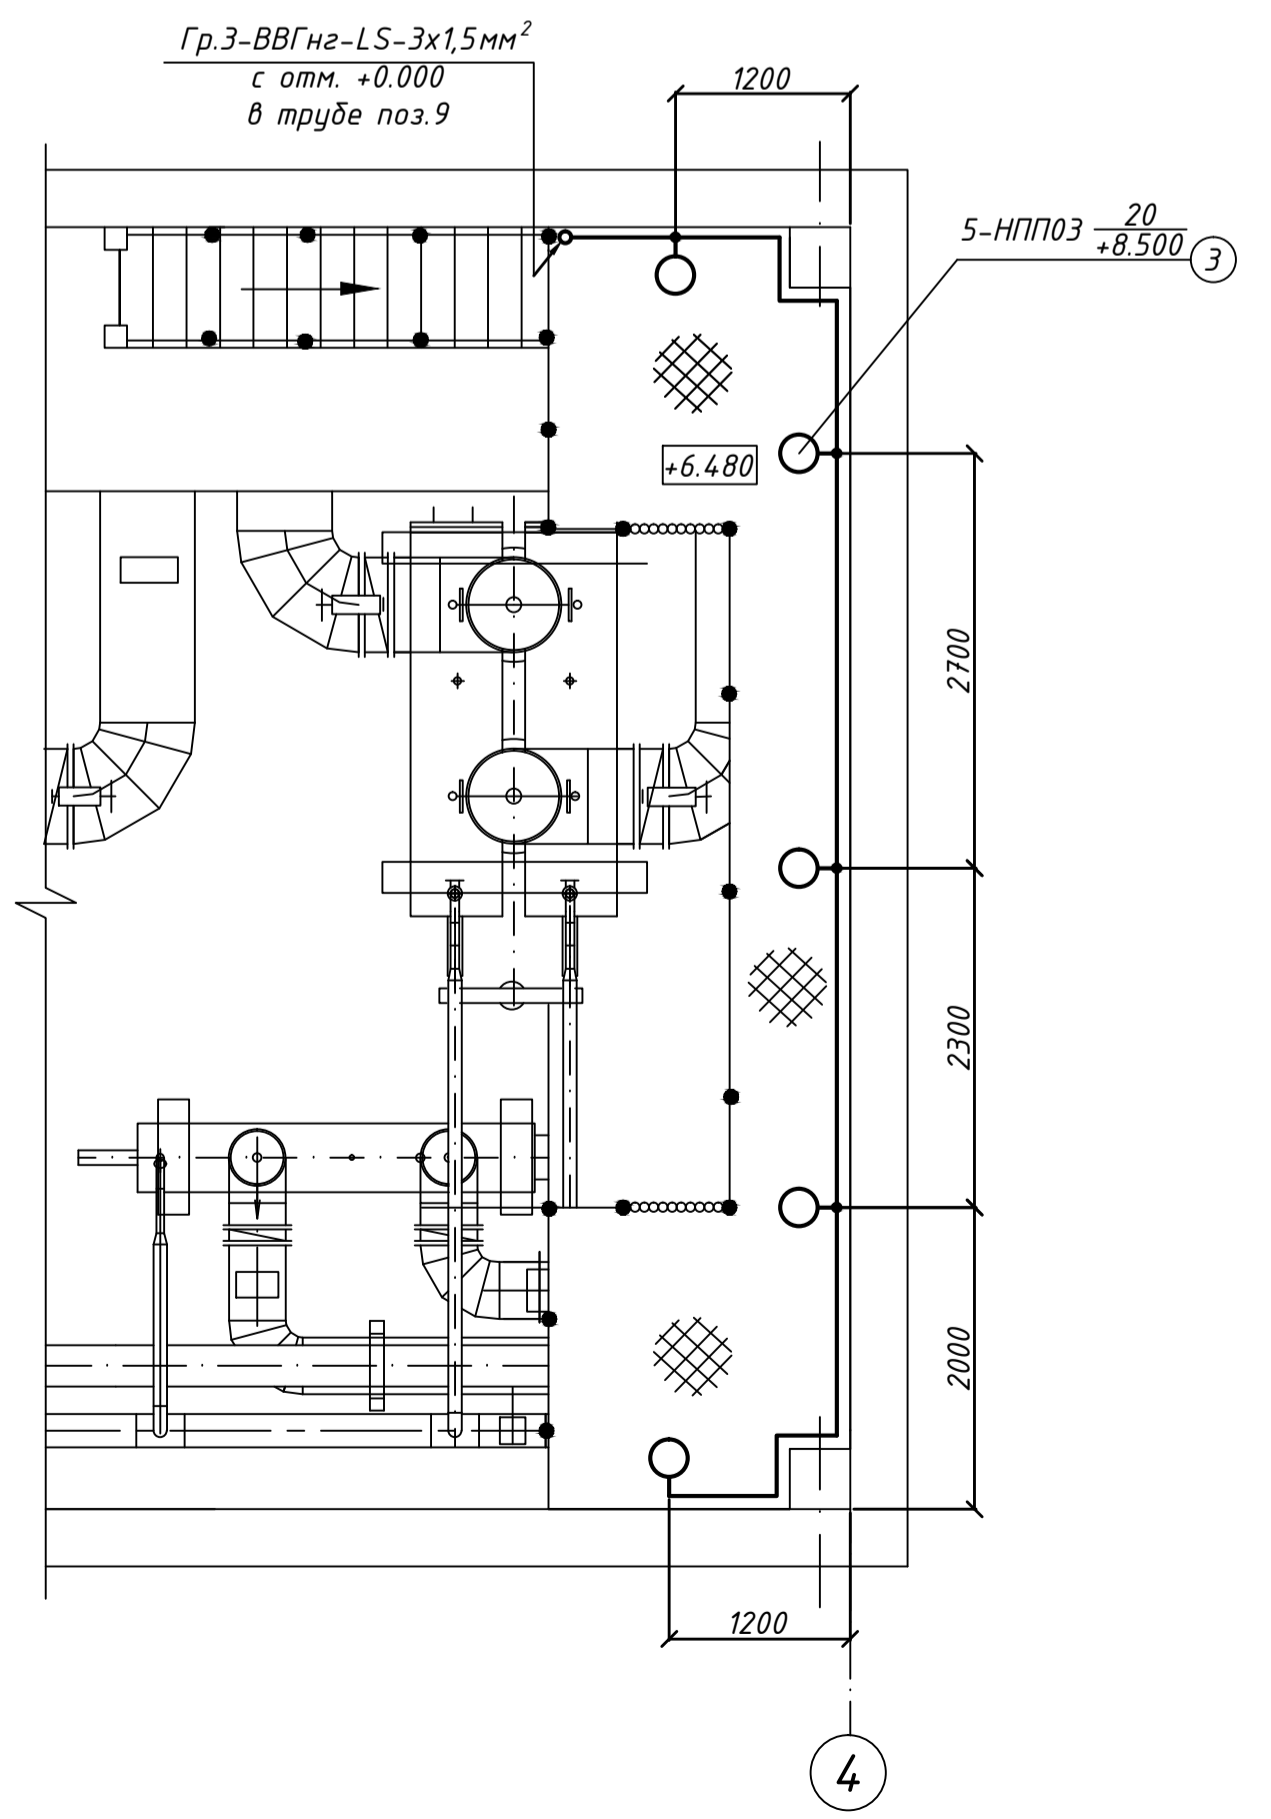

1. Данный чертеж предусматривает выполнение работ по электроосвещению и прокладке штепсельной ремонтной сети.
2. Проектируемый щиток освещения и ящик с понижающим трансформатором установить на высоте 1,5м от отм. +1.550.
3. Выключатели расположенные у входа в помещение (зшт.) установить на высоте 1,5м от отм. 0.000. Выключатель освещения площадки обслуживания мостового крана установить на высоте 1,5м от отм. +1.550.
4. Штепсельные розетки установить на высоте 0,4м от отм. +1.550.

Марка, поз.	Обозначение	Наименование	Кол.	Масса, ед. кг	Прим.
		<u>Электрооборудование</u>			
1	ЩО	Щиток освещения			
		в комплекте:			
1.1		Корпус щитка распределительного, навесной на 12 модулей, IP54, 240x330x120мм (ВхШxГ)	1		
		ЩРН-12э-0 74 У2			
		Вводной автомат:			
1.2		Выключатель автоматический ВА47-29 3р 25А х-ка В	1		
		Отходящие линии:			
		Выключатель автоматический ВА47-29 1р 16А х-ка В	3		
1.3		ВА47-29 1р 16А х-ка В	3		
1.4		ВА47-29 1р 10А х-ка В	3		
2	ЯТП	Ящик с понижающим трансформатором ЯТП-0,25 220/36-2 364Х/4	1		
3		Светильник с энерго-сберегающей лампой степень защиты IP65, типа НПП 03-100-001	22		
4		Лампа энергосберегающая 20Вт	22		
		<u>Кабели</u>			
		Кабель силовой 0,66кВ ТУ 16.К71-310-2001 ВВГнг-LS, сечением:			
5		3x4мм²	10м		
6		3x2,5мм²	5м		
7		3x1,5мм²	105м		
8		2x1,5мм²	15м		
		<u>Трубы металлические</u>			
9		Труба стальная водогазо-проводная с диаметром условного прохода Ду=25мм	5м	2,39кг	
		<u>Электроустановочные изделия</u>			
10		Выключатель однополюсный ~220В, 10А, для открытой установки, защищенного исполнения типа "Евростандарт"	4		
11		Розетка штепсельная двухполюсная с 3-им заземляющим контактом, для открытой установки, 36В, 10А защищенного исполнения, типа "Евростандарт"	2		

Изм.	Лист	№ уч.	Издок.	Подпись	Дата	Установка саморывных фильтров на трубах оборотной воды низкого и высокого напора. Электрочасть.	Стадия	Лист	Листов
Разраб.	Ситников					Электроосвещение. План на отм. +0.000 и +6.480.			

Инф. М.подл. Подпись и дата. Взам. инб. N