


## ПЛАН ВТОРОГО ЭТАЖА

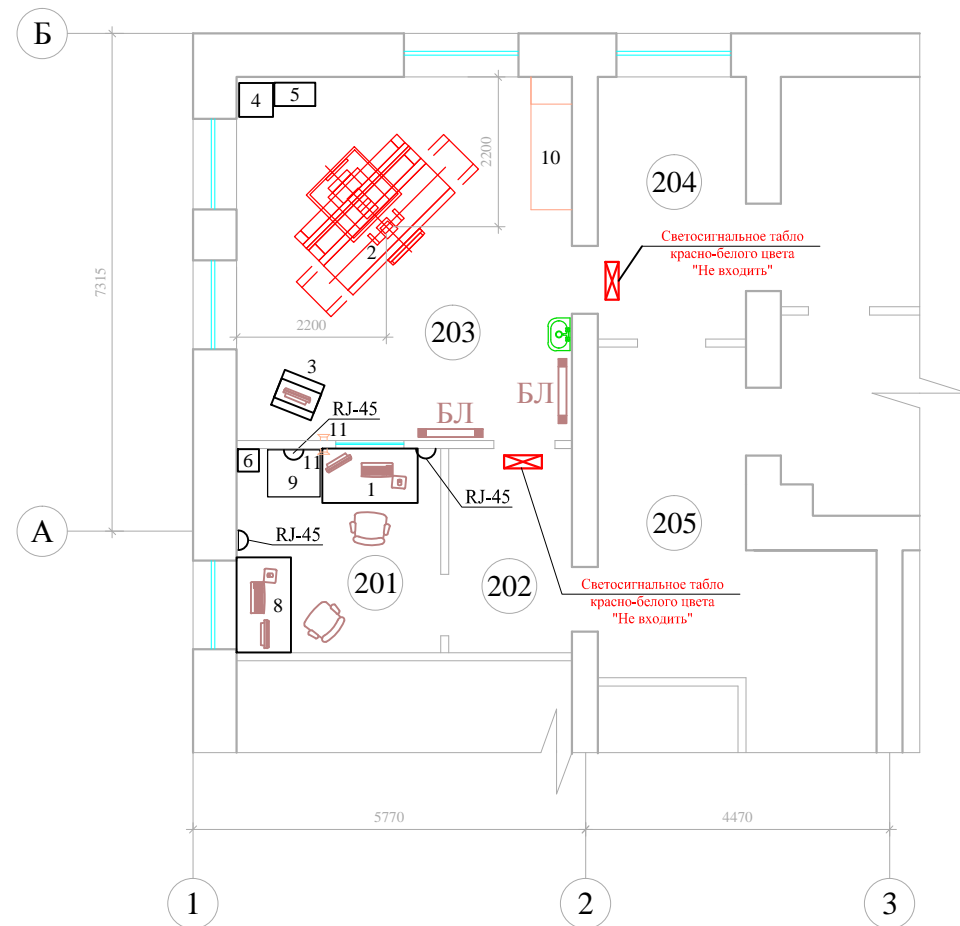

### ЭКСПЛИКАЦИЯ ПОМЕЩЕНИЙ

| № п/п | Наименование | Площадь м <sup>2</sup> |
|-------|--------------|------------------------|
| 201   | Пультовая    | 9,0                    |
| 202   | Тамбур       | 5,4                    |
| 203   | Процедурная  | 26,3                   |
| 204   | Моечная      |                        |
| 205   | Коридор      |                        |

### СПЕЦИФИКАЦИЯ ОБОРУДОВАНИЯ

| № по плану | Наименование оборудования                       | Вес кг | Кол-во шт |
|------------|---|--------|-----------|
| 1          | Консоль управления                              |        | 1         |
| 2          | Телеуправляемый стол "Орега"                    |        | 1         |
| 3          | Скопический монитор                             |        | 1         |
| 4          | Питающее устройство (генератор) 500x500x1450(h) |        | 1         |
| 5          | Блок управления стола 600x340x1960(h)           |        | 1         |
| 6          | Ящик с рубильником*                             |        | 1         |
| 7          | Рентгенозащитное окно**                         |        | 1         |
| 8          | Рабочая станция врача рентгенолога              |        | 1         |
| 9          | Лазерный принтер Kodak DRY-View 5700            |        | 1         |
| 10         | Кушетка   |        | 2         |
| 11         | Переговорное устройство громко-говорящей связи* |        | 2         |
| RJ-45      | Розетка компьютерной локальной сети Ethernet    |        | 3         |
| БЛ         | Бактерицидный облучатель-рециркулятор Дезар-3*  |        | 2         |

\* В комплект поставки не входит

\*\* В зависимости от комплекта поставки

| Изм. | Кол. | Лист | № док. | Подпись | Дата |  |        |      |        |
|------|------|------|--------|---------|------|--|--------|------|--------|
| ГИП  |      |      |        |         |      | Рентгенодиагностический кабинет.                                 | Стадия | Лист | Листов |
| ГАП  |      |      |        |         |      |  | РП     | 1    |        |
|      |      |      |        |         |      | План второго этажа с расстановкой технологического оборудования. |        |      |        |