


План 2 этажа (фрагмент)
М 1:100

Номер помещения	Наименование	Площадь, м ²	Кат. помещ.
226	Санузел пациентов	7.2	
227	Санузел персонала	3.02	
230	Коридор	73.83	
231	Ожидальная пациентов после процедур	55.57	
232	Кладовая уборочного инвентаря	5.31	
233	Процедурная введения РФП	55.15	
234	Операторская ПЭТ/КТ	15.49	
235	Сканерная ПЭТ/КТ	49.57	
236	Технологическая лестница	13.01	
237	Техническая ПЭТ/МРТ	27.34	
238	Техническая ПЭТ/КТ	15.47	
239	Сканерная ПЭТ/МРТ	46.76	
240	Операторская ПЭТ/МРТ	17.46	
241	Санузел для пациентов (женский)	3.87	

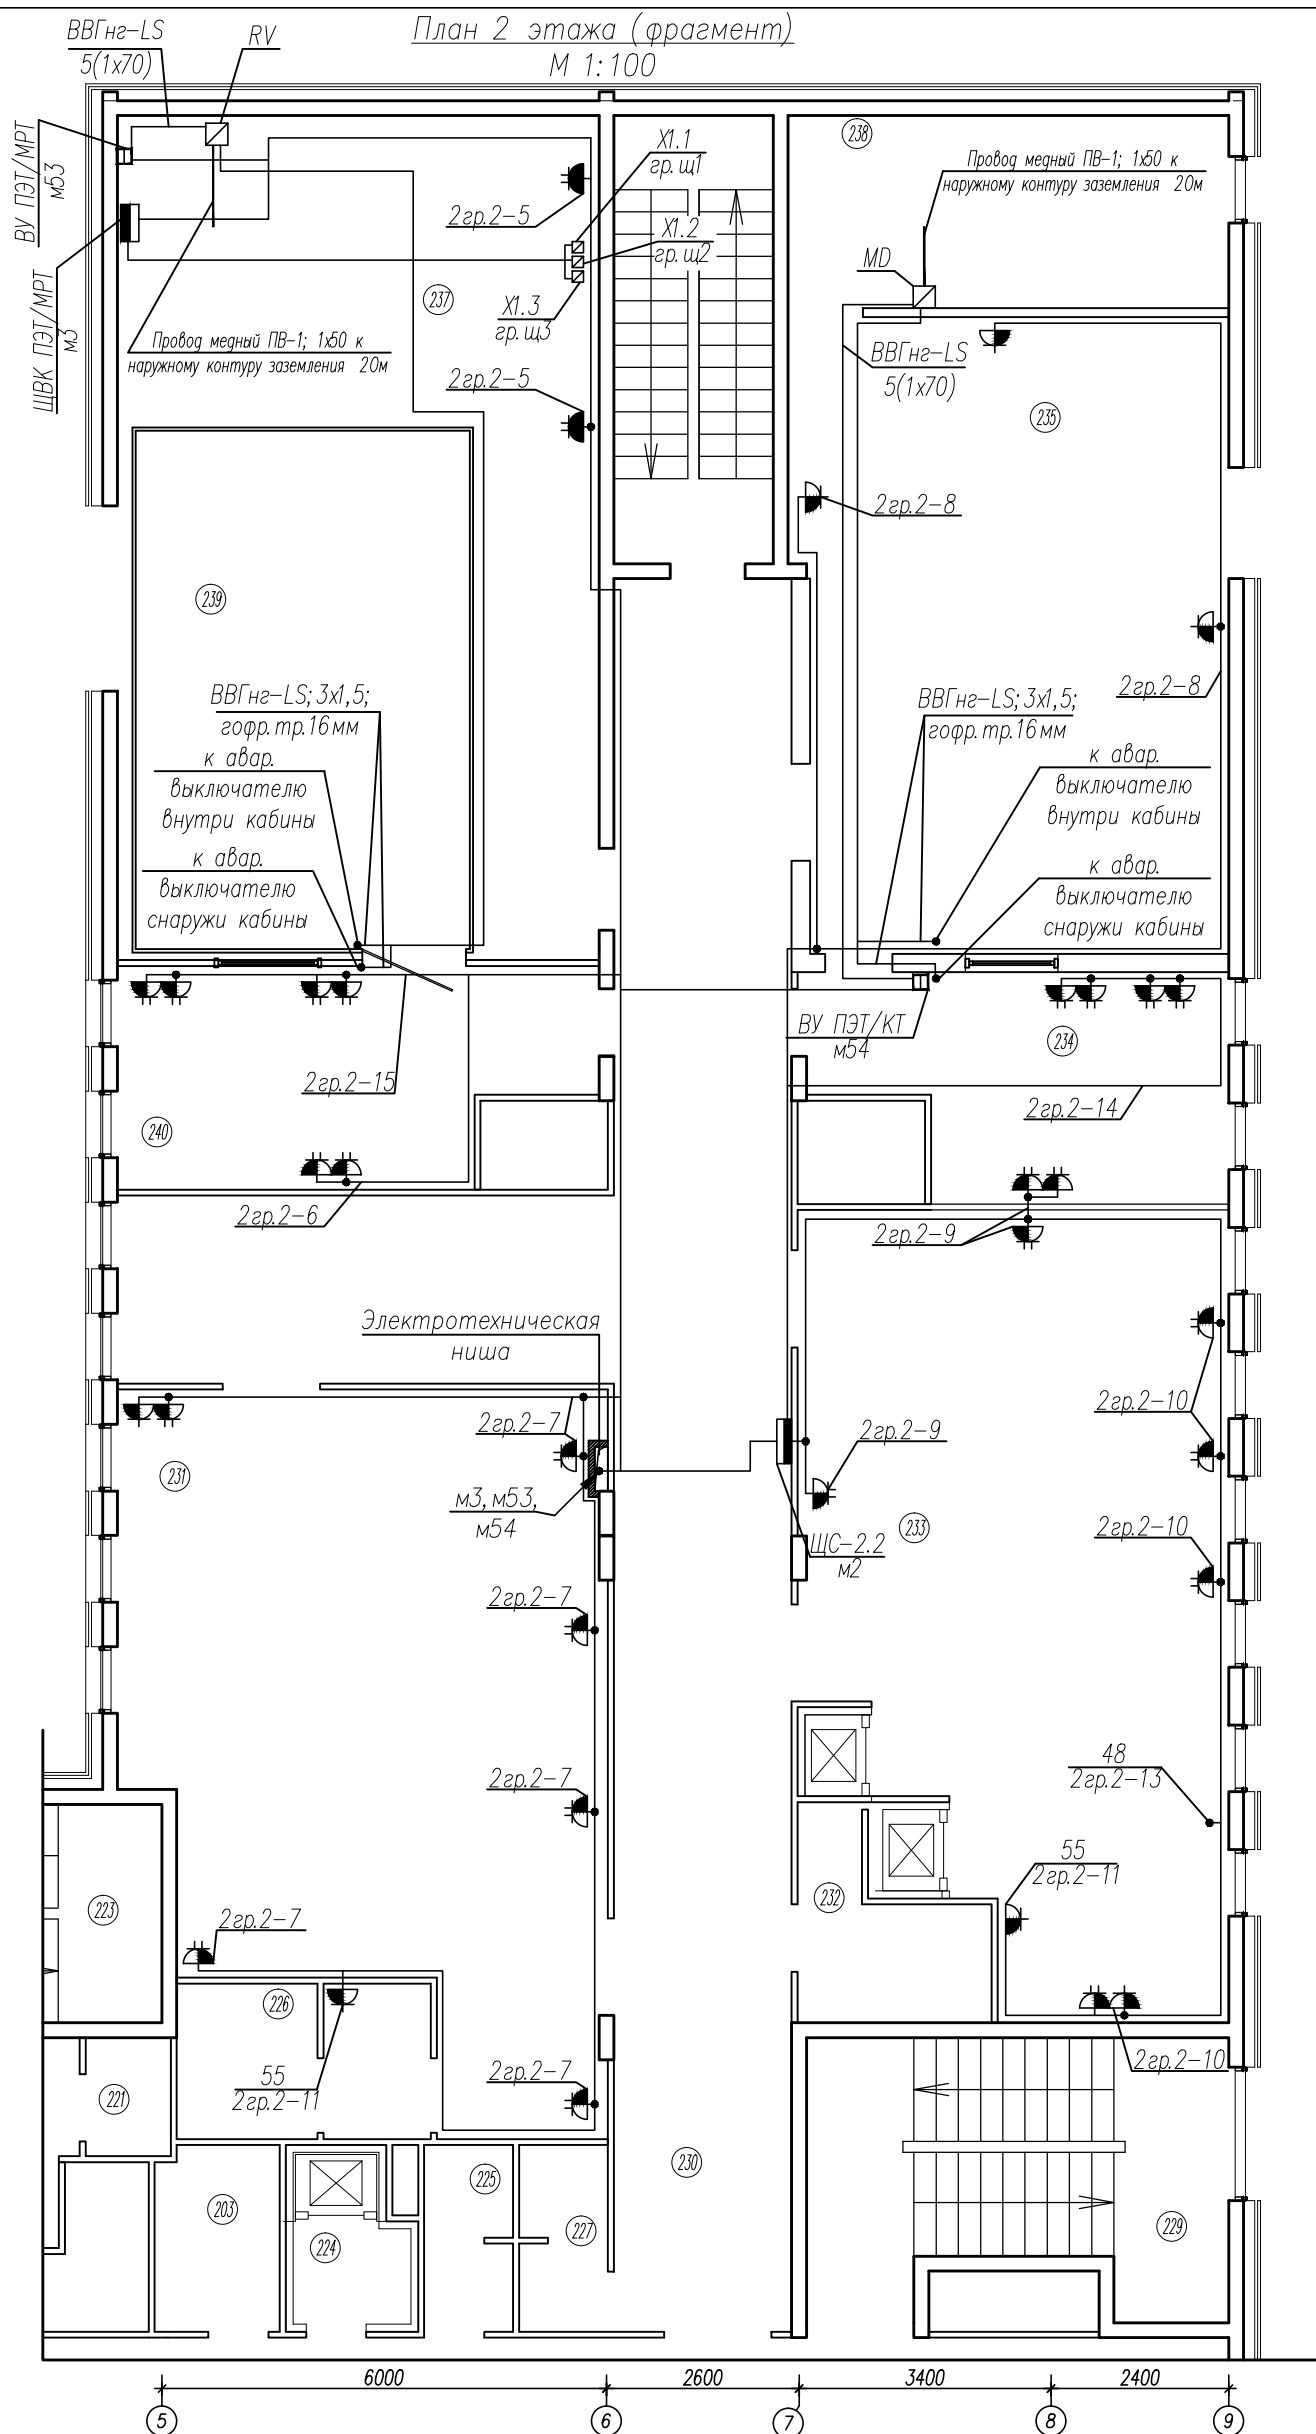

Заземление от наружных контуров $R < 2 \text{ Ом}$ подвести к распределительным шкафам VR и MD медным проводом ПВ-1; $1 \times 50 \text{ мм}^2$.
Заземление любого дополнительного оборудования должно осуществляться только через шкафы VR и MD.
Примечание и условные обозначения см. на листе 3.

Изм.	Колуч	Лист	N док	Погр.	Дата			
Разраб.						Центр позитронно-эмиссионной томографии.		
Проверил								
Н. контр.								
План силовых сетей 2 этажа.						Стадия	Лист	Листов
						РП	4	

Инв. N подл.	
Взам. инв. N	
Подпись и дата	