



План 1 этажа. М 1:125.

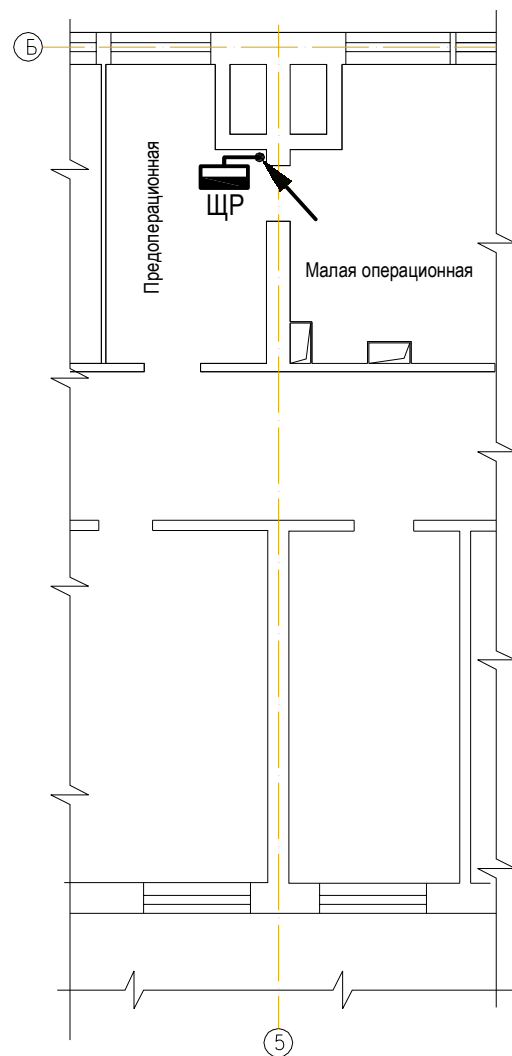

План подвала. М 1:125.

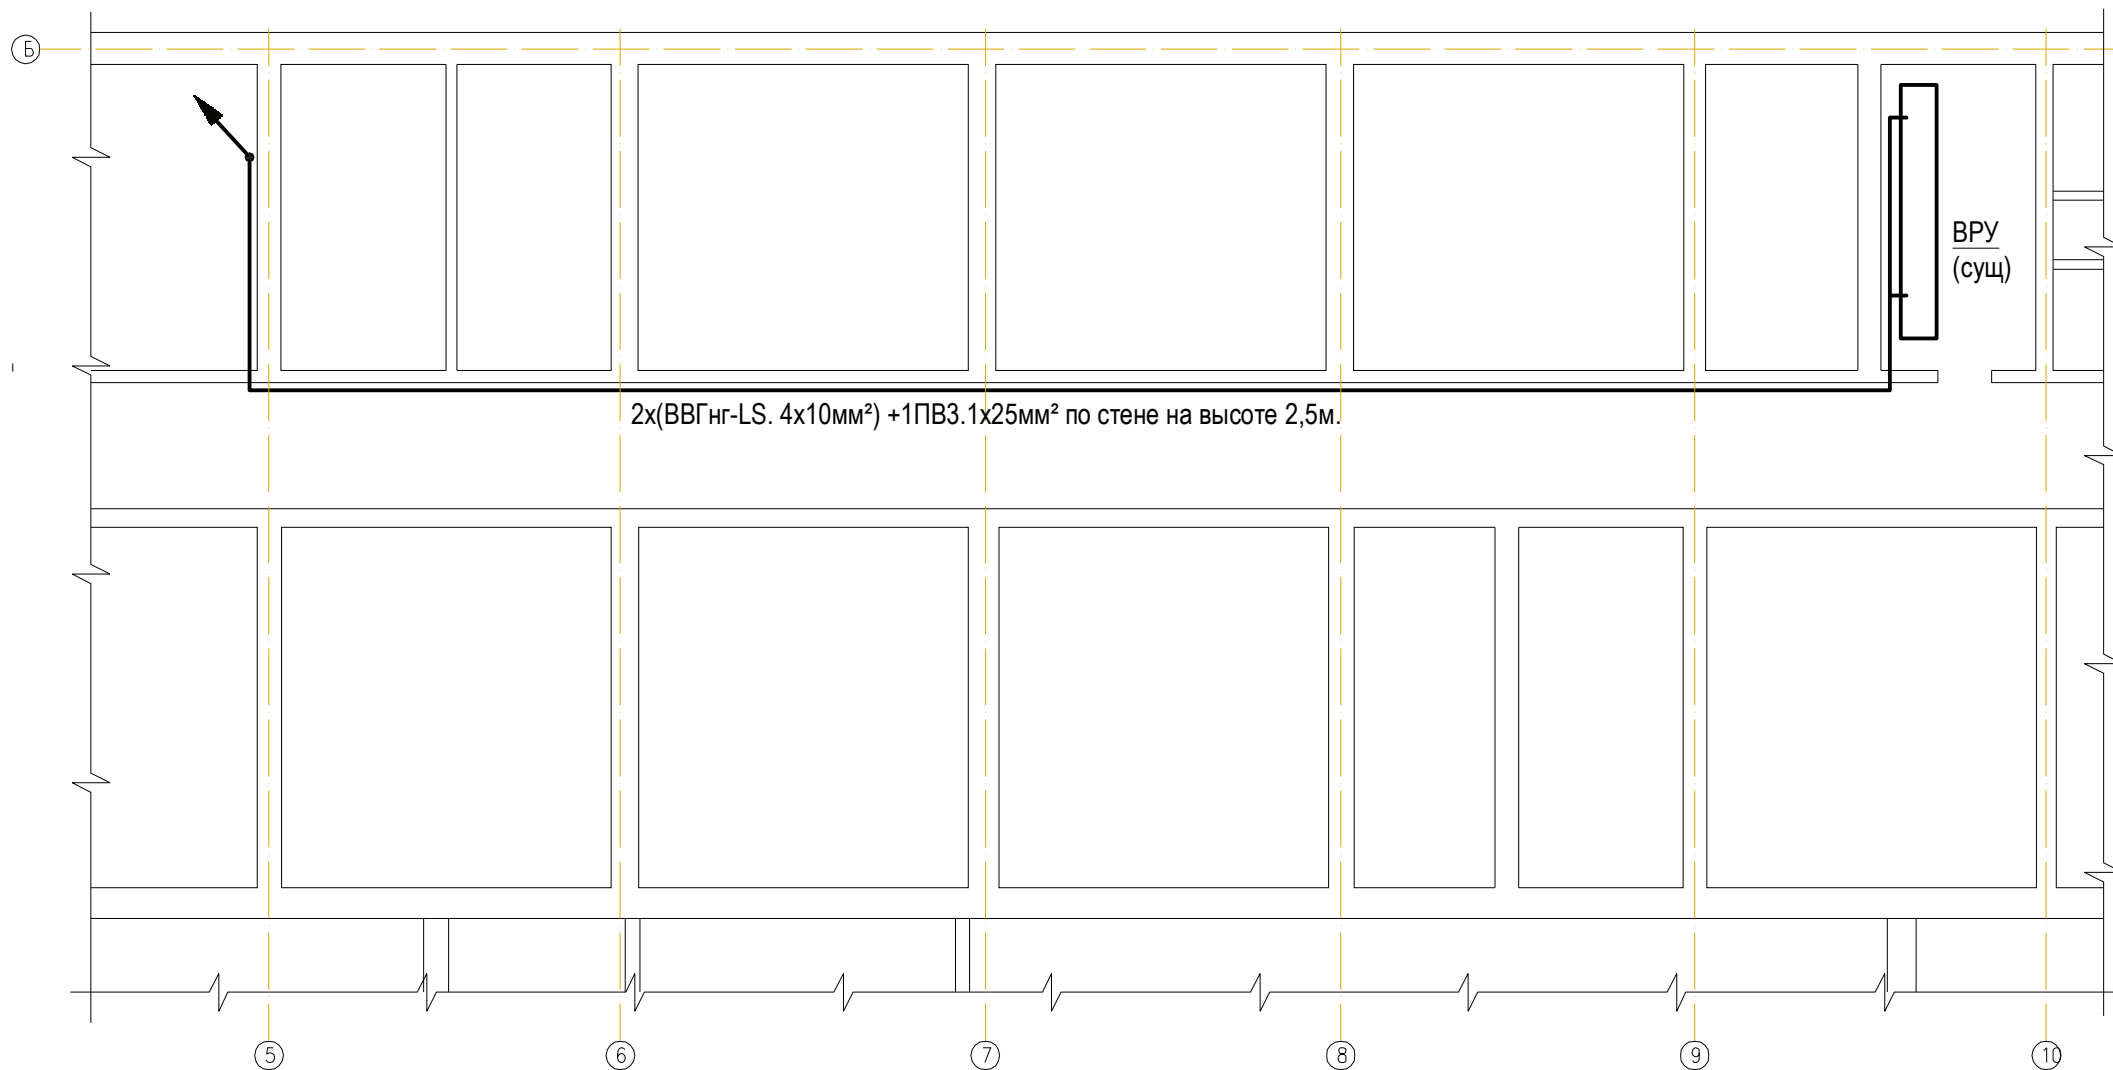

Примечания.

1. Питающие кабели прокадывать по стенам открыто на высоте не ниже 2,5м от уровня пола.
2. Способ защиты и подключения к ВРУ определить по месту.

						П-08-11-12 ЭОМ			
						Городская клиническая больница №70 ДЗ г.Москвы адрес: 111399, г.Москва, ВАО, Федеративный проспект, д.17			
Изм.	Колуч.	Лист	Недок.	Подпись	Дата	Кабинет ударно-волновой литотрипсии. Проект электроустановки. Силовое электрооборудование.	Стадия	Лист	Листов
							Р	2	23
Разработал	Марушкин					Питающая сеть. План. М 1:125.			
Проверил									
ГИП									