


Распределительный ЩР. Общий вид. М 1:4.
(Дверь не показана)

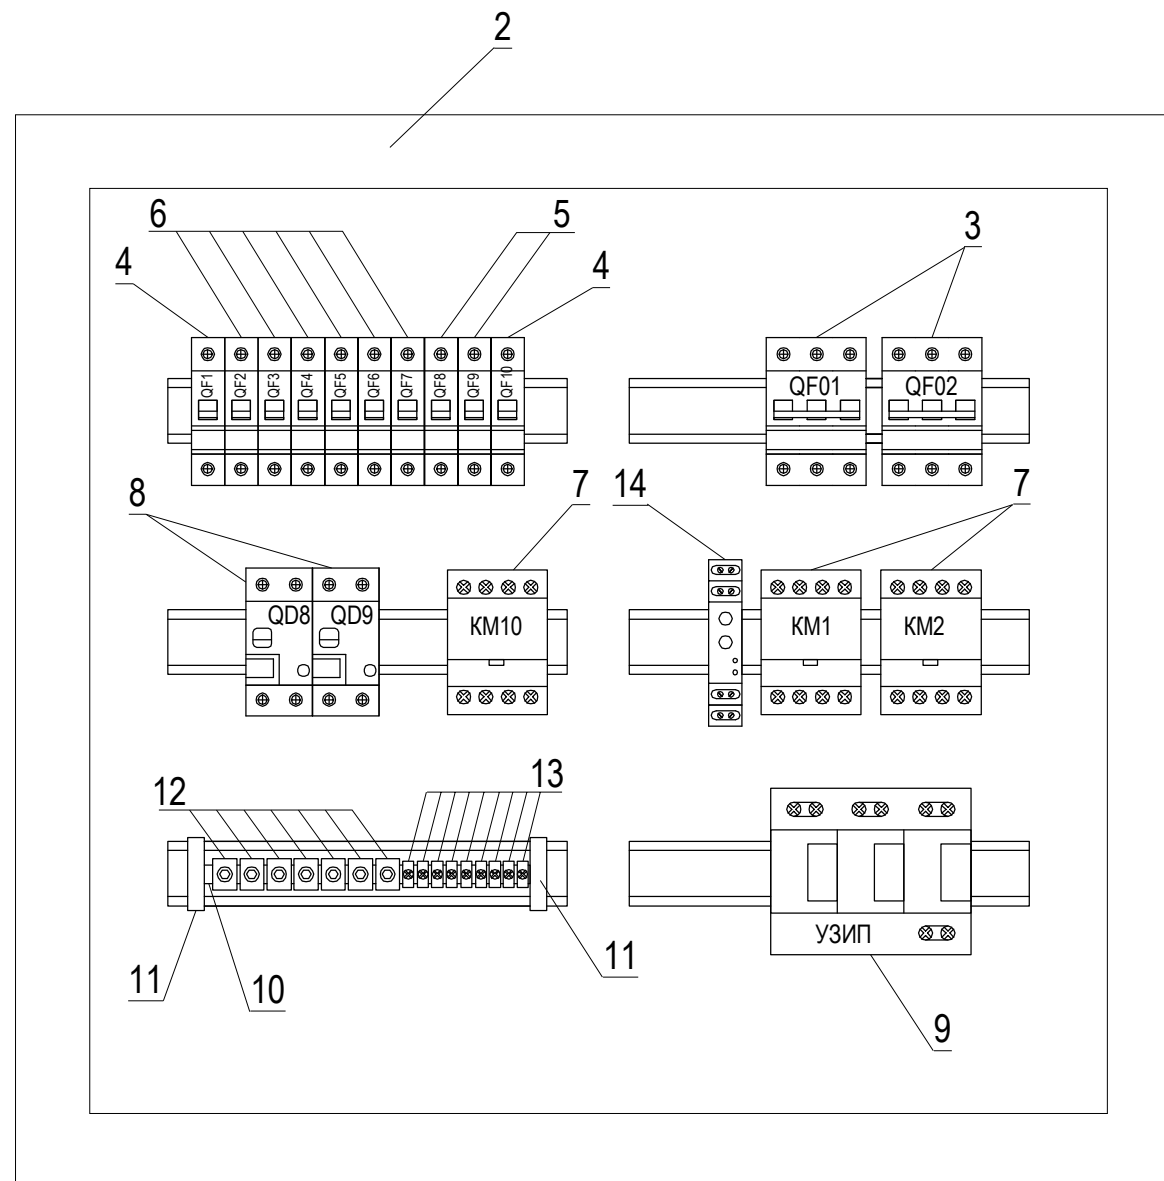

№№ п/п	Наименование	ед. изм	Колич.	Тип или код(артикул)	Примечания
1	Щиток распределительный модульный, скрытой установки, IP44, металлический, на 72 модуля, в комплекте с DIN-рейками, с шинками N и PE, с дверью, с пластронами, разм. 500x550x161мм.	шт	1	FWB32S	Hager
2	Наружная рамка для скрытого монтажа, разм. 500x550x45мм.	шт	1	FZ012B	Hager
3	Выключатель автоматический трехполюсный с комбинир. расцепителем, модульн. исполн. на ток 40А, хар. С, I _{пкс} =6кА	шт	2	S203-C40	ABB
4	Выключатель автоматический однополюсный с комбинир. расцепителем, модульн. исполн. на ток 40А, хар. С, I _{пкс} =6кА	шт	2	S201-C40	ABB
5	Выключатель автоматический однополюсный с комбинир. расцепителем, модульн. исполн. на ток 16А, хар. В, I _{пкс} =6кА	шт	2	S201-B16	ABB
6	Выключатель автоматический однополюсный с комбинир. расцепителем, модульн. исполн. на ток 6А, хар. В, I _{пкс} =6кА	шт	6	S201-B6	ABB
7	Контактор четырехполюсный модульного исполнения на ток 40А, катушка на 230В переменного тока.	шт	3	ESB 40-40	ABB
8	УЗО типа А, двухполюсное, модульного исполнения, электромеханич. действия, на ток 25А, с уставкой I _Δ 30мА.	шт	2	Ф-2211(А)	АСТРО*УЗО
9	Устройство защиты от импульсных перенапряжений трехполюсное, варисторного типа, класса 1+2+3, на 75кА, Uост=1,5кА, уст-ка на DIN-рейку, Арт№ 951300.	шт	1	DVMTNC255	DEHN
10	Шина латунная сеч 10x2мм, длиной L = 175 мм	шт	1	PSK20.175	Ensto
11	Держатель для шины 2 x 10 мм, с маркировкой PE.	шт	2	PMR117.1	Ensto
12	Клеммный зажим сеч. 35 мм ²	шт	7	KJ20	Ensto
13	Клеммный зажим сеч. 6 мм ²	шт	9	KJ25	Ensto
14	Реле контроля напряжения трехфазное, модульного исполнения, с регулируемыми уставками, с передним присоединением проводов сеч. до 2,5мм ² , в пластик. корпусе.	шт	1	РКН-3-19-15	Меандр

Примечания.

- Щит распределительный ЩР устанавливаются в стене скрыто.
- Щит изображен на чертеже без двери.

						П-08-11-12 ЭОМ		
						Городская клиническая больница №70 ДЗ г.Москвы адрес: 111399, г.Москва, ВАО, Федеративный проспект, д.17		
Изм.	Колуч.	Лист	Недок.	Подпись	Дата			
						Кабинет ударно-волновой литотрипсии. Проект электроустановки. Силовое электрооборудование.		
Разработал		Марушкин				Стадия	Лист	Листов
Проверил						Р	13	23
ГИП						Распределительный ЩР. Общий вид. М 1:4.		