


Групповой щиток	обознач	тип	
	Автомат вводной	Обознач	Тип
		Ином.[А]	Число полюсов
		Фазные шины	
	Автомат линейн.	Обознач	Тип
		Ином.[А]	Число полюсов
		Нулевая. шина	
	УЗО линейное	Обознач	Тип
		Ином.[А]	Число полюсов
		Заземл. шина	
Розетка	Обознач	Тип	
	Ином.[А]		
Групповая. сеть	кабель		
	провод		
	марка		
	сечение		
Электроприемник	№№ (обознач.) на плане		
	Установл. мощность. [кВт]		
	расчетный ток.[А]		
	Наименование		

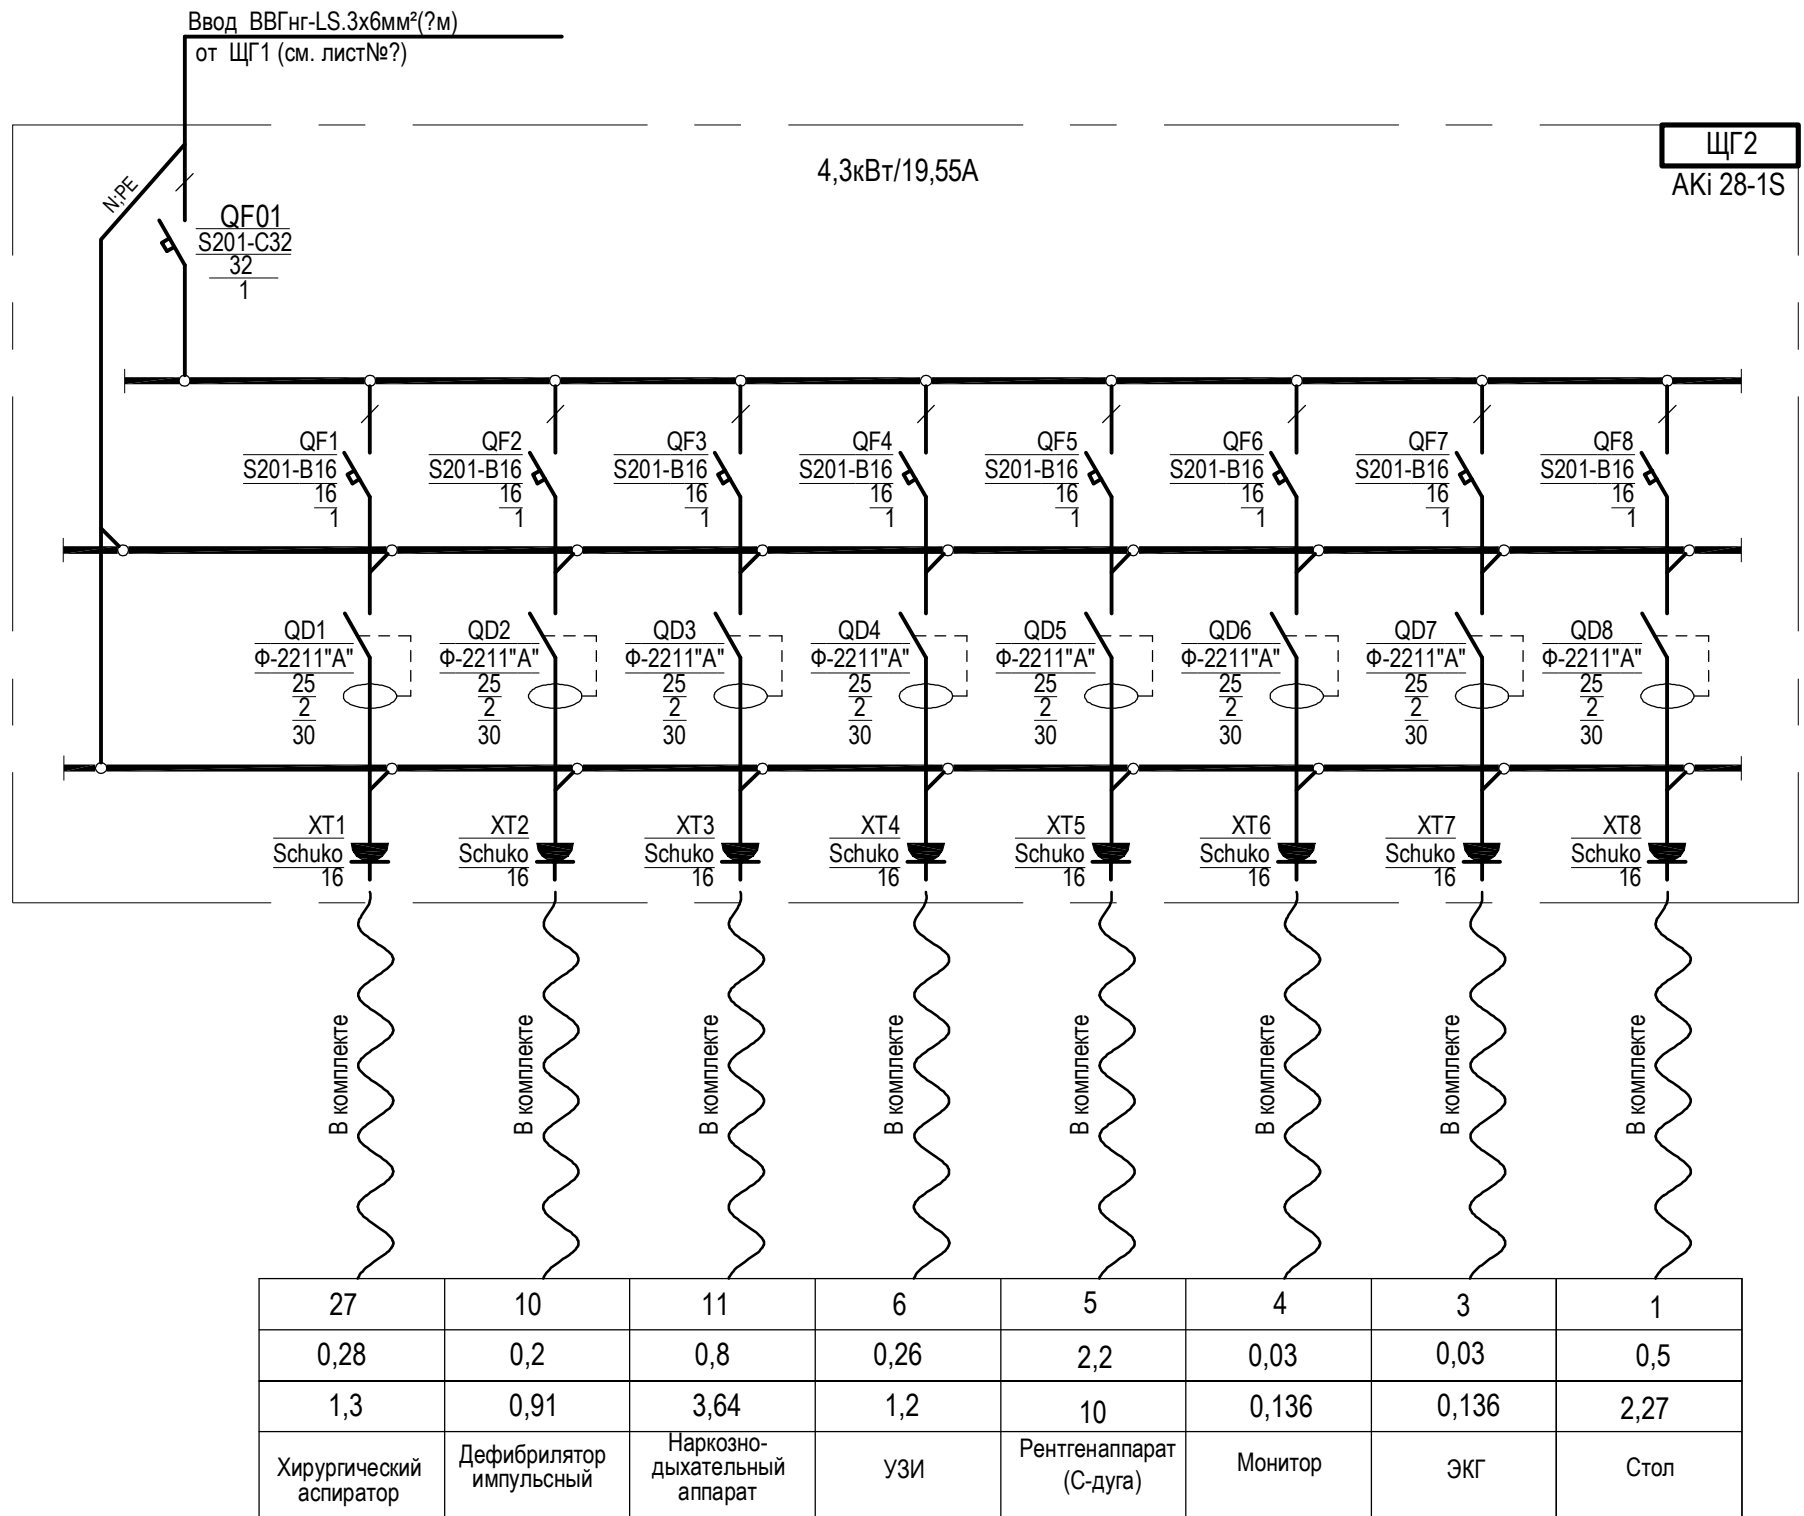

						П-08-11-12 ЭОМ			
						Городская клиническая больница №70 ДЗ г.Москвы адрес: 111399, г.Москва, ВАО, Федеративный проспект, д.17			
Изм.	Колуч.	Лист	Недок.	Подпись	Дата	Кабинет ударно-волновой литотрипсии. Проект электроустановки. Силовое электрооборудование.	Стадия	Лист	Листов
							Р	15	23
Разработал	Марушкин					Щиток групповой розеточный ЩГ 2. Схема принципиальная однолинейная.			
Проверил									
ГИП									