


M 1:100

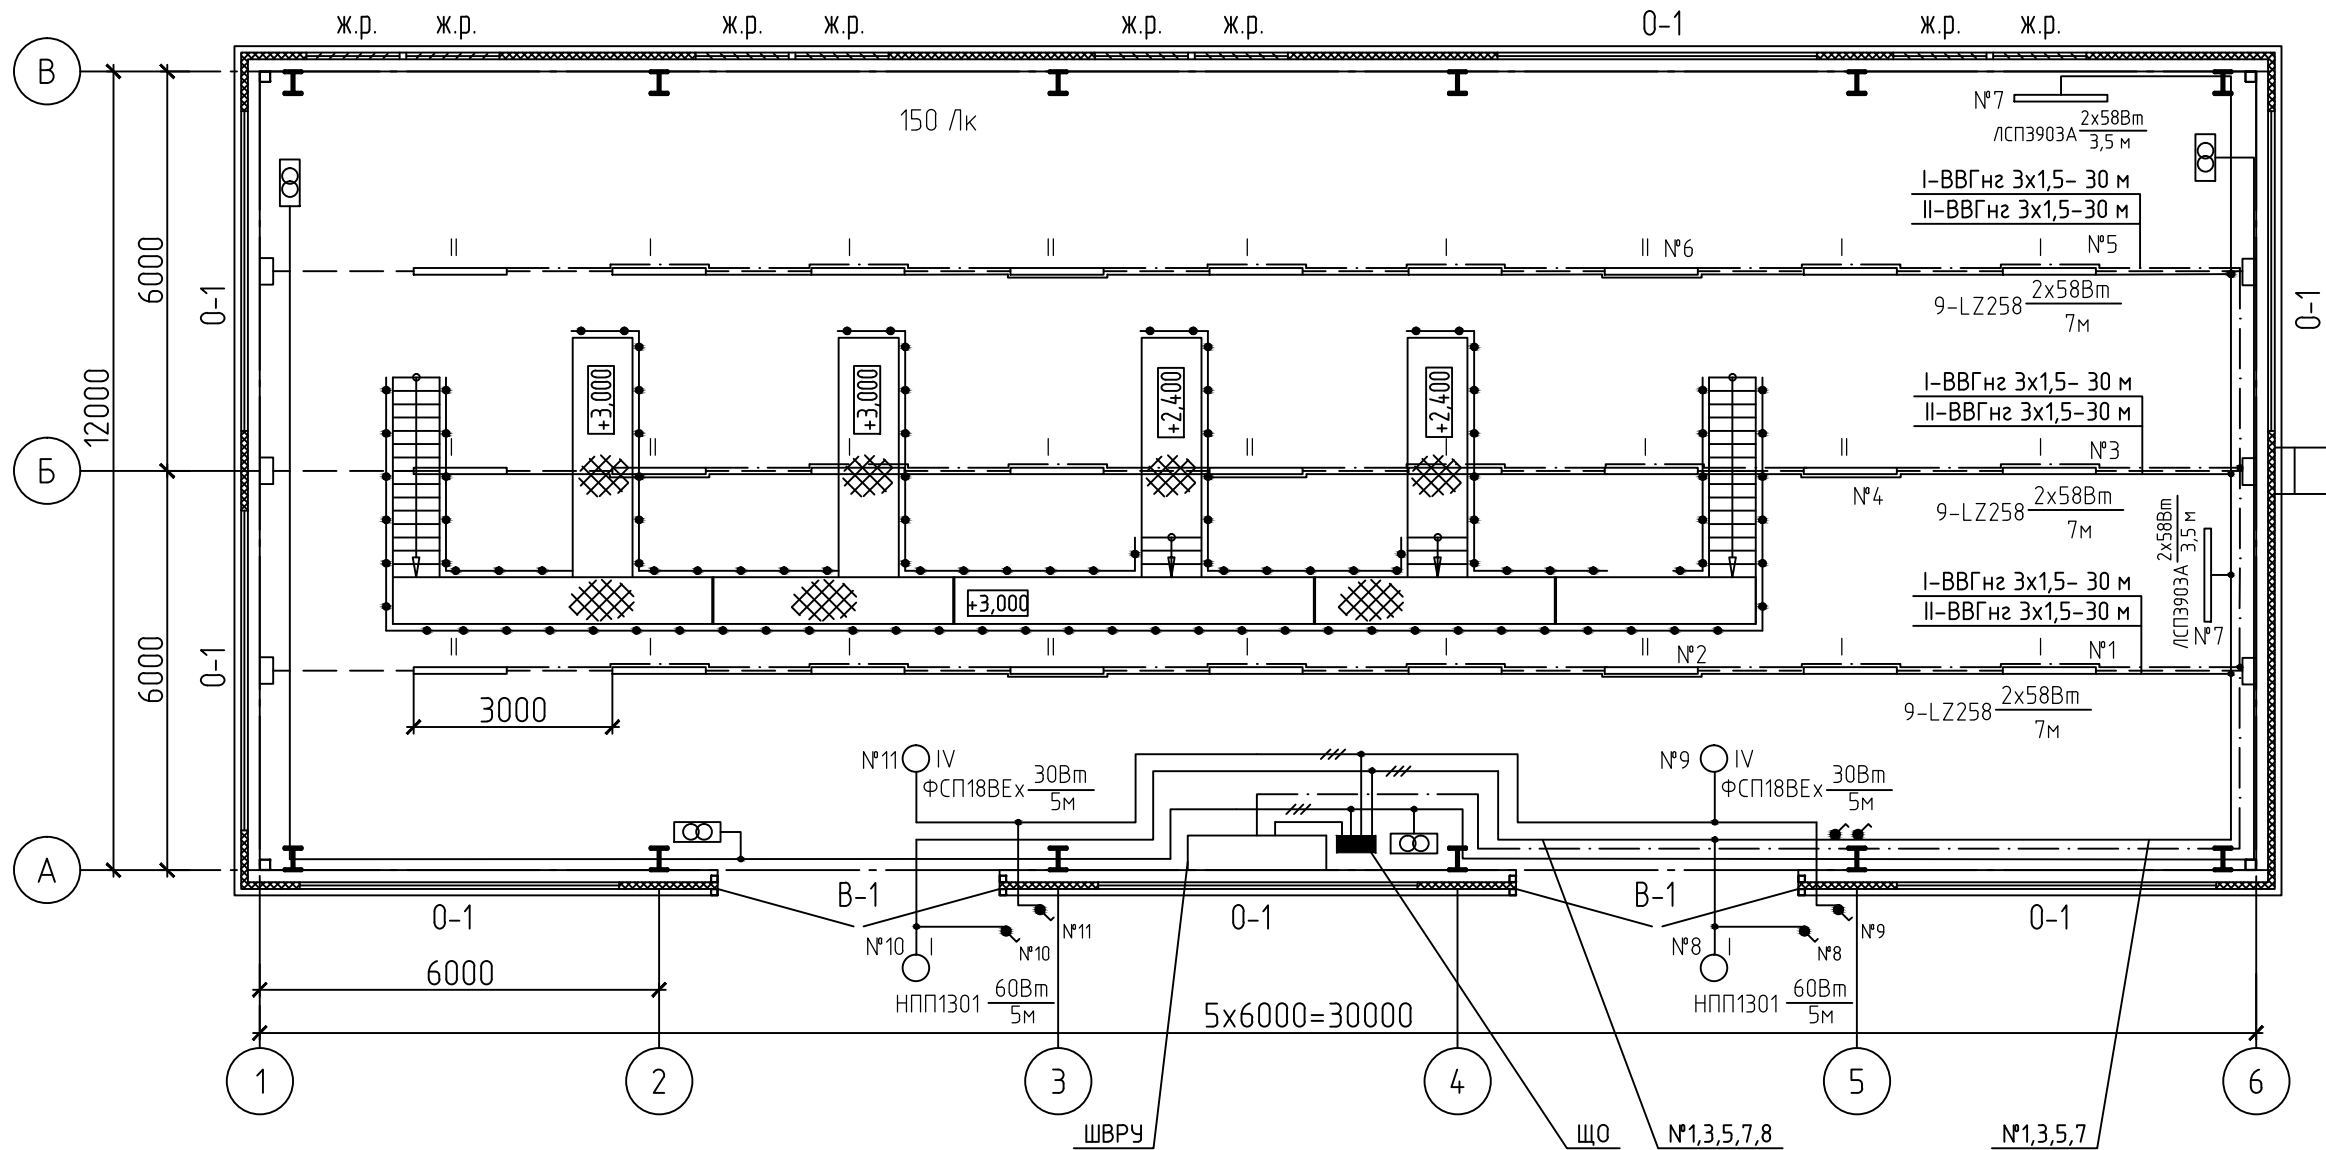

Условные обозначения

9-LZ258 $\frac{2 \times 58 \text{Вт}}{5,5 \text{м}}$ кол-во — тип светильников в линии кол-во ламп x мощность высота установки

- светильник с лампой накаливания
- светильник с люминесцентными лампами
- ⊗ трансформатор, понижающий напряжение
- однополюсный выключатель
- количество проводов линии
- трос и концевое крепление троса
- вводное распределительное устройство ШВРУ

■ распределительный групповой щиток освещения

Группы электроосвещения: I - рабочее освещение; II - аварийное освещение; III - ремонтное освещение; IV - взрывобезопасное освещение.

						-30		
Изм.	Кол.уч.	Лист	№ док.	Подп.	Дата			
						Электросвещение		
						План групповых сетей электроосвещения		
						Стадия	Лист	Листов
						П	3	
ГИП								
Нач. отдела								
Разраб. Федорова								

Копировал

A3