


Фрагмент плана 1

Экспликация помещений

Номер помещения	Наименование	Площадь, м ²	Кат. помещения
1	Спортивный зал	120,58	
2	Тренажерный зал	18,66	
3	Снарядная	7,35	
4	Снарядная	9,32	
5	Раздевалка для девочек	12,03	
6	Душевая	4,28	
7	Санузел	1,9	
8	Раздевалка для мальчиков	14,23	
9	Душевая	4,39	
10	Санузел	1,95	
11	Коридор	19,64	
12	Коридор	3,31	
13	Коридор	6,16	
14	Помещение инвентаря	9,2	
15	Венткамера	15,32	
16	Венткамера	2,01	

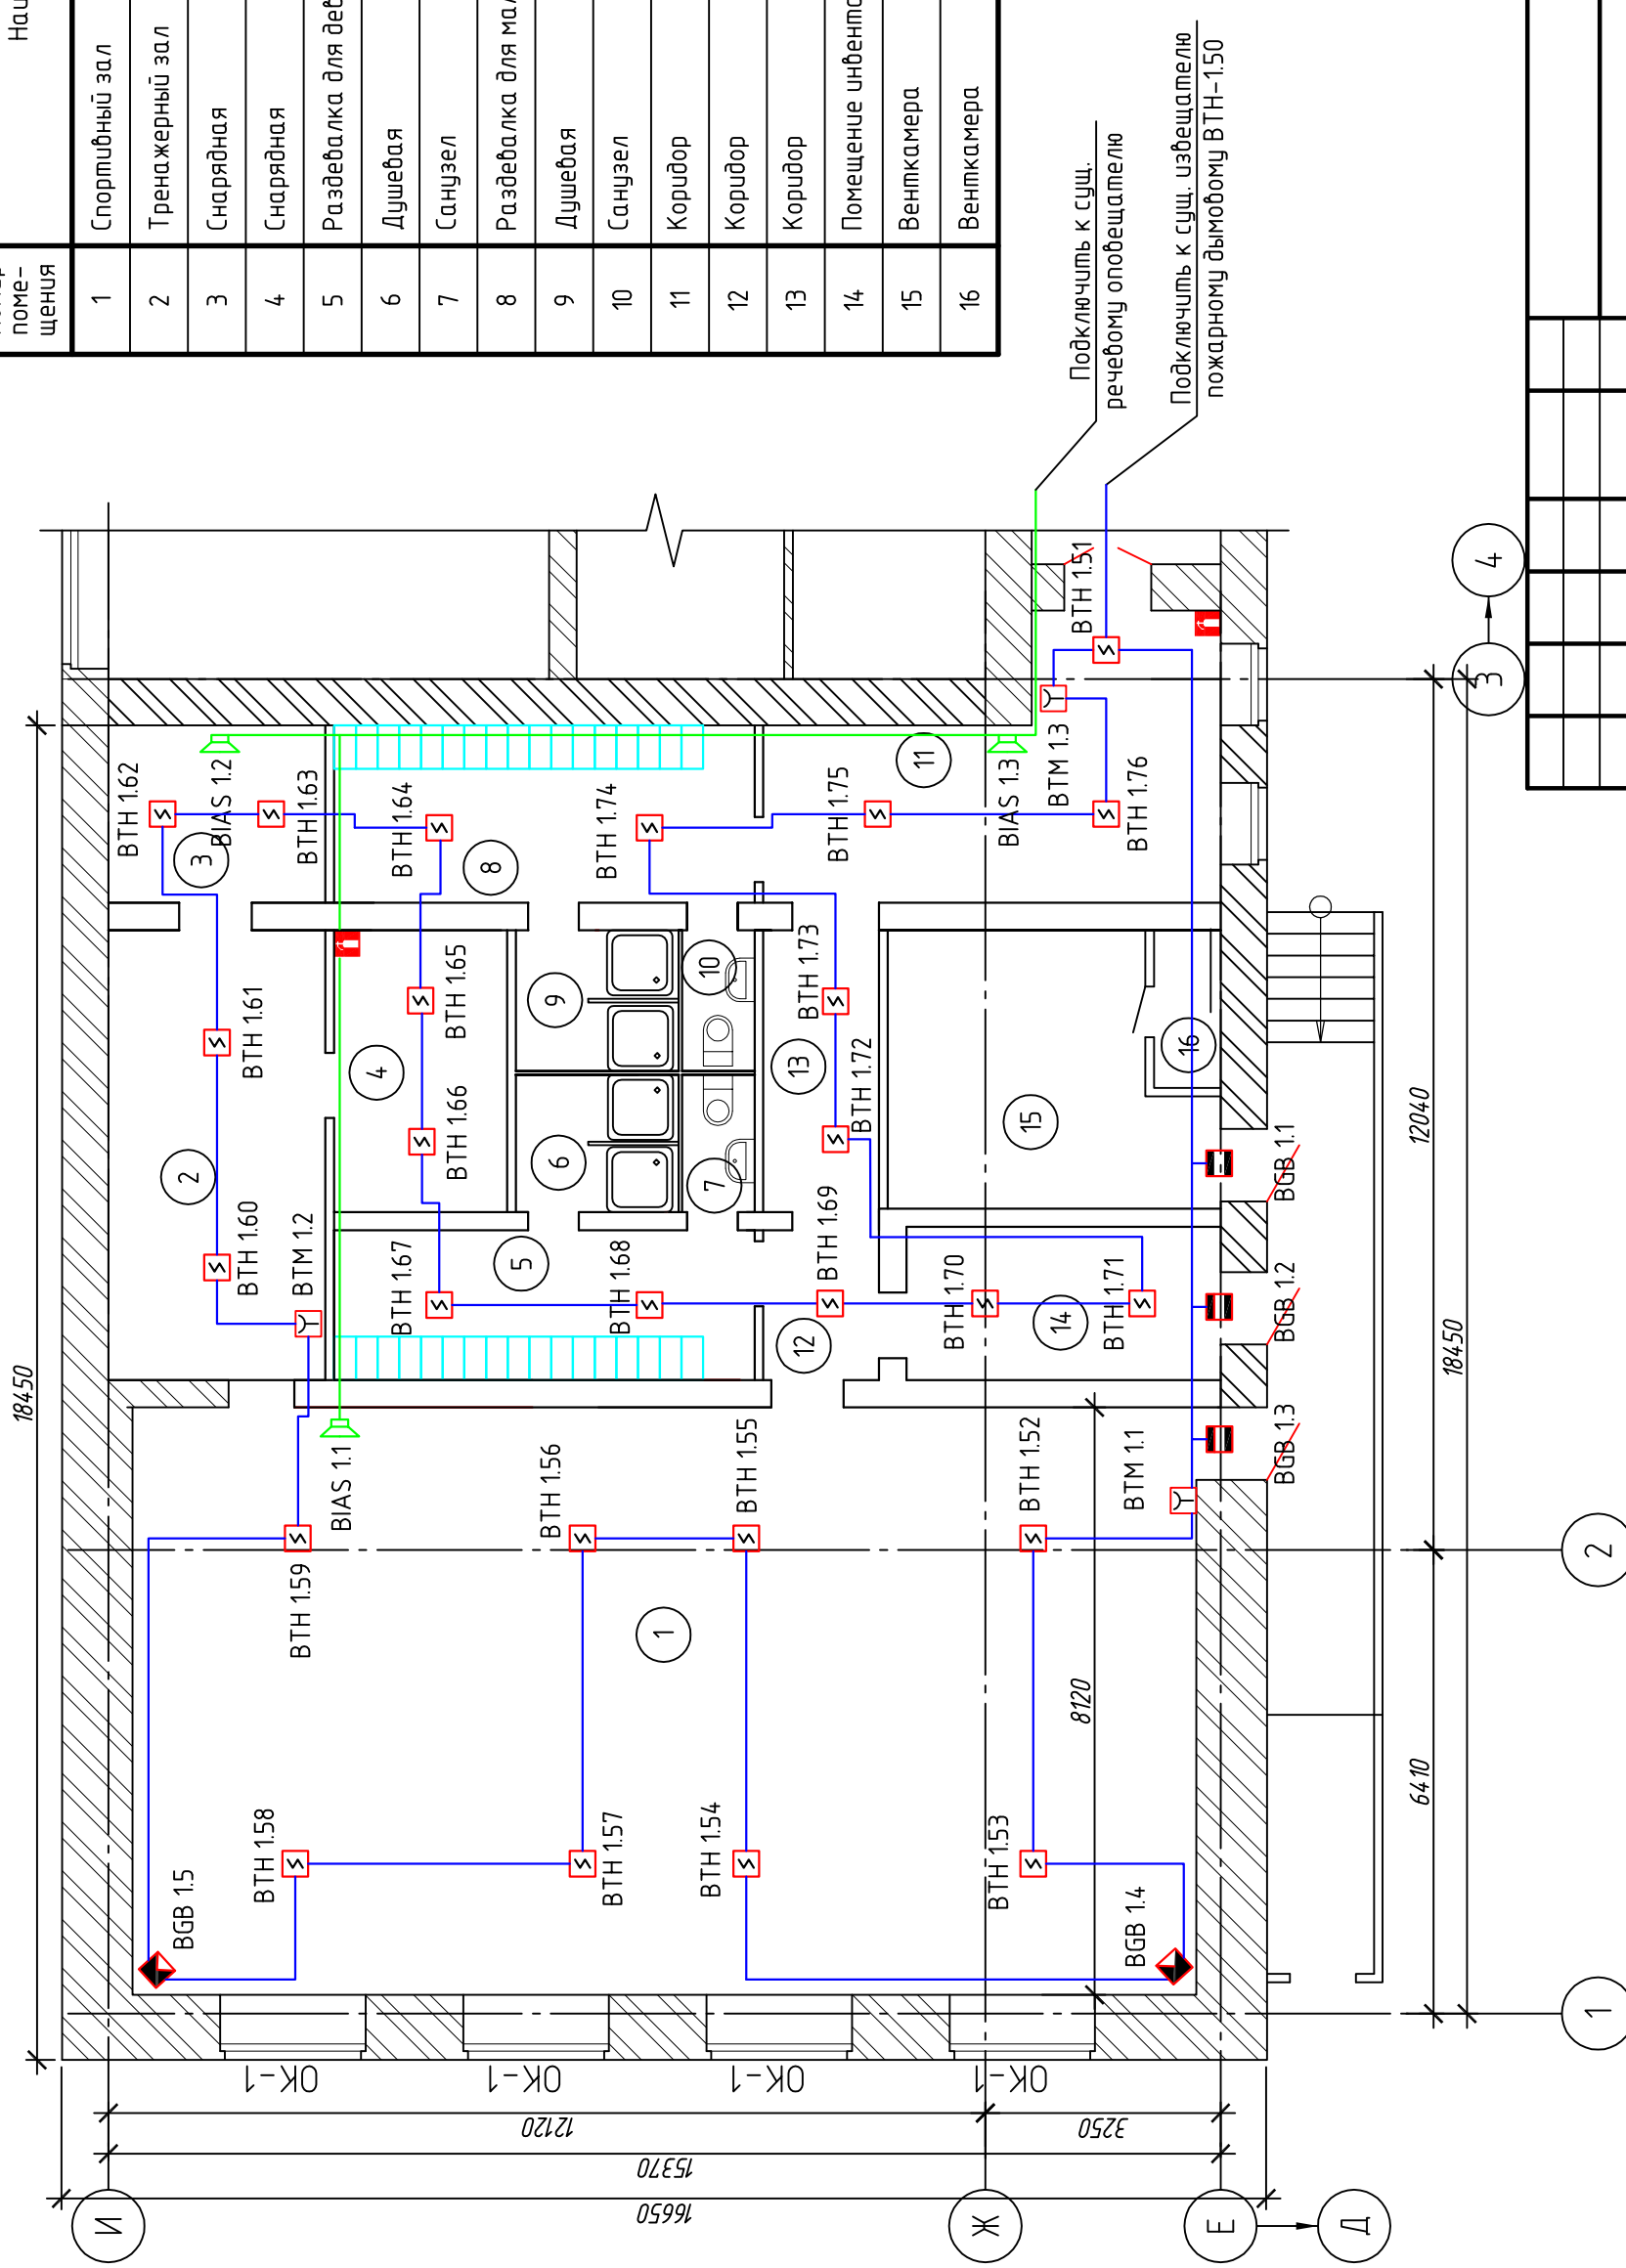

1. Для ручных дымовых извещателей и речевых оповещателей расположенных в спортивном зале, от возможных механических повреждений предусмотреть защитную конструкцию (металлическая сетка).
2. Шлейфы пожарной сигнализации подключаются на свободные разъемы существующего прибора приемно-контрольного "Сигнал - 20М" согласно проекта шифр 07.07-2011-ОПС (000"ЭПЦ").
3. Извещение о пожаре происходит в автоматическом режиме через радиоканал ОКО.
4. Соединение выполнить к сущ. пожарному извещателю ВТН 150 спайкой.

Изм.	Кол. уч.	Лист	№ док.	Подп.	Дата
Разработал					
Проверил					
Н.контроль					

Стадия	Лист	Листов
Р	2	

Спортивный зал	
План расположения оборудования	

