



план 3 этажа на отм.7.500

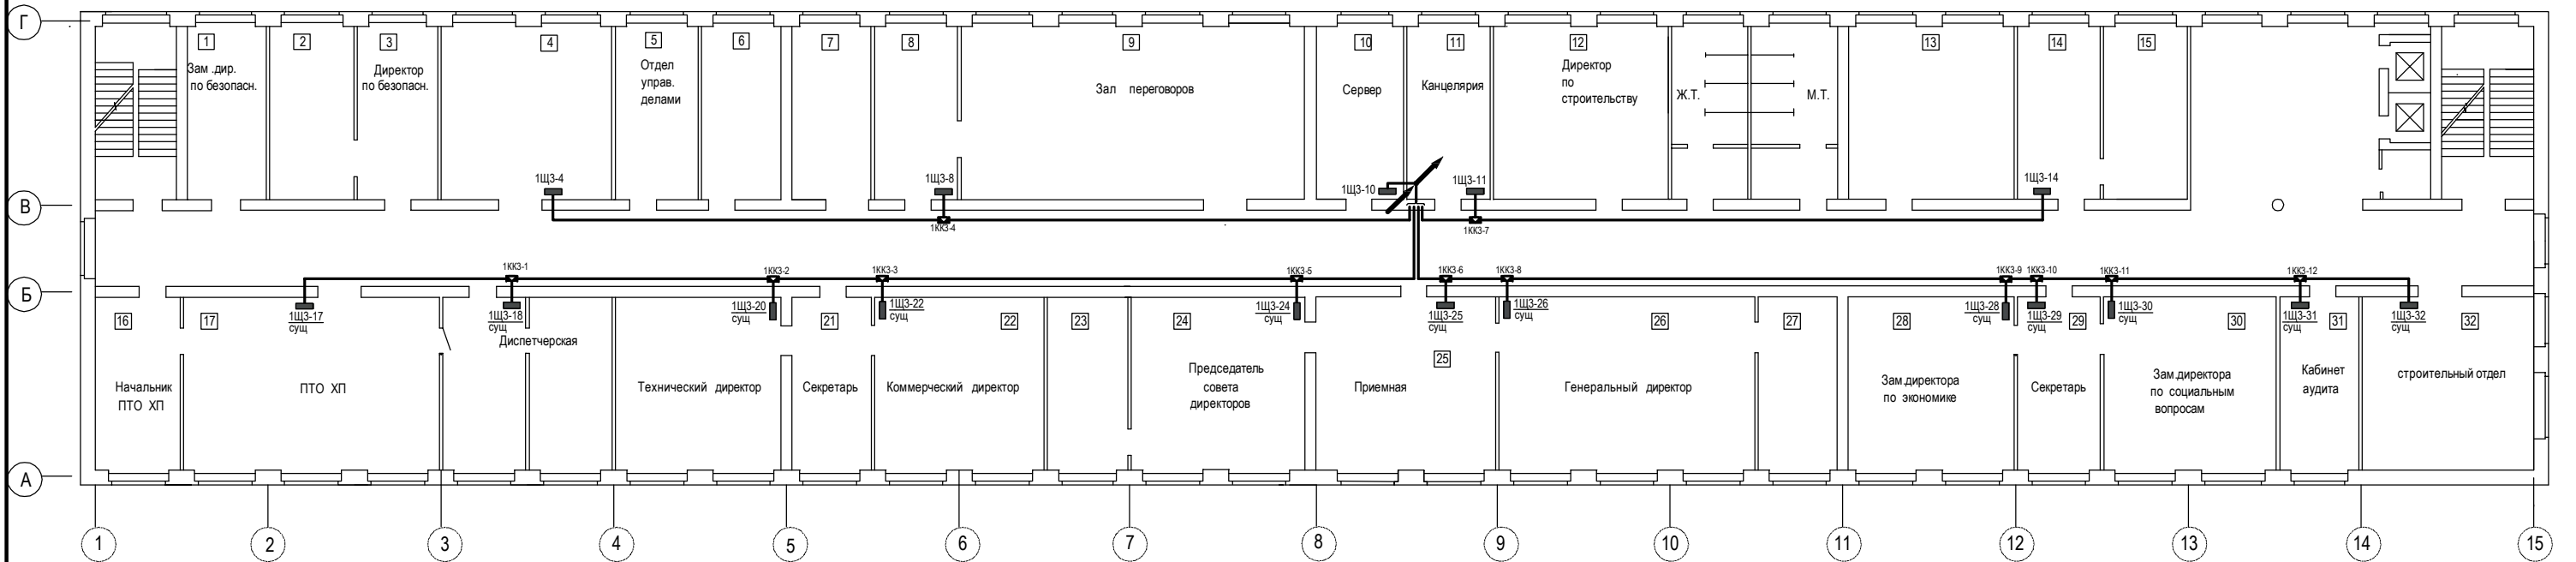

план 2этажа на отм. 4.200

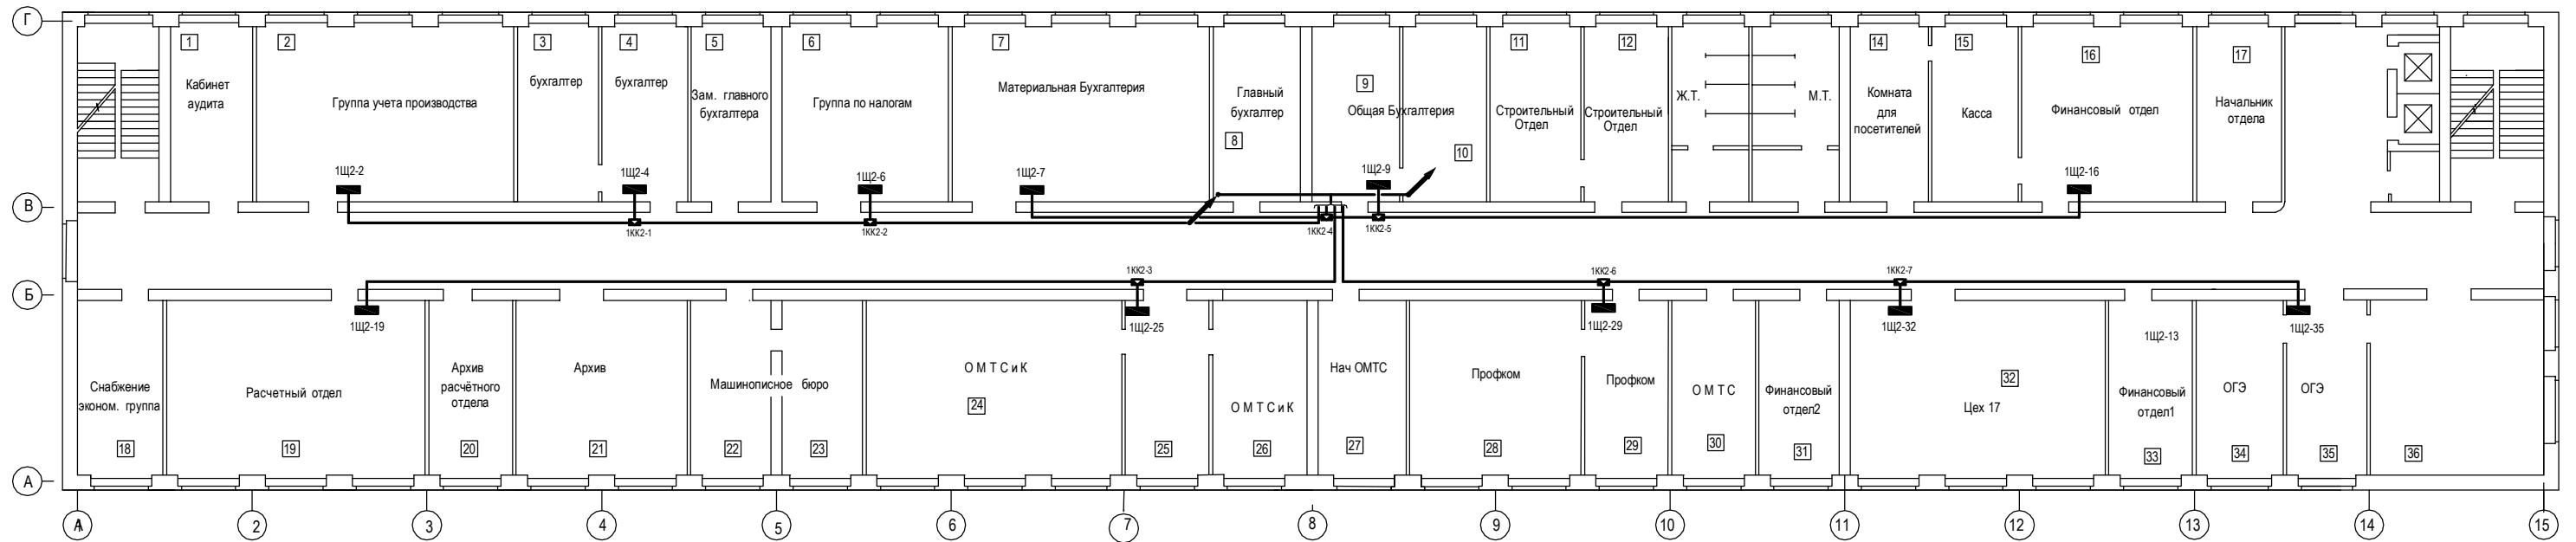

Примечания.

1. По коридорам кабели прокладывать открыто за подвесным потолком с креплением их к металлоконструкциям системы подвесного потолка.
2. Внутри помещений проектируемые кабели прокладывать в пластиковых кабельных коробах сечением 200х60мм.
3. Количество кабелей, прокладываемых в одном коробе должно быть не более 10 шт.
4. При количестве кабелей более 10 необходимо прокладывать еще один короб 200х60.
5. При параллельной прокладке короба устанавливаются вплотную друг к другу.
6. Короба прокладываются по стенам открыто на высоте от 2,5 до 3м от уровня пола.

				163-26-00-00-ЭМ2		
				Заводоуправление. СКС. Электрическая сеть питания устройств хранения и переработки информации		
Изм.	Колуч.	Лист	№кор.	Подпись	Дата	Стадия    Лист    Листов Р            3            5
Разработал	Марушин					
Проверил						
Т.контроль						
Н.к.отделе						
Н.контроль						ПК ОАО "Хxxxxx"
Утвердил						

2. Инв. ? по л. Подр. и отд. Взам. инв. Инв. ? су. л. Подр. и отд.