

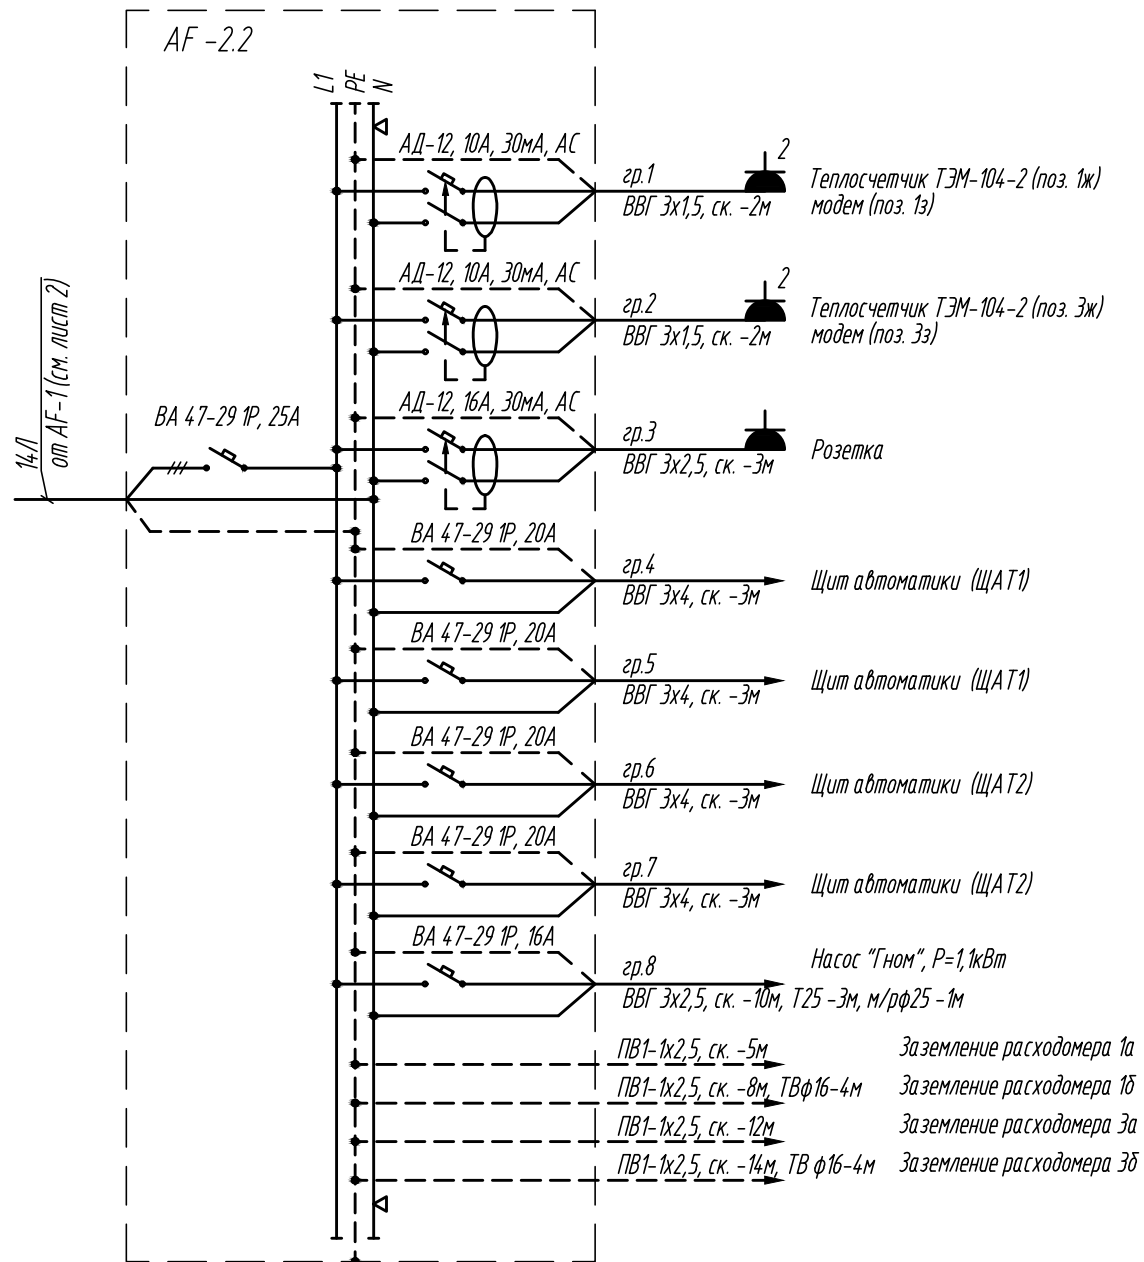


Расчетная схема щита теплового пункта
(AF-2.2)

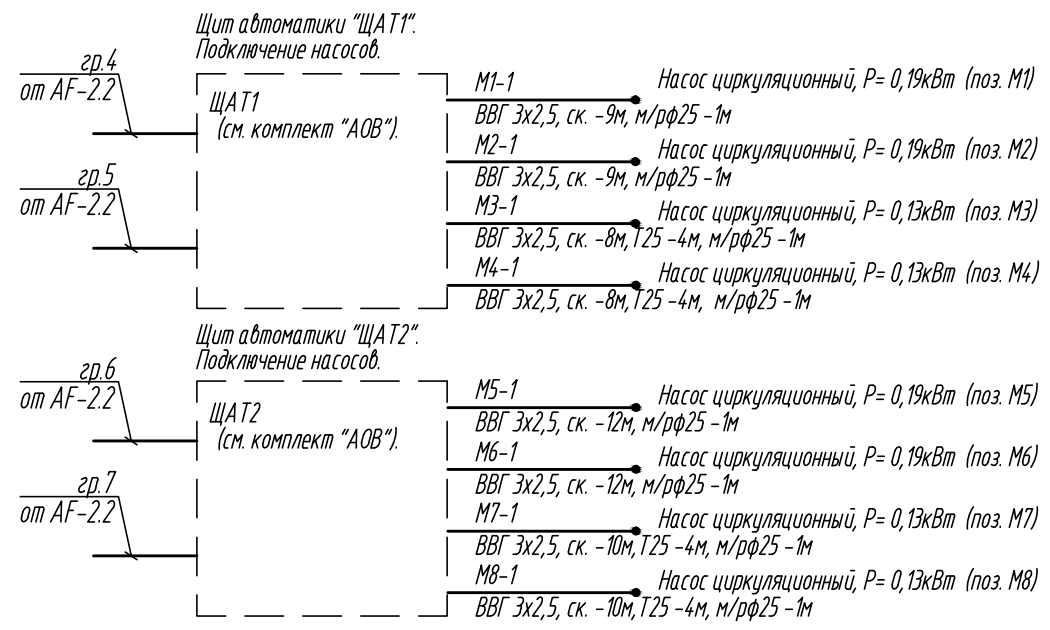

Фрагмент плана подвала в осях Ад-Вд, 7д/1-8д.
Тепловой пункт. Силовое электрооборудование.

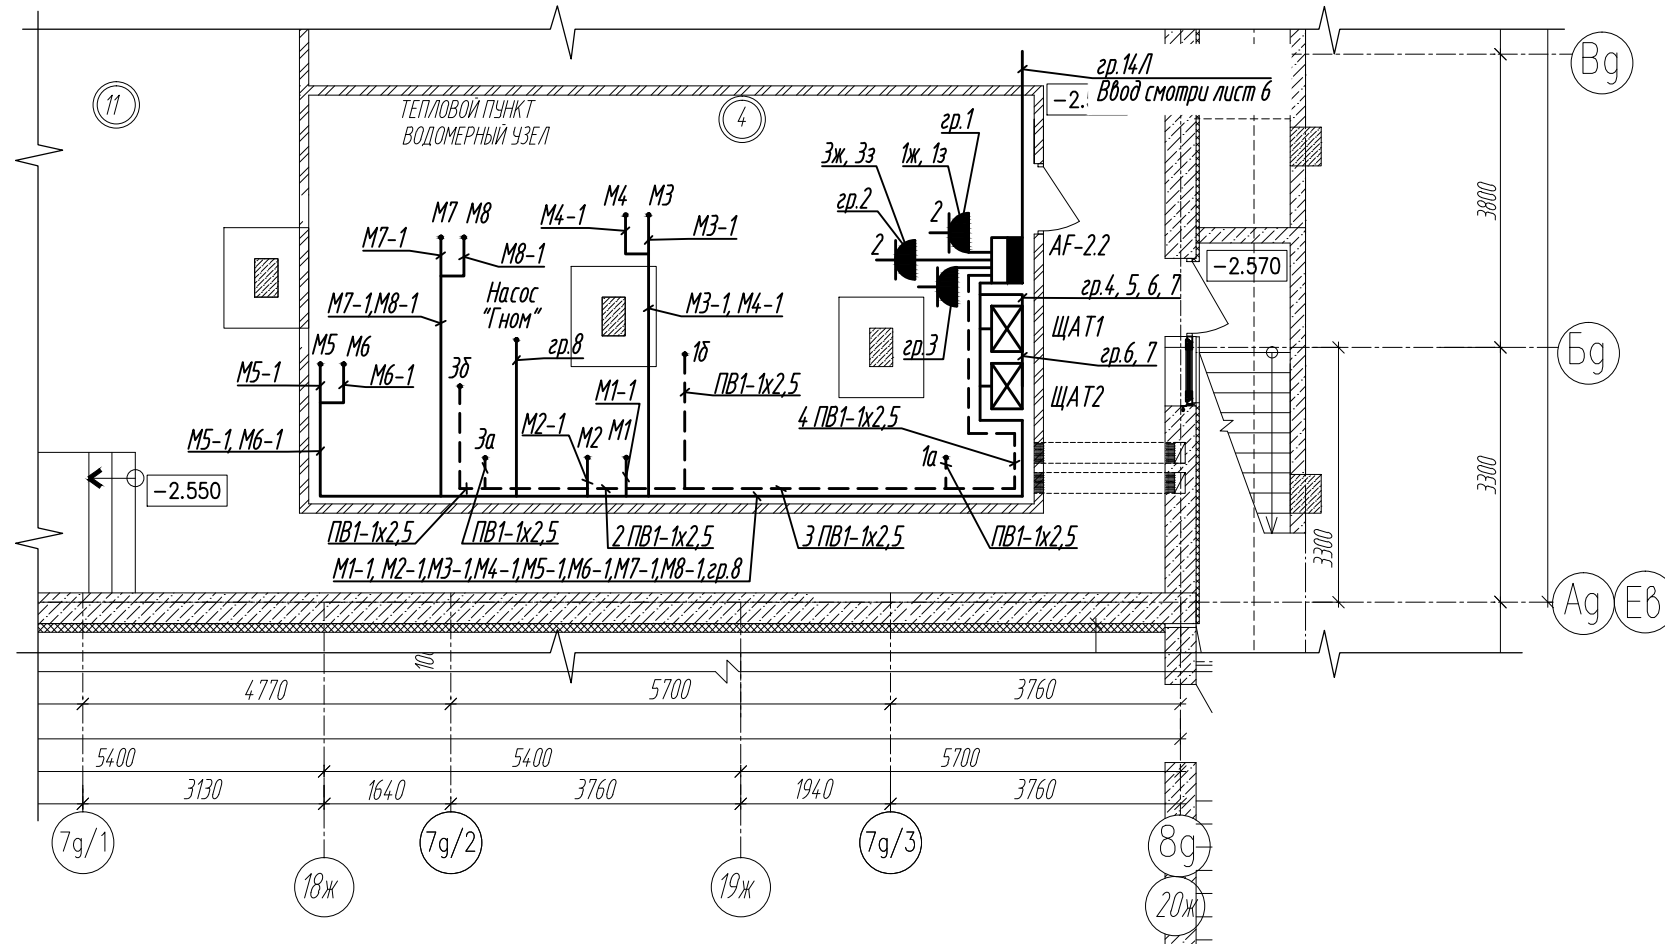

-ЭМО											
Многоквартирный жилой дом со встроенными помещениями и подземной автостоянкой в рамках регенерации квартала, ограниченного улицами											
Изм.	Кол.	№ док.	Лист	Подпись	Дата						
II очередь строительства. Корректировка секций 1, 2.					<table border="1"> <tr> <td>Стадия</td> <td>Лист</td> <td>Листов</td> </tr> <tr> <td>С</td> <td>16</td> <td></td> </tr> </table>	Стадия	Лист	Листов	С	16	
Стадия	Лист	Листов									
С	16										
Фрагмент плана подвала в осях Ад-Вд, 7д/1-8д. Тепловой пункт. Силовое электрооборудование.											

ВЗАМ. ИНВ. №:	
ПОДПИСЬ И ДАТА:	
ИНВ. № ПОДЛ.:	