


ул. Вешняковская, 19 - 9эт/12п/426кв

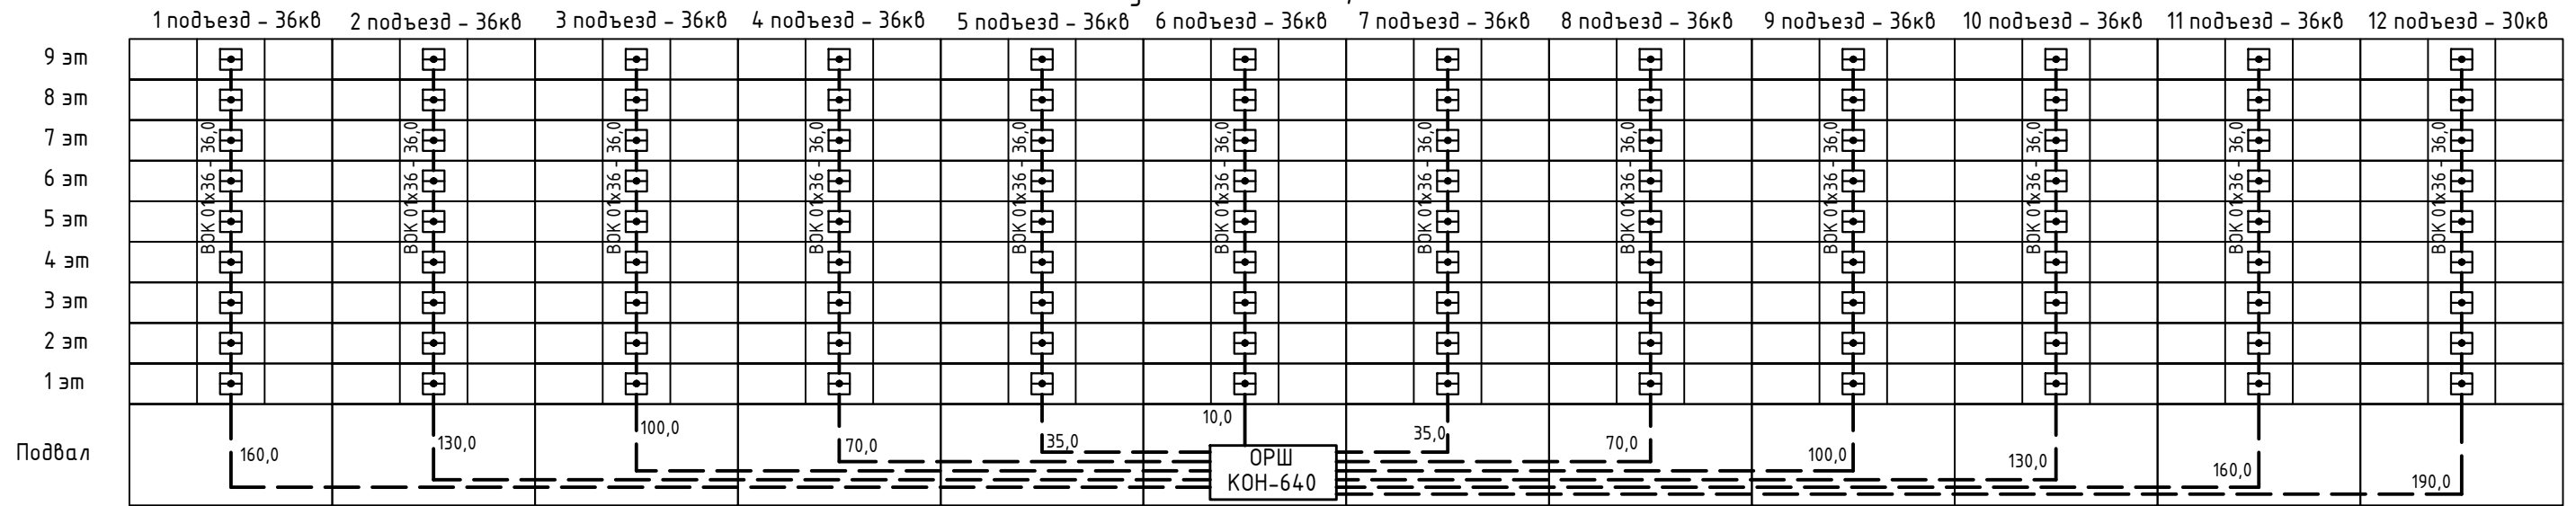

1. При прокладке оптического кабеля по зданиям максимально использовать существующие закладные устройства (стояки, слаботочные каналы или т.п. сооружения).
2. Кабель по подвалу проложить в негорючей гофротрубе $\Phi 25$ мм с креплением металлической скобой к стенам и потолку:
 - на горизонтальных участках - через 500 мм;
 - на поворотах трассы - через 100 мм от вершины угла в обе стороны.
3. Запас на разварку волокон в ОРУ (5,0м) на схеме не учтен.
4. Нарезку кабеля выполнять после контрольного промера трассы.
5. ОРУ присоединить к существующей домовой шине заземления проводом ПВ-3 1x6.
6. Допустимый радиус изгиба ВОК не менее 20Φ кабеля.
7. После завершения строительно-монтажных работ выполнить мероприятия по косметическому ремонту (герметизация и оштукатуривание стен), а так же уборки строительного мусора с территории объекта.

Условные обозначения:

- - волокно-оптический кабель распределительный (ОК-НРС ZZxYY, где ZZ - количество модулей, YY - количество волокон в модуле, либо аналог);
- ОРШ - оптический распределительный шкаф (ОРШ);
- ОРК - оптическая распределительная коробка (ОРК);

| Кабель | Прокладка по кабельной шахте, м | Прокладка по чердаку/подвалу в н/г гофротрубе, м | Запас на расшивку волокон в ОРУ, м | Всего, м |
|--------|---------------------------------|--|------------------------------------|----------|
| 01x36 | 432.0 | 1190.0 | 60.0 | 1682.0 |

| | | | | | | | | | |
|---|----------|------|--------|-------|------|--|--------|------|--------|
| | | | | | | ТШ-PON-072 | | | |
| | | | | | | Строительство распределительной сети технологии GPON по опорным АТС:365,300,281,173,700,375. | | | |
| Изм. | Кол. уч. | Лист | № док. | Подп. | Дата | | | | |
| Разработал Саврасова | | | | | | ул. Вешняковская 19 | Стадия | Лист | Листов |
| Ген.Дир. Стадник | | | | | | | П | 1 | 1 |
| План расположения оборудования и прокладки кабеля | | | | | | ООО "СИК" | | | |

Копировал

Формат А3

Согласовано

| | |
|----------------|--|
| Взам. инв. № | |
| Подпись и дата | |
| Инв. № подл. | |