


СОГЛАСОВАНО:

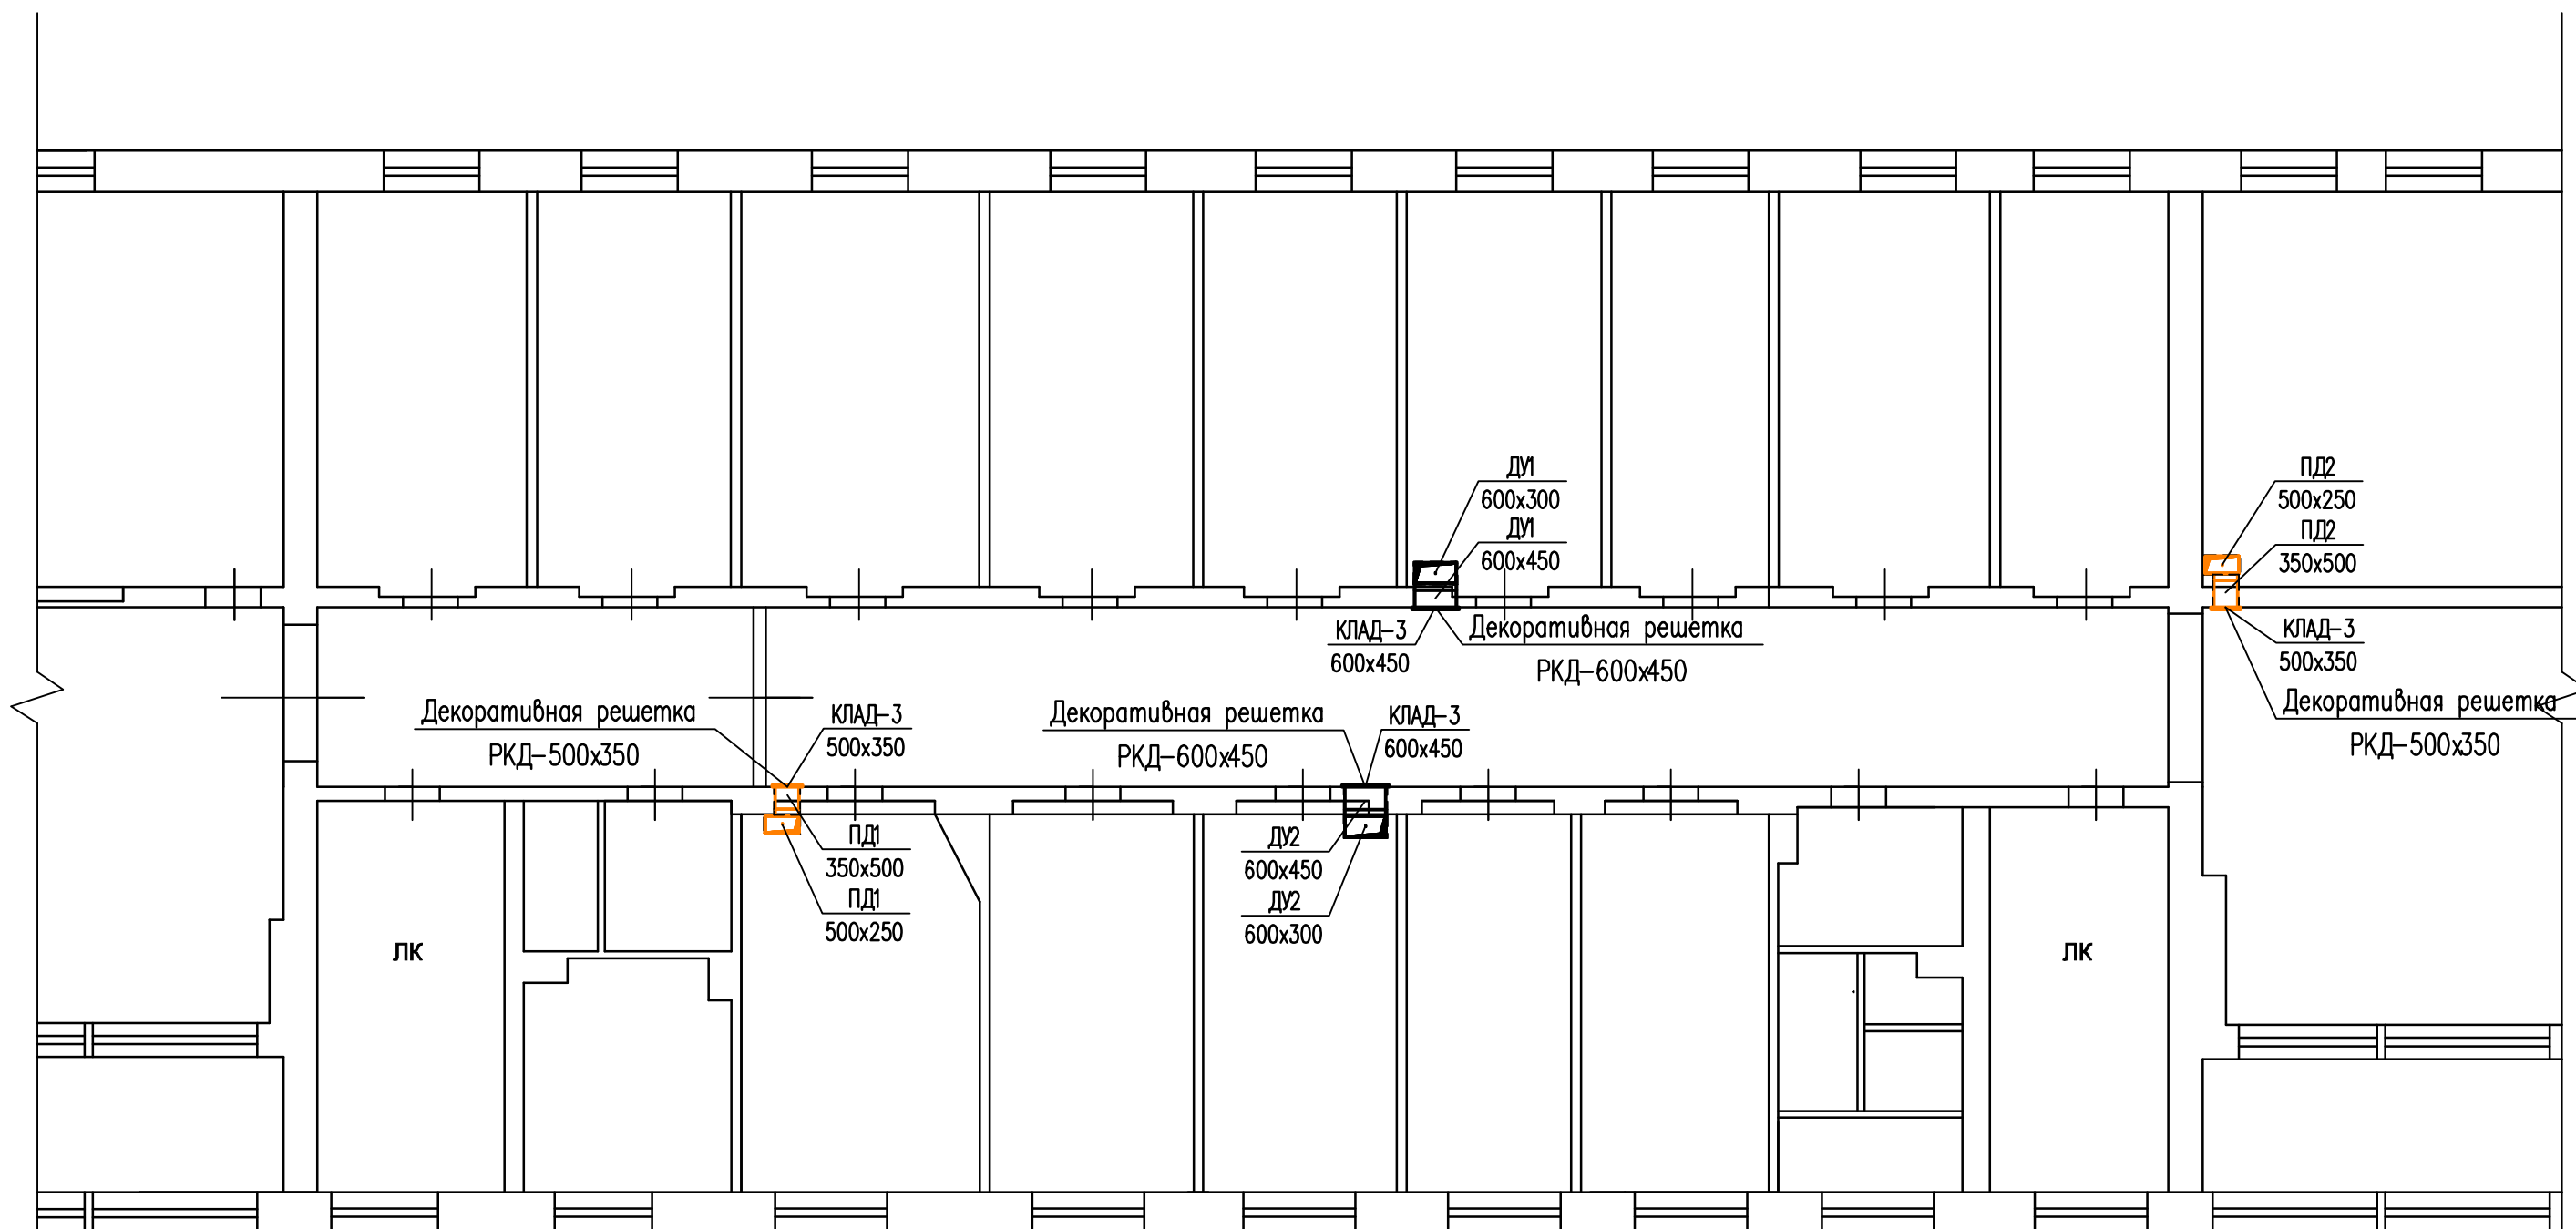

**Примечания:**

1. Все воздуховоды заизолировать ТИЗОЛ ET Vent МБОР-16Ф Е1150;
2. Дымоприемные устройства разместить под потолком коридоров, не ниже верхнего уровня гверных проемов эвакуационных выходов;
3. Приточные устройства разместить в нижней части коридоров.

Инв. N подл. Подпись и дата. Взамен инв. N

						22/12-630-0B.2			
						Санкт-Петербургское училище олимпийского резерва №2 по адресу: г. Санкт-Петербург, ул. Коммуны, д.39.			
Изм.	Кол.уч.	Лист	N док.	Подпись	Дата	Дымоудаление и подпор воздуха	Стадия	Лист	Листов
Разраб.	Моргвинов						РД	5	
ГИП	Фефилов С.С.					План 4-го этажа	Кронштадтское отделение СПб ГО ВДПО		
Проверил	Кирнев И.В.								
Н.контр.	Поляков С.С.								