



План 1 этажа

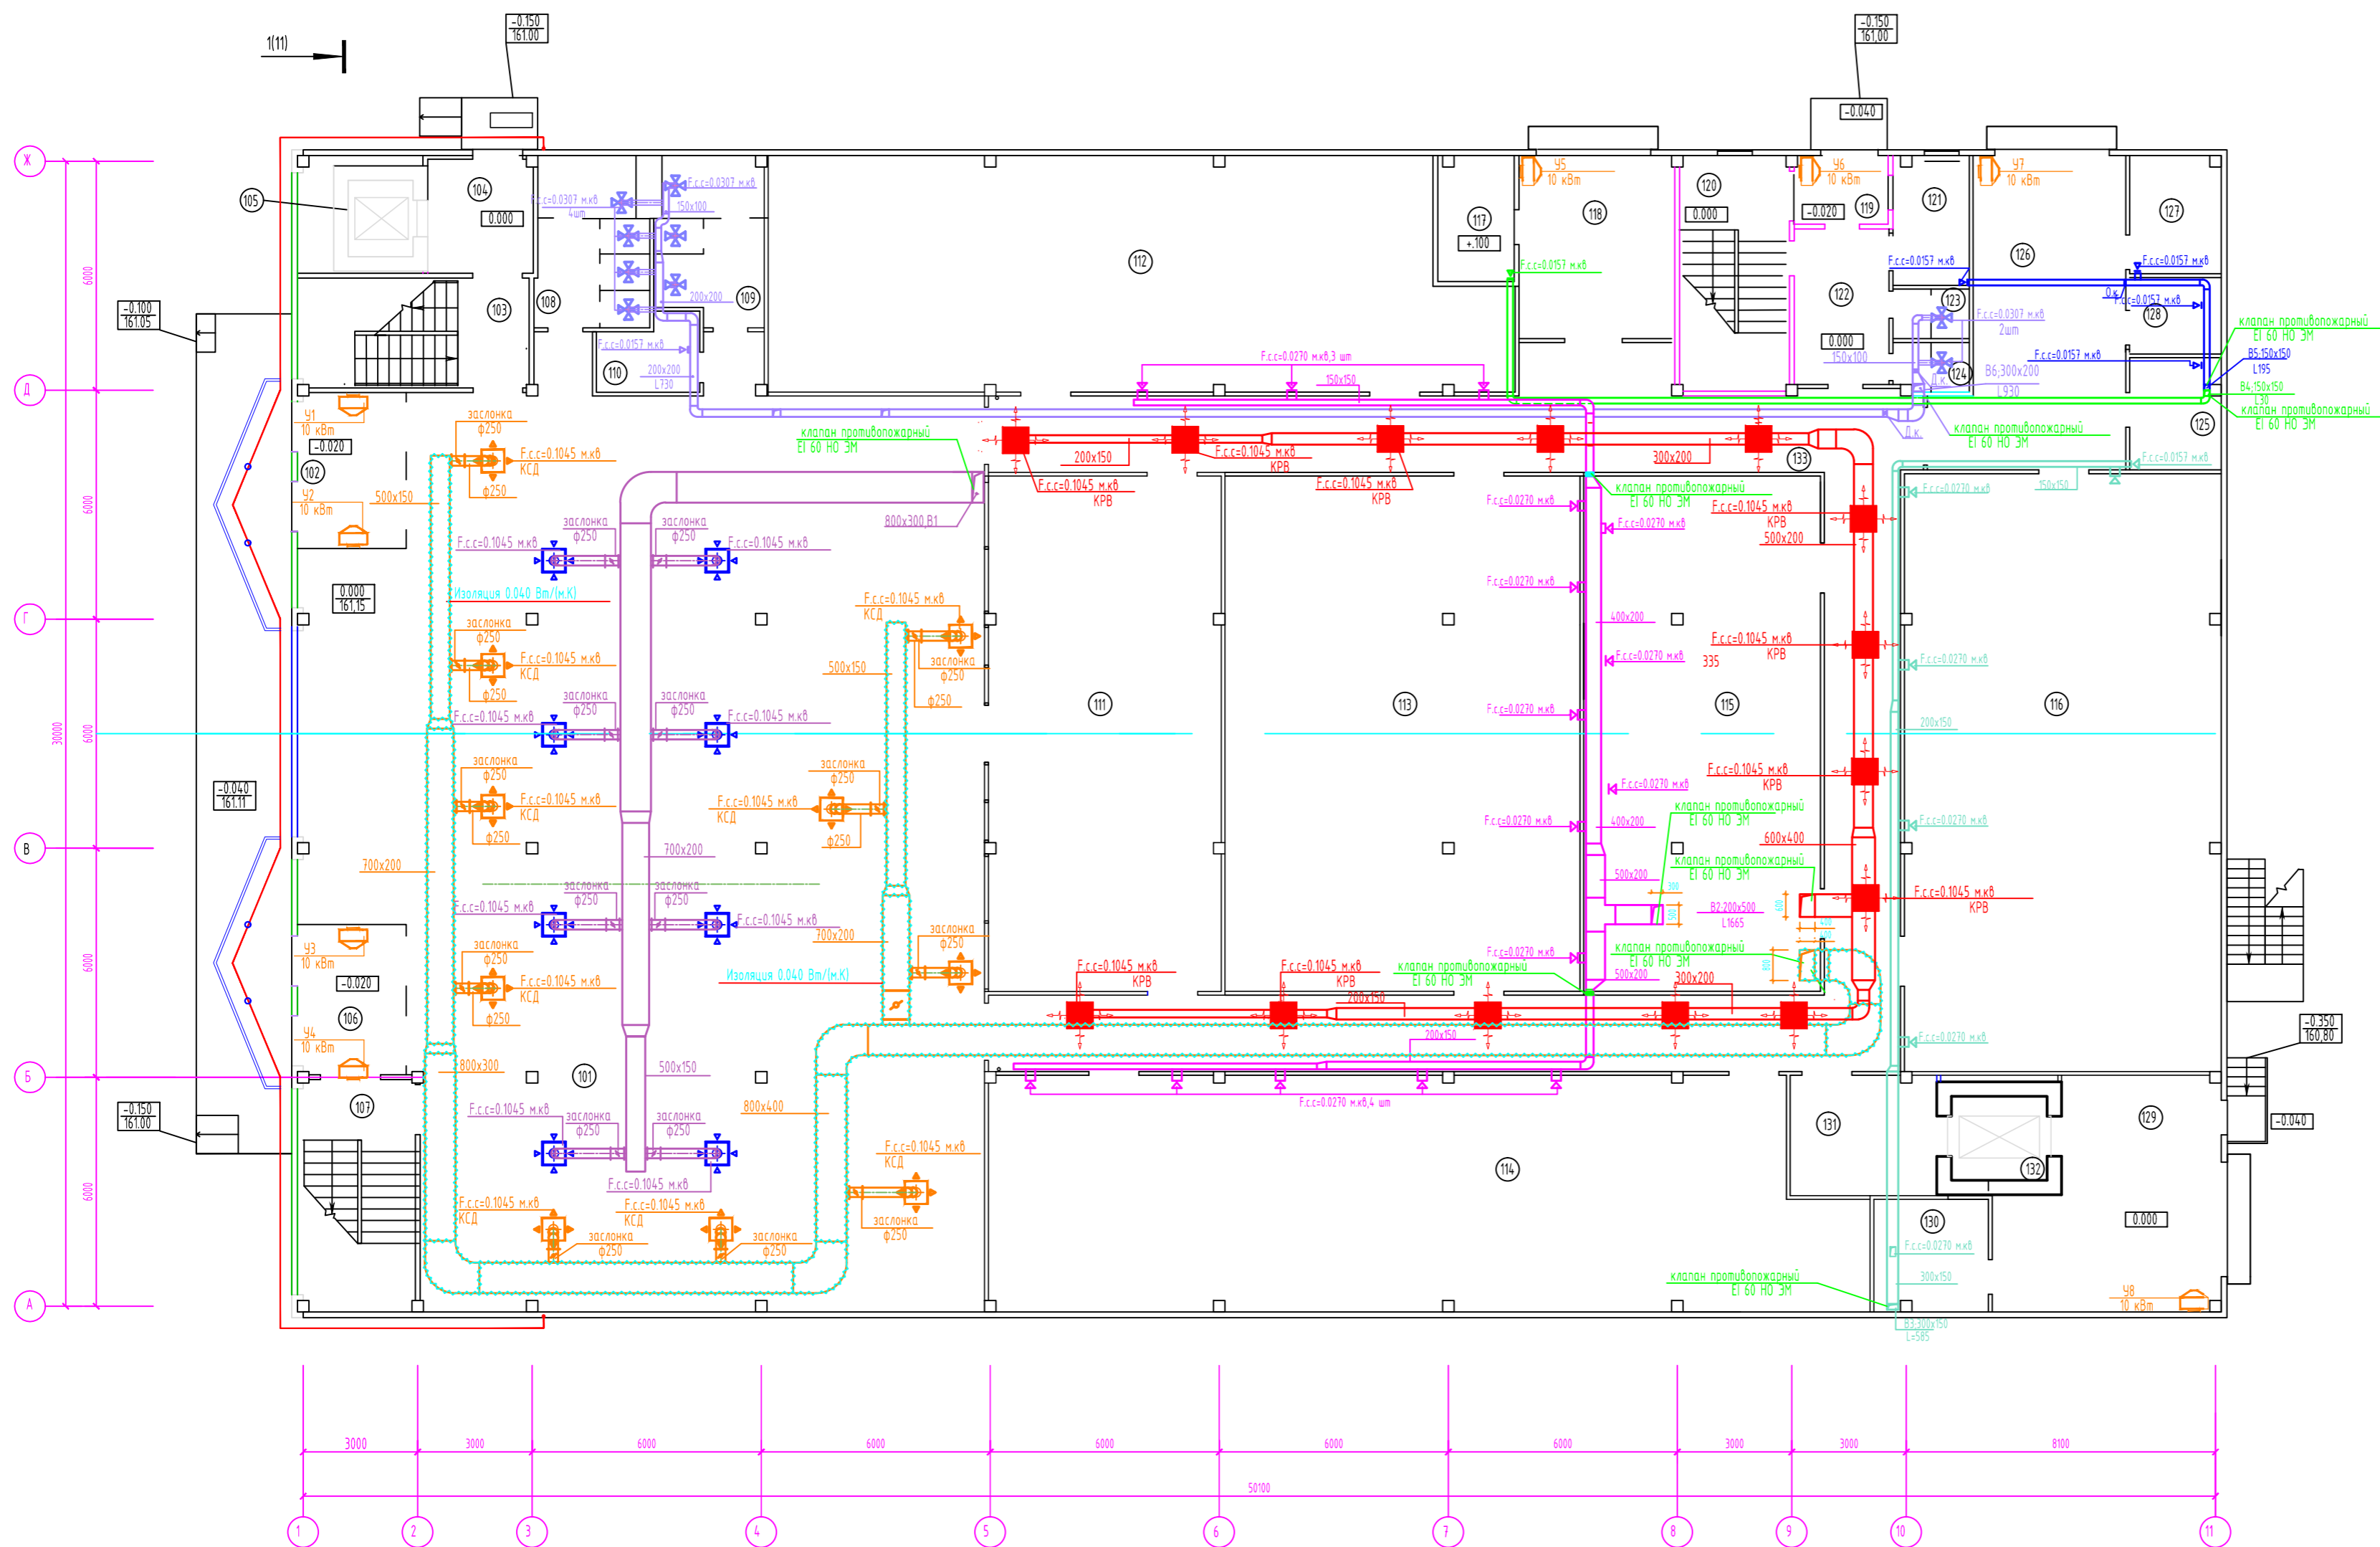

Номер помещения	Наименование	Площадь кв.м	Кат. помещения
101	Торговый зал 1 этажа	389.0	
102	Тамбур 1	11.3	
103	Лестница 1	12.4	
104	Лифтовый холл, пожаробезопасная зона	8.2	
105	Лифт 1	3.4	
106	Тамбур 2	11.3	
107	Лестница 2	8.5	
108	Женский с/у	15.6	
109	Мужской с/у	15.1	
110	Кладова уборочного инвентаря 1	5.0	
111	Охлаждаемая камера для срезанных цветов	82.1	
112	Кладова 1	113.6	
113	Кладова 2	125.5	
114	Кладова 3	136.1	
115	Кладова 4	83.5	
116	Кладова 5	129.7	
117	Электрощитовая	6.3	
118	Отгрузочная	19.2	
119	Тамбур 3	4.4	
120	Лестница 3	9.0	
121	Комната охраны	6.7	
122	Холл	10.1	
123	Женский с/у	2.6	
124	Мужской с/у	2.4	
125	Кладова уборочного инвентаря 2	7.0	
126	Разгрузочная 1 этажа	32.9	
127	Кладова тары 1	7.4	
128	Мойка тары 1	4.7	
129	Разгрузочная для 2 этажа	37.2	
130	Кладова и мойка тары	5.4	
132	Загрузочная лифта для 1 этажа	12.1	
132	Лифт 2	5.5	
133	Коридор	134.0	

				74-0В		
				Мультифункциональный торговый центр по Эзерскому бульвару в г. Чебоксары		
Изм.	Кол.ч	Лист	№ док.	Подпись	Дата	
				Стадия	Лист	Листов
				П	6	9
				Вентиляция. План 1 этажа		
ГИП						
Контроль						
Проверил						
Разработал						



План 2 этажа

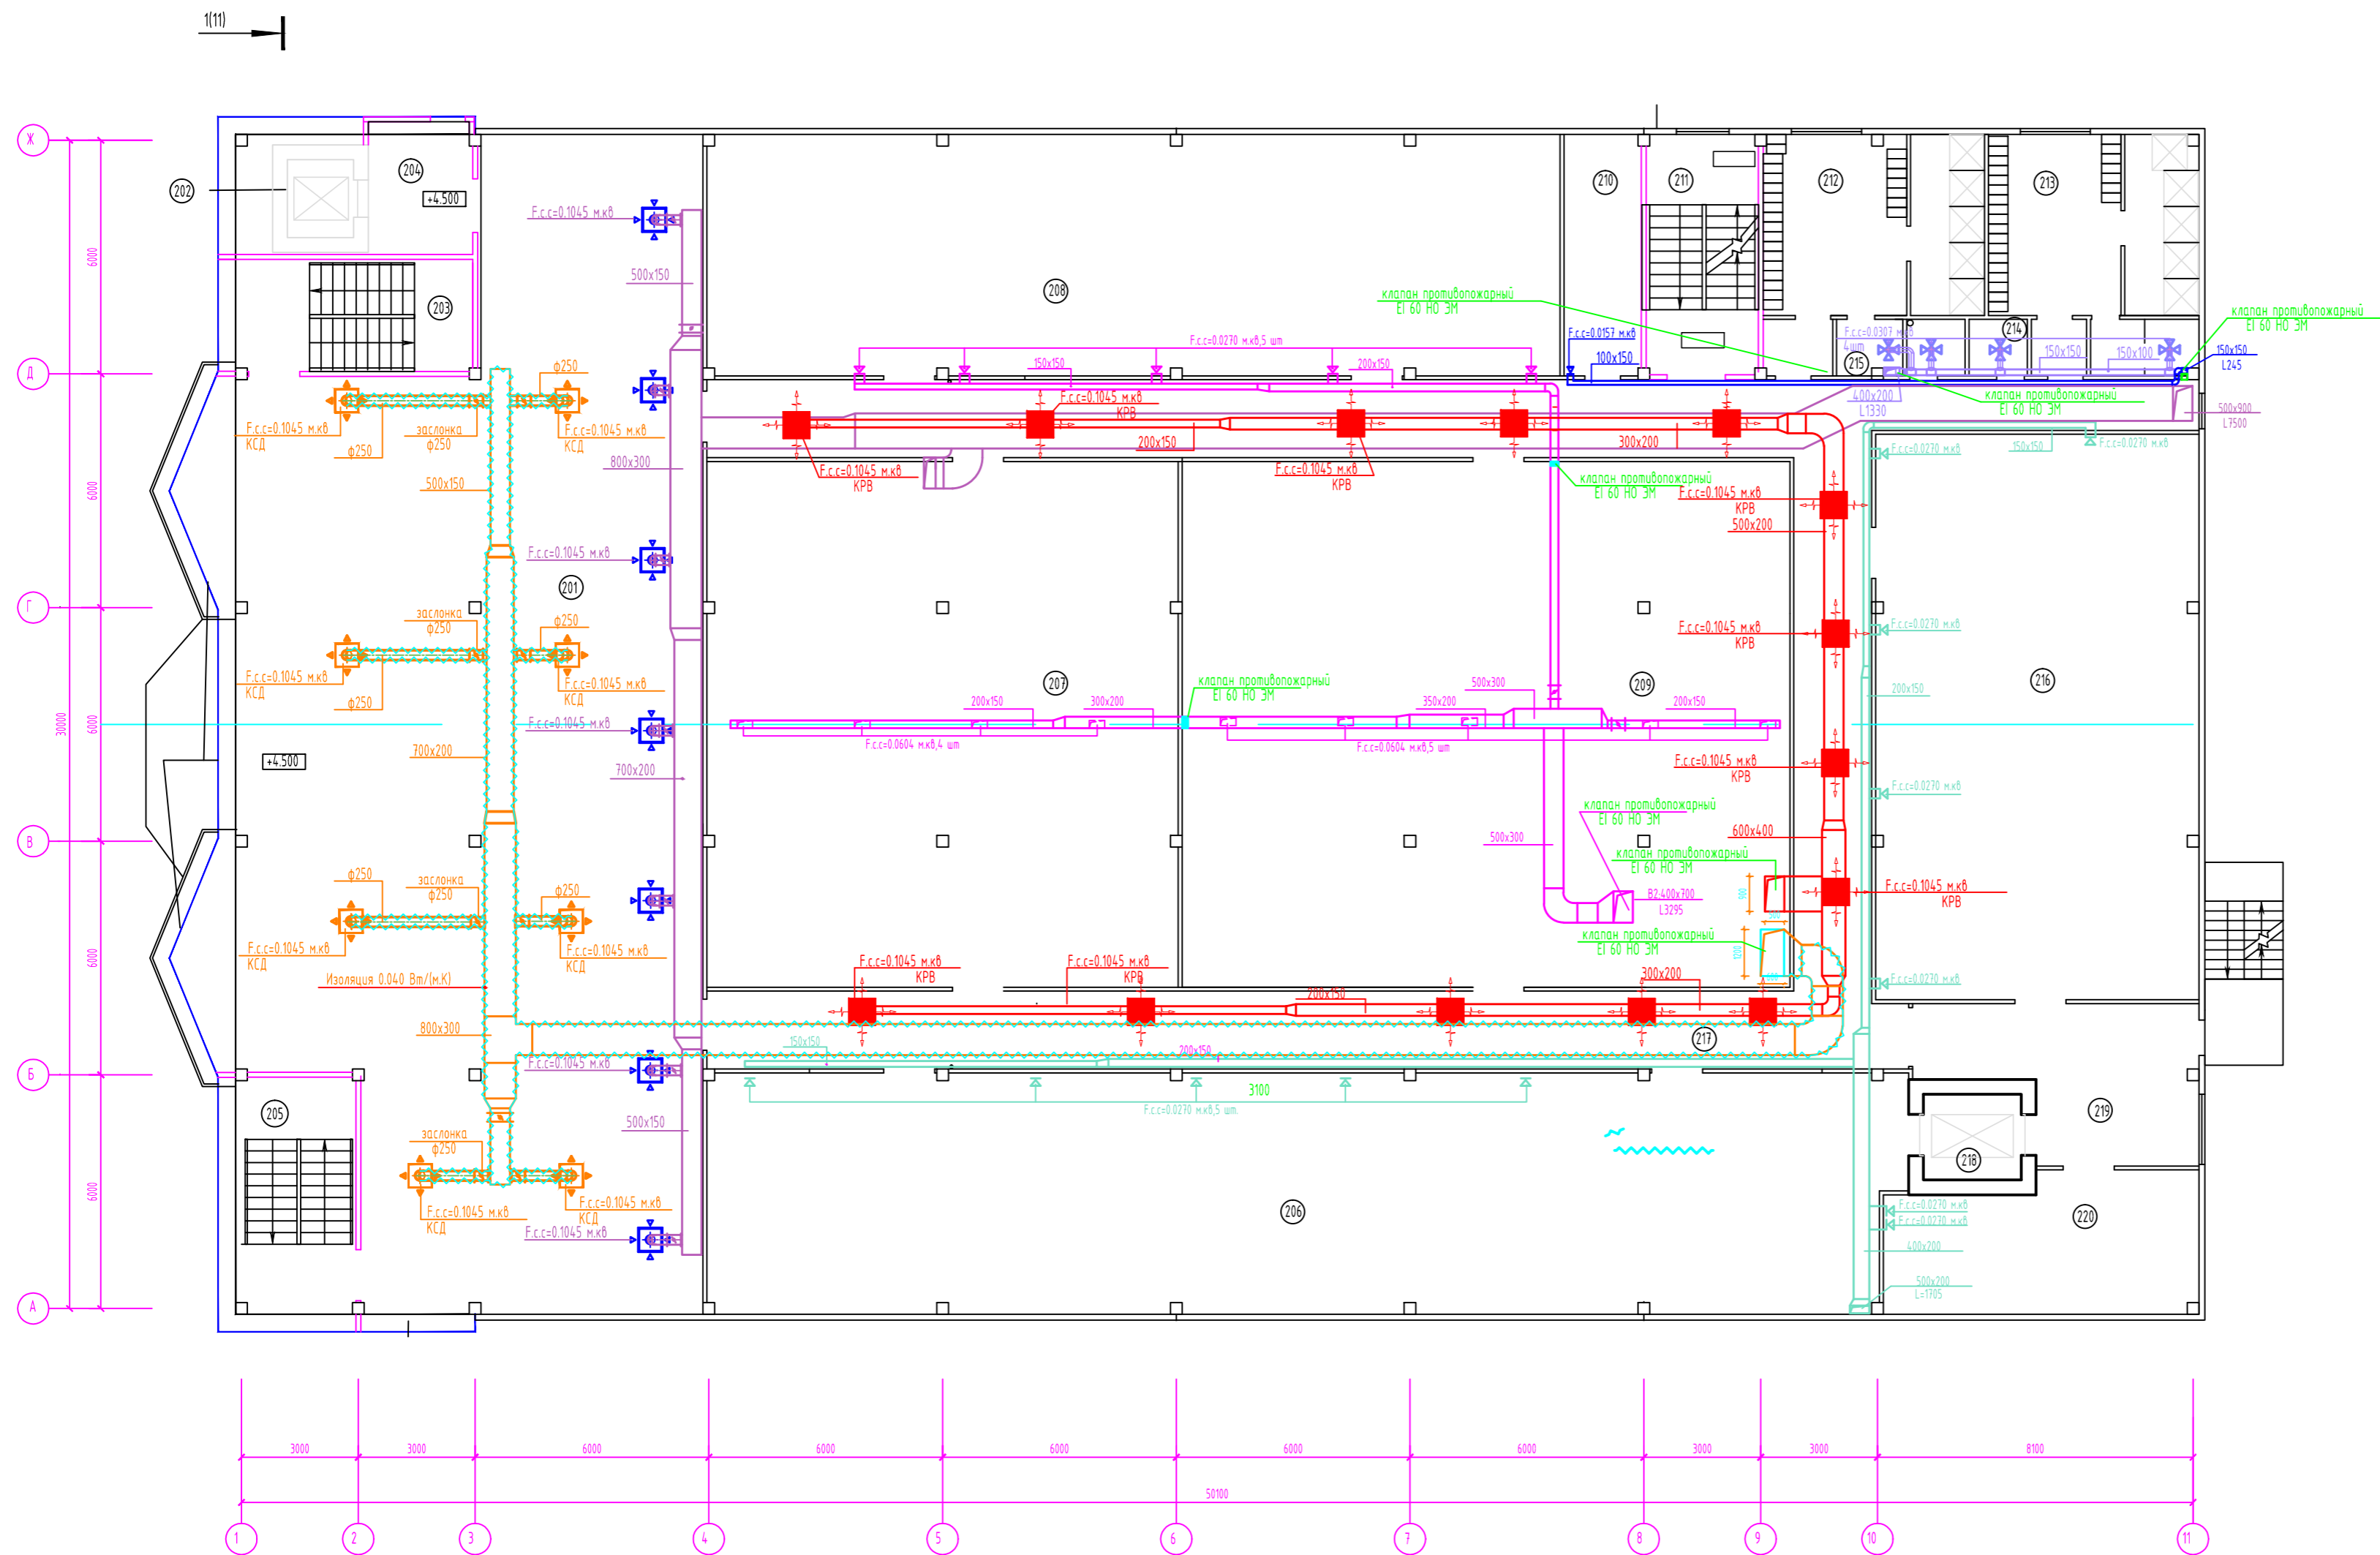

Экспликация помещений 2 этажа

Номер помещения	Наименование	Площадь кв.м	Кол. помещений
201	Торговый зал 1 этажа	303.0	
202	Лифт 1	3.4	
203	Лестница 1	17.5/ 9.7	
204	Лифтовый холл, пожаробезопасных	8.0	
205	Лестница 2	18.7/ 10.3	
206	Кладовая 6	188.1	
207	Кладовая 7	165.8	
208	Кладовая 8	188.1	
209	Кладовая 9	210.3	
210	Кладовая уборочного инвентаря 3	12.3	
211	Лестница 3	17.7/ 9.9	
212	Мужская раздевальная	31.1	
213	Женская раздевальная	30.7	
214	Женский с/у	2.1	
215	Мужской с/у	2.1	
216	Кладовая 10	120.1	
217	Коридор	14.7.0	
218	Лифт 2	5.5	
219	Разруочная 2 этажа	25.4	
220	Кладовая 11	27.5	
221			
222			
223			

						74-08		
						Мультифункциональный торговый центр на Эгерскому бульвару в г. Челябинск		
ИП	Исполнитель	Заказчик	Разработчик	Дата	Лист	Итого	9	
					II			
						Вентиляция. План 2 этажа		

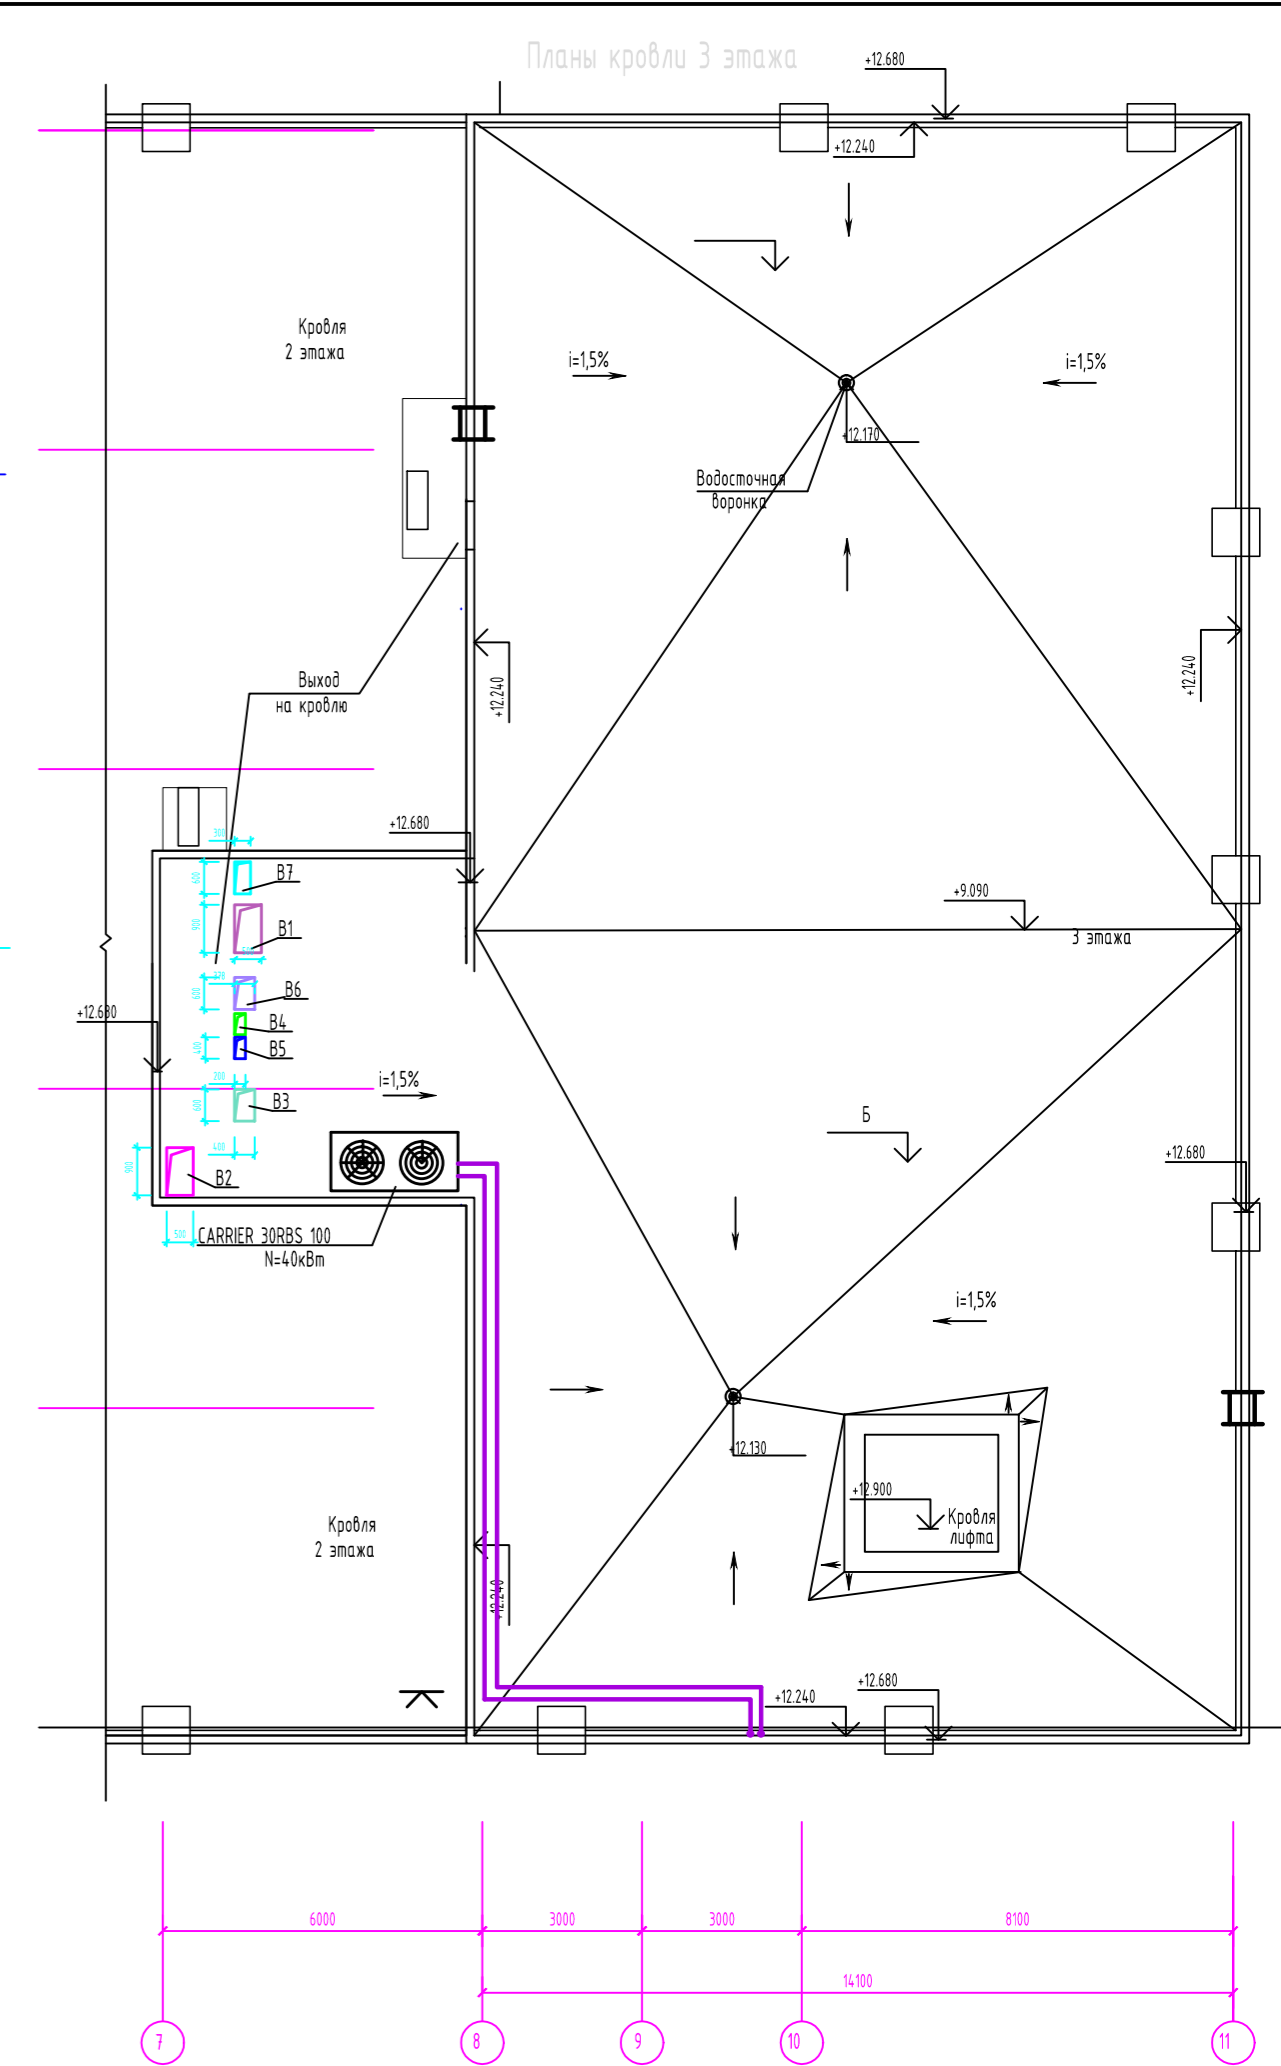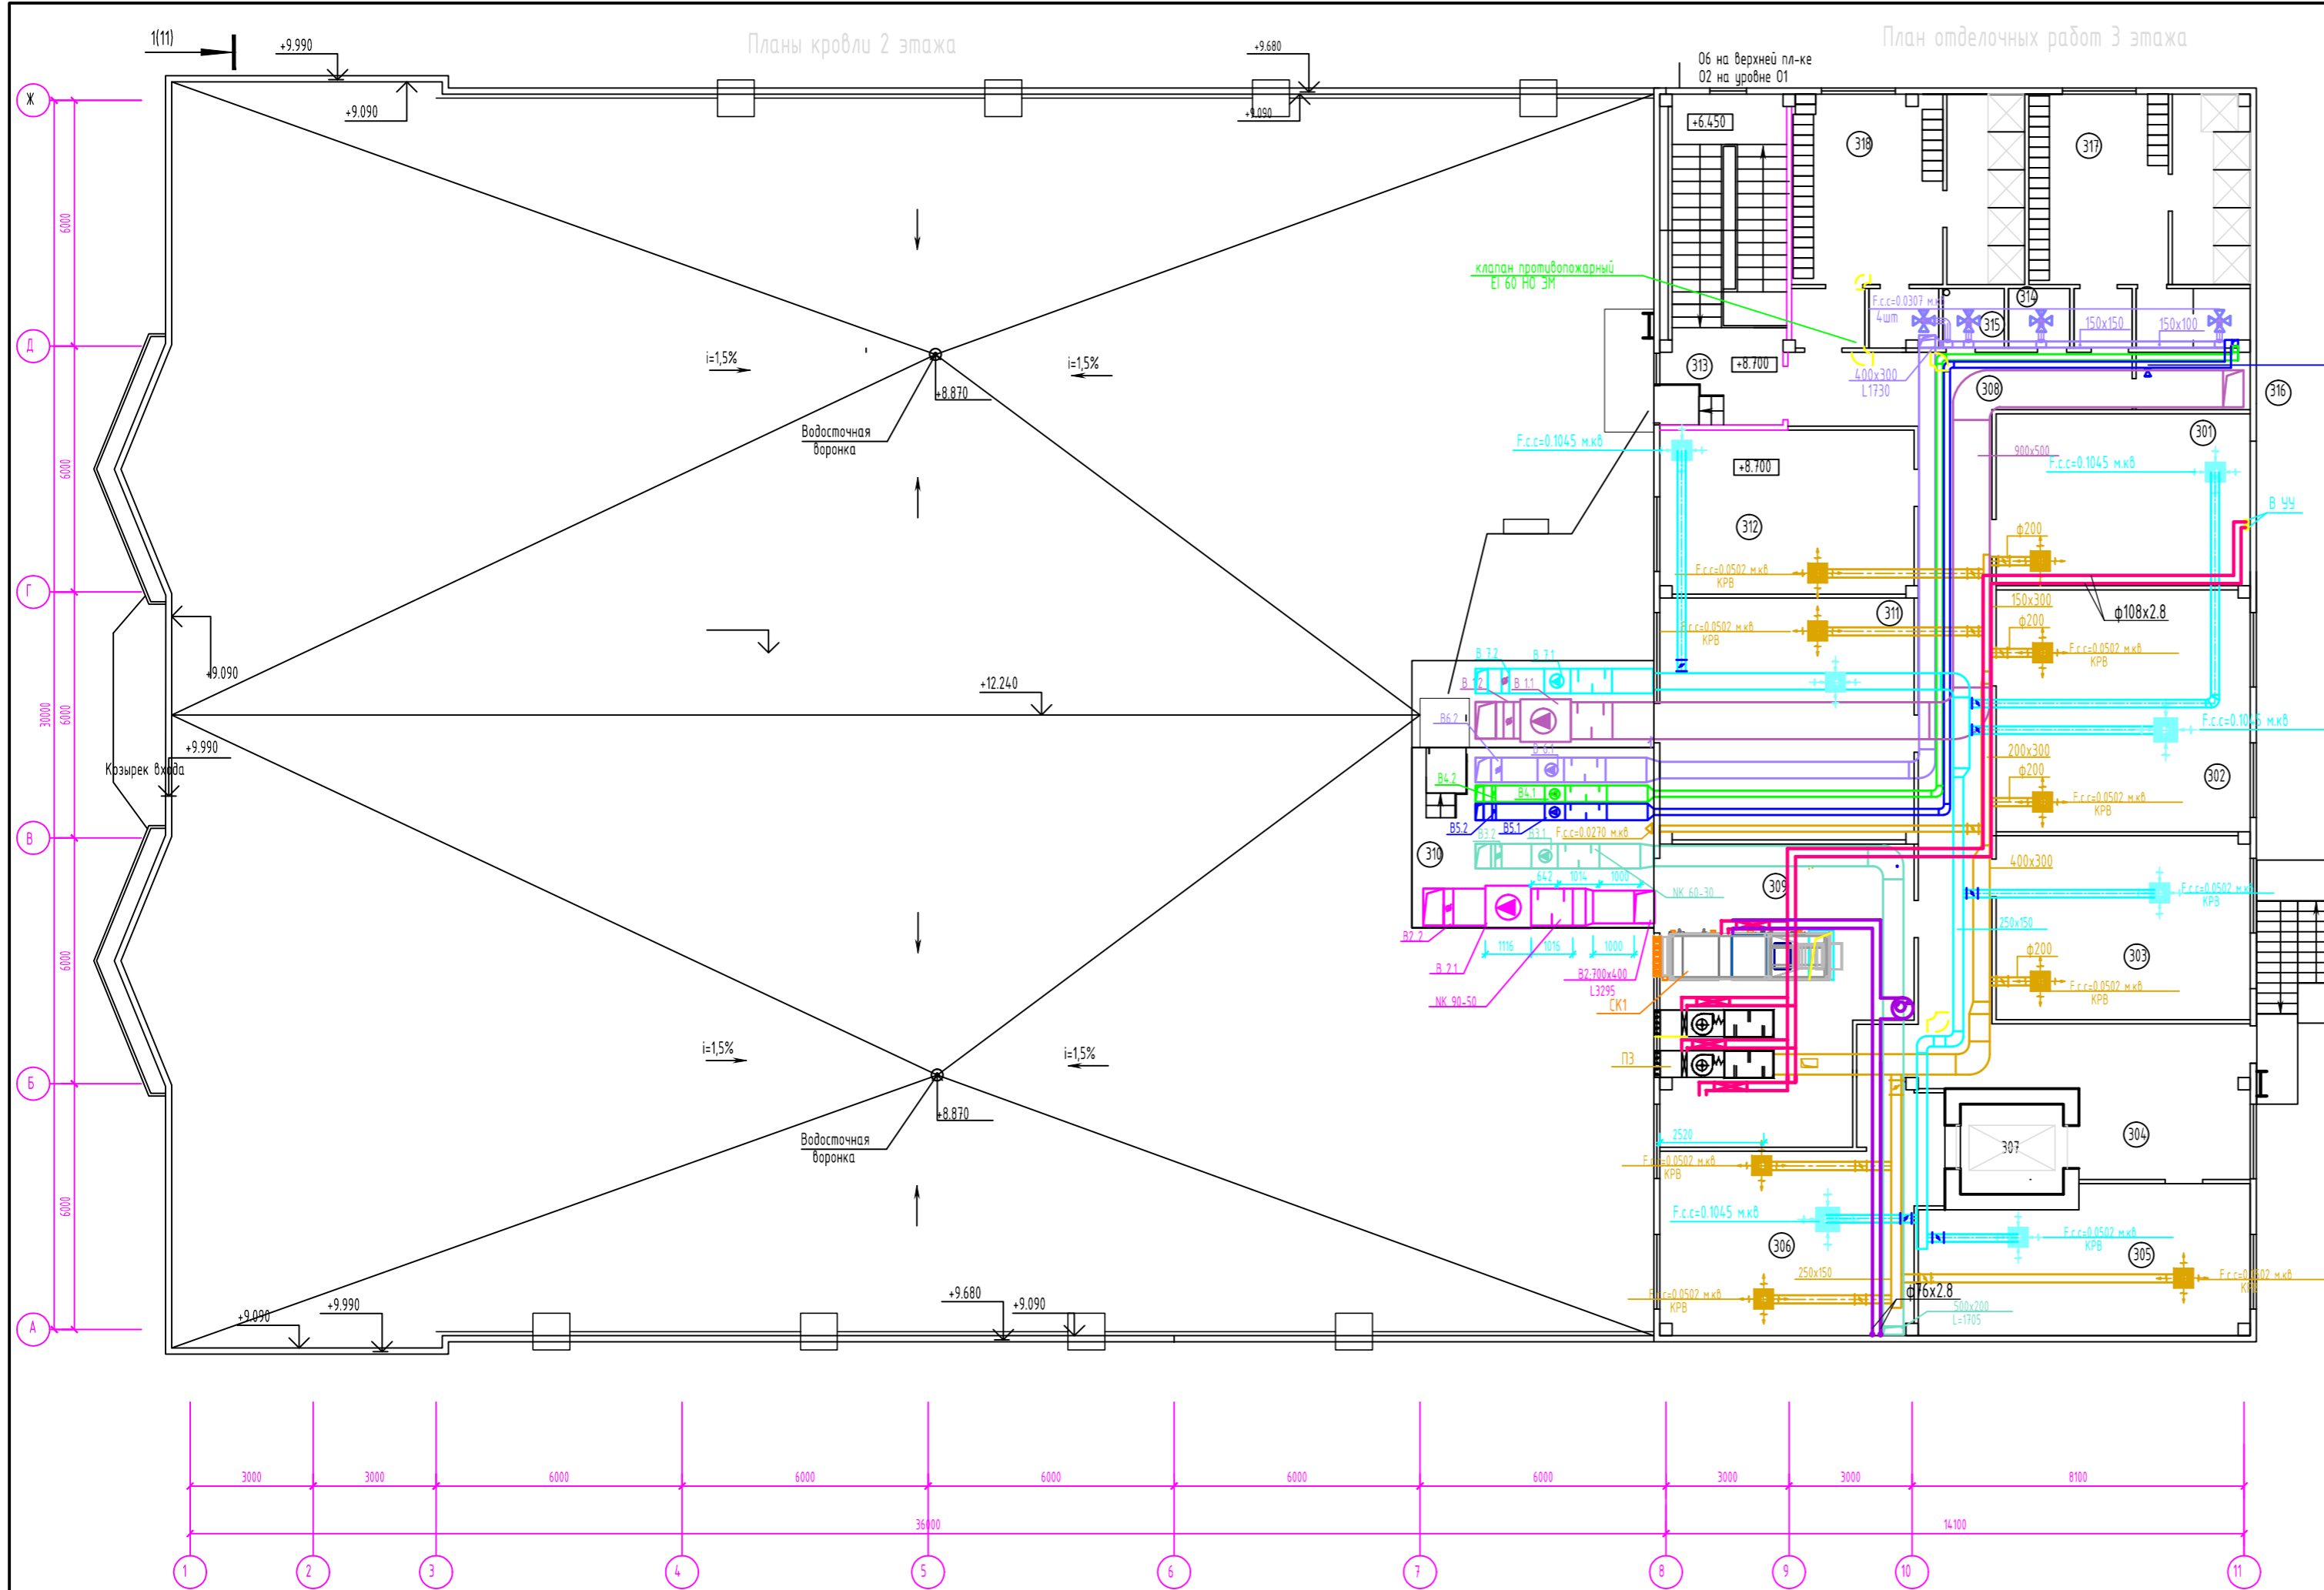

Спецификация оборудования

Спецификация оборудования

Спецификация оборудования

Марка поз.	Обозначение	Наименование	Кол.	Масса ед. кз	Примеч.	Марка поз.	Обозначение	Наименование	Кол.	Масса ед. кз	Примеч.	Марка поз.	Обозначение	Наименование	Кол.	Масса ед. кз	Примеч.
B1.1	LITENEQ 80-50 G.1REZ35-3x30 AIP 90 L2	Вытяжная напольная установка N=3кВт, л=2860 об/мин	1	70	NED	B6.1	VR60-30/28.4E	Вытяжная напольная установка N=1.15кВт, л=1370 об/мин	1	70	NED	VR60-35/31.4D	Канальный вентилятор N=0.28кВт, л=1422/мин	ПЗ	1		NED
B1.2	CHR90-50, GMA 321.1E	Воздушная заслонка с приводом	1		NED	B6.2	CHR60-30, GMA 321.1E	Воздушная заслонка с приводом	1		NED	CHR60-30 GCA161.1E	Воздушная заслонка с приводом				NED
B2.1	VR50-50/45.4D	Канальный вентилятор N=3.69кВт, л=910 об/мин	1		NED	B7.1	VR60-30/28.6D	Канальный вентилятор N=0.58кВт, л=955/мин	1		NED	FRU 60-30 G3	Фильтр карманный				NED
B2.2	CHR90-50 GCA161.1E	Воздушная заслонка с приводом	1		NED	B7.2	CHR60-30 GCA161.1E	Воздушная заслонка с приводом	1		NED	WH 60-30/2	Канальный нагреватель				NED
B3.1	VR60-30/28.4D	Канальный вентилятор N=0.18кВт, л=1295 об/мин	1		NED	CK1	AIRNED-MFL/K1/T3.24/V10P50 R-4X15 REZ/F1/B1 ND12-02139	Центральный кондиционер	1	692.9	NED	Smex 4.0-4.0	Смесительный узел				NED
B3.2	CHR60-30 GCA161.1E	Воздушная заслонка с приводом	1		NED	П1	LITENEQ-90-50 AREZ 3.40-4X30 R	Приточная установка	1	252.39	NED						
B4.1	VR40-20/20.4E	Канальный вентилятор N=0.295кВт, л=1410/мин	1		NED	П2	CHR50-30 GCA161.1E	Воздушная заслонка с приводом	1		NED						
B4.2	CHR40-20 GCA161.1E	Воздушная заслонка с приводом	1		NED		VR50-30/25.4D	Канальный вентилятор N=0.28кВт, л=1422/мин	1		NED						
B5.1	VR40-20/20.4E	Канальный вентилятор N=0.295кВт, л=1410/мин	1		NED		NK 50-30	Щумоглушитель	1		NED						
B5.2	CHR40-20	Воздушная заслонка с приводом	1		NED		FRU 50-30 G3	Фильтр карманный	1		NED						
							WH 50-30/2	Канальный нагреватель	1		NED						
							Smex 4.0-16	Смесительный узел	1		NED						

Экспликация помещений 3 этажа

Номер помещения	Наименование	Площадь кв.м	Кол. помещений	Номер помещения	Наименование	Площадь кв.м	Кол. помещений
301	Комната персонала	26.0		311	Кабинет	36.8	
302	Кабинет	34.6		312	Кабинет	24.8	
303	Кабинет	27.8		313	Лестница 3	16.6/ 10.8	
304	Лифтовый холл	17.4		314	Женский с/у	2.1	
305	Кабинет	27.5		315	Мужской с/у	2.1	
306	Кабинет	40.3		316	Клавиатурный кабинет 3	3.8	
307	Лифт 2	5.5		317	Женская раздевальная	31.1	
308	Коридор	41.6		318	Мужская раздевальная	31.2	
309	Венткамера	33.3					
310	Венткамера	23.5					

74-08			
Мультифункциональный торговый центр по Эгерскому бульвару в г. Челябинске			
Изм.	Листы	Дата	Стр.
ИП	Исполнитель	Заказчик	Разработчик
Вентиляция. План 3 этажа		Итого	9

