


План третьего этажа

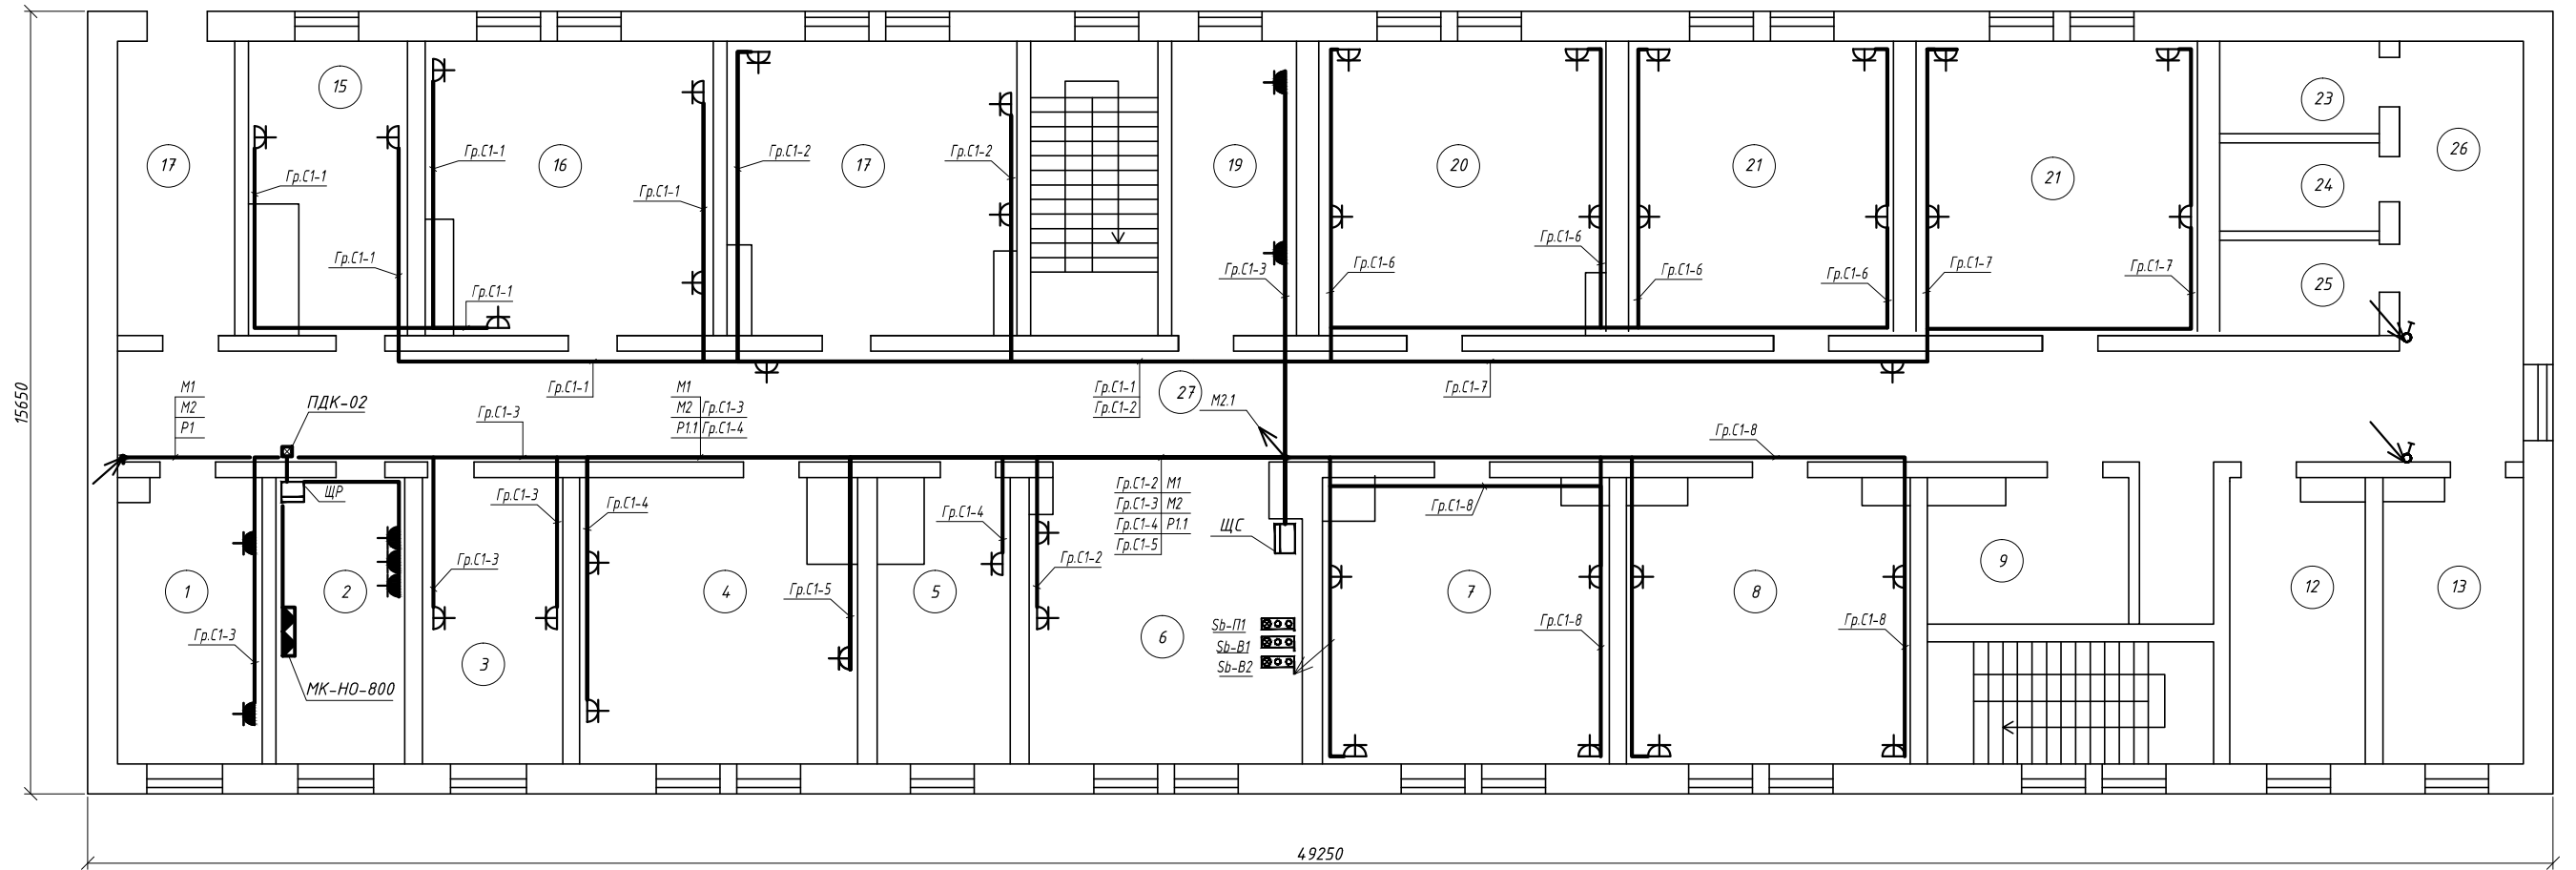

Согласовано

Взам. инв. N

Подпись и дата

Инв. N подл.

				253-2013-30М					
				БУЗОО "Павлоградская ЦРБ"					
Изм.	Кол. уч.	Лист	N док.	Подп.	Дата	Гинекологическое отделение	Стадия	Лист	Листов
Разраб.	Эйхнер В.В	1001					Р	9	
ГИП	Эйхнер В.В	1001				План расположения розеточных сетей и сетей силового оборудования. Третий этаж	ООО "ПроектСтрой"		
Н.контр	Эйхнер В.В	1001							