
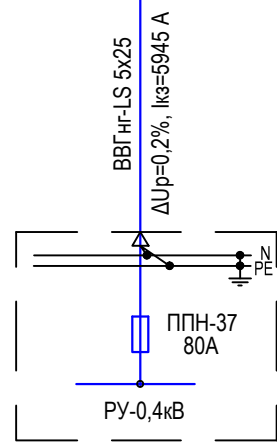


Данные питающей сети	
Щит распределительный	Аппарат на вводе Тип Расцепитель, А
	Аппарат отходящей линии Тип Расцепитель, А Обозначение Напряжение, В Руст., Рр, кВт Iрасч., А, Cosφ
	Аппарат отходящей линии Тип Расцепитель, А
Марка, сечение проводника	Способ прокладки
Номер группы	
Рном., кВт	
I ном., А	
Наименование электроприемника	
Питающая фаза	

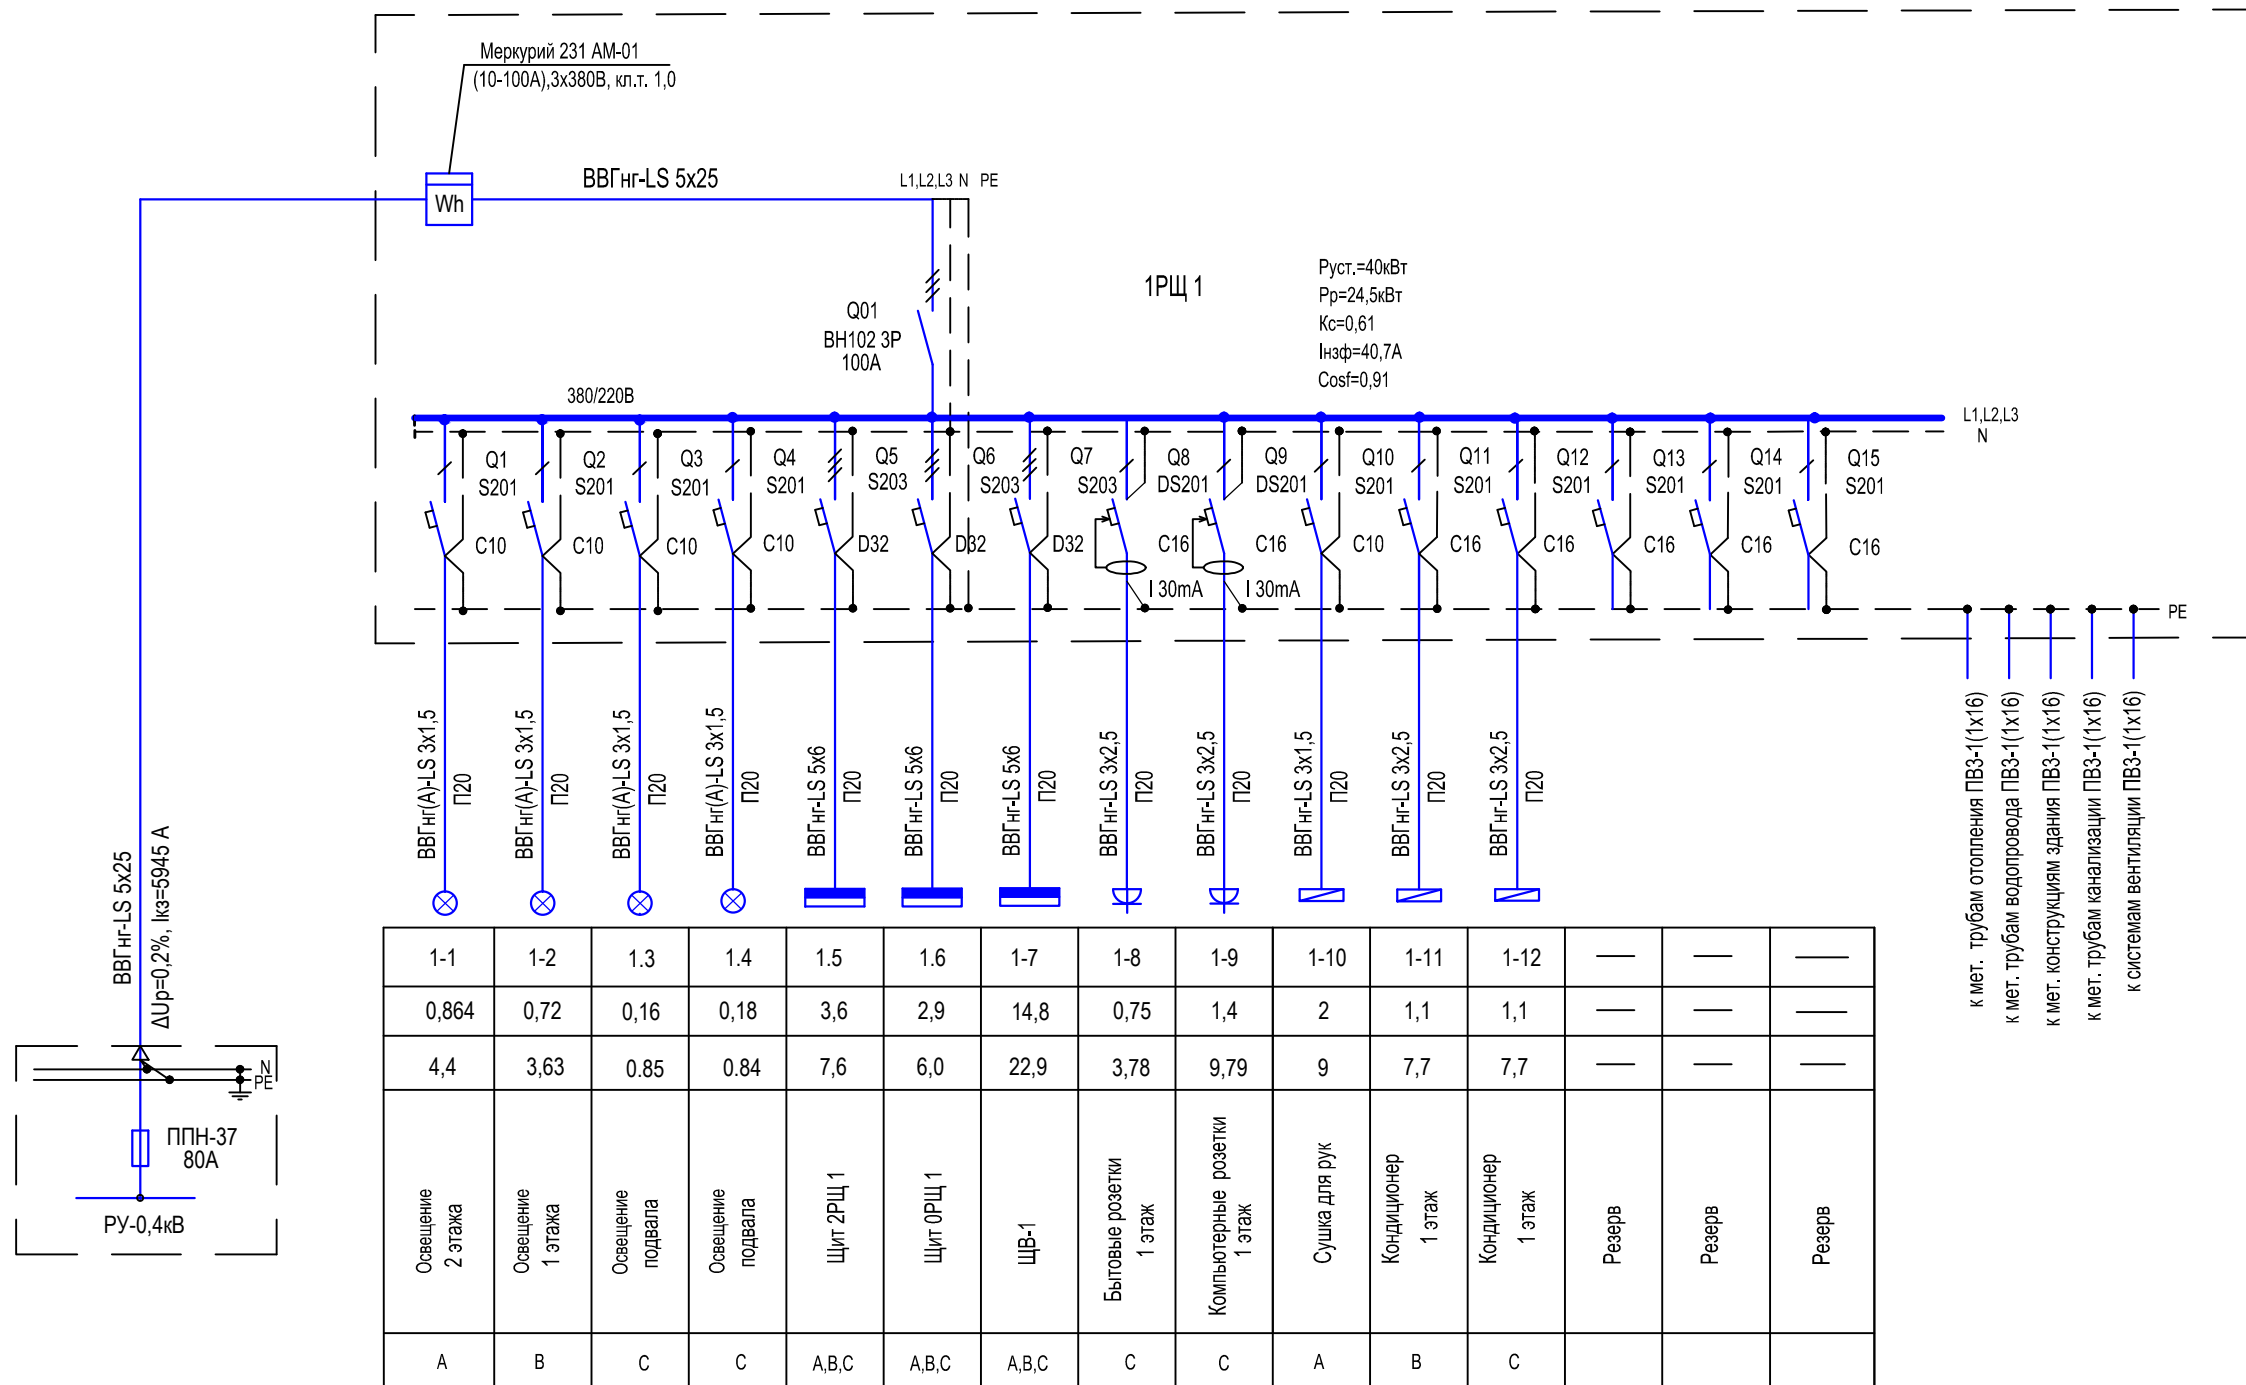

Изм. № подл.	Взаим. инв. №
Подпись и дата	

Допускается замена оборудования, указанного в проекте, на оборудование других фирм-изготовителей с аналогичными характеристиками.

Изм.	Кол.уч	Лист	Ндок	Подпись	Дата	Силовое электрооборудование Электроосвещение	Стадия	Лист	Листов
					2014				
ГИП						Принципиальная схема распределительной сети. 1РЩ1			
Проверил									
Разраб.									
Н.контр.									