


ФОРМАТ А1

Инф. Н. подг. Подпись и дата. Взам. инв. №

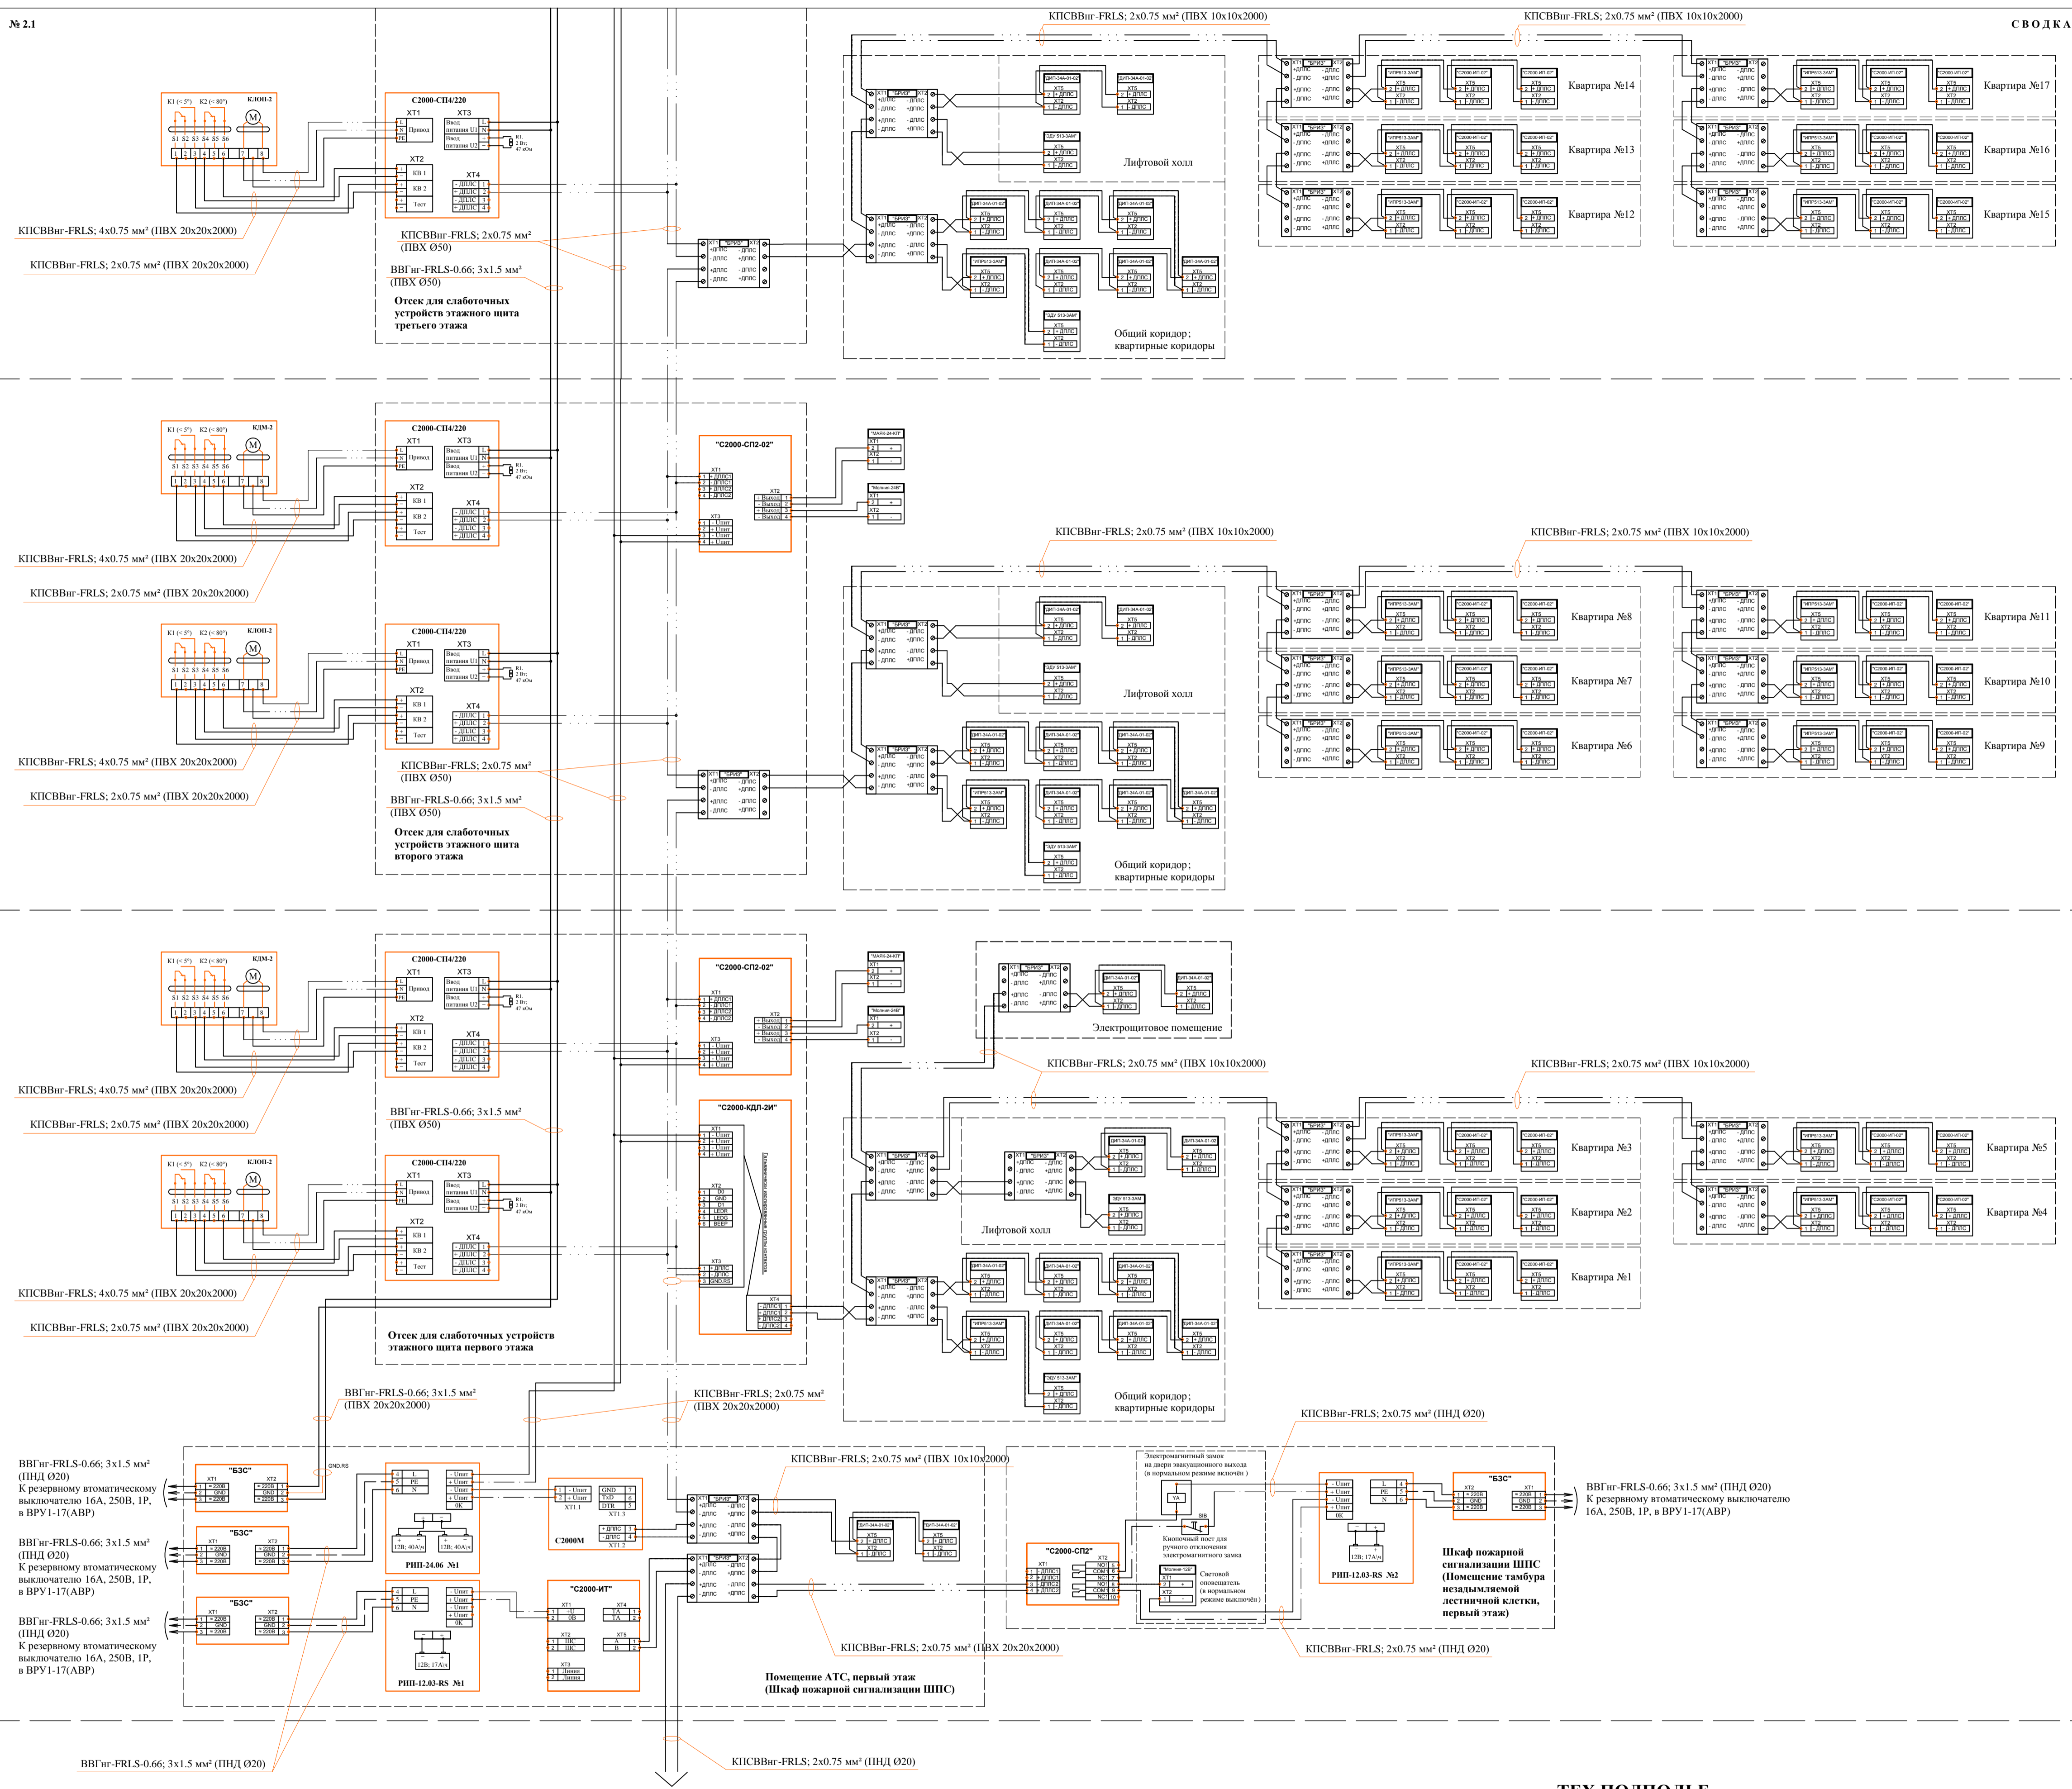

3 ЭТАЖ

2 ЭТАЖ

1 ЭТАЖ

ТЕХ.ПОДПОЛЬЕ

№81 \ 2013 - ПС.АДУ					
Изм.	Кол.уч.	Лист	№ Док.	Подпись	Дата
12-14 этажный жилой дом со встроенно-пристроенным зданием общественного назначения			Стадия	Лист	Листов
Принципиальная схема распределительных сетей пожарной сигнализации и дымоудаления			ПД	2	6