


ЩРЖД, щит распределительный жилого дома
 $P_u=7,57$ кВт; $P_p=6,81$ кВт; $I_p=12,12$ А; $K_c=0,9$, $\cos\phi=0,85$

Изм	Кол	Лист	док	Подпись	Дата
ГЛП					
Разработал					
Проверил					
Н.контр.					

Однолинейная схема щита ЩРЖД

Стадия	Лист	Листов
Р	5	

№п/п	Назначение
1	Тамбур
2	С/У
3	Кухня
4	Прихожая
5	Гостиная
6	Спальня 1
7	
8	Спальня 2
9	Прихожая 2
10	Тамбур
11	Гараж
12	Склад
13	Кладовая

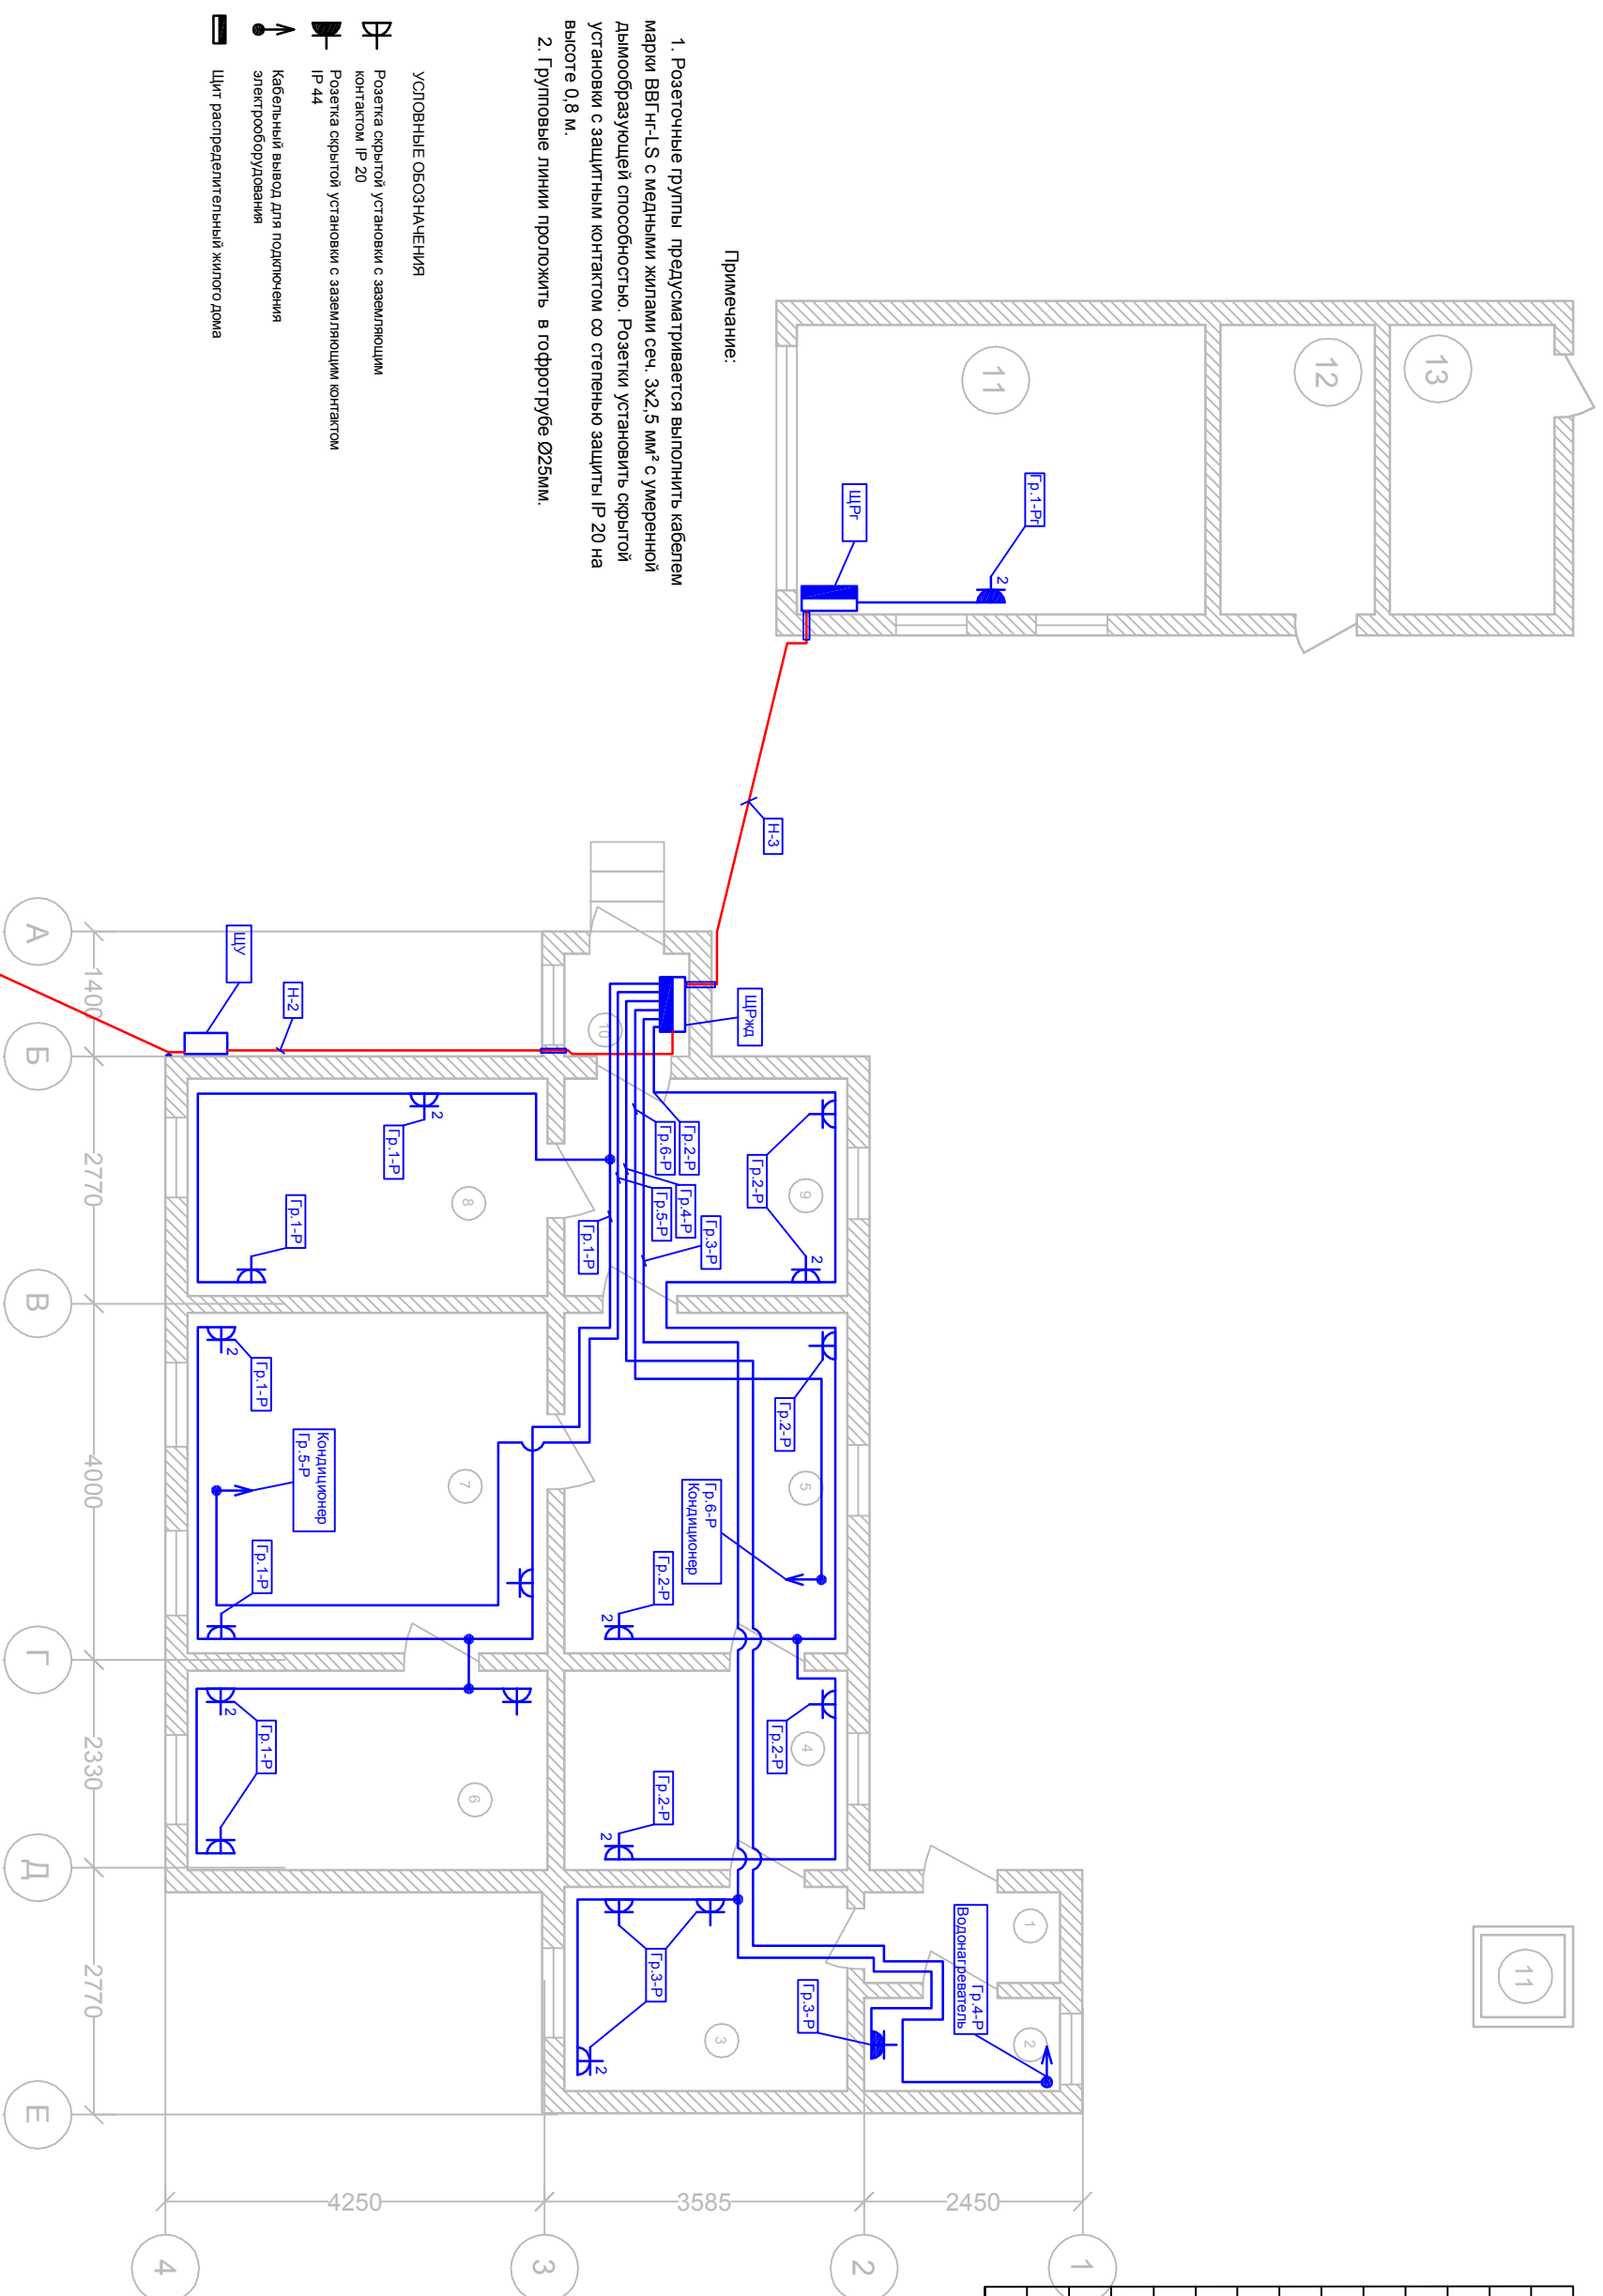

Примечание:
 1. Розеточные группы предусматривается выполнить кабелем марки ВВГнг-LS с медными жилами сеч. 3х2,5 мм² с умеренной дымообразующей способностью. Розетки установить скрытой установки с защитным контактом со степенью защиты IP 20 на высоте 0,8 м.
 2. Групповые линии проложить в гофротрубе Ø25мм.


- УСЛОВНЫЕ ОБОЗНАЧЕНИЯ
- ⊘ Розетка скрытой установки с заземляющим контактом IP 20
 - ⊘ Розетка скрытой установки с заземляющим контактом IP 44
 - Кабельный вывод для подключения электрооборудования
 - Щит распределительный жилого дома

Изм				Лист		Дата	
№	Кол	Лист	Док	Подпись	Дата		
Исполнитель							
Проверил							
Н.контр.							
Разработал							
ГИП							
План розеточных и силовых сетей							
Стадия	Лист	Листов					
Р	8						

Переулок
 ул. Ольховская

СИП 2х16мм² от
 анкерной опоры

ЭКСПЛИКАЦИЯ ПОМЕЩЕНИЙ	
№п/л	Назначение
1	Тамбур
2	С/У
3	Кухня
4	Прихожая
5	Гостиная
6	Спальня 1
7	Зал
8	Спальня 2
9	Прихожая 2
10	Тамбур
11	Гараж
12	Склад
13	Кладовая

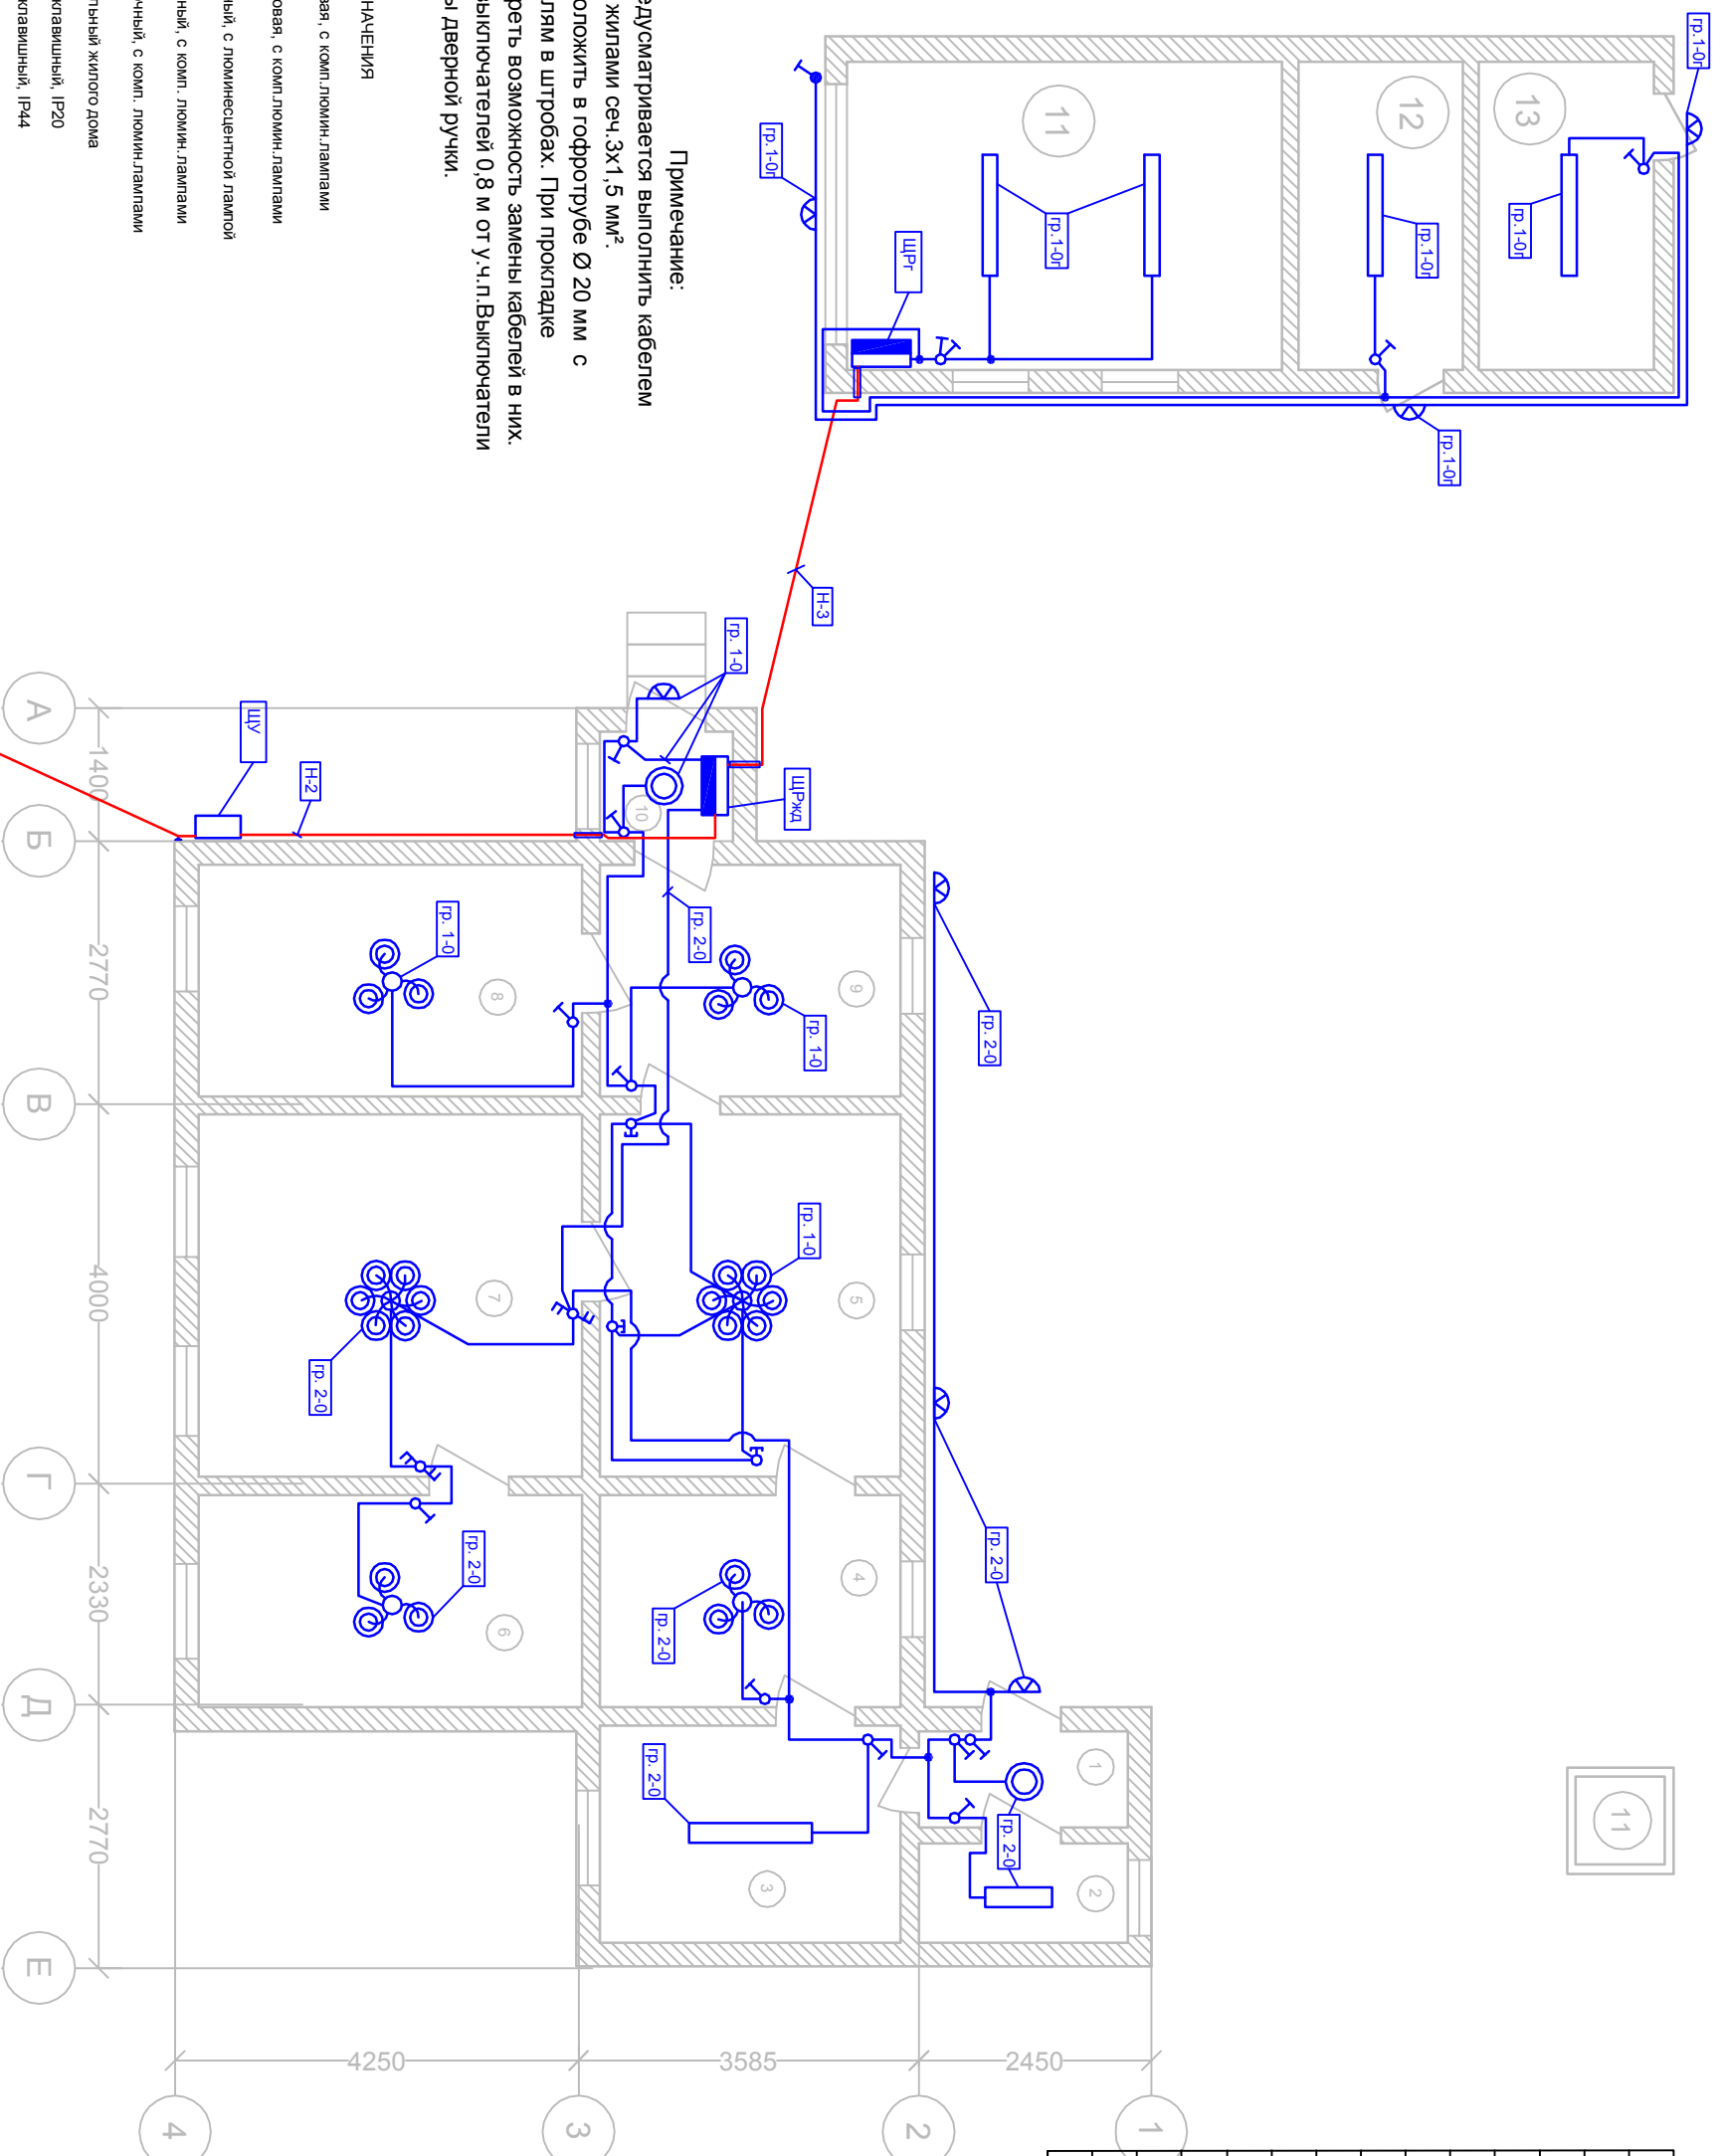

- Примечание:**
1. Сеть освещения предусматривается выполняться кабелем марки ВВГ с медными жилами сеч. 3х1,5 мм².
 2. Групповые линии проложить в гофротрубе Ø 20 мм с оплутками к выключателям в штробах. При прокладке гофротруб предусмотреть возможность замены кабелей в них.
 3. Высота установки выключателей 0,8 м от у.ч.л. Выключатели установить со стороны дверной ручки.

УСЛОВНЫЕ ОБОЗНАЧЕНИЯ

- Люстра трекожковая, с комп. люмин. лампами 3х188Т
- Люстра шестирожковая, с комп. люмин. лампами 6х188Т
- Светильник линейный, с люминесцентной лампой ТХ368Т
- Светильник настенный, с комп. люмин. лампами 2х188Т
- Светильник потолочный, с комп. люмин. лампами 2х188Т
- Щит распределительный жилого дома
- Выключатель одноклавишный, IP20
- Выключатель одноклавишный, IP44
- Выключатель кнопочный, IP20
- Выключатель проходной 2-х клавишный, IP20

Переулок
ул. Ольховская

СИП 2х16мм² от
энергетической опоры

Изм	Кол	Лист	Док	Подпись	Дата
ГИП					
Разработал					
Проверил					
Н.контр.					
План сетей освещения					
	Р	7			