




Баня

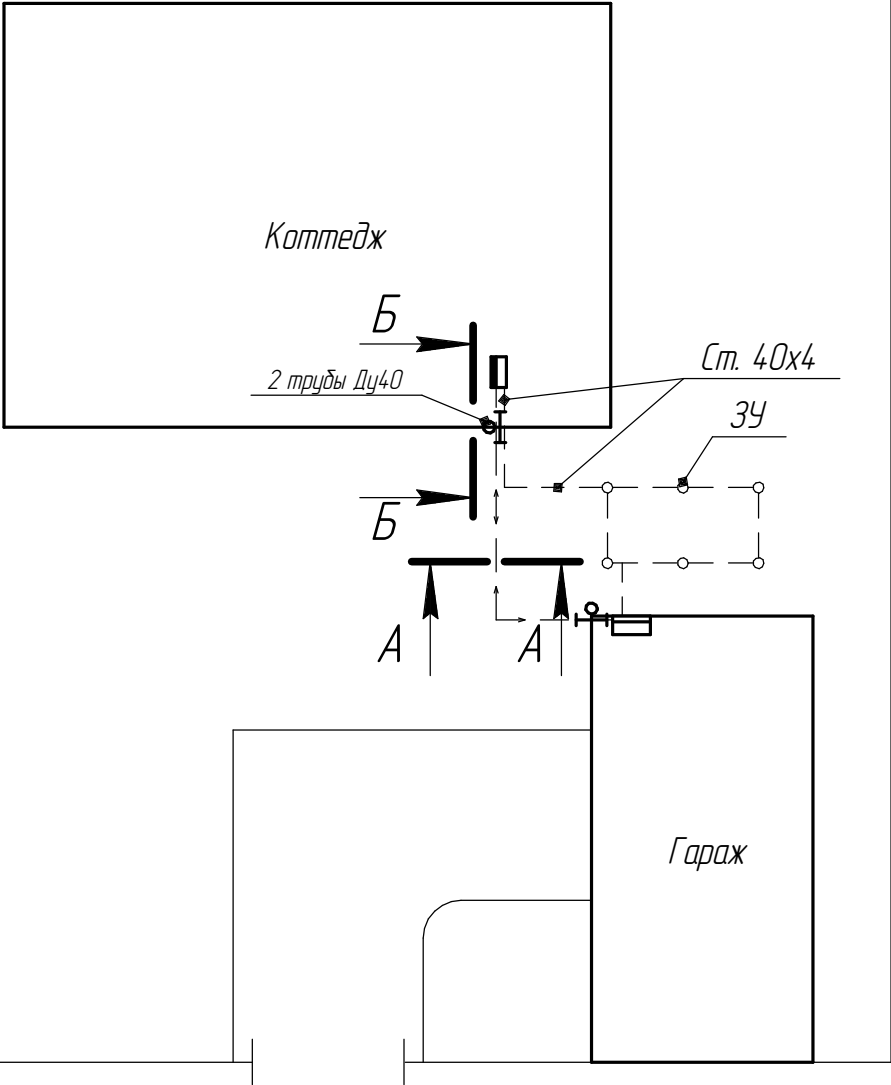


A-A

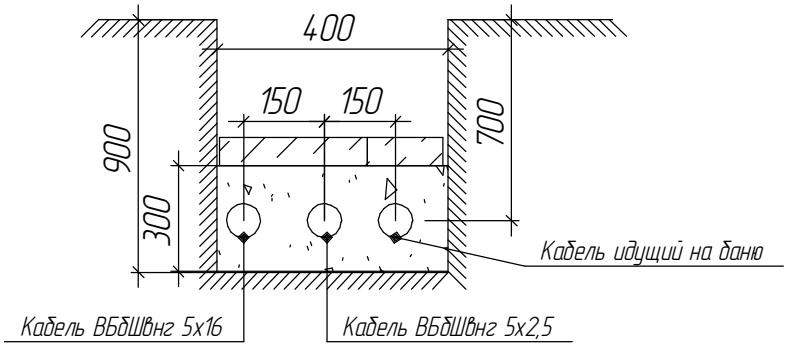

Б-Б

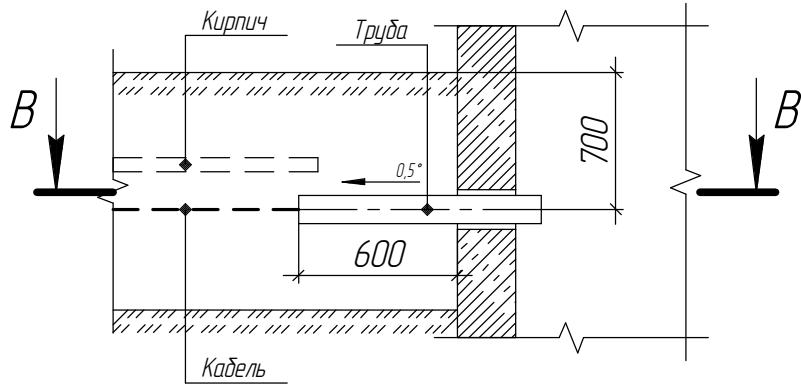

В-В

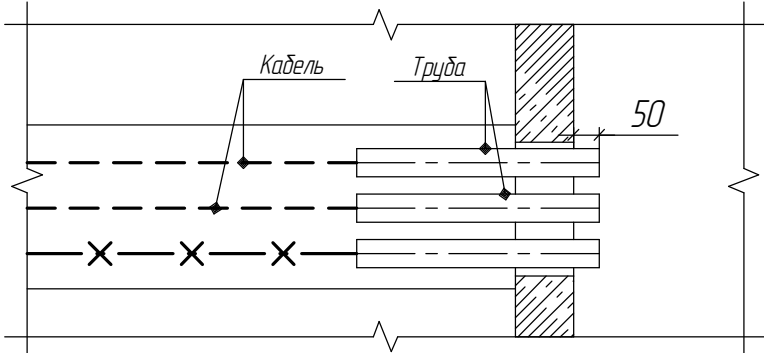

Общие указания:

1. Глубина траншеи задана от поверхности земли окончательно спланированной территории.
2. На плане указаны минимальные размеры.
3. Прокладка кабелей непосредственно под фундаментами зданий и сооружений не допускается.
4. Кабели в трубах уплотнить с двух сторон по чертежу А5-95-45.
5. После ввода труб в здание необходимо восстановить гидроизоляцию стен.
6. Заземление выполнить согласно ПУЭ изд. 7.


Изм.	Кол.ч.	Лист	№ док.	Подп.	Дата				
Разработал						Коттедж	Стadia	Лист	Листов
Проверил									
План внешней прокладки распределительной сети									

Согласовано

Взам. инв. №

Подп. и дата

Инв. № подл.

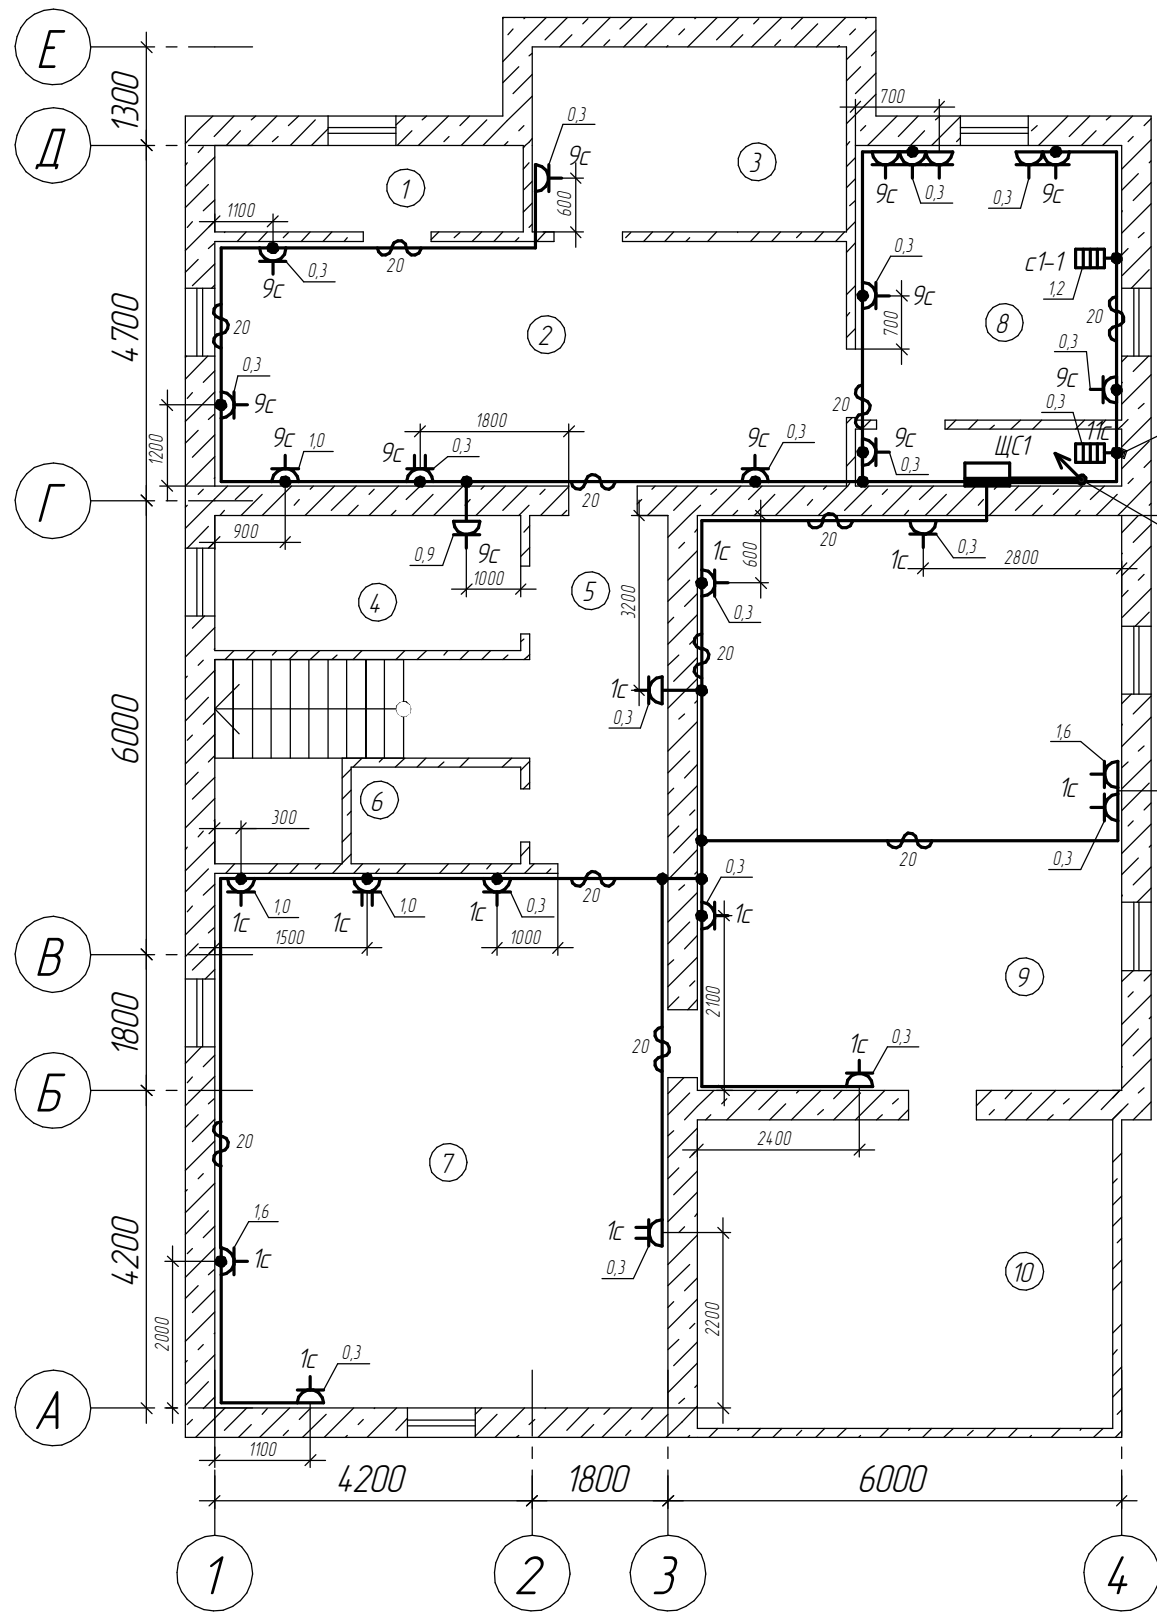

Экспликация помещений

№ поз	Наименование	Освещенность, лк
1	Подсобное помещение	50
2	Комната	150
3	Подсобное помещение	50
4	Ванная	50
5	Коридор	50
6	Подсобное помещение	75
7	Комната	150
8	Котельная	150
9	Комната	150
10	Кладовая	75

1. Условные обозначения см. лист 2;
2. Опуски к розеткам выполнить в штрабе.


Согласовано

Взам. инв. №

Подп. и дата

Инв. № подл.

Изм.	Кол.ч.	Лист	№ док.	Подп.	Дата				
Разработал						Комтедж	Стадия	Лист	Листов
Проверил									
						Расположения силового электрооборудования. План цокольного этажа			

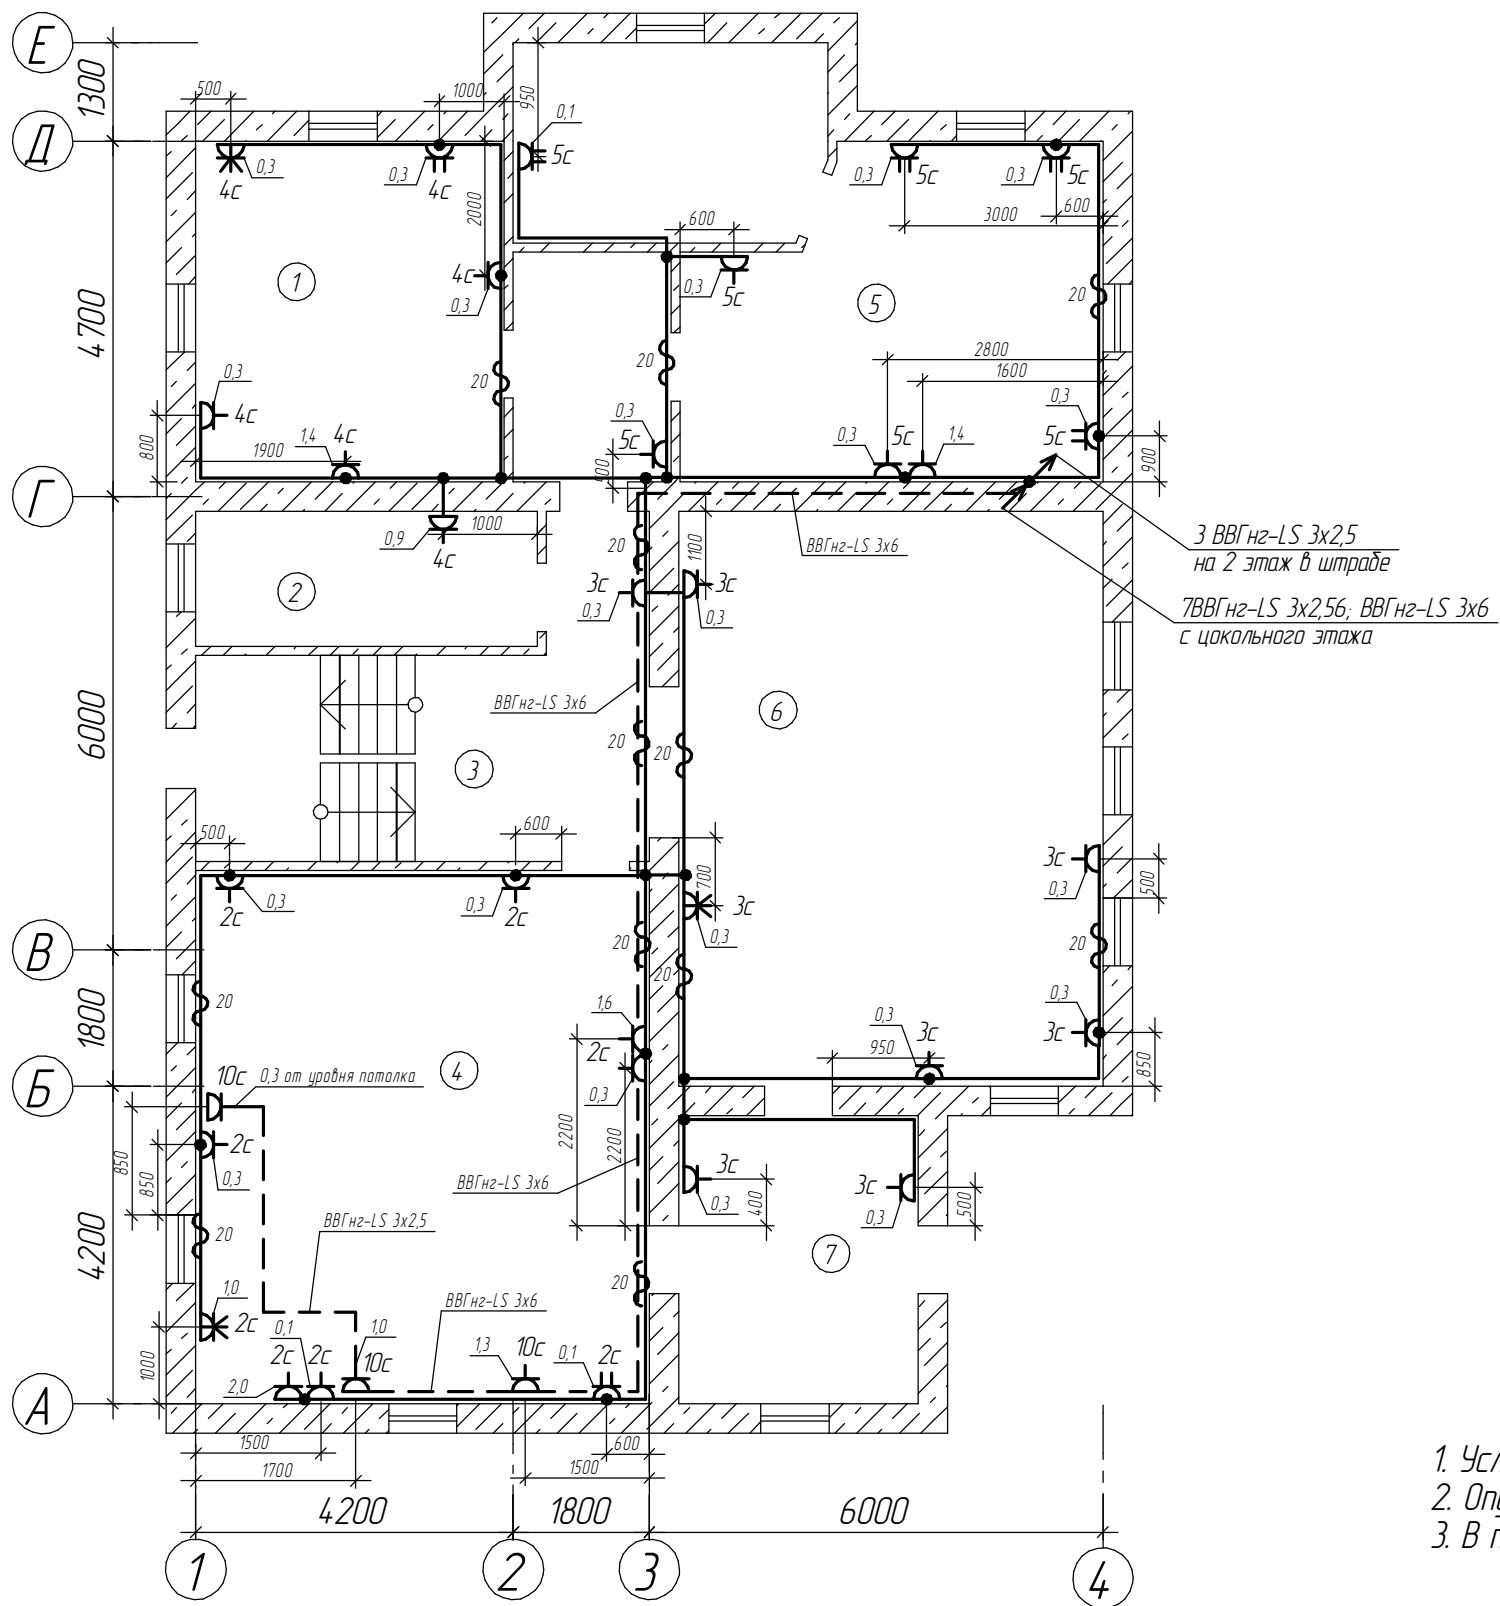

Экспликация помещений


№ поз	Наименование	Освещенность, лк
1	Спальня	150
2	Гостевой санузел	50
3	Коридор	50
4	Кухня-столовая	150
5	Спальня	150
6	Гостиная	150
7	Прихожая	50

1. Условные обозначения см. лист 2;
2. Опуски к розеткам выполнить в штрабе;
3. В помещении 6 кабель ВВГнг-LS 3x2,5 выполнить в штрабе.

Согласовано

Инв. № подл.	Подп. и дата	Взам. инв. №

Изм.	Кол.ч.	Лист	№ док.	Подп.	Дата	Коммедж	Стадия	Лист	Листов
Разработал									
Проверил						Расположения силового электрооборудования. План 1 этажа			

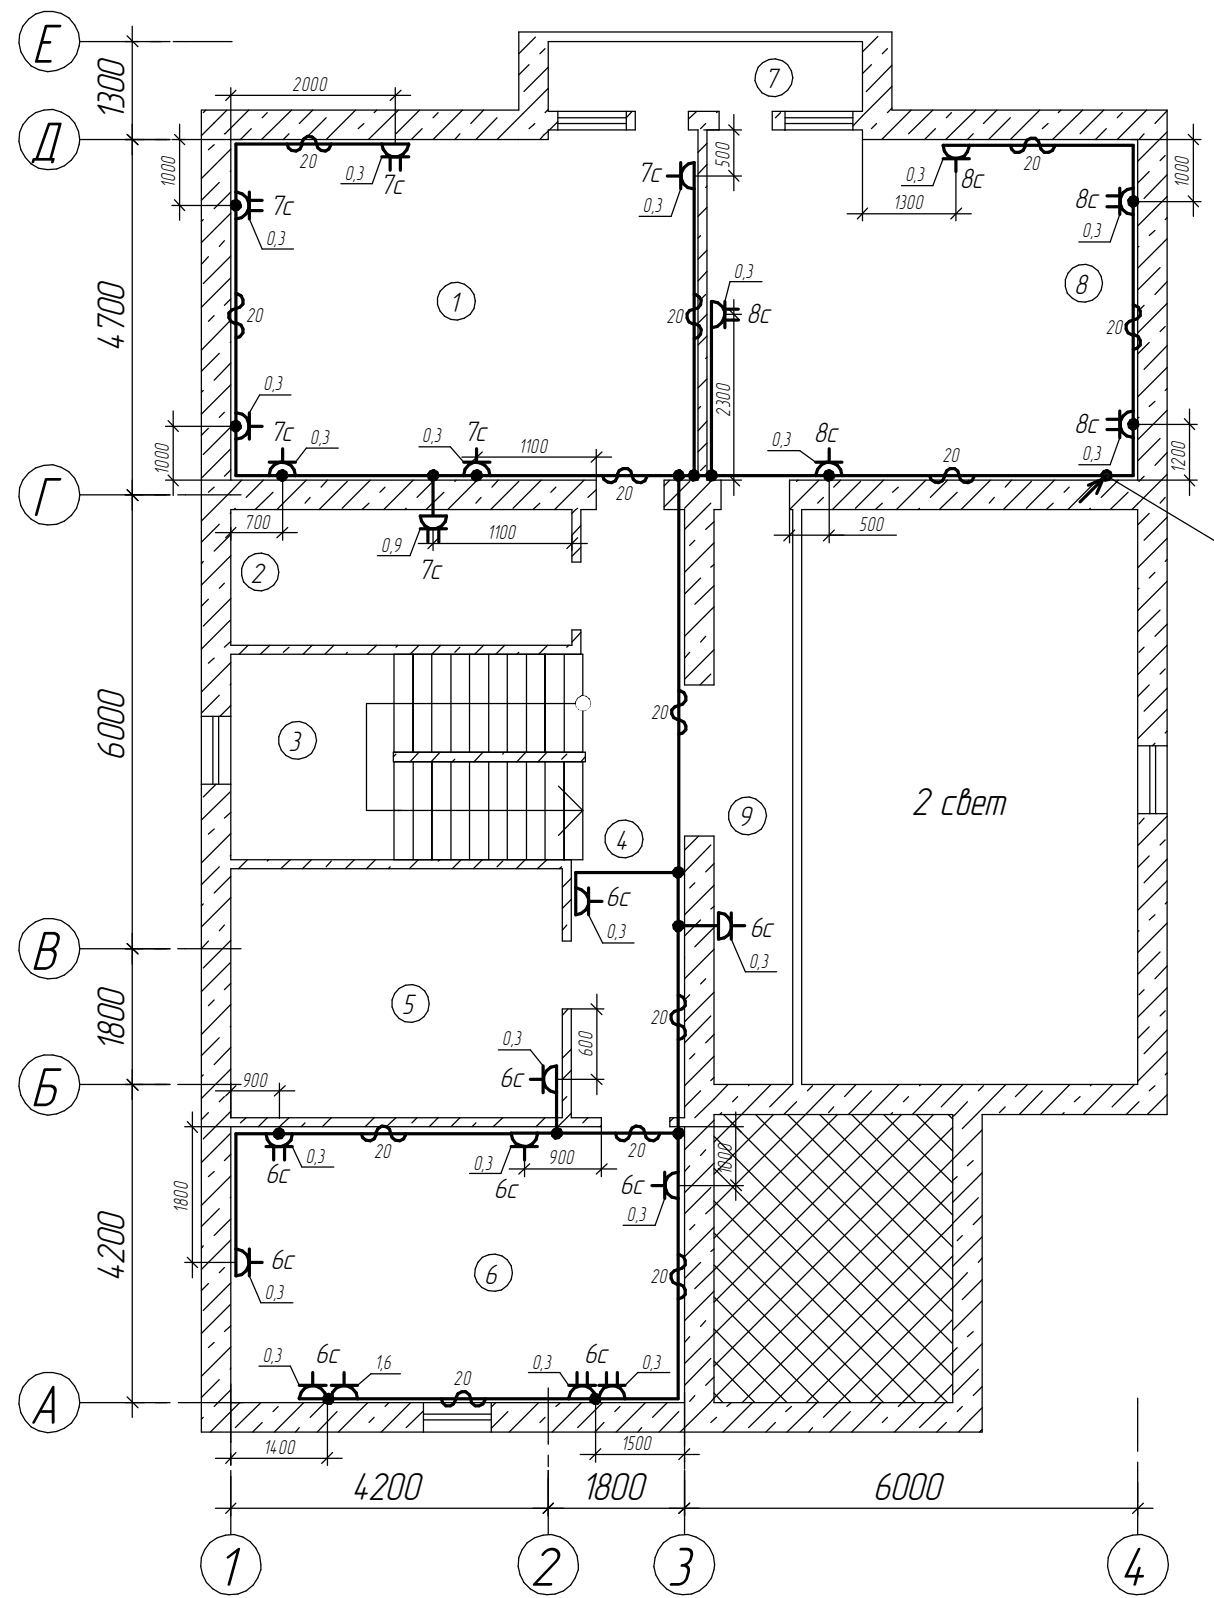

Экспликация помещений


№ поз	Наименование	Освещенность, лк
1	Жилая комната	150
2	Санузел	50
3	Лестница	20
4	Коридор	50
5	Гардероб	75
6	Кабинет	300
7	Лоджия	-
8	Жилая комната	150
9	Галерея	50

1. Условные обозначения см. лист 2;
2. Опуски к розеткам выполнить в штрабе.

Изм.	Кол.ч.	Лист	№ док.	Подп.	Дата				
Разработал						Комтедж	Стадия	Лист	Листов
Проверил									
						Расположения силового электрооборудования.			
						План 2 этажа			

Согласовано

Инв. № подл.	Подп. и дата	Взам. инв. №

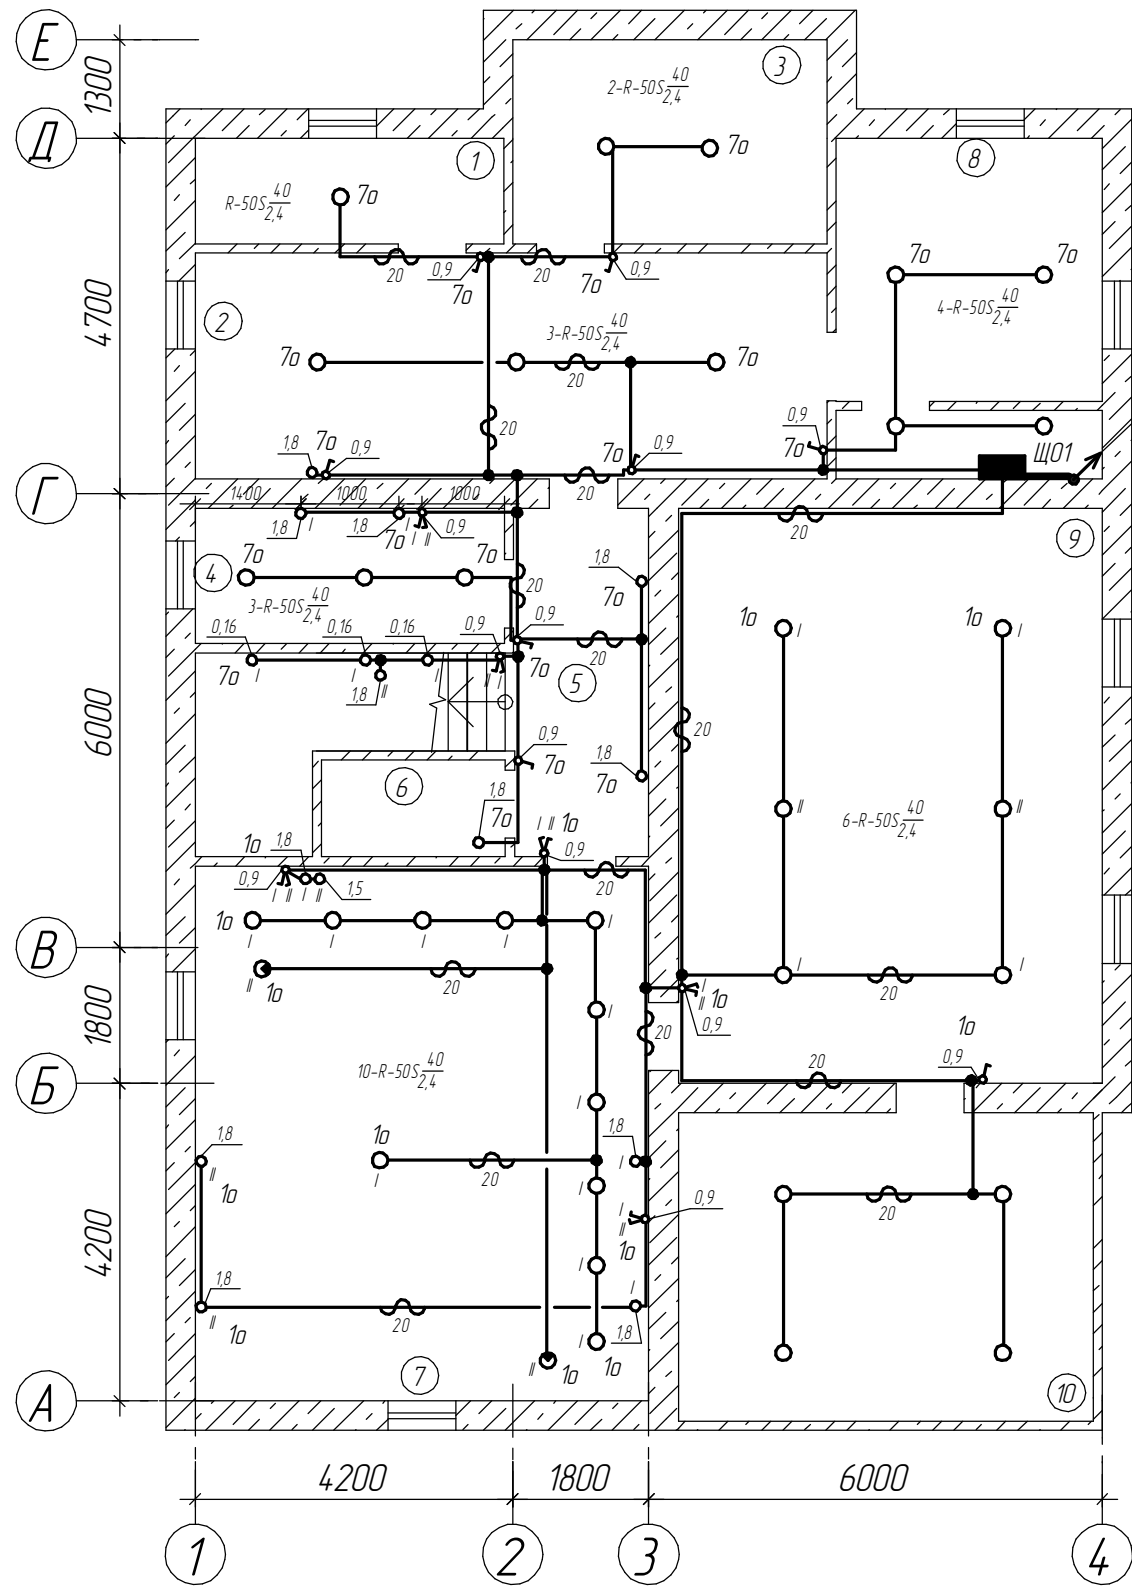

5 ВВГнгз-LS 3x1,5
на 1 этаж в штраде

Экспликация помещений

№ поз	Наименование	Освещенность, лк
1	Подсобное помещение	50
2	Комната	150
3	Подсобное помещение	50
4	Ванная	50
5	Коридор	50
6	Подсобное помещение	75
7	Комната	150
8	Котельная	150
9	Комната	150
10	Кладовая	75

1. Условные обозначения см. лист 2;
2. Опуски к выключателям выполнить в штраде.


Согласовано

Взам. инв. №

Подп. и дата

Инв. № подл.

Изм.	Кол.ч.	Лист	№ док.	Подп.	Дата				
Разработал						Комтедж	Стадия	Лист	Листов
Проверил									
Расположения оборудования электроосвещения.									
План цокольного этажа									

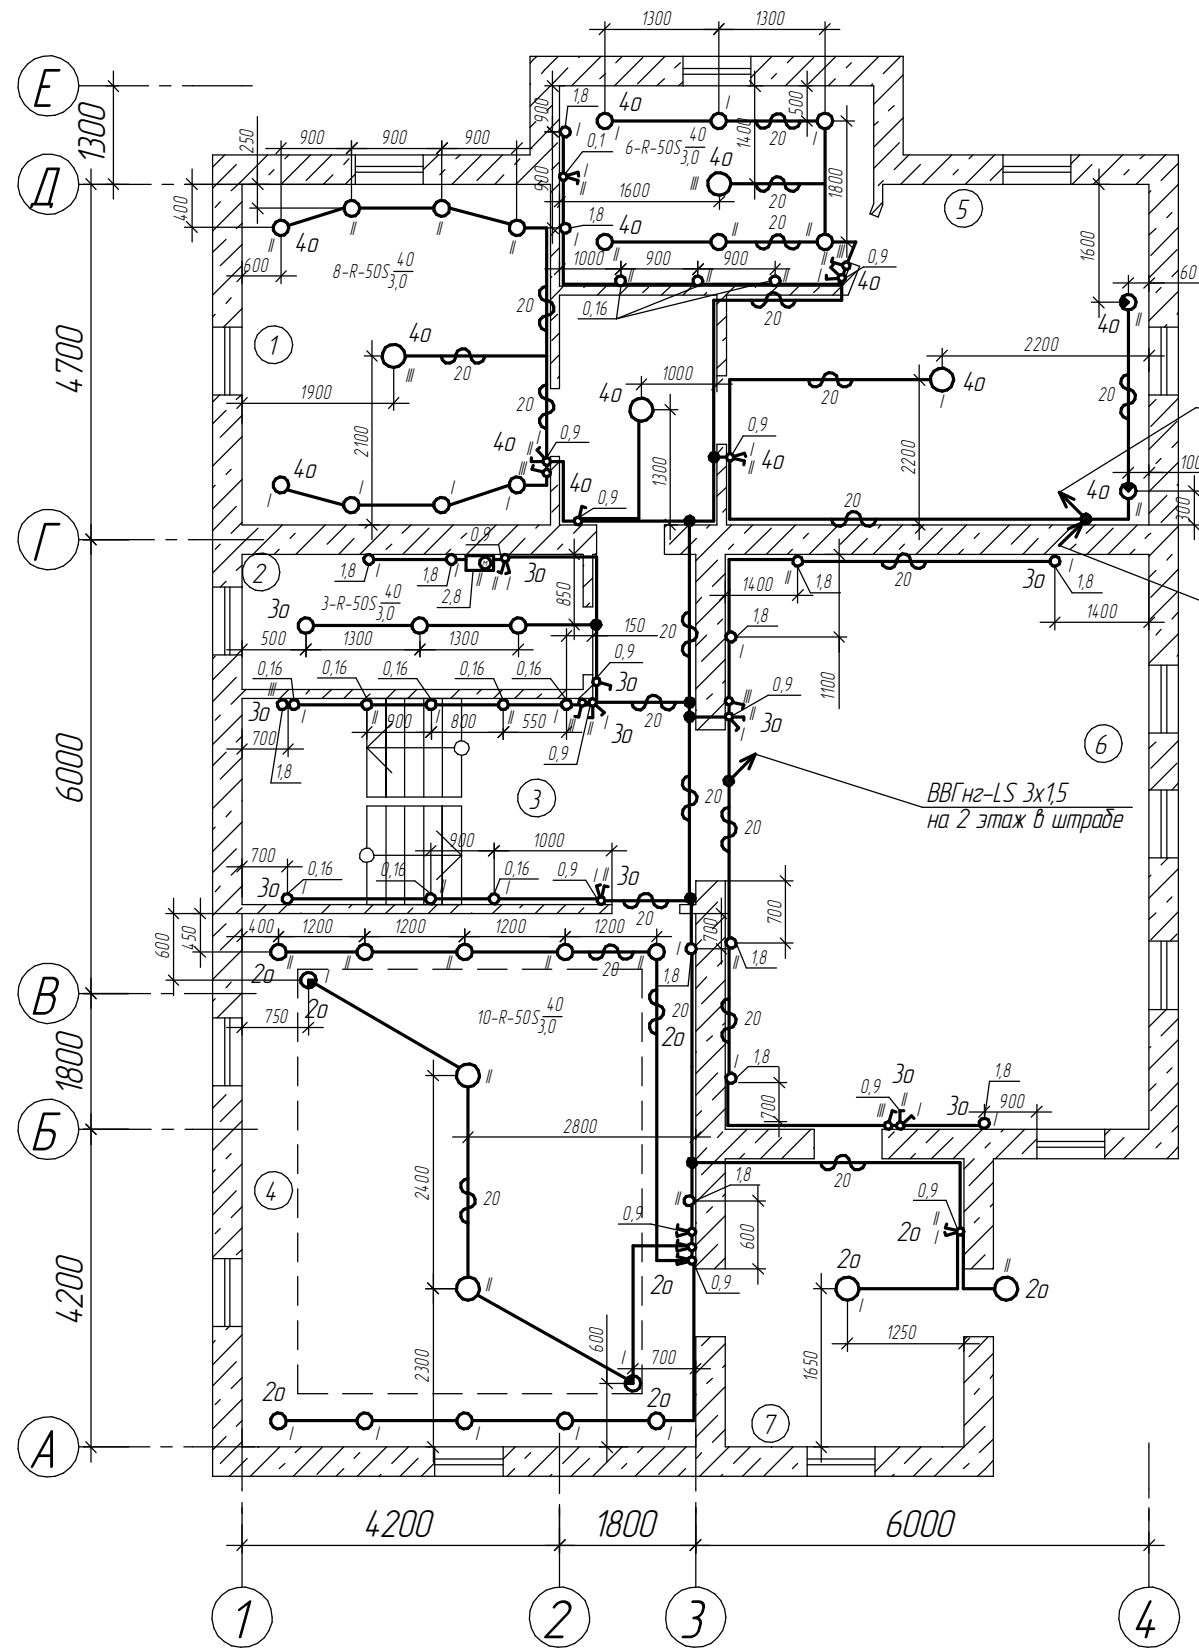

Экспликация помещений

№ поз	Наименование	Освещенность, лк
1	Спальня	150
2	Гостевой санузел	50
3	Коридор	50
4	Кухня-столовая	150
5	Спальня	150
6	Гостиная	150
7	Прихожая	50

2 ВВГнг-LS 3x15
на 2 этаж в штрабе

5 ВВГнг-LS 3x15
с цокольного этажа в штрабе

ВВГнг-LS 3x15
на 2 этаж в штрабе

1. Условные обозначения см. лист 2;
2. Опуски к выключателям выполнить в штрабе;
3. В помещении 6 кабель ВВГнг-LS 3x15 выполнить в штрабе.


Согласовано

Взам. инв. №

Подп. и дата

Инв. № подл.

Изм.	Кол.ч.	Лист	№ док.	Подп.	Дата			
Разработал								
Проверил								
Коммедж						Стадия	Лист	Листов
						Расположения оборудования электроосвещения. План 1 этажа		

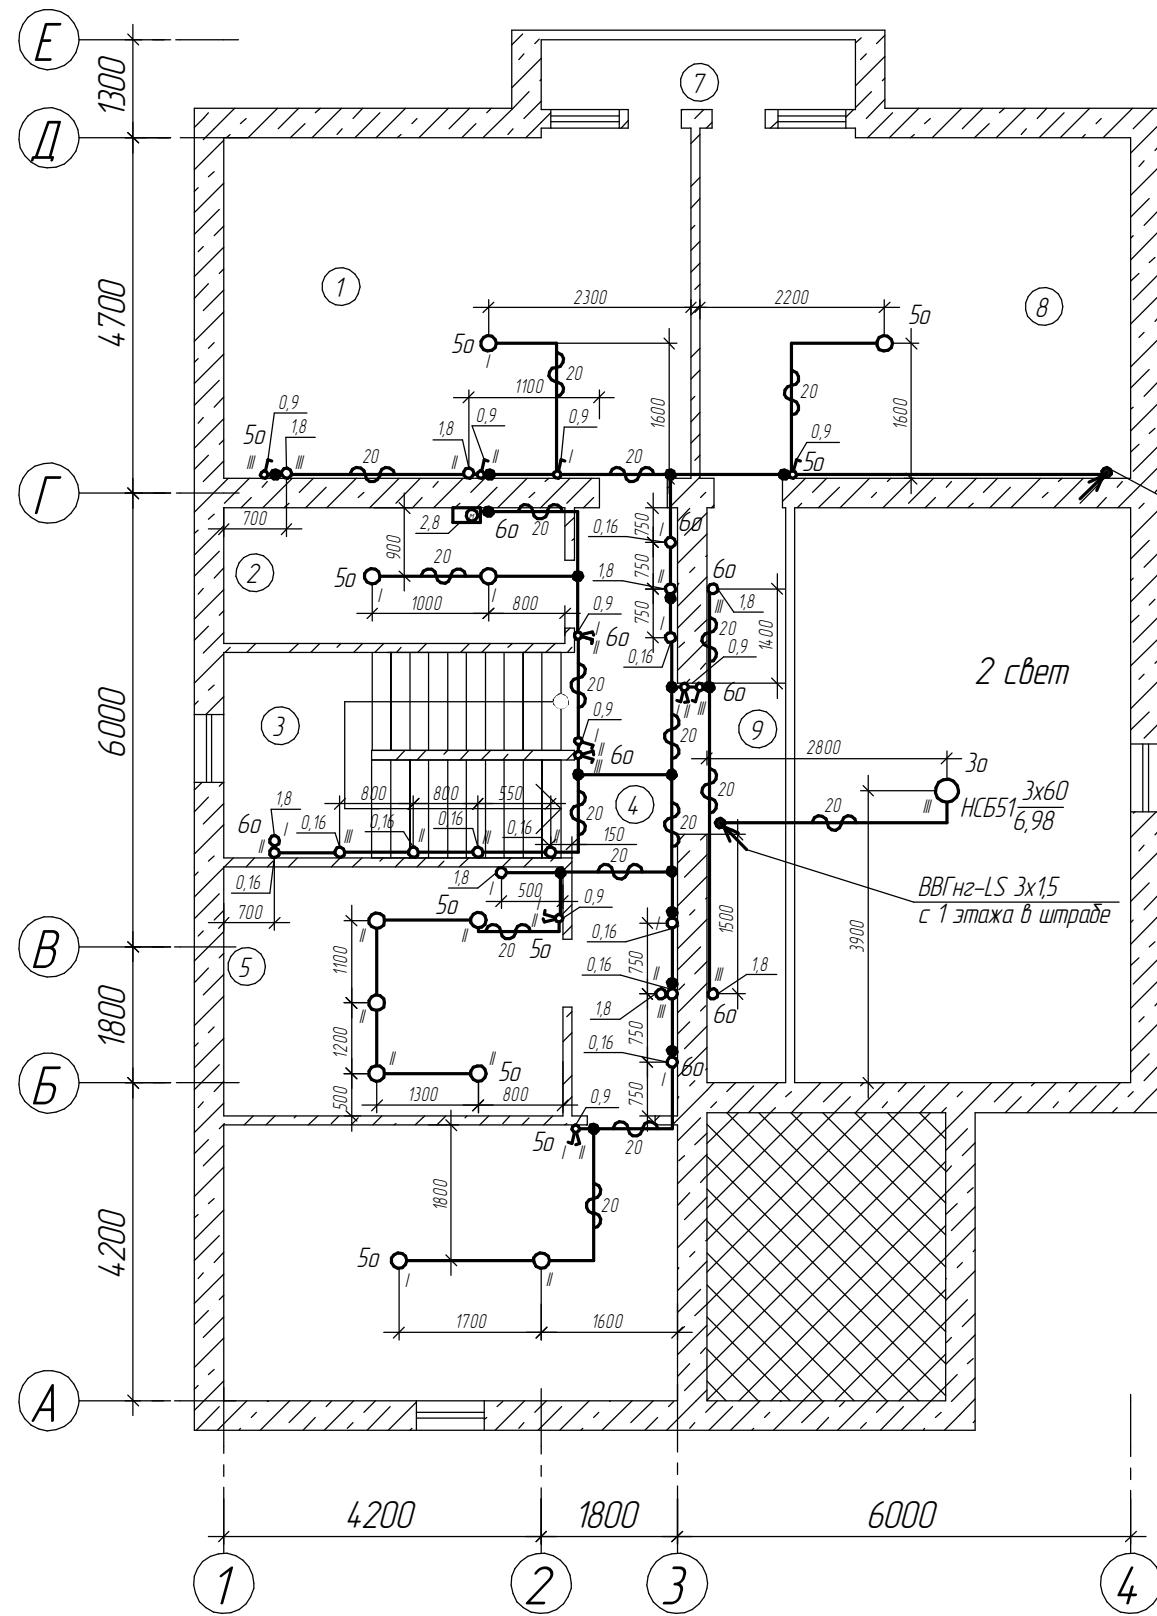

Экспликация помещений

№ поз	Наименование	Освещенность, лк
1	Жилая комната	150
2	Санузел	50
3	Лестница	20
4	Коридор	50
5	Гардероб	75
6	Кабинет	300
7	Лоджия	-
8	Жилая комната	150
9	Галерея	50

2 ВВГнг-LS 3x1,5
с 1 этажа в штрабе

ВВГнг-LS 3x1,5
с 1 этажа в штрабе

2 свет

1. Условные обозначения см. лист 2;
2. Опуски к выключателям выполнить в штрабе;
3. В помещении 9 кабель ВВГнг-LS 3x1,5 выполнить в штрабе.

Согласовано

Взам. инв. №

Подп. и дата

Инв. № подл.

Изм.	Кол.ч.	Лист	№ док.	Подп.	Дата				
Разработал						Комтедж	Стадия	Лист	Листов
Проверил									
Расположения оборудования электроосвещения. План 2 этажа									