


План расположения извещателей и сетей ПС. Подвал

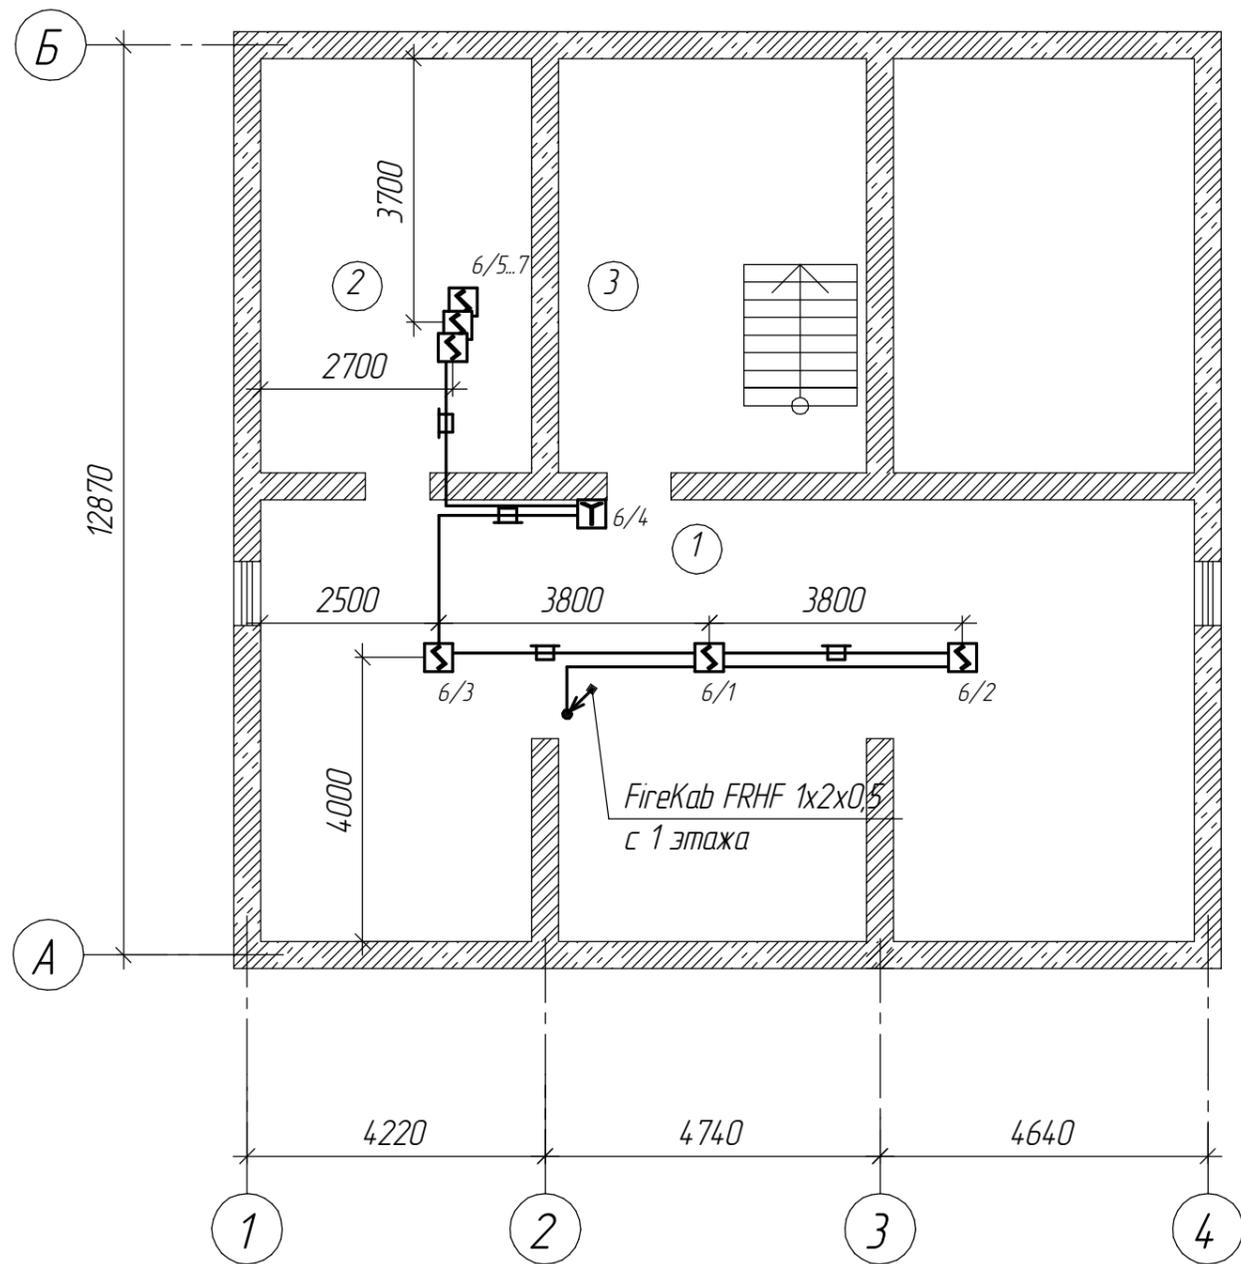

Экспликация помещений


№ поз	Наименование	Площадь, м2
1	Подсобное помещение	77,9
2	Подсобное помещение	22,1
3	Лестничная клетка	25,6

Согласовано

Инв. № подл.	Подп. и дата	Взам. инв. №

Изм.	Кол.ч.	Лист	№ док.	Подп.	Дата				
Разработал						Управление Федерального казначейства Охранно-пожарная сигнализация	Стадия	Лист	Листов
Проверил									
						План расположения извещателей и сетей ПС. Подвал			

План расположения оповещателей и сетей СО. Подвал

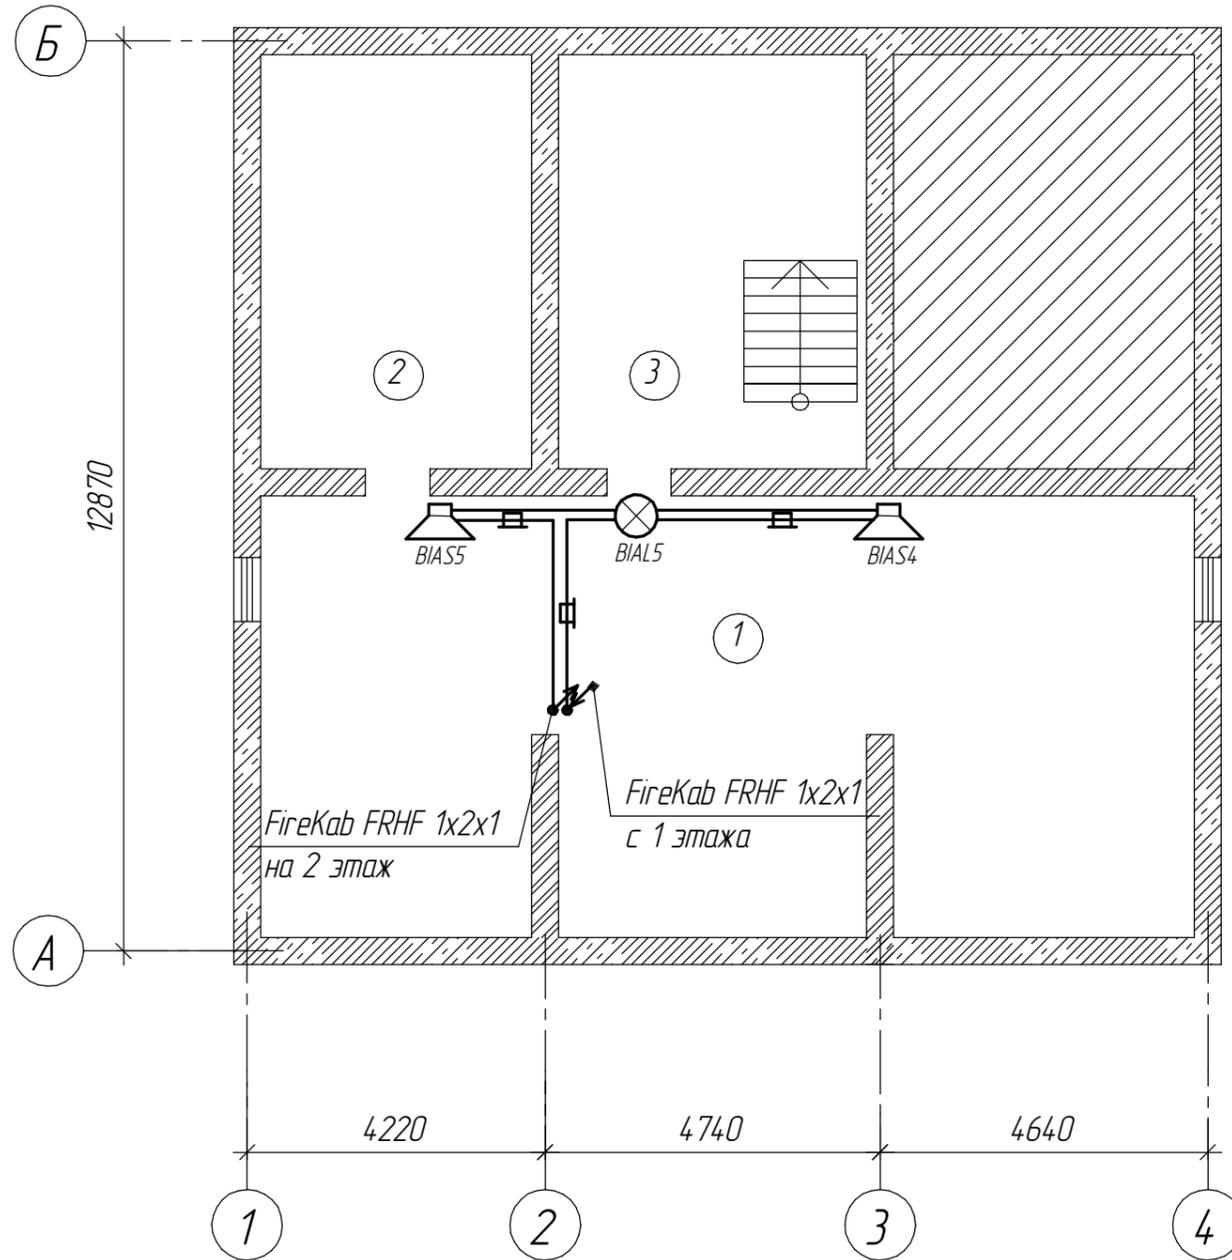

Экспликация помещений


№ поз	Наименование	Площадь, м2
1	Подсобное помещение	77,9
2	Подсобное помещение	22,1
3	Лестничная клетка	25,6

Согласовано

Инв. № подл.	
Подп. и дата	
Взам. инв. №	

Изм.	Кол.ч.	Лист	№ док.	Подп.	Дата				
Разработал						Управление Федерального казначейства Охранно-пожарная сигнализация	Стадия	Лист	Листов
Проверил									
						План расположения оповещателей и сетей СО. Подвал			

План расположения извещателей и сетей ОС. Подвал

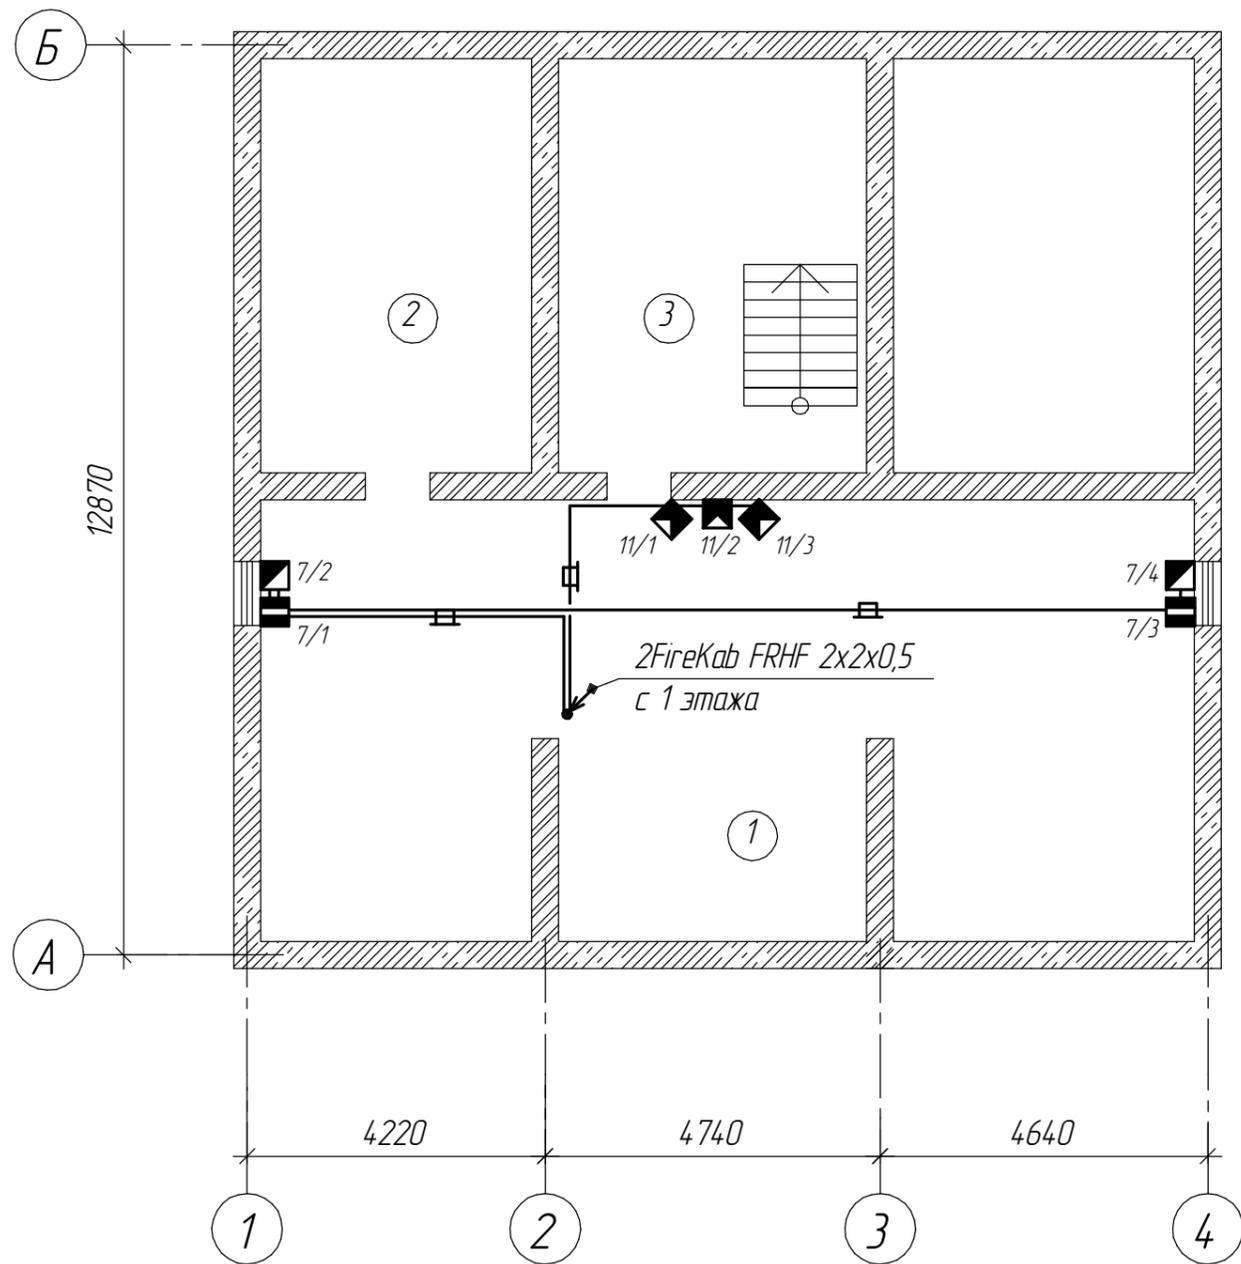

Экспликация помещений


№ поз	Наименование	Площадь, м2
1	Подсобное помещение	77,9
2	Подсобное помещение	22,1
3	Лестничная клетка	25,6

Согласовано

Инв. № подл.	Подп. и дата	Взам. инв. №

Изм.	Кол.ч.	Лист	№ док.	Подп.	Дата				
Разработал						Управление Федерального казначейства Охранно-пожарная сигнализация	Стадия	Лист	Листов
Проверил									
						План расположения извещателей и сетей ОС. Подвал			

План расположения извещателей и сетей ПС. 1 этаж

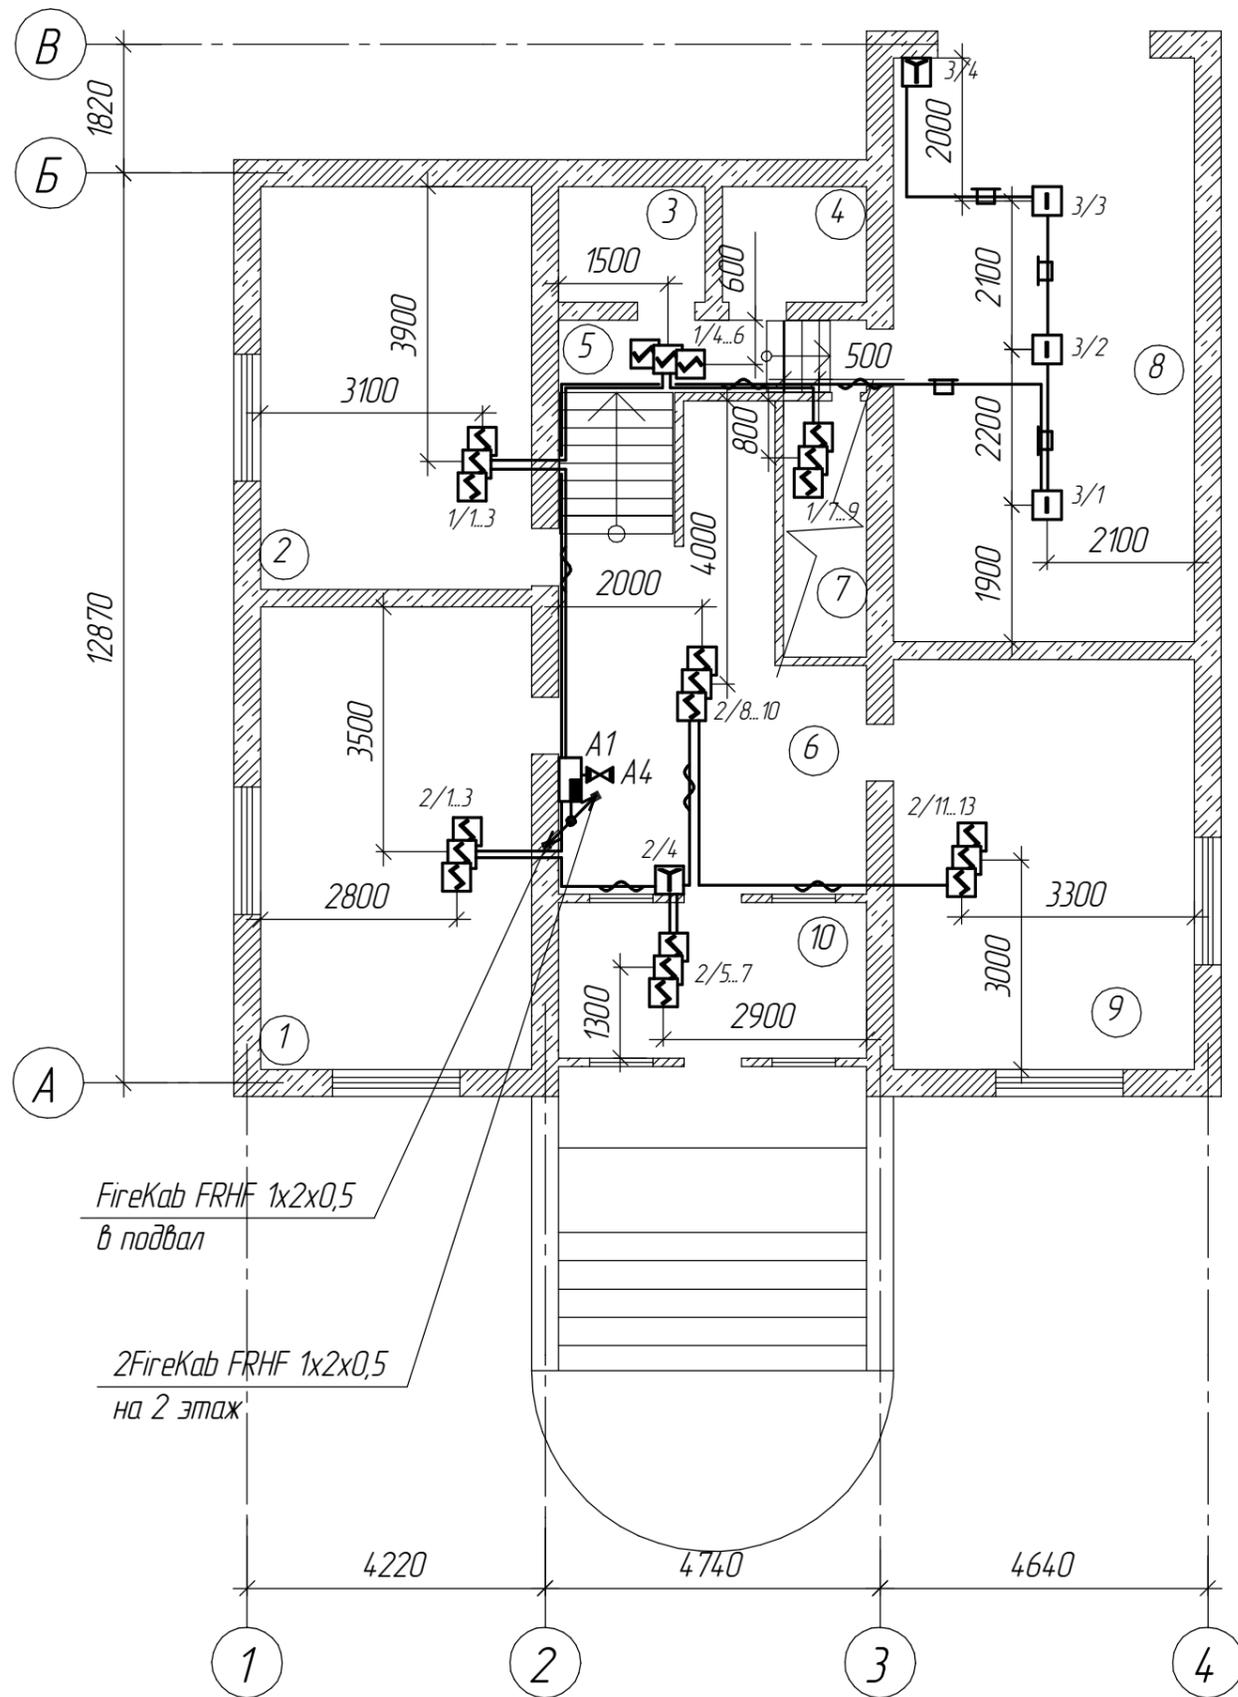

Экспликация помещений


№ поз	Наименование	Площадь, м2
1	Серверная	22,7
2	Кабинет	21,9
3	Санузел	3,2
4	Санузел	3,0
5	Коридор	3,2
6	Коридор	30,6
7	Подсобное помещение	2,5
8	Гараж	26,5
9	Кабинет	22,9
10	Тамбур	5,4

Согласовано

Изм.	Кол.ч.	Лист	№ док.	Подп.	Дата
Разработал					
Проверил					
Инв. № подл.					
Подп. и дата					
Взам. инв. №					

Изм.	Кол.ч.	Лист	№ док.	Подп.	Дата	Управление Федерального казначейства Охранно-пожарная сигнализация	Стадия	Лист	Листов
Разработал									
Проверил						План расположения извещателей и сетей ПС. 1 этаж			

План расположения оповещателей и сетей СО. 1 этаж

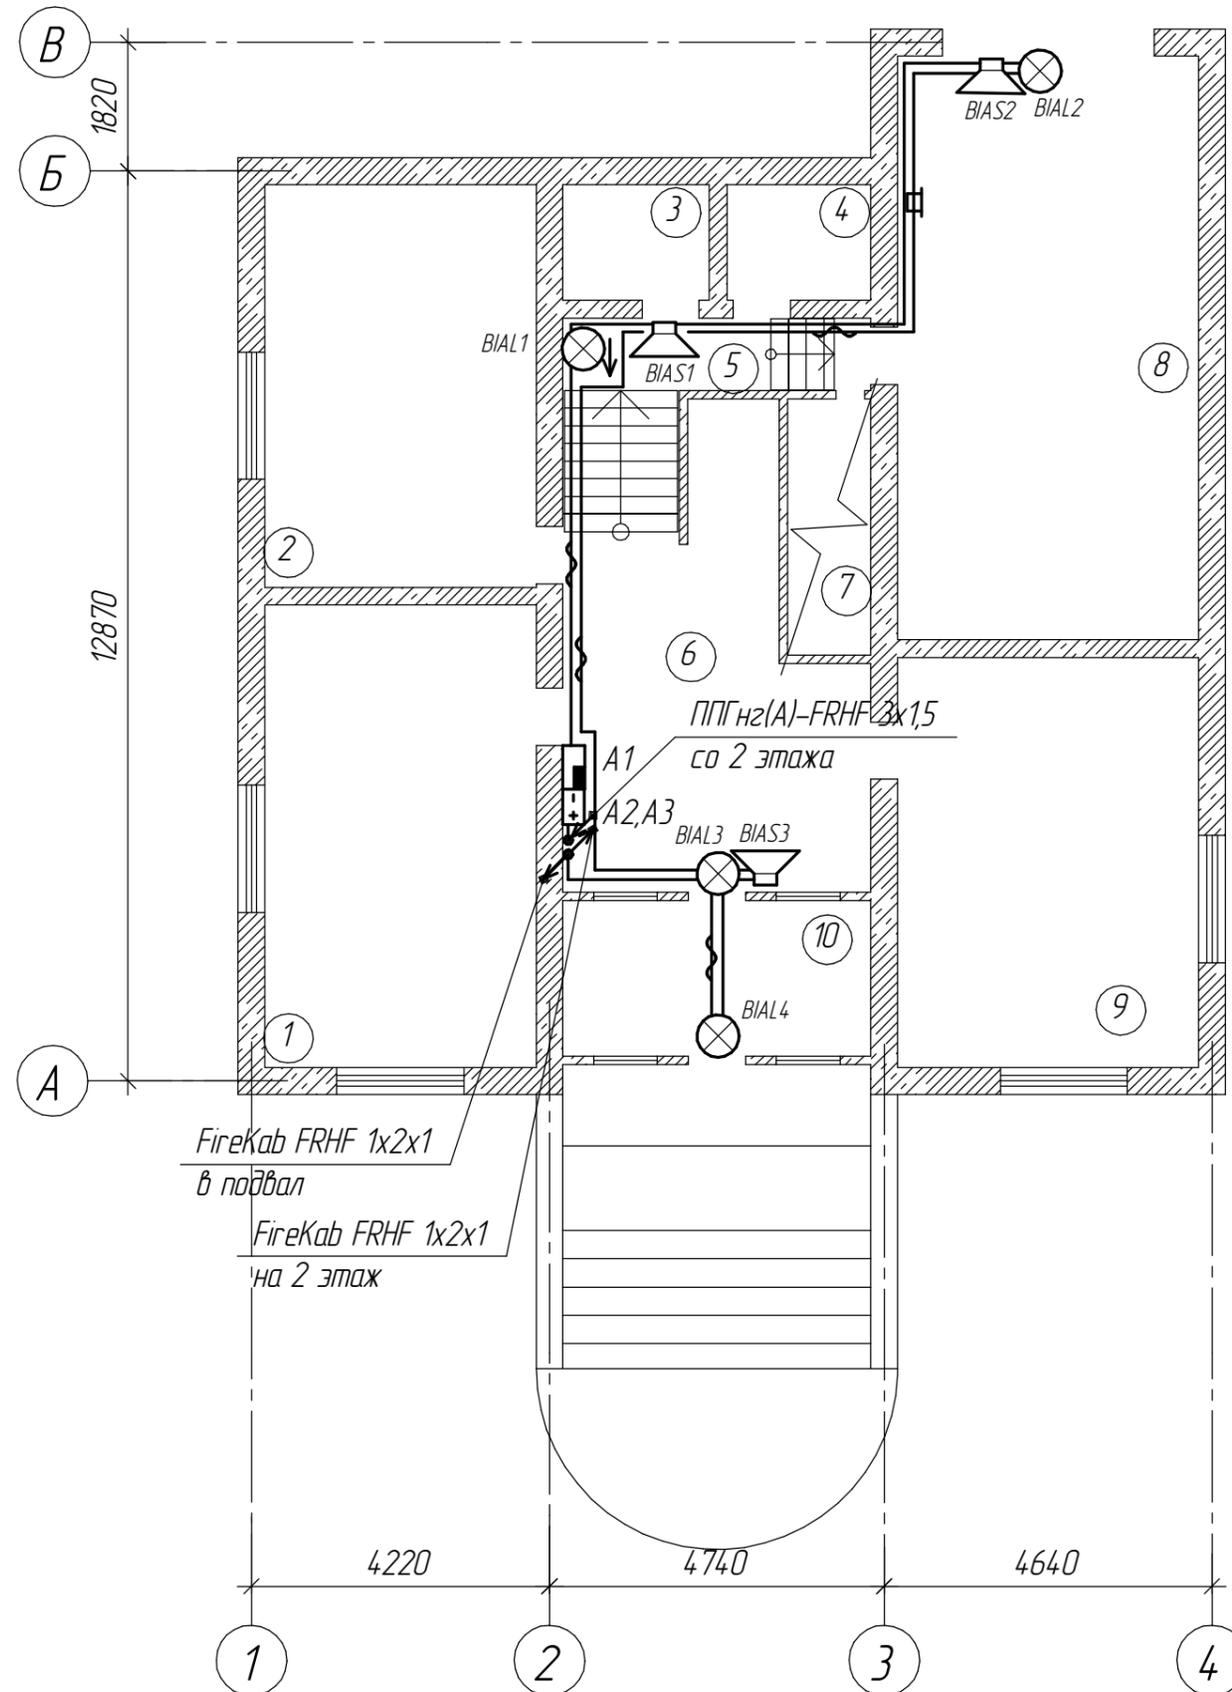

Экспликация помещений

№ поз	Наименование	Площадь, м2
1	Серверная	22,7
2	Кабинет	21,9
3	Санузел	3,2
4	Санузел	3,0
5	Коридор	3,2
6	Коридор	30,6
7	Подсобное помещение	2,5
8	Гараж	26,5
9	Кабинет	22,9
10	Тамбур	5,4

Согласовано


Взам. инв. №

Подп. и дата

Инв. № подл.

Изм.	Кол.ч.	Лист	№ док.	Подп.	Дата				
						Управление Федерального казначейства Охранно-пожарная сигнализация	Стадия	Лист	Л
							План расположения оповещателей и сетей СО. 1 этаж		

План расположения оповещателей и сетей СО. 1 этаж

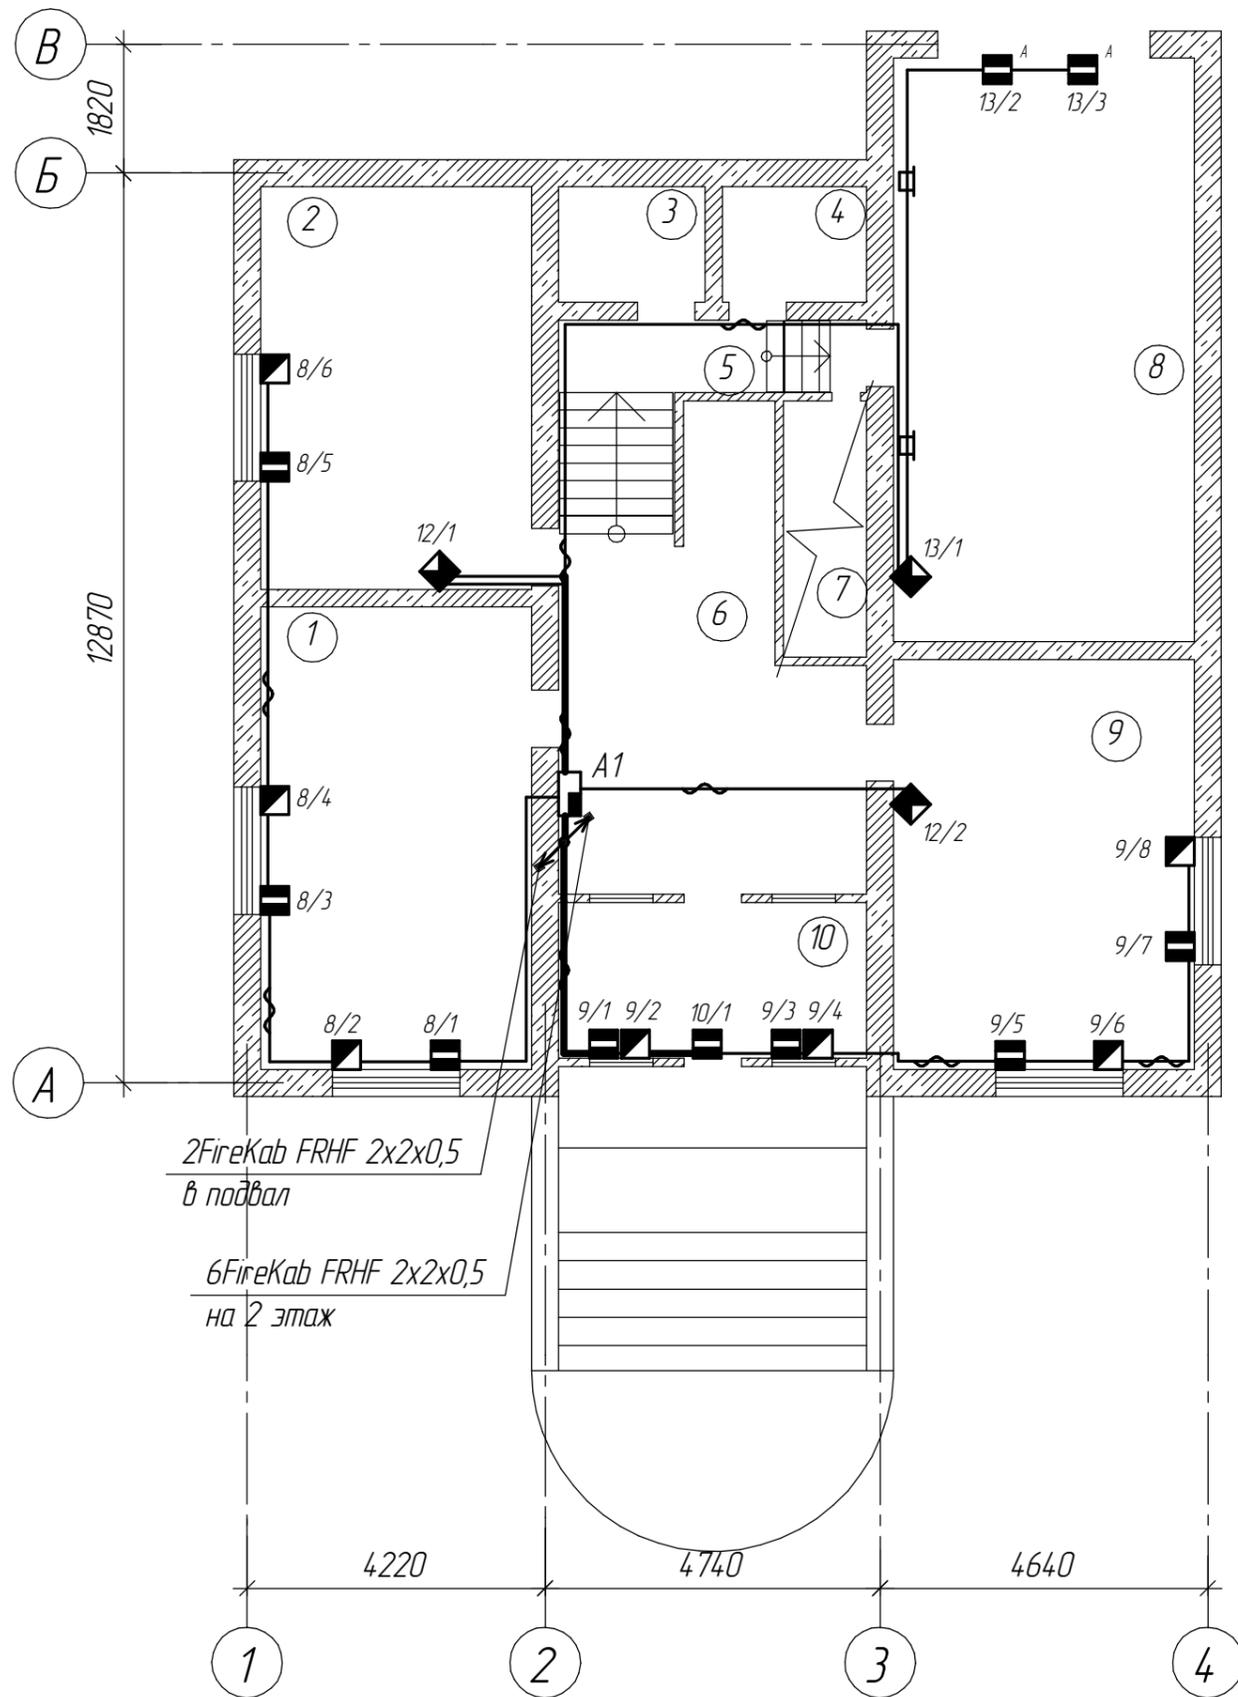

Экспликация помещений


№ поз	Наименование	Площадь, м2
1	Серверная	22,7
2	Кабинет	21,9
3	Санузел	3,2
4	Санузел	3,0
5	Коридор	3,2
6	Коридор	30,6
7	Подсобное помещение	2,5
8	Гараж	26,5
9	Кабинет	22,9
10	Тамбур	5,4

Согласовано

Взам. инв. №	
Подп. и дата	
Листов	
Инв. № подл.	

Изм.	Кол.ч.	Лист	№ док.	Подп.	Дата				
Разработал						Управление Федерального казначейства Охранно-пожарная сигнализация	Стадия	Лист	Листов
Проверил									
						План расположения извещателей и сетей ОС. 1 этаж			

План расположения извещателей и сетей ПС. 2 этаж

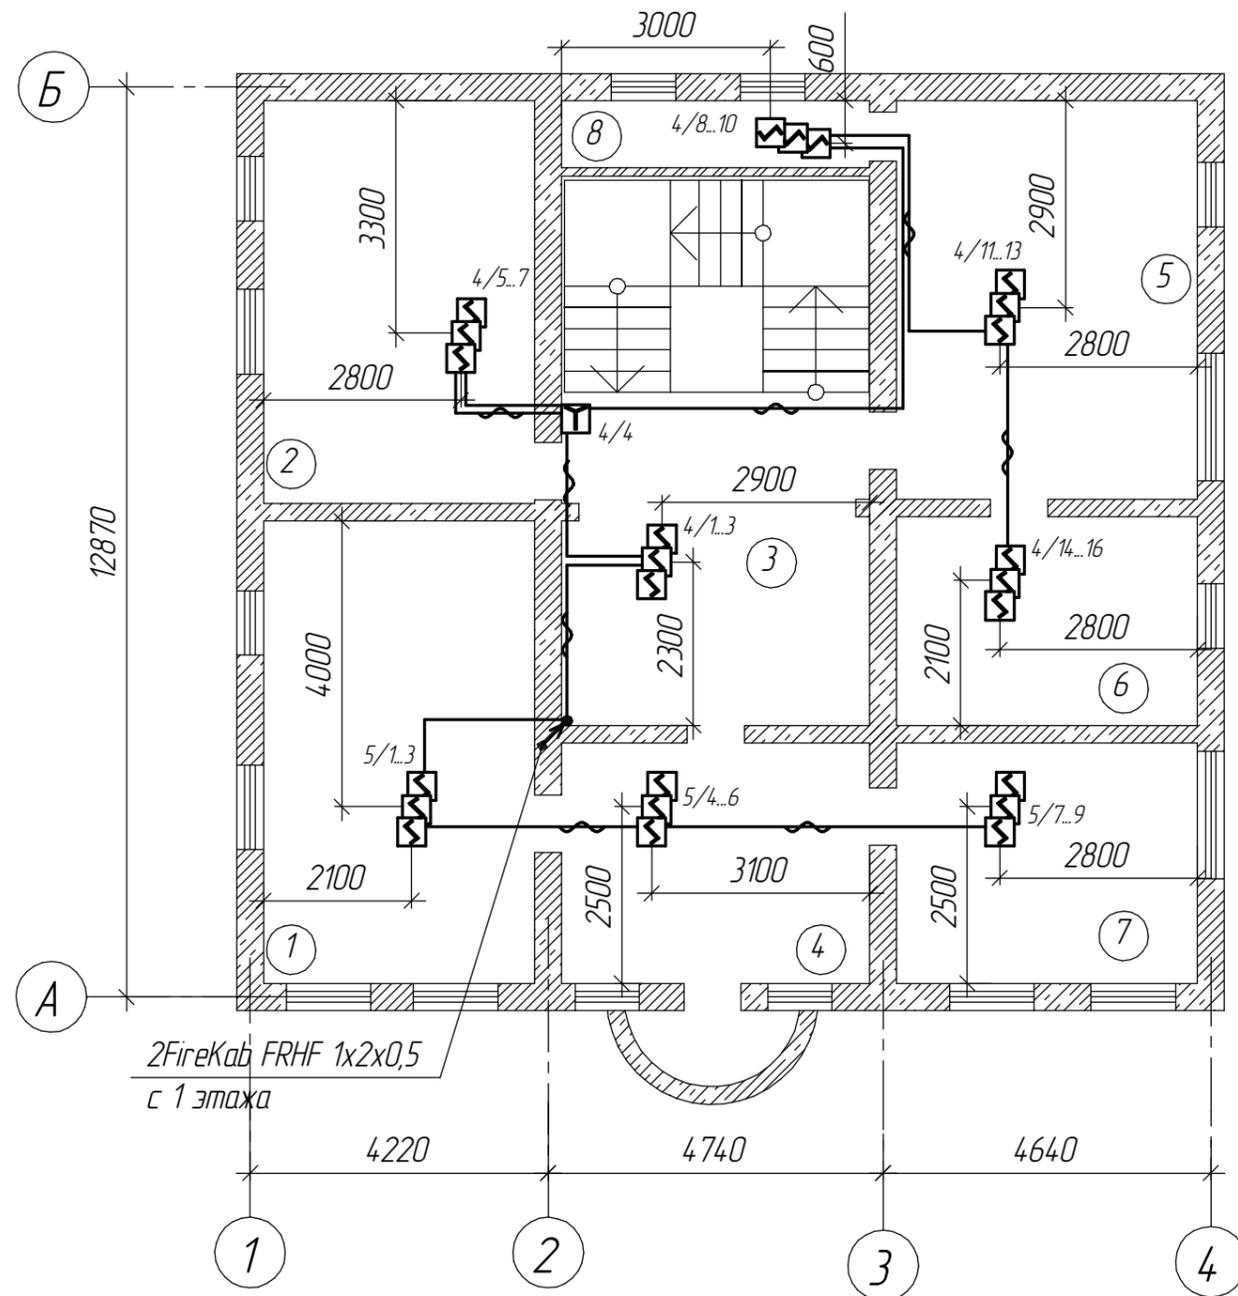

Экспликация помещений

№ поз	Наименование	Площадь, м2
1	Кабинет	19,7
2	Кабинет	22,9
3	Коридор	25,5
4	Кабинет	13,7
5	Кабинет	25,2
6	Кабинет	8,4
7	Кабинет	13,0
8	Электрощитовая	3,7

Согласовано


Взам. инв. №

Подп. и дата

Инв. № подл.

Изм.	Кол.ч.	Лист	№ док.	Подп.	Дата				
Разработал						Управление Федерального казначейства Охранно-пожарная сигнализация	Стадия	Лист	Листов
Проверил									
						План расположения извещателей и сетей ПС. 2 этаж			

План расположения оповещателей и сетей СО. 2 этаж

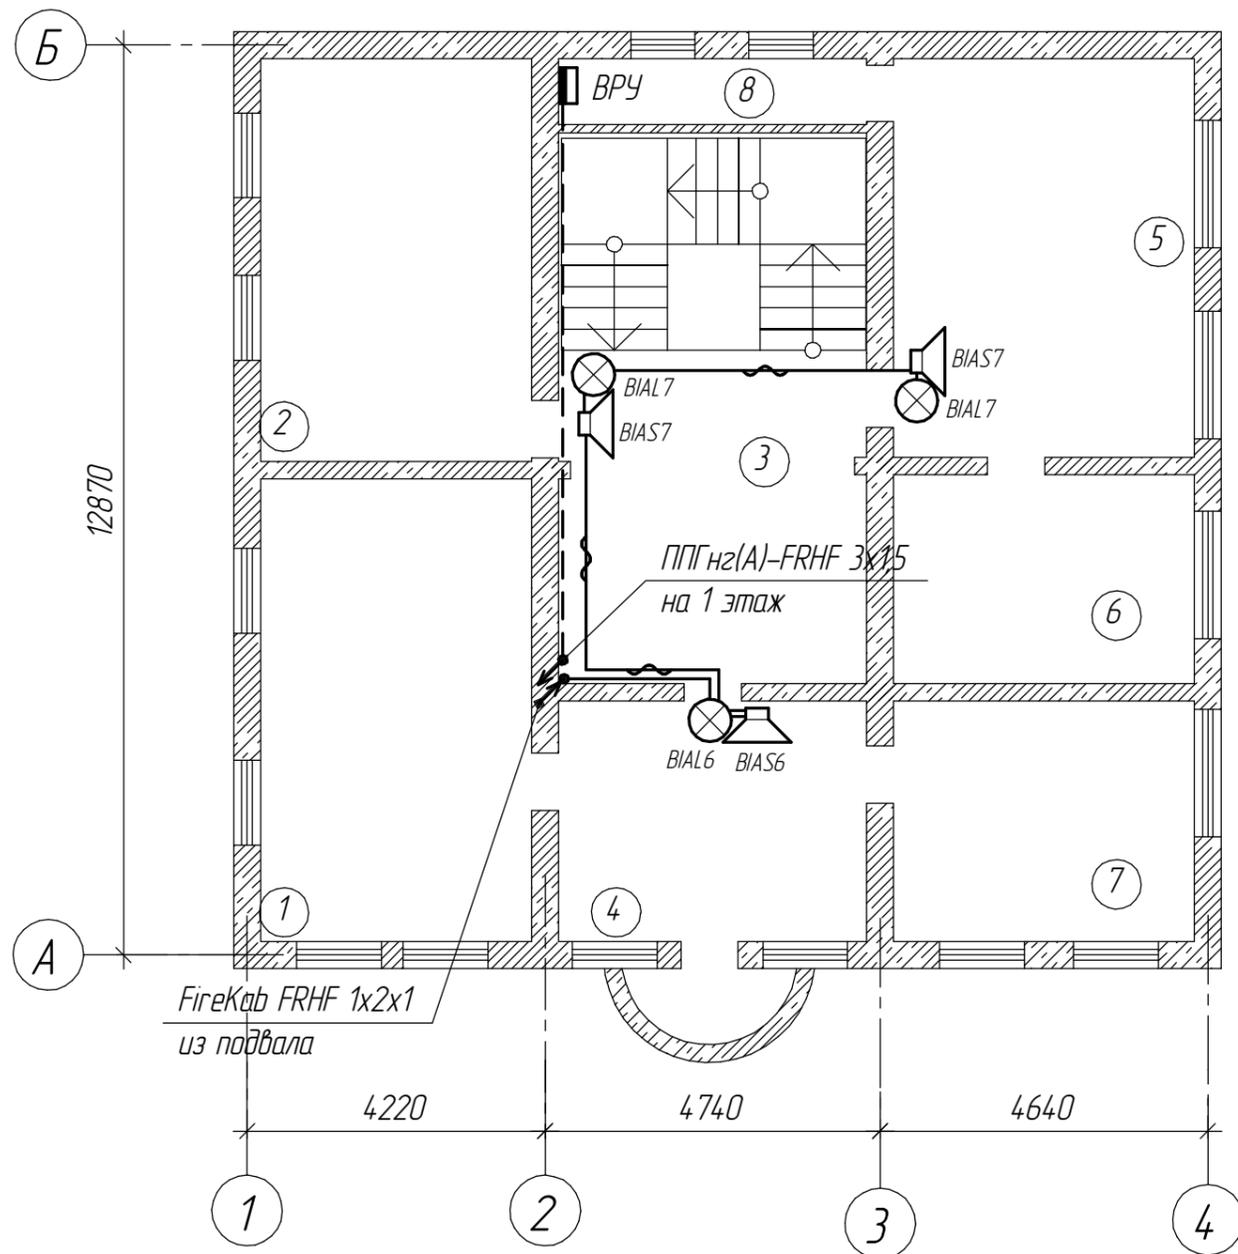

Экспликация помещений


№ поз	Наименование	Площадь, м ²
1	Кабинет	19,7
2	Кабинет	22,9
3	Коридор	25,5
4	Кабинет	13,7
5	Кабинет	25,2
6	Кабинет	8,4
7	Кабинет	13,0
8	Щитовая	3,7

Согласовано

Инв. № подл.	Подп. и дата	Взам. инв. №

Изм.	Кол.ч.	Лист	№ док.	Подп.	Дата				
Разработал						Управление Федерального казначейства Охранно-пожарная сигнализация	Стадия	Лист	Листов
Проверил									
						План расположения извещателей и сетей СО. 2 этаж			

План расположения оповещателей и сетей СО. 2 этаж

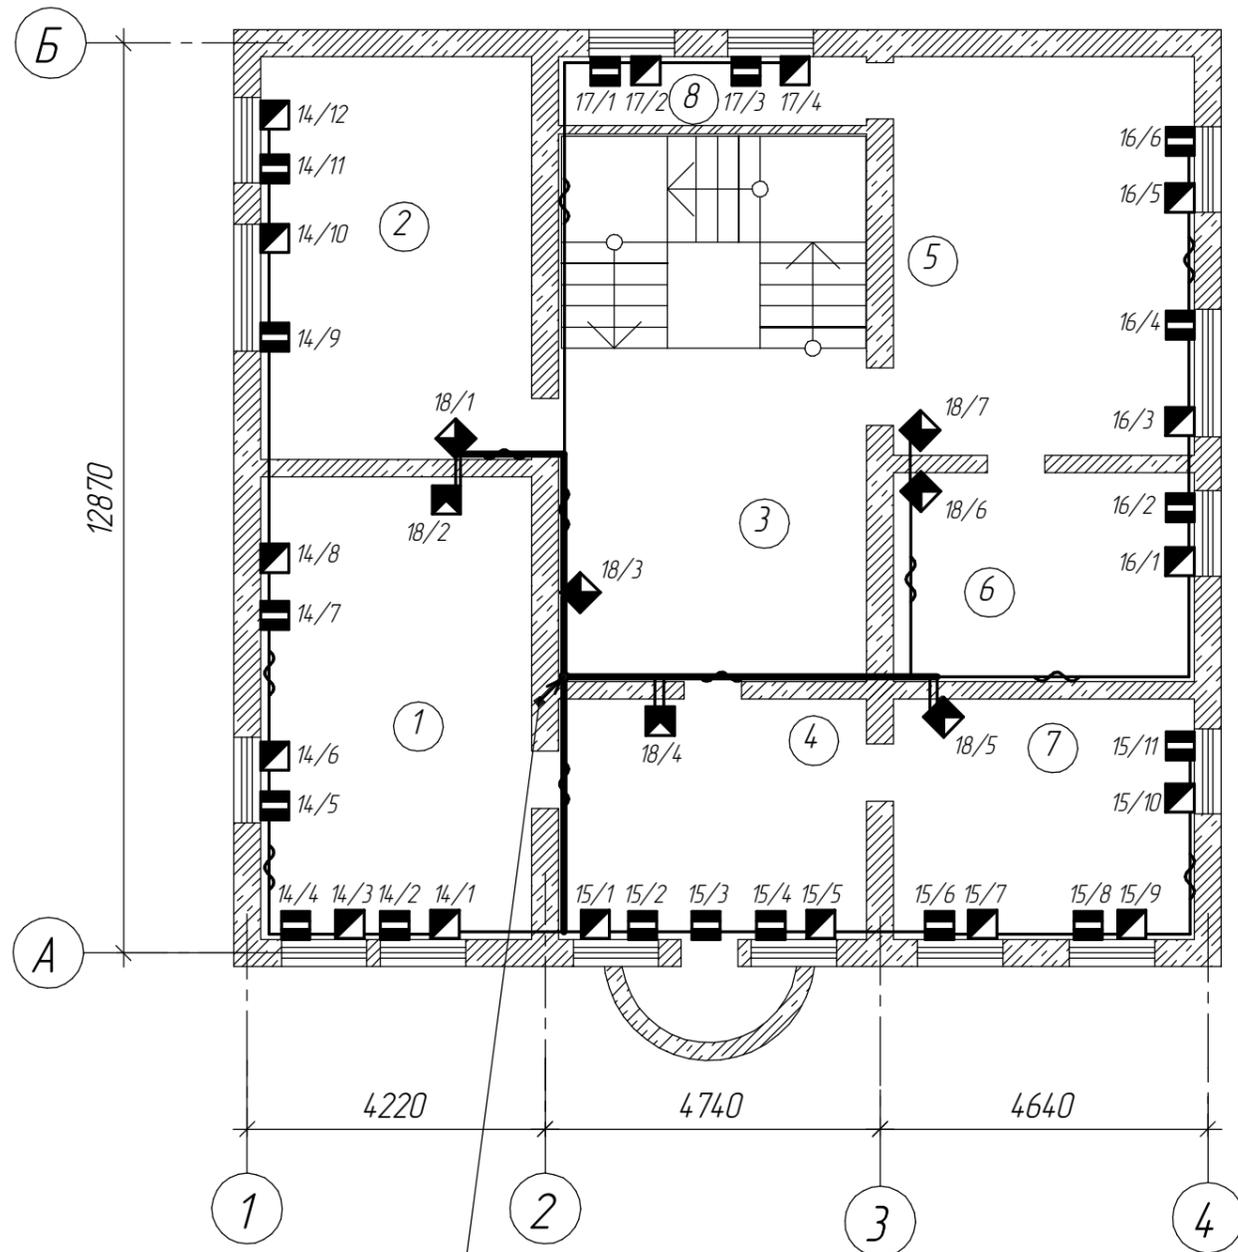

Экспликация помещений

№ поз	Наименование	Площадь, м2
1	Кабинет	19,7
2	Кабинет	22,9
3	Коридор	25,5
4	Кабинет	13,7
5	Кабинет	25,2
6	Кабинет	8,4
7	Кабинет	13,0
8	Электрощитовая	3,7

6FireKab FRHF 2x2x0,5
с 1 этажа

Согласовано

Взам. инв. №

Подп. и дата

Инв. № подл.

Изм.	Кол.ч.	Лист	№ док.	Подп.	Дата			
Разработал						Управление Федерального казначейства Охранно-пожарная сигнализация	Стадия	Лист
Проверил							Листов	
						План расположения извещателей и сетей ОС. 2 этаж		