


План на отм. +0,000. М 1:100

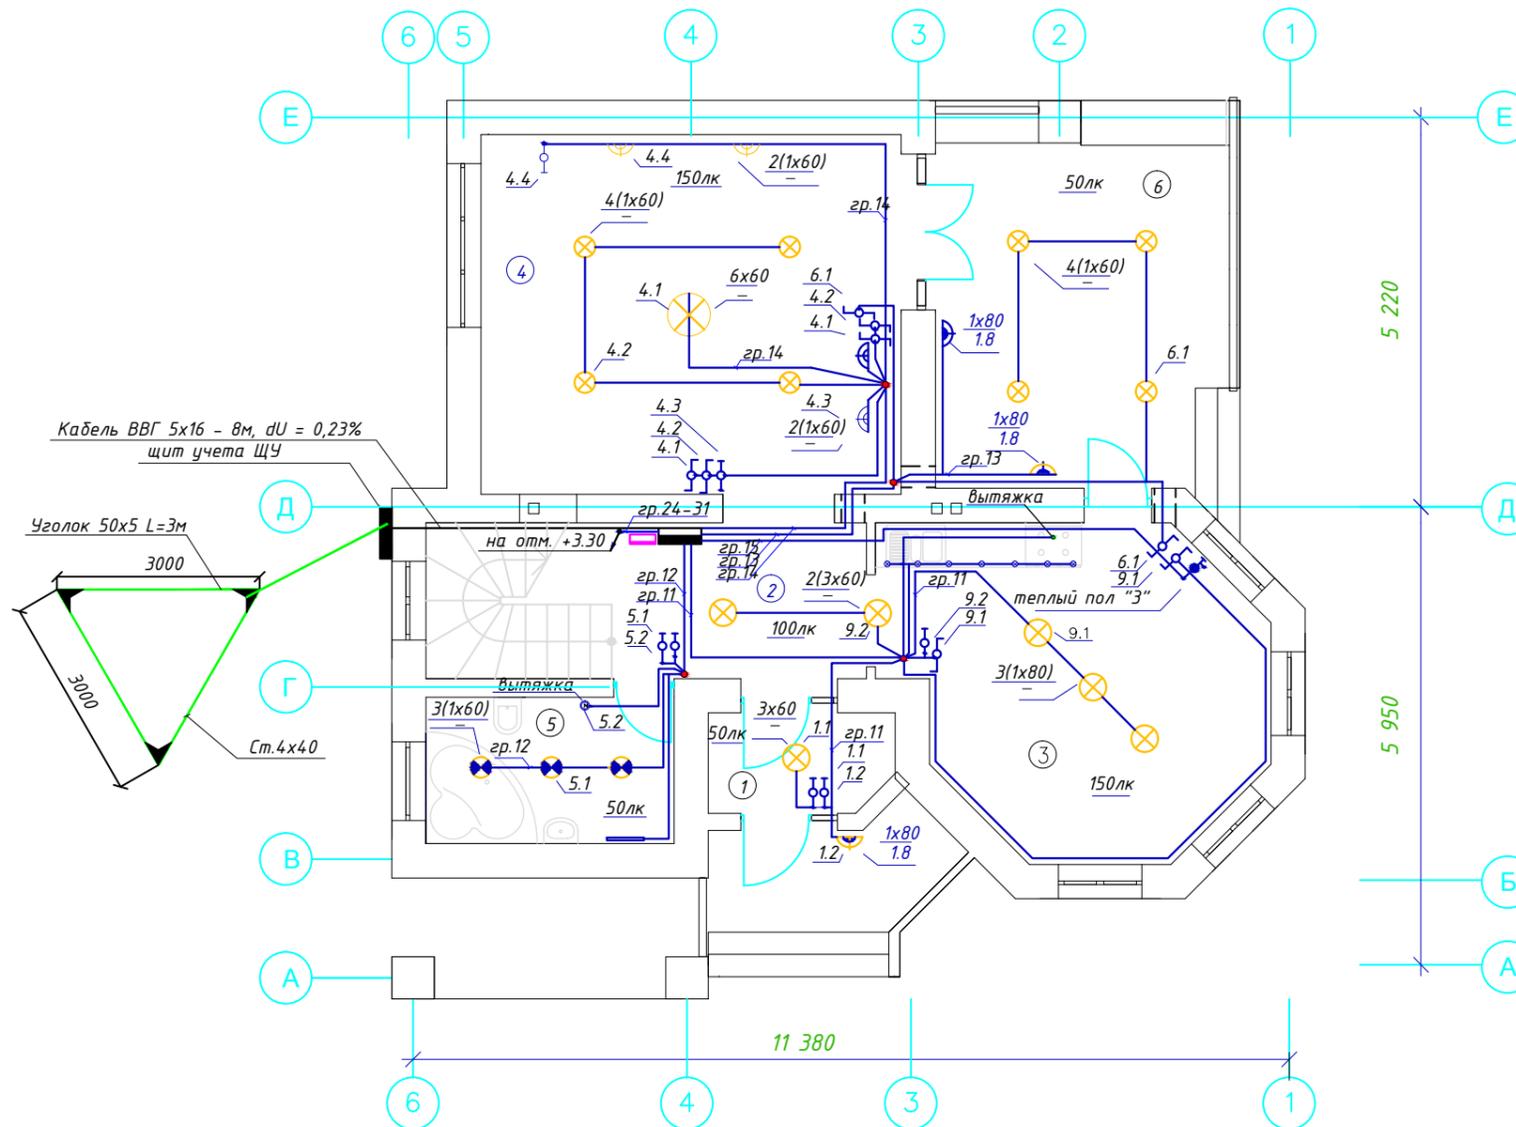

СВЕТОТЕХНИЧЕСКИЙ РАСЧЕТ:

| N п/п | Наименование | S, м ² | Освещенность, лк | Суммарная мощность, Вт |
|-------|------------------|-------------------|------------------|------------------------|
| 1 | Тамбур | 3,31 | 50 | 180 |
| 2 | Холл | 7,20 | 100 | 360 |
| 3 | Кухня - столовая | 19,97 | 150 | 240 |
| 4 | Гостинная | 27,39 | 150 | 600 |
| 5 | Санузел | 6,58 | 50 | 180 |
| 6 | Терраса | 21,67 | 50 | 280 |

УСЛОВНЫЕ ОБОЗНАЧЕНИЯ:

| Графическое изображение | Наименование |
|-------------------------|---|
| | Щит учета ЩУ |
| | Групповой распределитель ГРЩ |
| | Щит слаботочных коммуникаций |
| | Выключатель двухклавишный |
| | Выключатель одноклавишный |
| | Переключатель на два направления без нулевого положения |
| | Регулятор теплого пола |
| | Светильник потолочный "люстра" |
| | Светильник потолочный подвесной |
| | Светильник потолочный встраиваемый |
| | Светильник потолочный встраиваемый IP54 |
| | Светильник настенный, бра |
| | Светильник настенный, бра IP54 |
| | Провод силовой |

| | | | | | | | | |
|-------------|---------|------|--------|-------|---|---|-----------|--------|
| | | | | | 402/09-30 | | | |
| | | | | | 2-х этажный гостиничный дом пансионат "Старый замок" | | | |
| Изм. | Кол.уч. | Лист | № док. | Подп. | Дата | Стадия | Лист | Листов |
| Утвердил | | | | | | Внутренние электрические сети | Р | 5 |
| ГИП | | | | | | | | |
| Н. контроль | | | | | | План 1-го этажа. Разводка осветительной сети | | |
| Проверил | | | | | | | | |
| Разработал | | | | | | | | |
| Копировал: | | | | | | | Формат А3 | |

Согласовано

Взам. инв. N

Подл. и дата

Инв. N подл.