


Здание склада 1  
План внешних электрических проводок

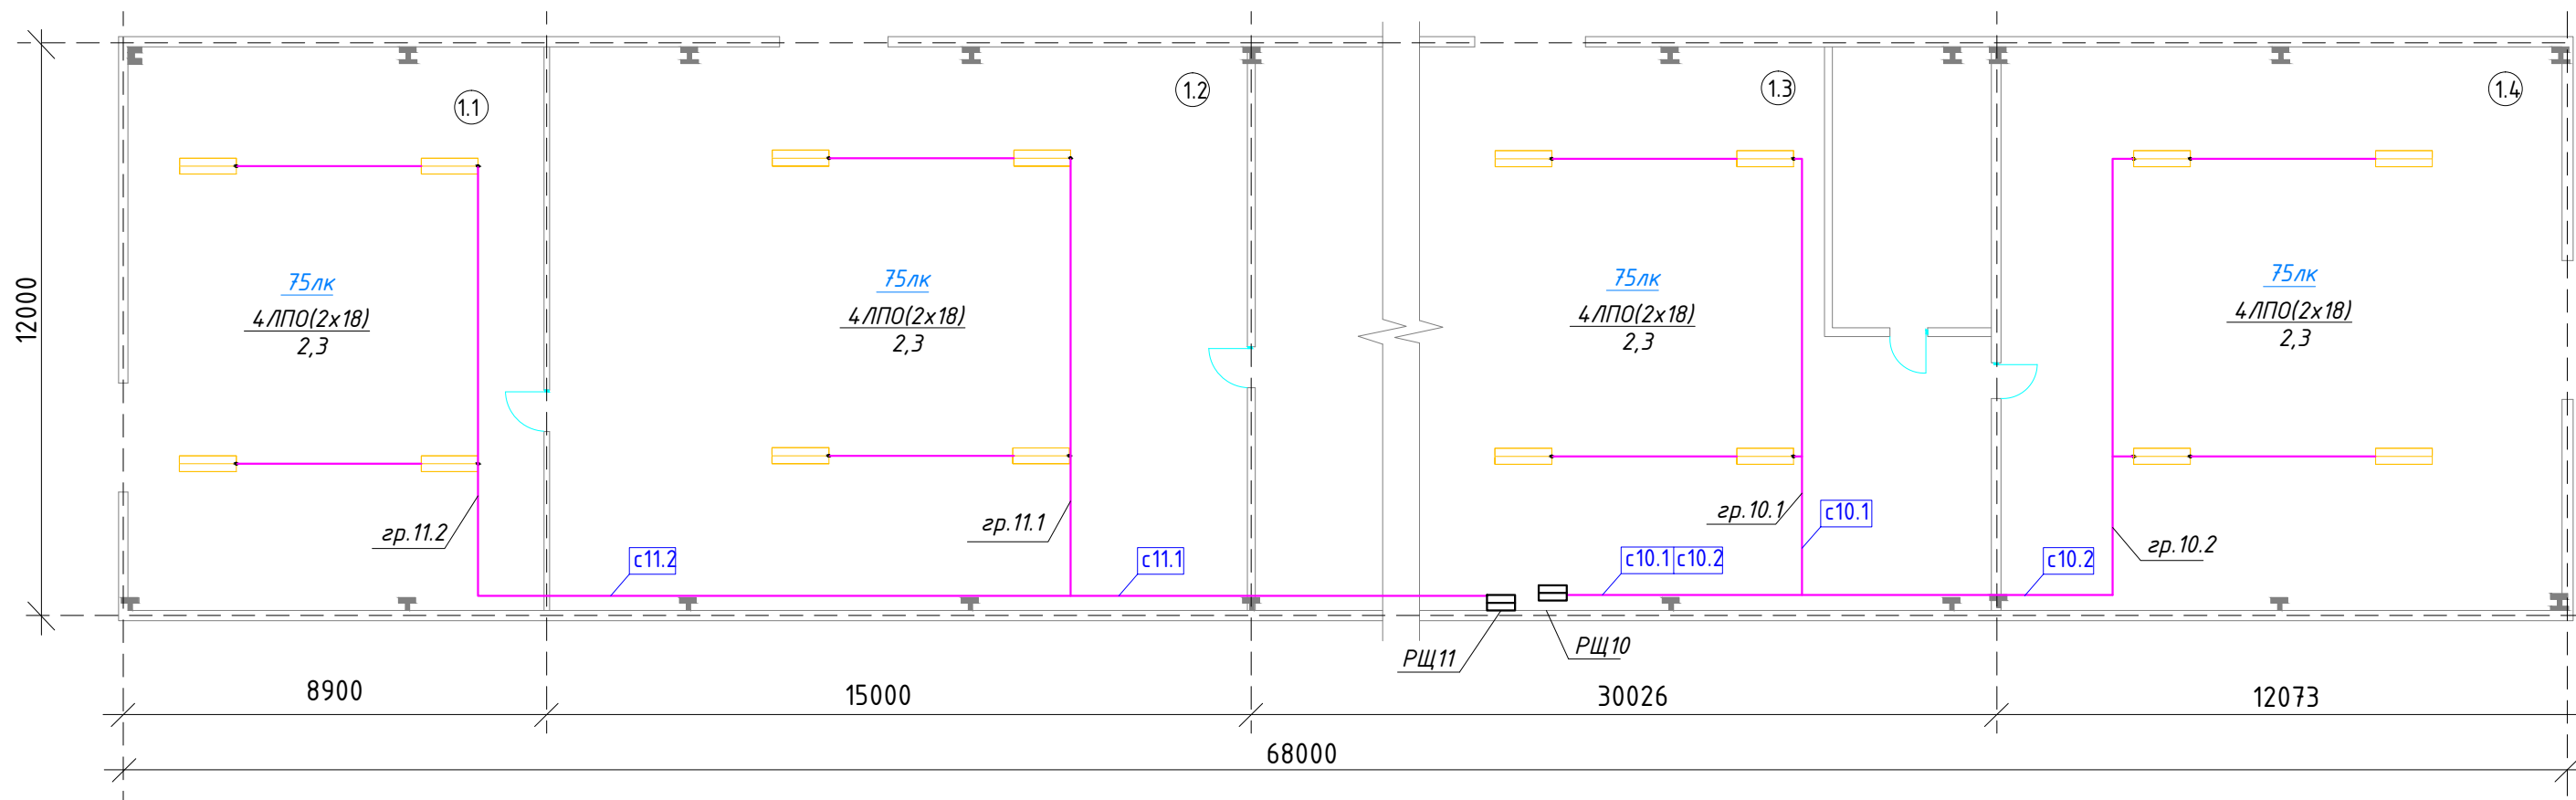

УСЛОВНЫЕ ОБОЗНАЧЕНИЯ:

	Распределительный щит РЩ
	Кабель питания сетей освещения
	Светильник люминисцентный на подвесе

СВЕТОТЕХНИЧЕСКИЙ РАСЧЕТ:

N п/п	Наименование помещения	Норм. освещен., лк	Тип светильника	P, кВт
1.1	Помещение склада 1	75	4 ЛПО(2x18)	14,4
1.2	Помещение склада 2	75	4 ЛПО(2x18)	14,4
1.3	Помещение склада 3	75	4 ЛПО(2x18)	14,4
1.4	Помещение склада 4	75	4 ЛПО(2x18)	14,4

ПРИМЕЧАНИЯ:

1. Распределение электроэнергии в данном помещении реализовано от групповых щитов РЩ 10, РЩ11 индивидуального исполнения IP31, который запитаны от ГРЩ проводом СИП5 4x25. Питающая линия проверена по длительно-допустимому току и по потерям напряжения.
2. Осветительная сеть выполнена медными проводами ПВС и ППВ 3x1,5 открыто в гофротрубах по стенам с креплением скобами.
3. Высота установки выключателей - 0,8м от уровня чистого пола, розеток - 0,3м.
4. Электроосвещение выполнено потолочными и настенными светильниками. Управление освещением - местное.

					ООО "ТИДВ"		0401/14-ЭС.ВА			
					Существующая схема внутреннего электроснабжения складских помещений, расположенных по адресу: г.Донецк, ул. Баумана, 1е					
Изм.	Кол.уч.	Лист	№ док.	Подп.	Дата					
						Внутреннее электроснабжение		Стадия	Лист	Листов
								Р	14	
						Здание склада 1.		ООО "ТИДВ"		
						Разводка силовой сети и освещения		Лицензия серия АВ N614202 от 24.02.2012		
Утвердил	Талан-Шевченко				11.13					
ГИП	Демянко				11.13					
Н. контроль	Талан-Шевченко				11.13					
Проверил	Степаненко				11.13					
Разработал	Демянко				11.13					