


ЩЕ-11/611

Щит освещения ЩО

Вводной автомат:
тип, I_{ном}, А, данные
расцепителя

Групповые автоматы:
тип, I_{ном}, А, данные
расцепителя

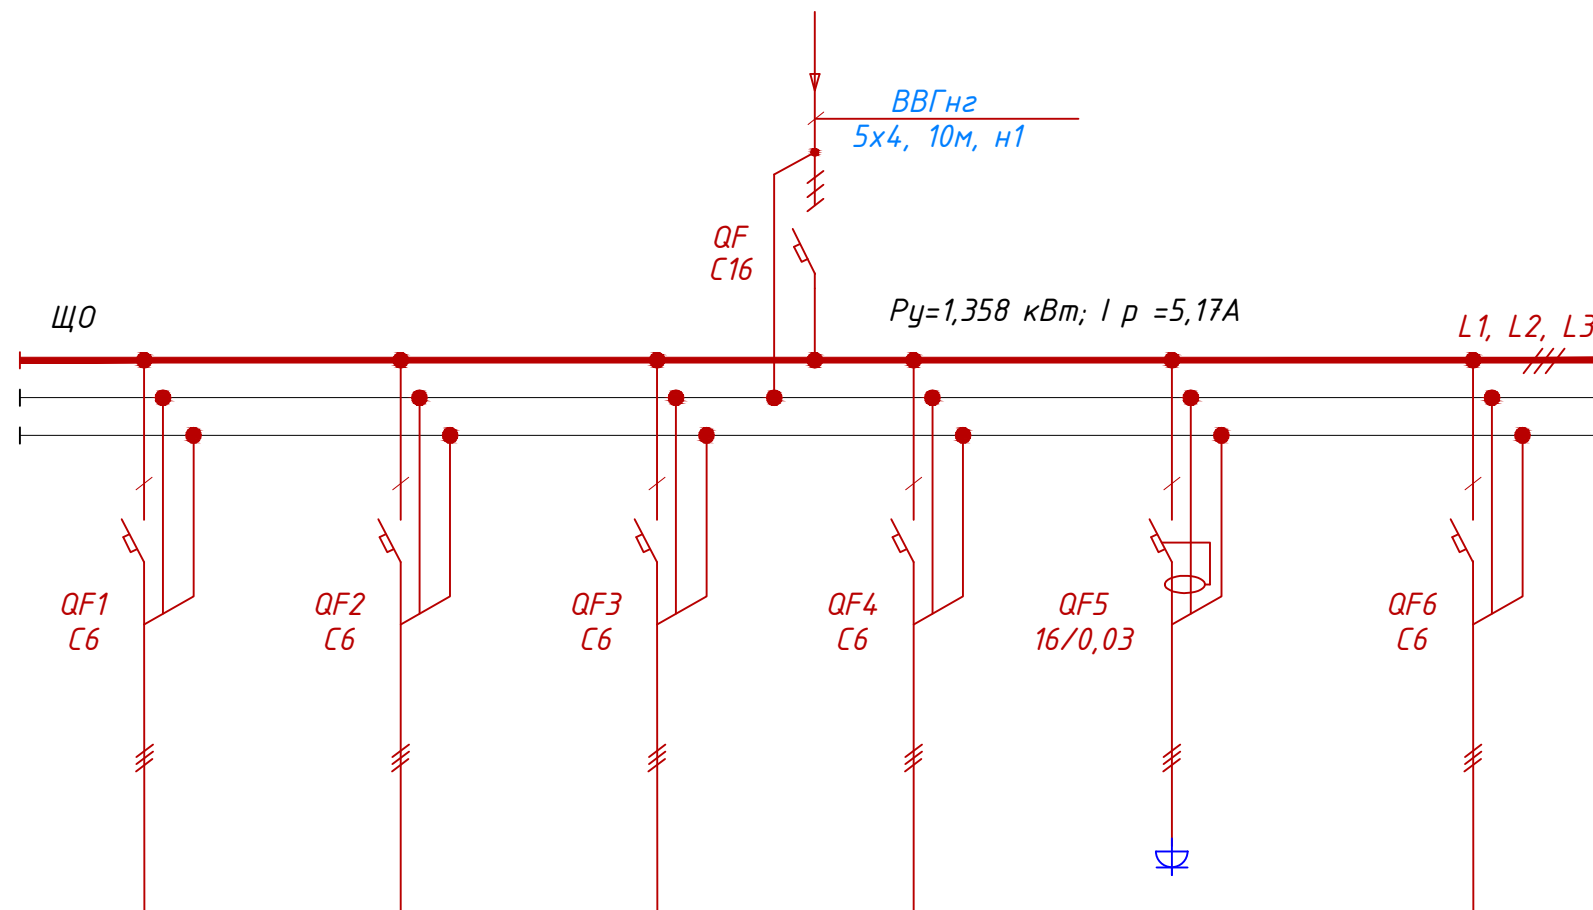

Установленная мощность, кВт	0,036	0,036	0,072	0,250	1,000	
Расчетный ток, А	0,17	0,17	0,34	1,34	5,00	
Марка сечение, мм ²	ВВГнг 3x1,5	ВВГнг 3x1,5	ВВГнг 3x1,5	ВВГнг 3x1,5	ВВГнг 3x2,5	
Фаза	А	В	С	А	В	С
Место установки	освещение камеры трансформатора	освещение помещения РЧ 0,4 кВ	освещение помещения РЧ 6кВ		розетки	резерв

						гр.Измайлов Р.А. 119/11-ЭП .СО			
						Электроснабжение жилого дома, расположенного по адресу: г.Донецк, ул.Стратонавтов, д.1			
Изм.	Кол.уч.	Лист	№ док.	Подп.	Дата	Трансформаторная подстанция с одним трансформатором 400кВА. Электротехническая часть	Стадия	Лист	Листов
Утвердил	Талан-Шевченко				12.11		Р	11	
ГИП	Демянко				12.11				
Н. контроль	Талан-Шевченко				12.11				
Проверил	Степаненко				12.11	Схема принципиальная однолинейная щита освещения ЩО	ООО "ТИДВ" Лицензия серия АВ N614202 от 24.02.2012		
Разработал	Демянко				12.11				

Копировал:

Формат А3

Согласовано:

Изм. инв. №

Подпись и дата

Инв. № подл.