


0E-EO/10-ZI

АБК.
План на отм.+0.000. Разводка сетей освещения

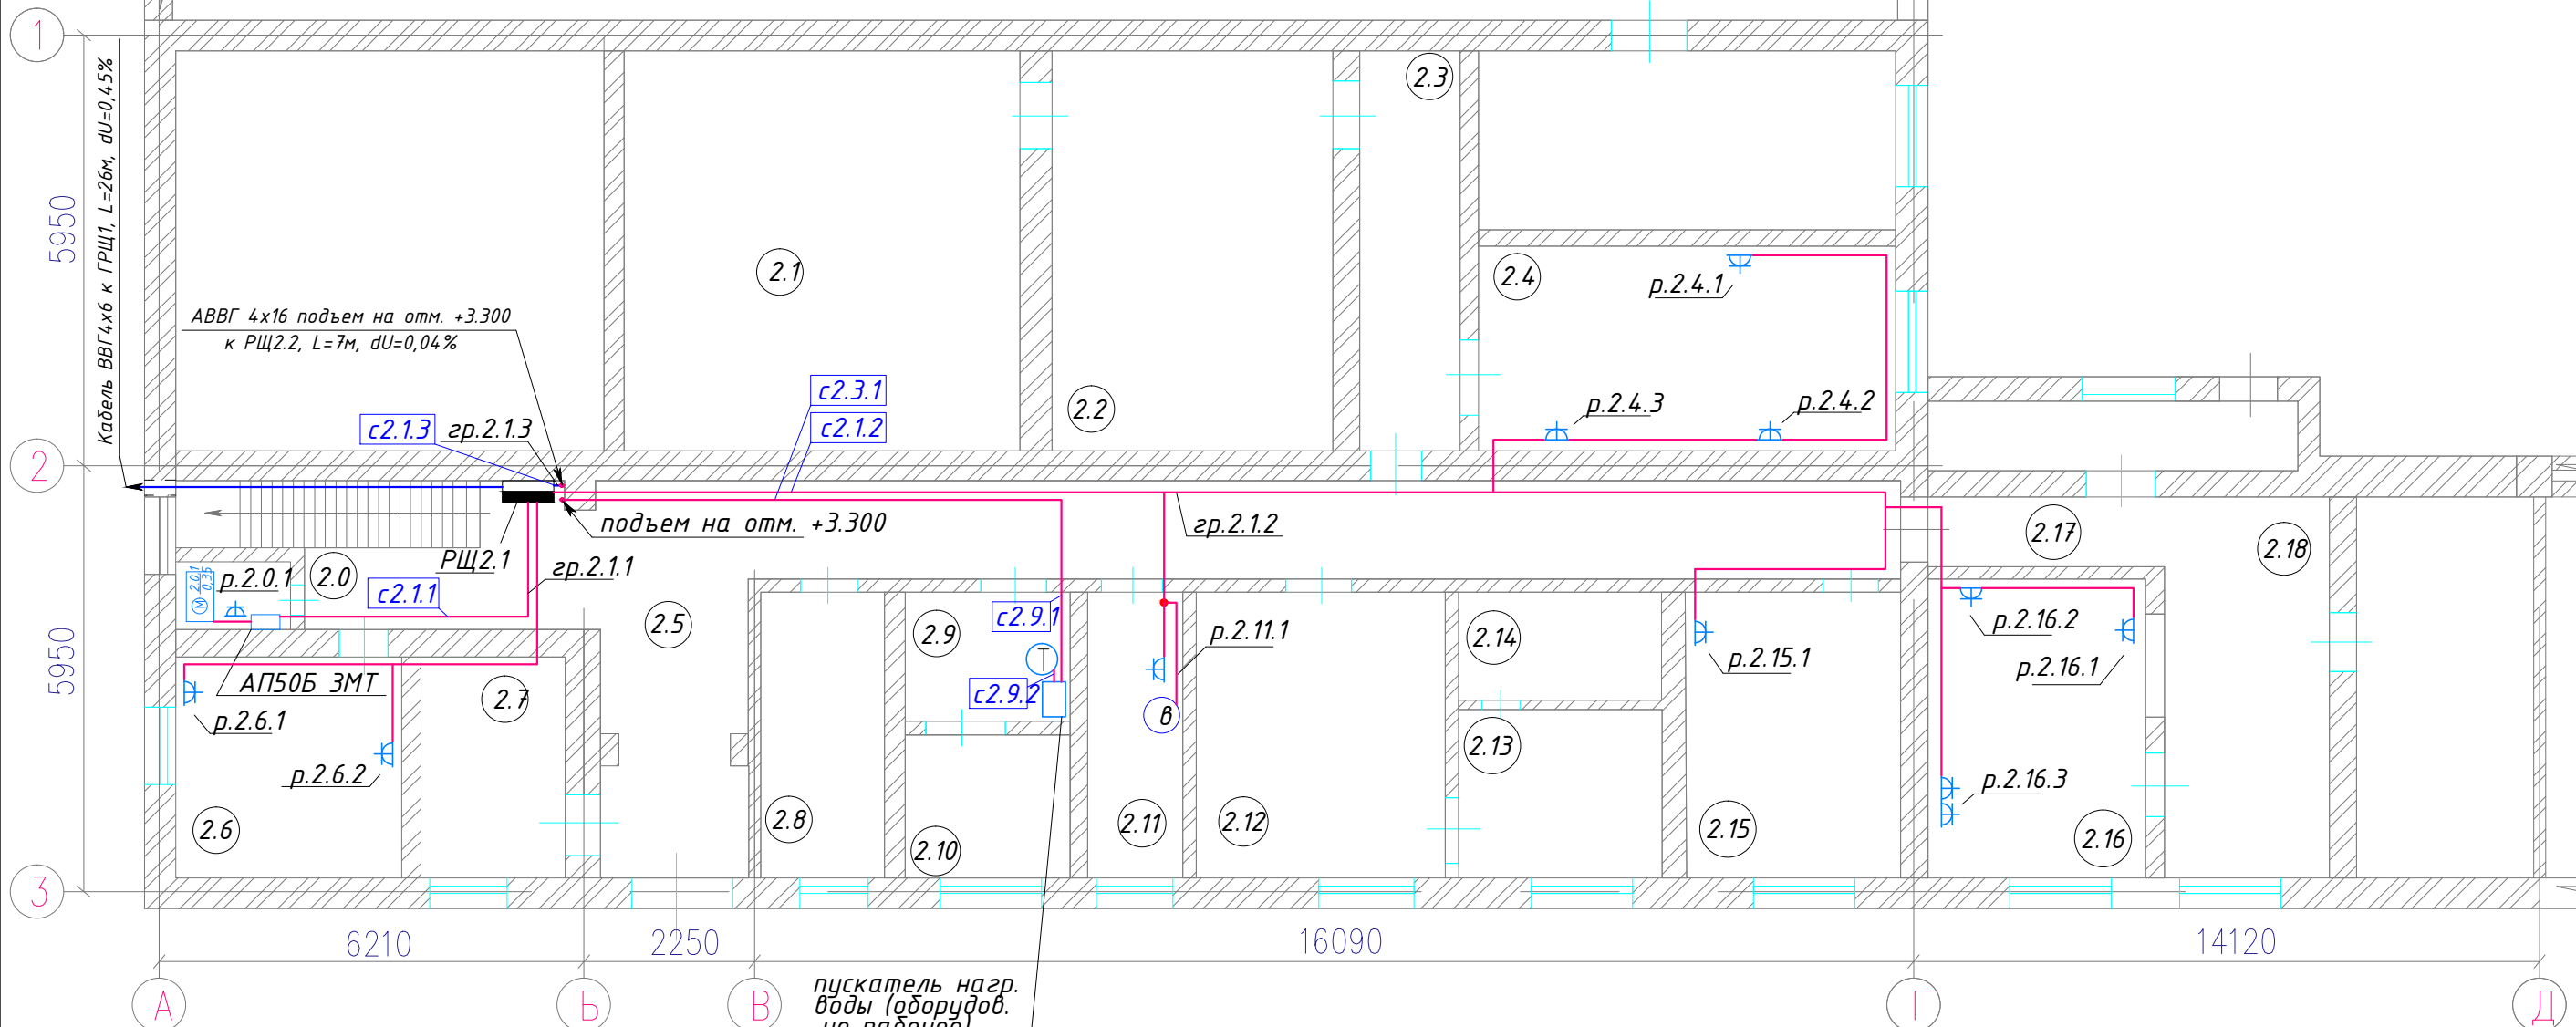

ЭКСПЛИКАЦИЯ ПОМЕЩЕНИЙ:

№п/п	Наименование помещения	S, м ²
2.0	Котельная	3,5
2.1	Склад	29,70
2.2	Склад	20,00
2.3	Склад	7,70
2.4	Мастерская	14,40
2.5	Коридор	31,30
2.6	Склад	9,50
2.7	Уборочная	2,55
2.8	Склад	6,60
2.9	Подсобное помещение	4,20
2.10	Подсобное помещение	4,40
2.11	Санузел	5,00
2.12	Склад	13,30
2.13	Склад	6,00
2.14	Склад	4,40
2.15	Склад	11,10
2.16	Офисное помещение	10,80
2.17	Коридор	14,70
2.18	Склад	12,70

УСЛОВНЫЕ ОБОЗНАЧЕНИЯ:

	Распределительный щит РЩ
	Силовой кабель
	Розетка силовая с заземлением
	Двигатель в котельной
	Водонагреватель

ПРИМЕЧАНИЯ:

1. Распределение электроэнергии в здании АБК на первом этаже реализовано с распределительного щита РЩ2.1, индивидуального исполнения IP31, который запитан с ГРЩ2. кабелем ВВГ 4х6. Питающая линия проверена по длительно-допустимому току и по потерям напряжения.
2. Осветительная сеть выполнена медными и алюминиевыми проводами АВВГ и ВВГ 2х1,5 и КГ 2х1,5 скрыто в штробах и открыто в гофротрубах с креплением скодами.
3. Силовые сети выполнены медными кабелями ВВГ 2х2,5 и КГ 2х2,5. Прокладка кабеля произведена скрыто в штробах, а также в гофрорукавах с креплением скодами.
4. Высота установки выключателей - 0,8м от уровня чистого пола, розеток - 0,3м.
5. Электроосвещение выполнено потолочными и настенными светильниками. Управление освещением - местное.

Изм.	Кол.уч.	Лист	№ док.	Подп.	Дата	12-01/03-30			
						Внутреннее электроснабжение производственных помещений по адресу: г.Донецк, ул.Элеваторная, 113 а			
						Наружные электрические сети	Стадия	Лист	Листов
							Р		
Утвердил		Талан-Шевченко			01.12	АБК. План на отм.+0.000. Разводка силовой сети			
ГИП		Демянко			01.12	ООО "ТИДВ" Лицензия серия АВ N360807 от 8.11.2007			
Н. контроль		Талан-Шевченко			01.12				
Проверил		Степаненко			01.12				
Разработал		Демянко			01.12				

Копировал:

Формат А3

Согласовано

Взам. инв. N

Подп. и дата

Инв. N подл.