


АБК.
План на отм.+0.000. Разводка сетей освещения

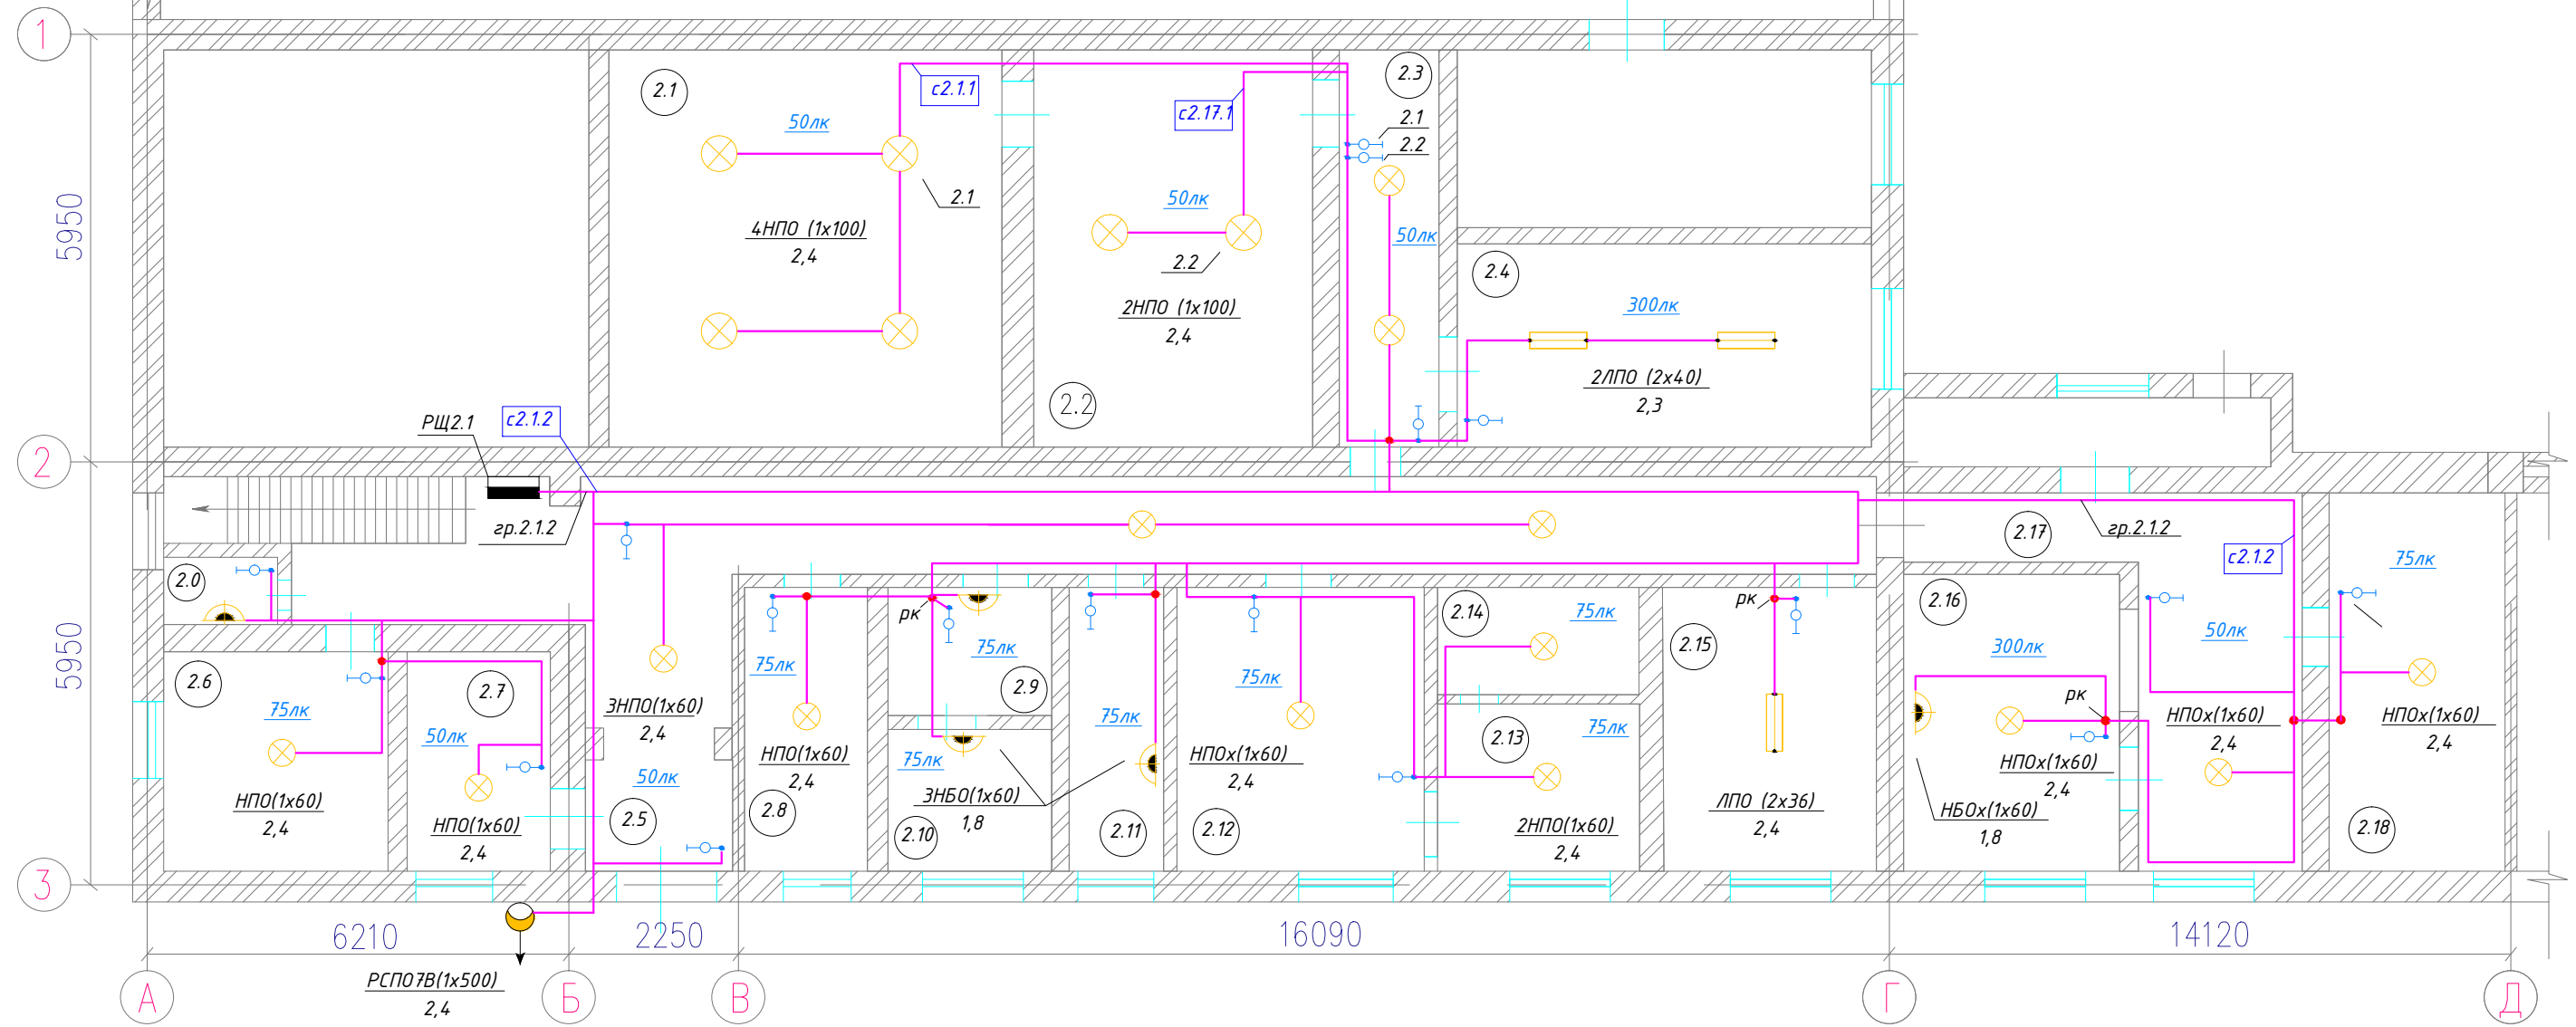

СВЕТОТЕХНИЧЕСКИЙ РАСЧЕТ:

УСЛОВНЫЕ ОБОЗНАЧЕНИЯ:

ПРИМЕЧАНИЯ:

№п/п	Наименование помещения	Норм. освещен., лк	Тип светильника	P, кВт
2.0	Котельная	75	НБО(1x60)	60
2.1	Склад	75	4НПО (1x100)	400
2.2	Склад	75	2НПО (1x100)	200
2.3	Склад	75	2НПО (1x100)	200
2.4	Мастерская	75	2ЛПО (2x40)	160
2.5	Коридор	50	3НПО(1x60)	180
2.6	Склад	75	НПО(1x60)	60
2.7	Уборочная	50	НПО(1x60)	60
2.8	Склад	75	НПО(1x60)	60
2.9	Подсобное помещение	75	НБО(1x60)	60
2.10	Подсобное помещение	75	НБО(1x60)	60
2.11	Санузел	75	НБО(1x60)	60
2.12	Склад	75	НПОх(1x60)	60
2.13	Склад	75	НПОх(1x60)	60
2.14	Склад	75	НПОх(1x60)	60
2.15	Склад	75	ЛПО (2x36)	72
2.16	Офисное помещение	300	НПОх(1x60), НБО(1x60)	120
2.17	Коридор	50	НПОх(1x60)	60
2.18	Склад	75	НПОх(1x60)	60

	Распределительный щит РЩ
	Силовой кабель
	Светильник потолочный подвесной
	Светильник настенный накладной
	Светильник потолочный накладной (2-х ламповый)
	Светильник потолочный накладной (1-о ламповый)
	Пржектор уличный
	Выключатель одноклавишный
	Выключатель двухклавишный

1. Распределение электроэнергии в здании АБК на первом этаже реализовано с распределительного щита РЩ2.1, индивидуального исполнения IP31, который запитан с ГРЩ2. кабелем ВВГ 4x6. Питающая линия проверена по длительно-допустимому току и по потерям напряжения.
2. Осветительная сеть выполнена медными и алюминиевыми проводами АВВГ и ВВГ 2x1,5 и КГ 2x1,5 скрыто в штробах и открыто в гофротрубах с креплением скобами.
3. Силовые сети выполнены медными кабелями ВВГ 2x2,5 и КГ 2x2,5. Прокладка кабеля произведена скрыто в штробах, а также в гофрокуваках с креплением скобами.
4. Высота установки выключателей - 0,8м от уровня чистого пола, розеток - 0,3м.
5. Электроосвещение выполнено потолочными и настенными светильниками. Управление освещением - местное.

					12-01/03-30		
					Внутреннее электроснабжение производственных помещений по адресу: г.Донецк, ул.Элеваторная, 113 а		
Изм.	Кол.уч.	Лист	№ док.	Подп.	Дата		
						Наружные электрические сети	
Утвердил	Талан-Шевченко				01.12	Стадия	Лист
ГИП	Демянко				01.12	Р	
Н. контроль	Талан-Шевченко				01.12		
Проверил	Степаненко				01.12		
Разработал	Демянко				01.12		
АБК. План на отм.+0.000. Разводка сетей освещения						ООО "ТИДВ" Лицензия серия АВ N360807 от 8.11.2007	