


АБК.
План на отм.+3.3000. Разводка сетей освещения

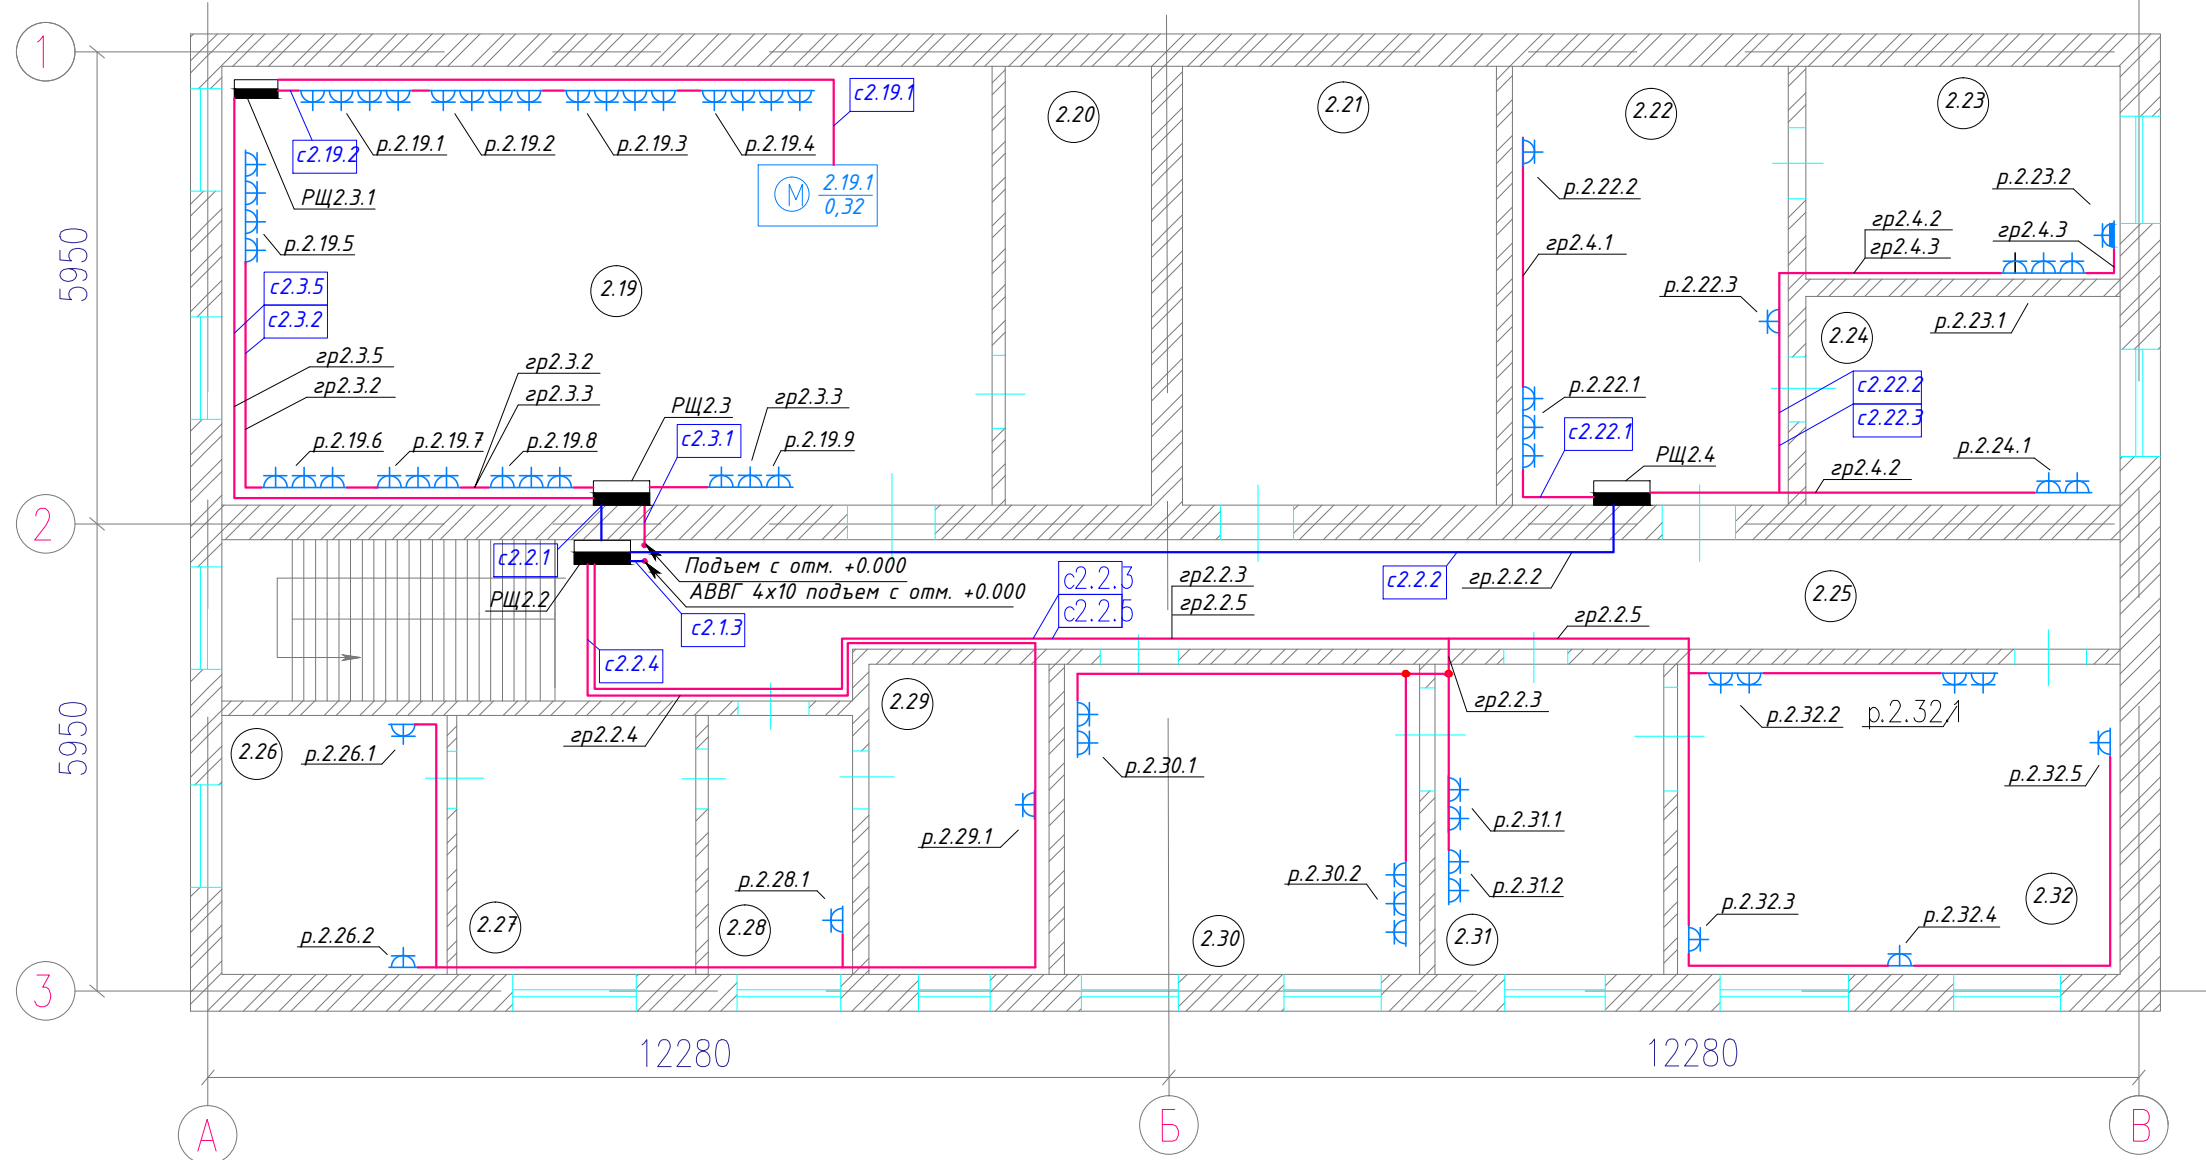

ЭКСПЛИКАЦИЯ ПОМЕЩЕНИЙ:

№п/п	Наименование помещения	S, м ²
2.19	Лаборатория	51,0
2.20	Подсобное помещение	10,3
2.21	Склад	20,70
2.22	Офисное помещение	17,60
2.23	Офисное помещение	10,0
2.24	Офисное помещение	9,7
2.25	Коридор	30,10
2.26	Офисное помещение	9,3
2.27	Офисное помещение	10,0
2.28	Офисное помещение	6,7
2.29	Офисное помещение	9,4
2.30	Офисное помещение	18,3
2.31	Офисное помещение	11,3
2.32	Офисное помещение	21,3

УСЛОВНЫЕ ОБОЗНАЧЕНИЯ:

	Распределительный щит РЩ
	Силовой кабель
	Розетка силовая с заземлением
	Токарный станок

ПРИМЕЧАНИЯ:

1. Распределение электроэнергии в здании АБК на втором этаже реализовано с распределительного щита РЩ2.2, индивидуального исполнения IP31, который запитан от РЩ2.1 на первом этаже кабелем АВВГ 4x10. Питаящая линия проверена по длительно-допустимому току и по потерям напряжения.
2. Осветительная сеть выполнена медными и алюминиевыми проводами АВВГ и ВВГ 2x1,5 и КГ 2x1,5 скрыто в штробах и открыто в гофротрубах с креплением скодами.
3. Силовые сети выполнены медными кабелями ВВГ 2x2,5 и КГ 2x2,5. Прокладка кабеля произведена скрыто в штробах, а также в гофрорукавах с креплением скодами.
4. Высота установки выключателей - 0,8м от уровня чистого пола, розеток - 0,3м.
5. Электроосвещение выполнено потолочными и настенными светильниками. Управление освещением - местное.

Согласовано

Взам. инв. N

Подп. и дата

Инв. N подл.

12-01/03-30							
Изм.	Кол.уч.	Лист	№ док.	Подп.	Дата		
Внутреннее электроснабжение производственных помещений по адресу: г.Донецк, ул.Элеваторная, 113 а							
					Стадия	Лист	Листов
Утвердил	Талан-Шевченко				01.12	Наружные электрические сети	Р
ГИП	Демянко				01.12		
Н. контроль	Талан-Шевченко				01.12		
Проверил	Степаненко				01.12		
Разработал	Демянко				01.12	АБК. План на отм.+0.000. Разводка силовой сети	
						ООО "ТИДВ" Лицензия серия АВ N360807 от 8.11.2007	