


АДМИНИСТРАТИВНЫЕ ЗДАНИЯ В
ЛЕНИНГРАДСКОЙ ОБЛАСТИ
КРЫТЫЙ АВТОПАРК С АБК И
АВТОМОЙКОЙ НА 1 МОЕЧНЫЙ ПОСТ.

СТАДИЯ «Р»

План 1-го этажа

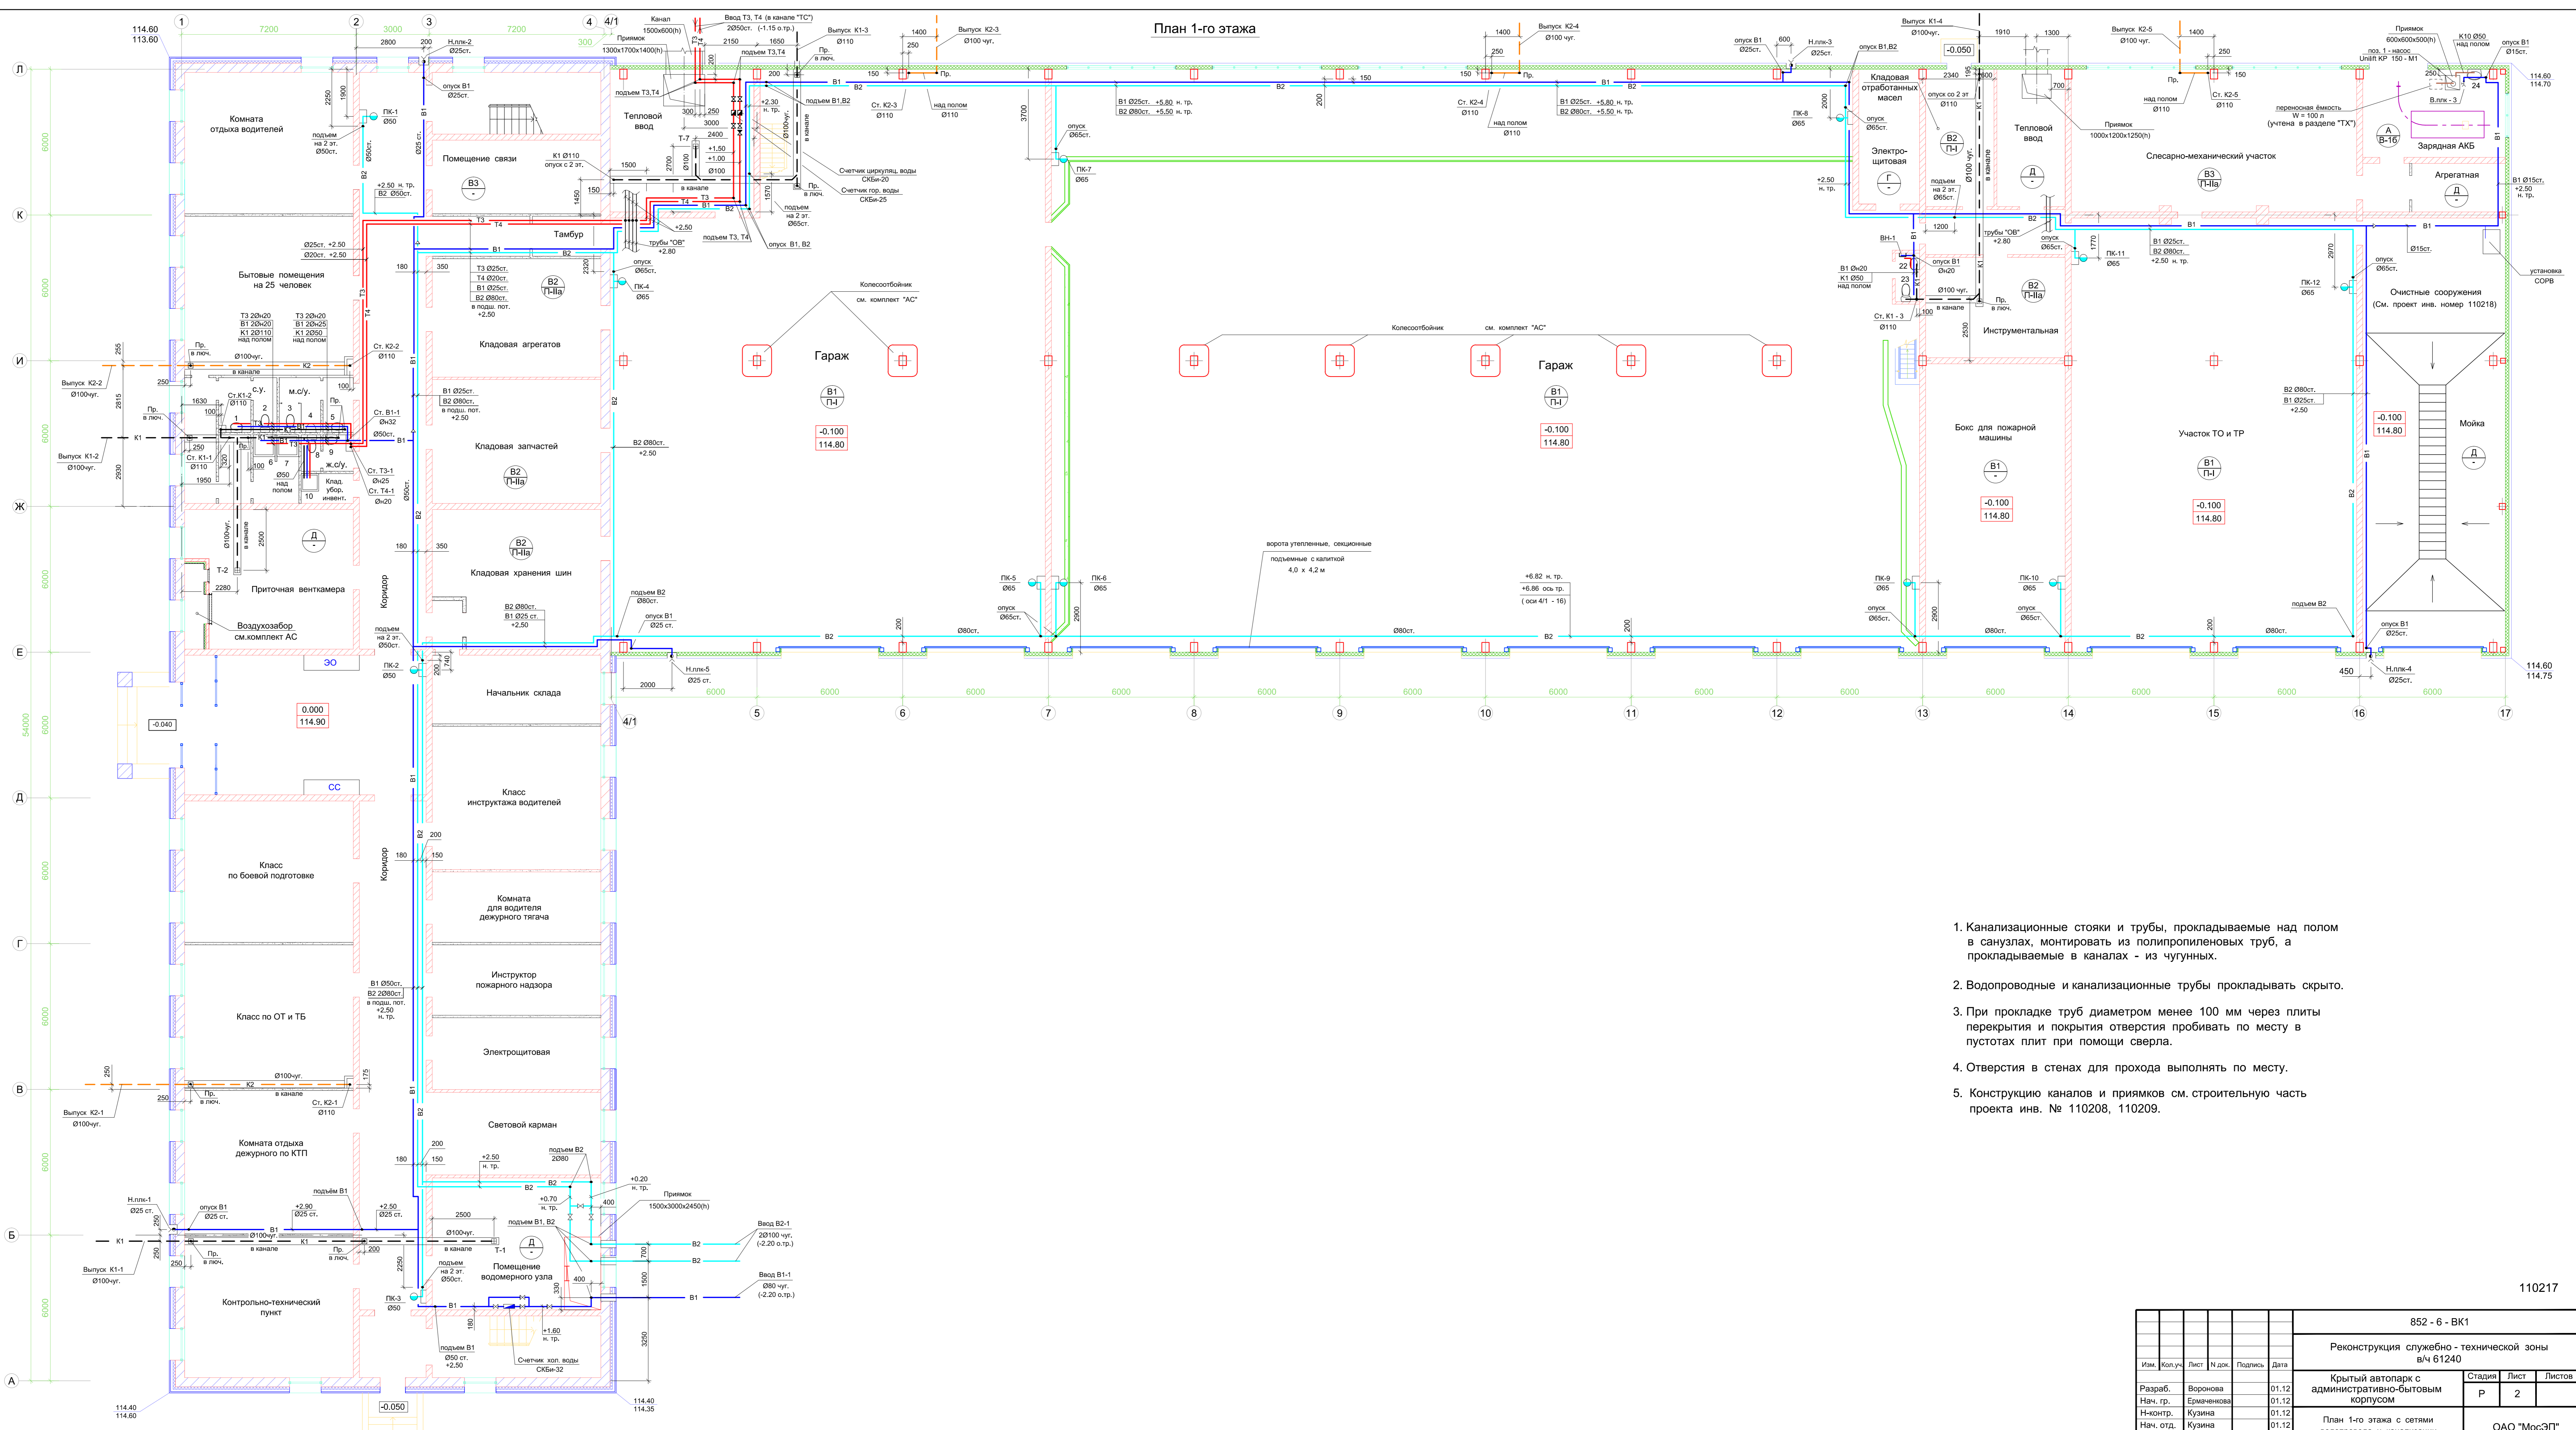


1. Канализационные стояки и трубы, прокладываемые над полом в санузлах, монтировать из полипропиленовых труб, а прокладываемые в каналах - из чугуных.
2. Водопроводные и канализационные трубы прокладывать скрыто.
3. При прокладке труб диаметром менее 100 мм через плиты перекрытия и покрытия отверстия пробивать по месту в пустотах плит при помощи сверла.
4. Отверстия в стенах для прохода выполнять по месту.
5. Конструкции каналов и приемков см. строительную часть проекта инв. № 110208, 110209.

Изм. № подл. 110217-2
Подпись и дата

110217

				852 - 6 - ВК1			
				Реконструкция служебно - технической зоны в/ч 61240			
Изм.	Кол.уч.	Лист	№ док.	Подпись	Дата	Станд.	Лист
Разраб.		Воронова			01.12		2
Нач. гр.		Ермоленкова			01.12		
Н.контр.		Кузина			01.12		
Нач. отд.		Кузина			01.12		
Генп.		Гришков			01.12		
Крытый автопарк с административно-бытовым корпусом						ОАО "МосЭП"	

План 2-го этажа

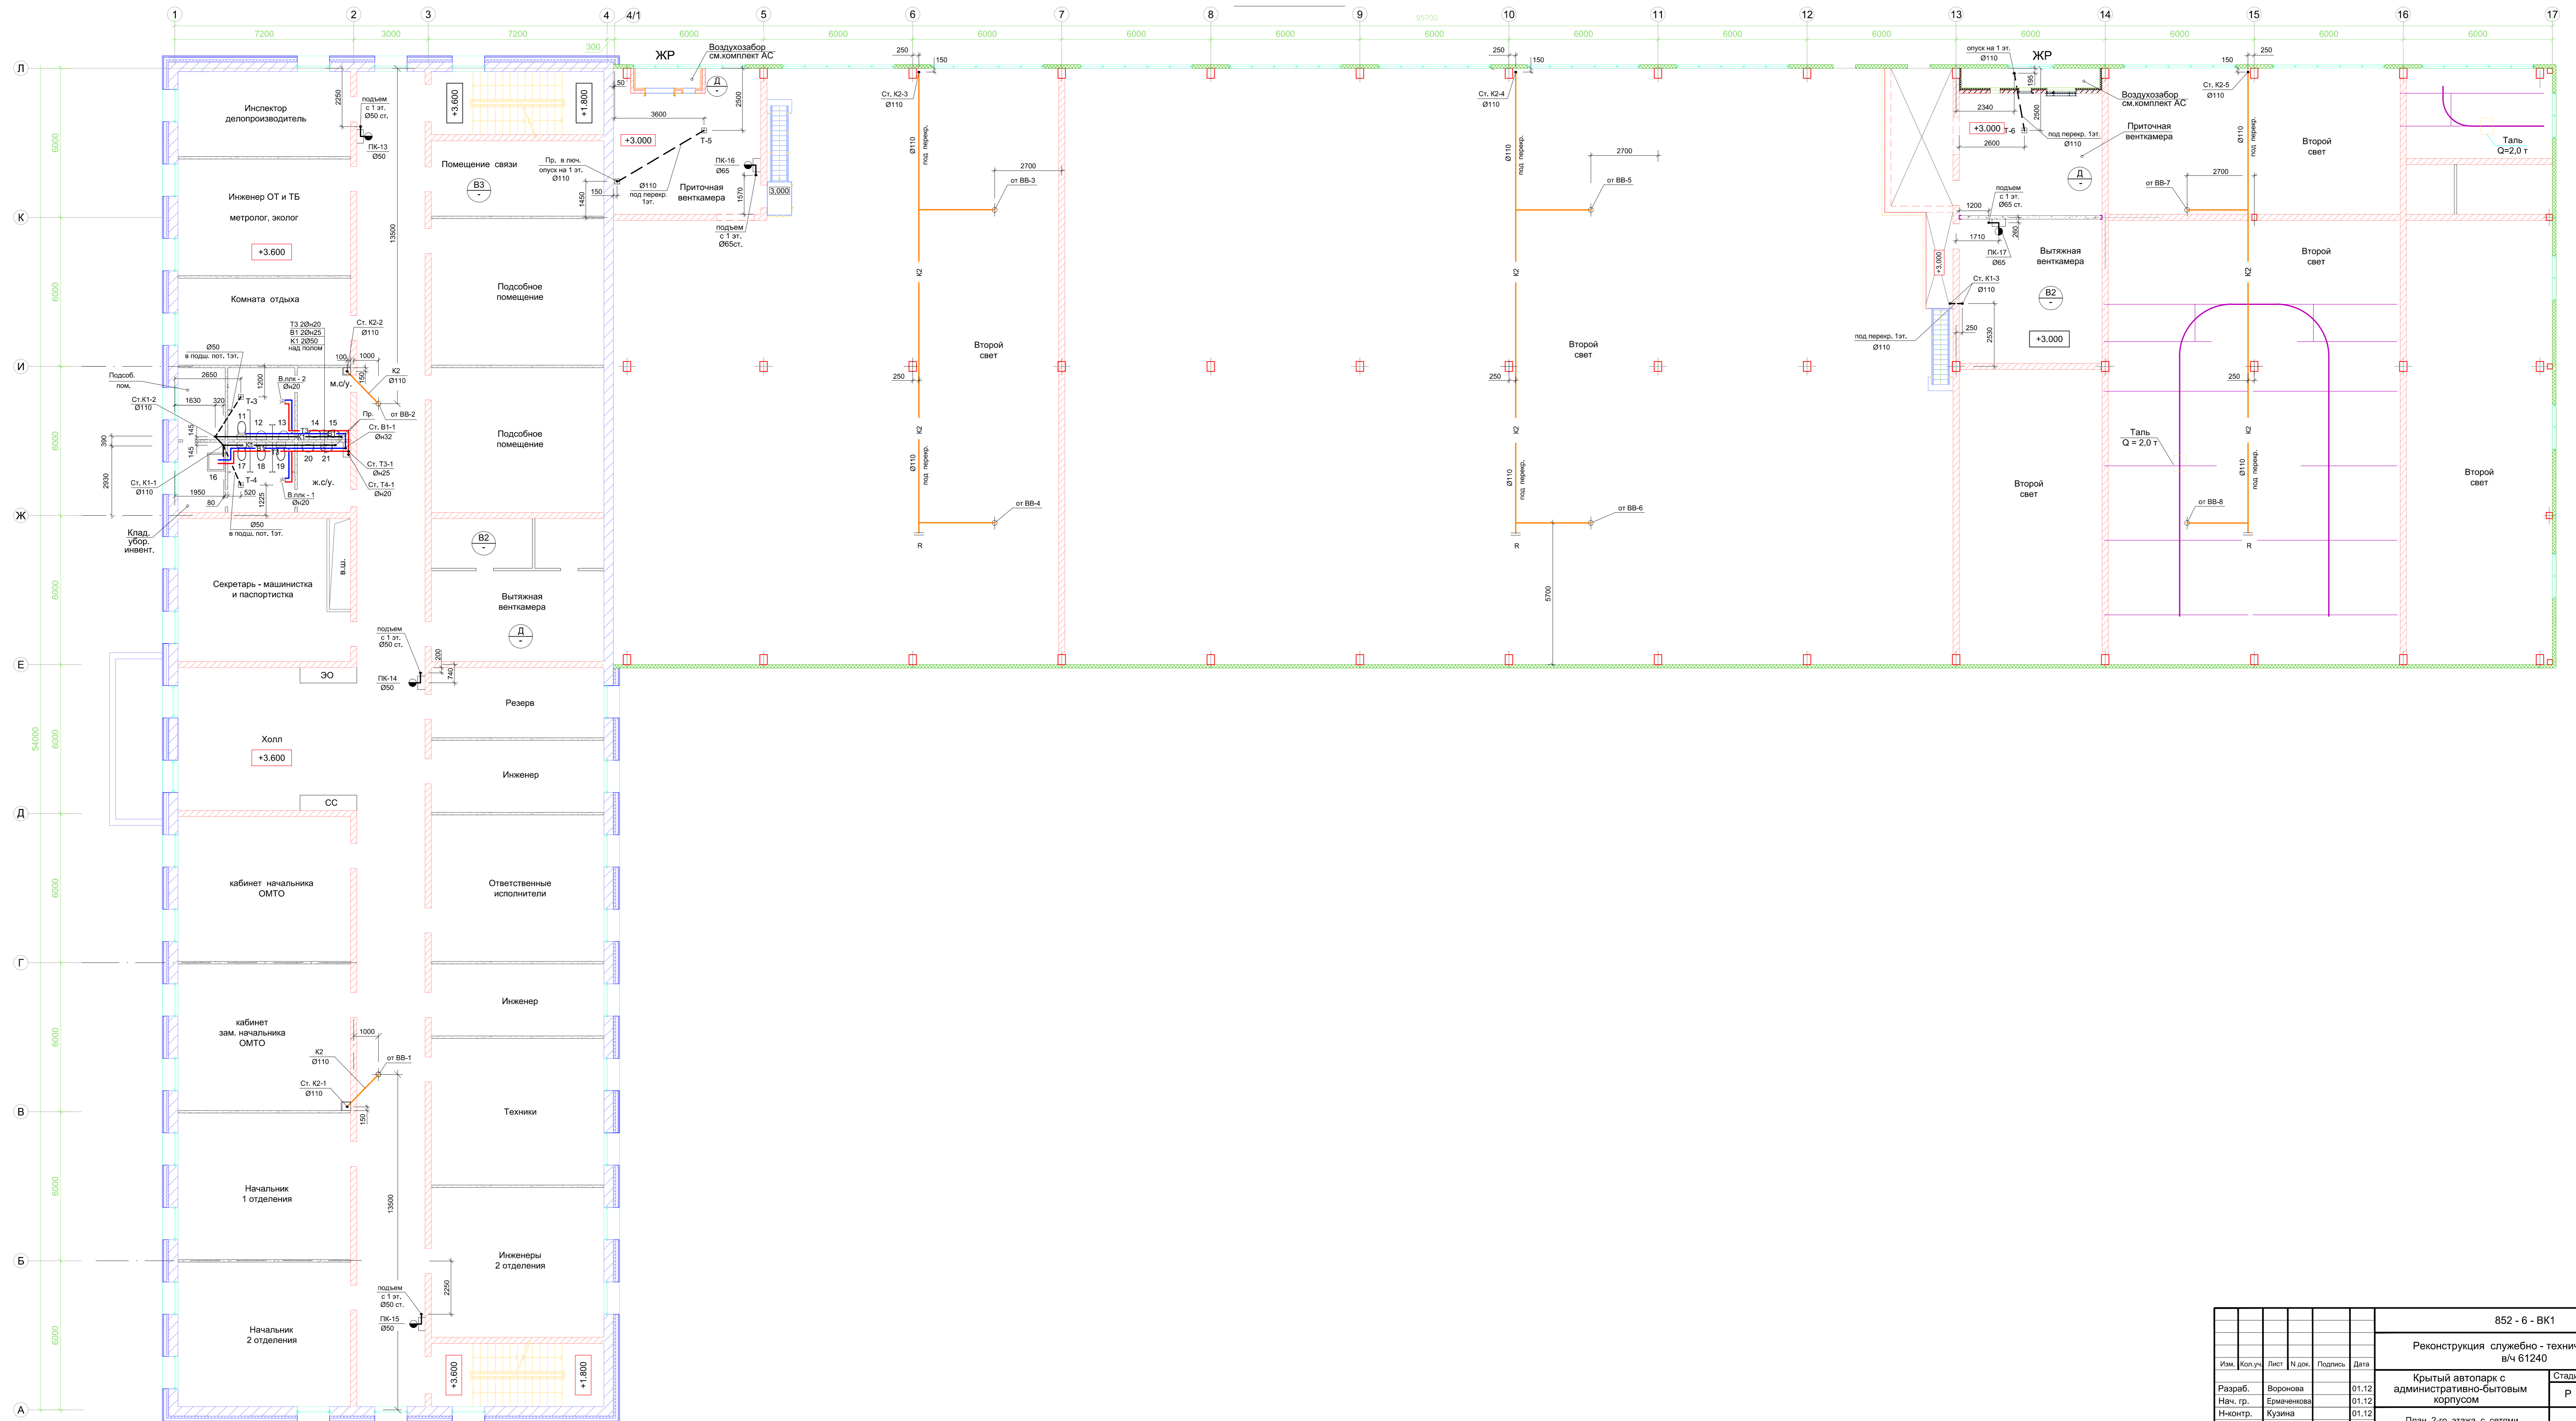


Имя, № подл., Подпись и дата
110217-3

110217

					852 - 6 - ВК1		
					Реконструкция служебно-технической зоны		
					в/ч 61240		
Имя	Кол. ур.	Лист	№ док.	Подпись	Дата	Крытый автопарк с	
Разраб.	Воронцова				01.12	административно-бытовым корпусом	
Нач. гр.	Ермленкова				01.12	Станд.	Лист
Н-контр.	Кузина				01.12	р	3
Нач. отд.	Кузина				01.12	Листов	
Генп.	Григорьев				01.12	План 2-го этажа с сетями водопровода и канализации.	
						ОАО "МосЭГ"	

План кровли
М 1:200

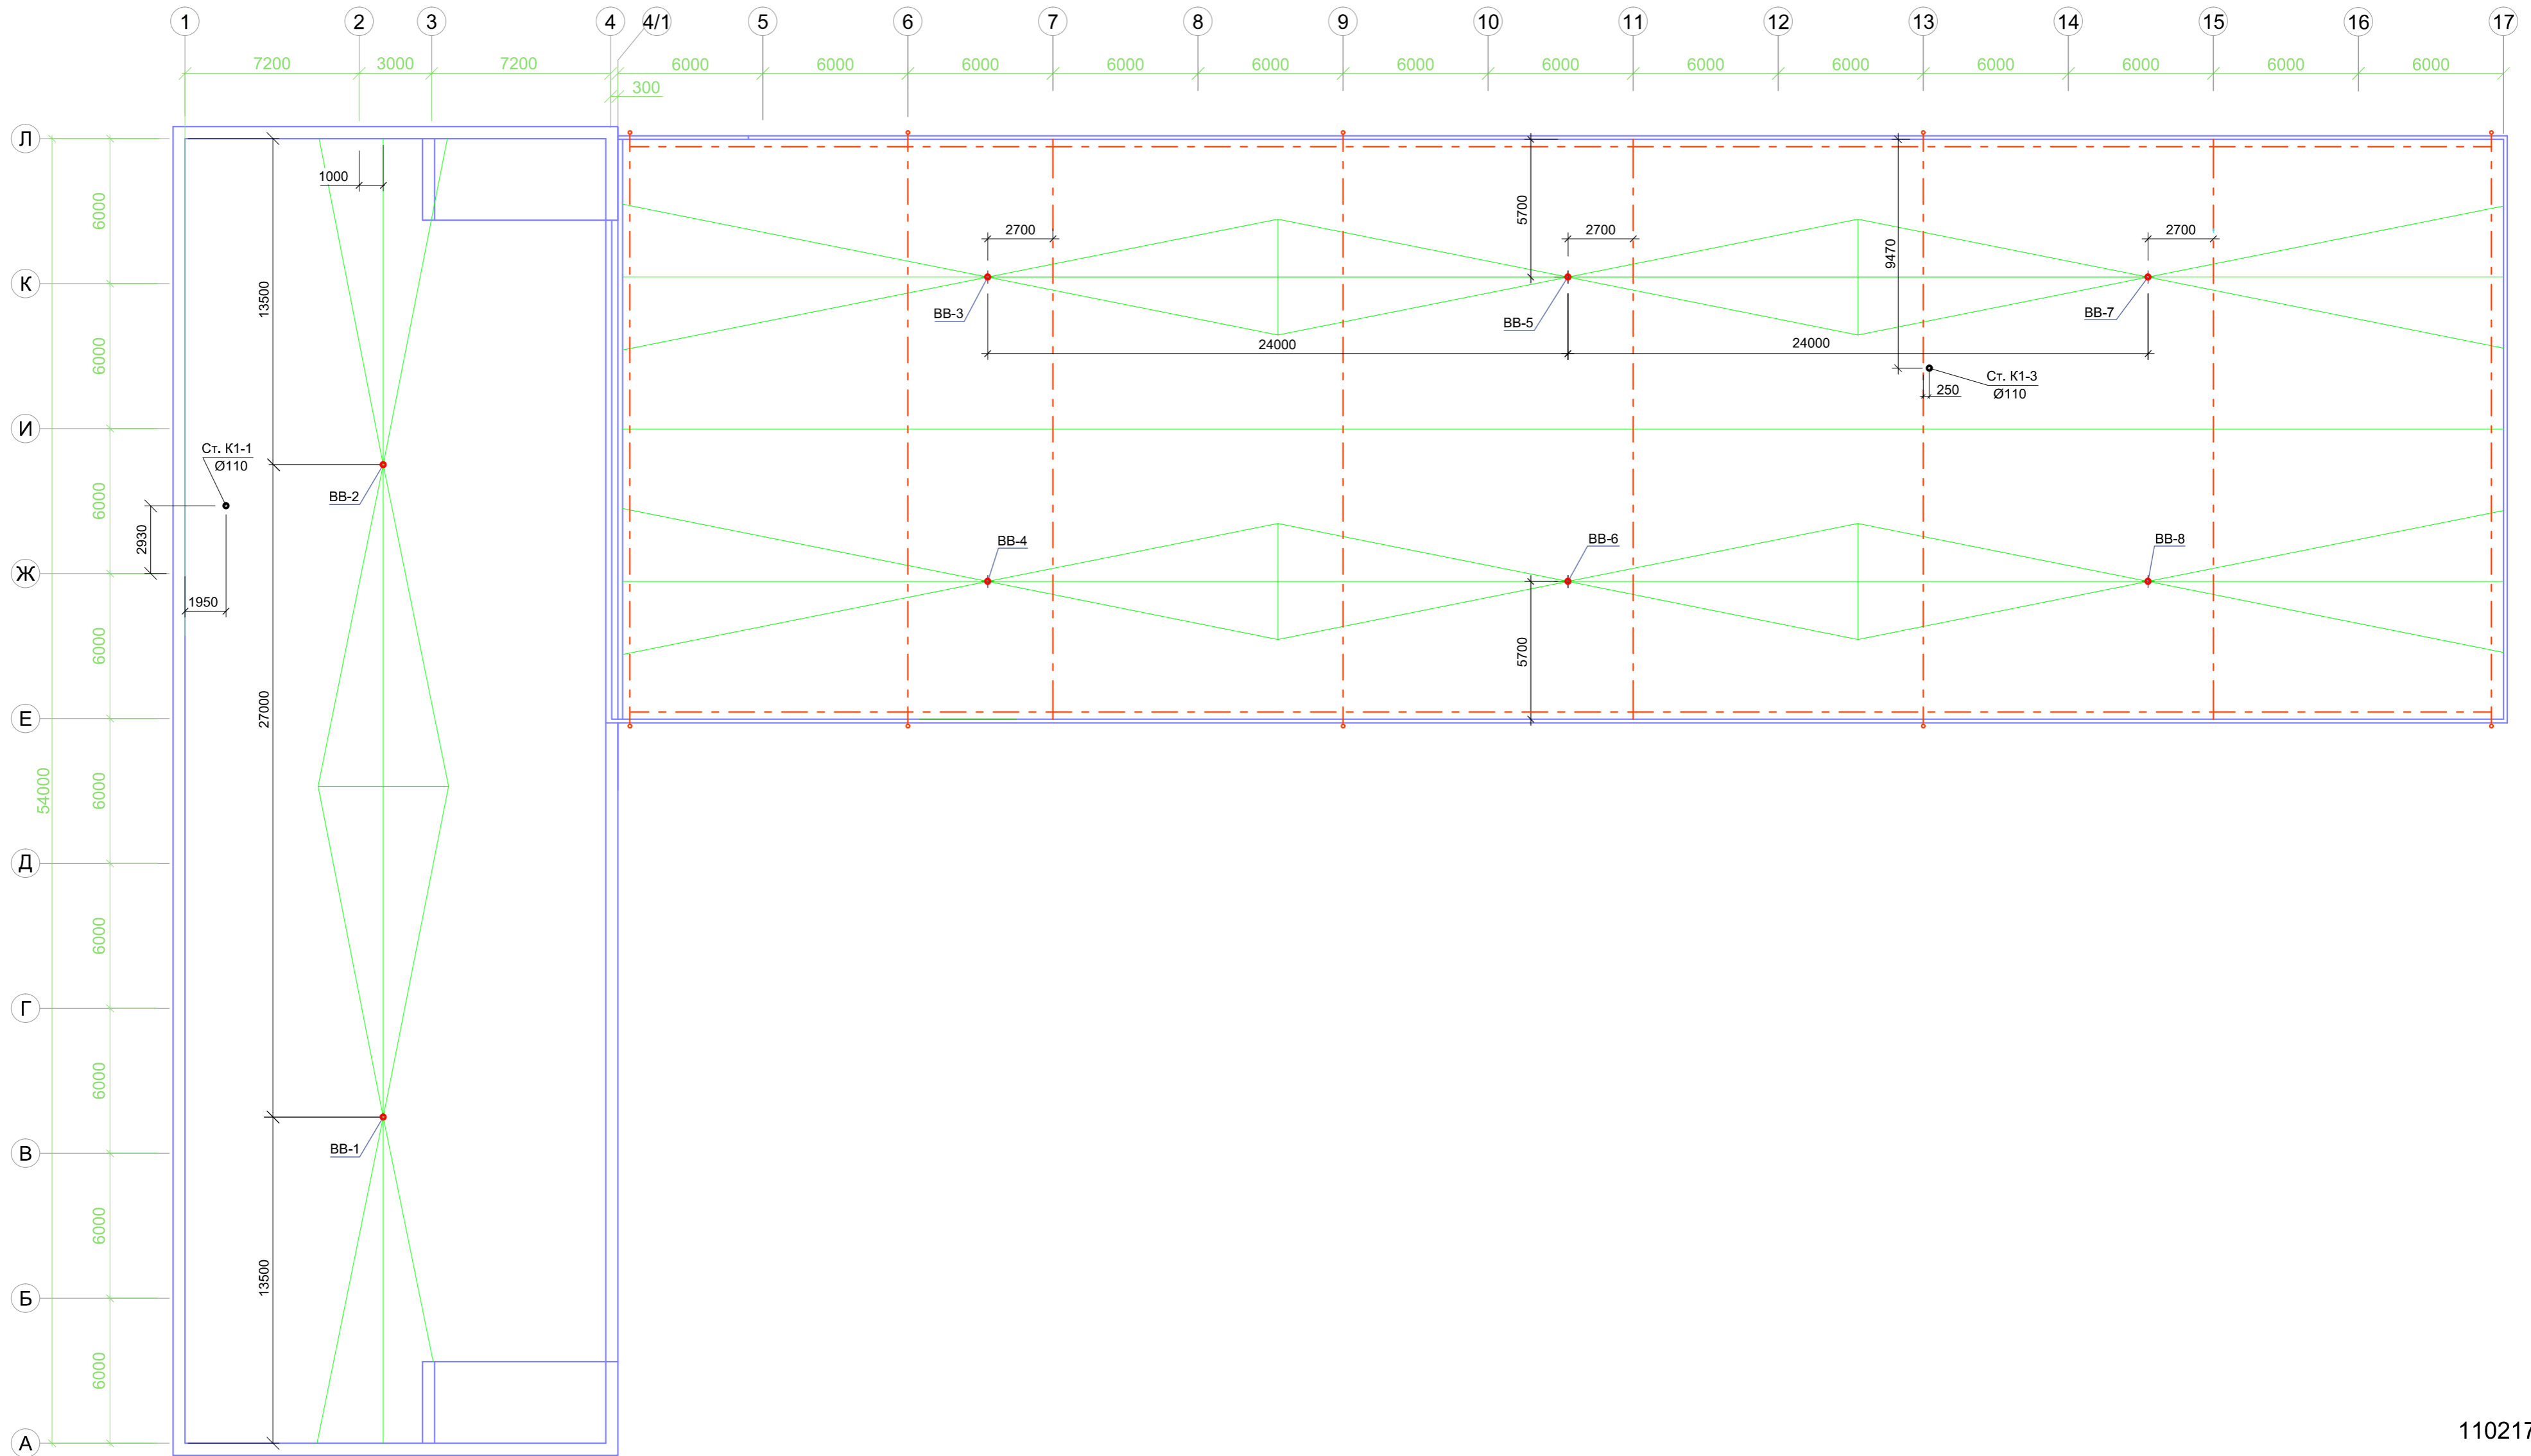


110217


Инов. № подл. 110217 - 4
Подпись и дата
Взам. инв. №

						852 - 6 - ВК1			
						Реконструкция служебно - технической зоны в/ч 61240			
Изм.	Кол.уч.	Лист	№ док.	Подпись	Дата	Крытый автопарк с административно-бытовым корпусом	Стадия	Лист	Листов
Разраб.		Воронова			01.12		Р	4	
Нач. гр.		Ермаченкова			01.12				
Н-контр.		Кузина			01.12				
Нач. отд.		Кузина			01.12	План кровли.	ОАО "МосЭП"		
ГИП		Грязнов			01.12				


Фрагмент плана 1 этажа
М 1:100

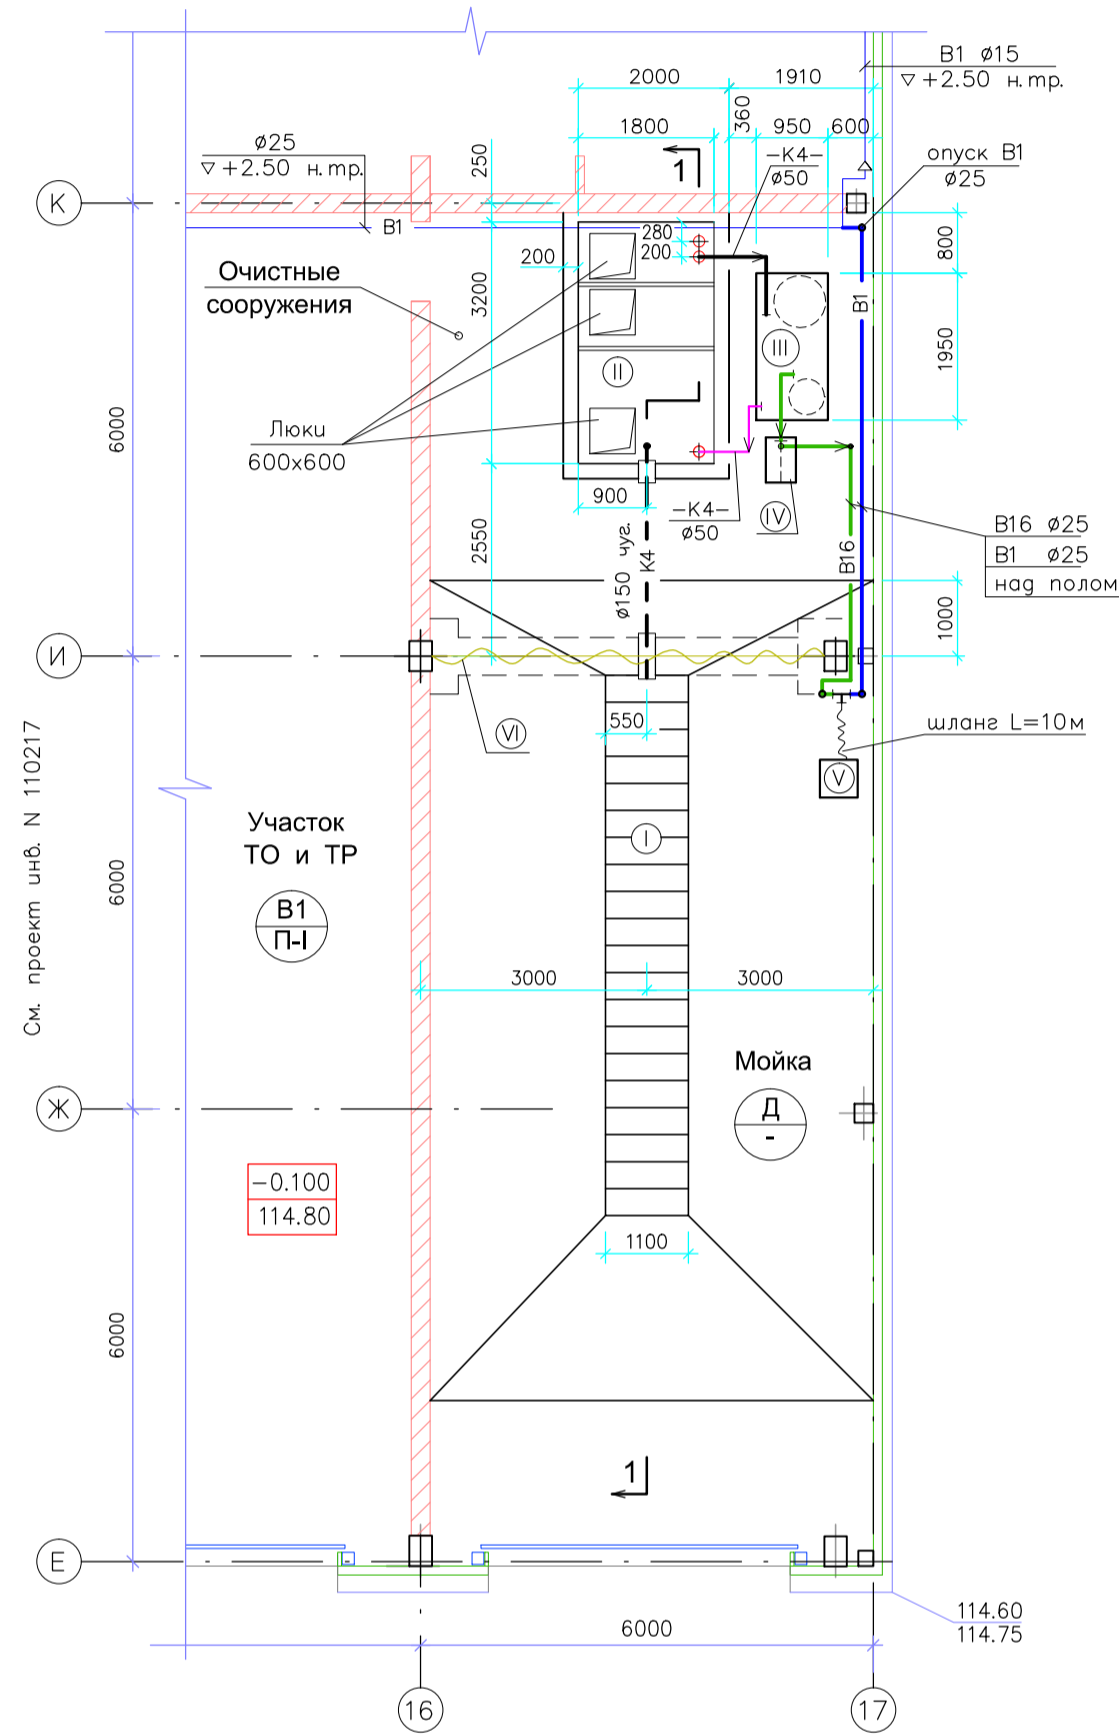


1 - 1

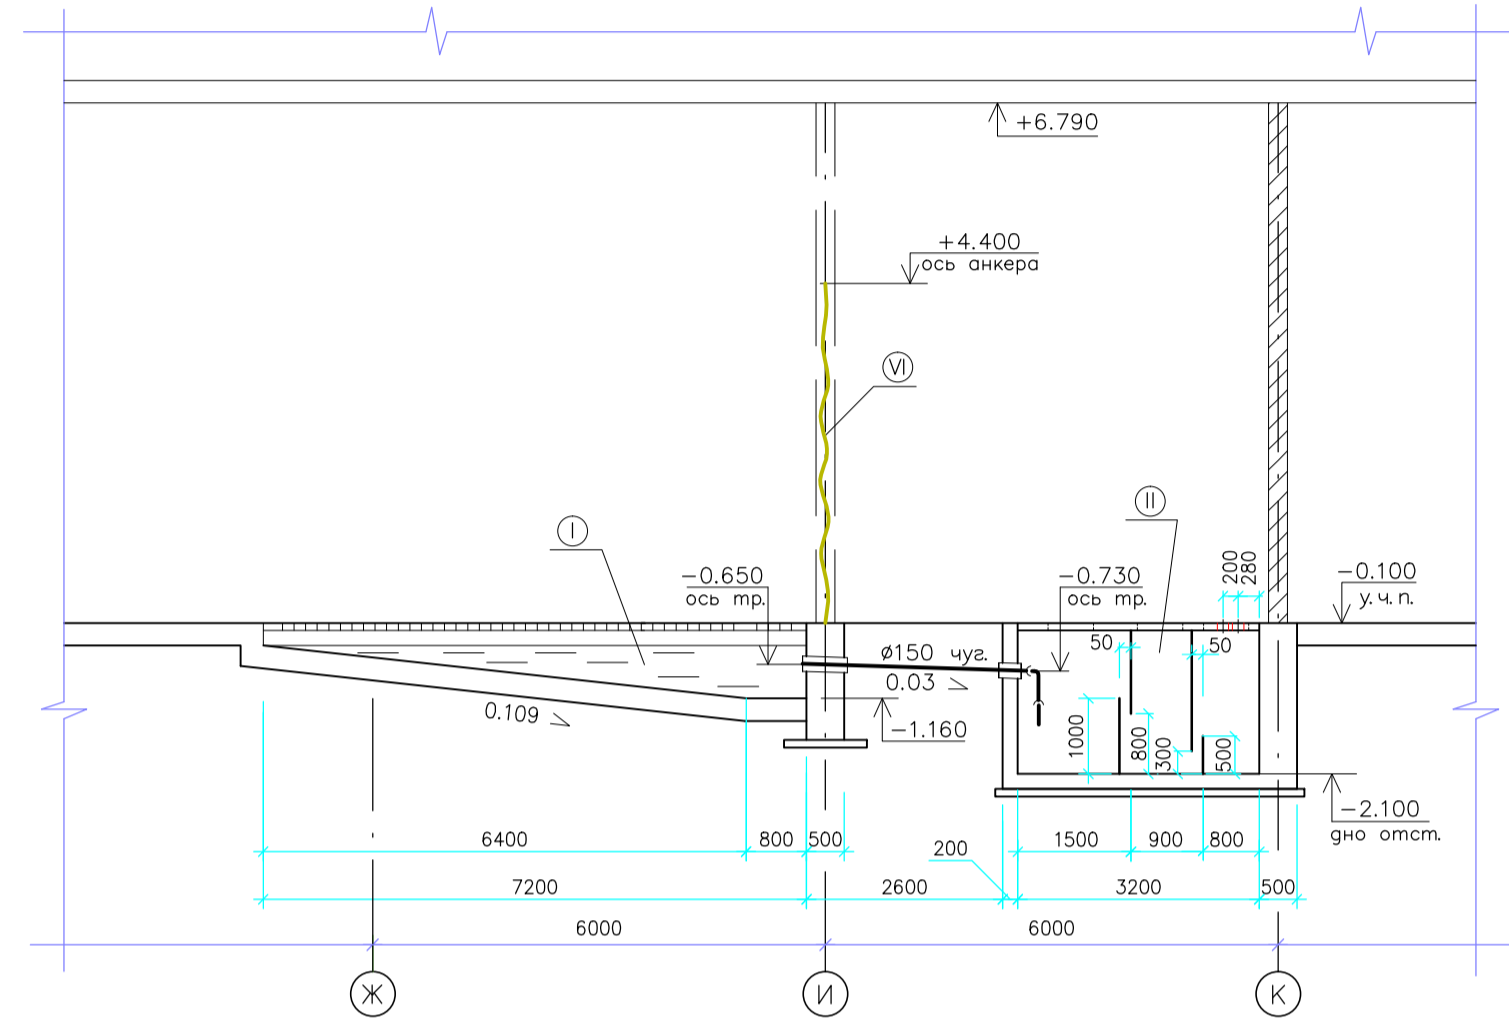

- В16 -

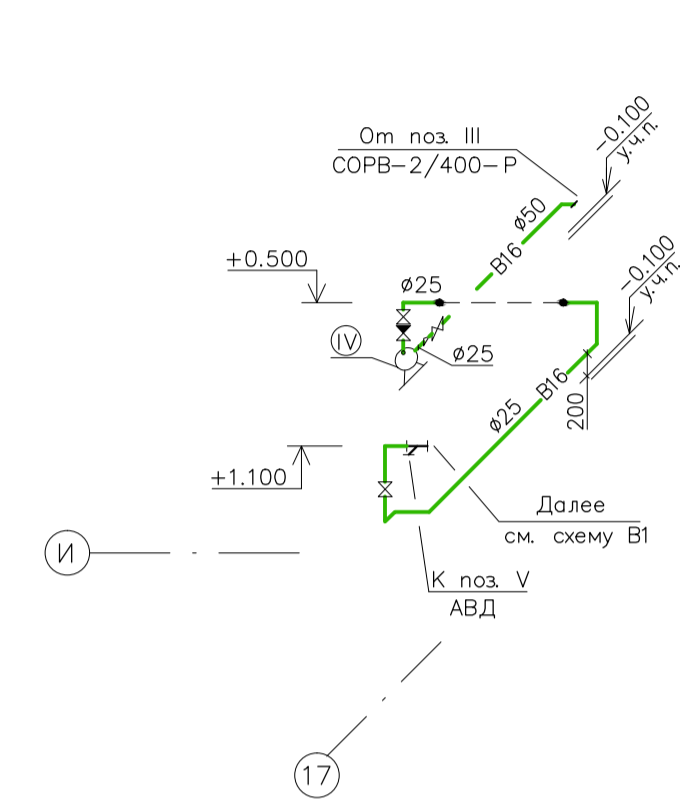


- В1 -

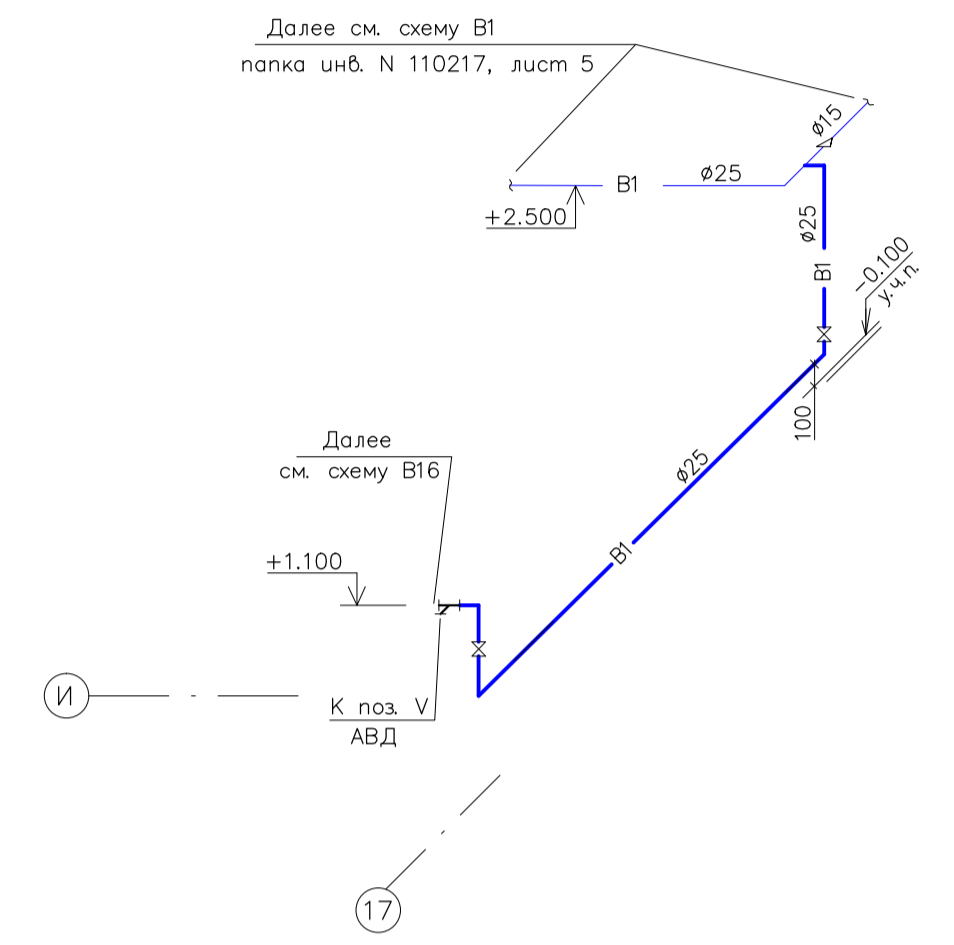

Экспликация оборудования

N N поз.	Наименование	Характеристика	Индекс	Завод изготовитель или каталог	Кол-во			Назначение	Примечание
					Общ.	Учт.	Рез.		
I	Песколовка	размеры 1100x7200x1070(н)	индивидуально		1	1	1	осаждение 85% песка	см. проект "ТХ" инв. N 110205 "КЖ2" инв. N 110209
II	Отстойник 3-х секционный	размеры 1800x3200x2000(н)	" "		1	1	1	осаждение 15% песка, улавливание масел, подача воды на установку очистки и рециркуляции	см. проект "КЖ2" инв. N 110209
III	Установка очистки и рециркуляции воды	Q=2м³/ч N=1,2кВт U=3380В	СОРВ-2/400-Р	"Karcher"	1	1	1	доочистка до качества технологической воды	
IV	Модуль повышения давления (МПД)	Q=2м³/ч N=0,7кВт U=220В	JP-5	"Grundfos"	1	1	1	подача воды к аппарату высокого давления (АВД)	
V	Аппарат высокого давления (АВД)	Q=1000л/ч N=7,8кВт U=3ж400В P=62ка	HD 10/23-4S	"Karcher"	1	1	1	подача воды на мойку автомобилей	Учтен в разделе "ТХ" инв. N 110205
VI	Штара для автомойки	размеры 6000x4500(н)		ООО "ТЕКО"	1	1	1	защита автоматики СОРВ от случайных брызг воды	

- К4 -

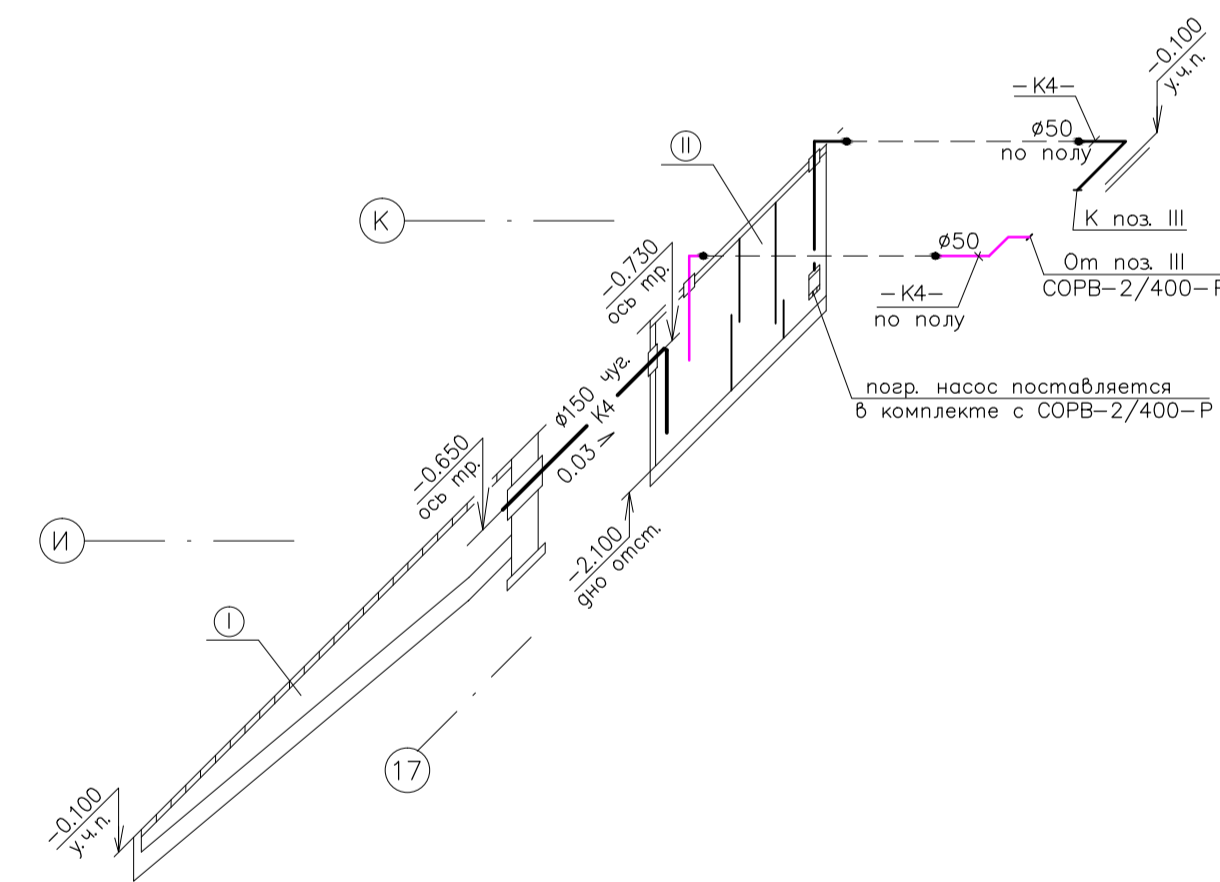

1. Строительные конструкции отстойника см. архитектурно - строительные чертежи часть "КЖ2" инв. N 110209.
2. Для прохода чугунной трубы Ø150 через стенки отстойника и песколовки предусматриваются стальные сальники Ø245x6 мм, для прохода труб через перекрытия отстойника закладываются гильзы Ø152x5 мм (см. строительную часть проекта "КЖ2" папка инв. N 110209).


110218

					852 - 6 - ВК2			
					Реконструкция служебно - технической зоны в/ч 61240			
Изм.	Кол.уч.	Лист	№ док.	Подпись	Дата	Стадия	Лист	Листов
Разраб.	Воронова				04.12	Крытый автопарк с административно - бытовым корпусом	Р	2
Нач. гр.	Ермаченкова				04.12			
Н-контр.	Кузина				04.12	Фрагмент плана 1 этажа в осях Е - К / 16 - 17 с сетями водопровода и канализации. Разрез 1-1, схемы В1, В16, К4.		
Нач. отд.	Кузина				04.12			
ГИП	Грязнов				04.12			
							ОАО "МосЭП"	


Взам. инв. №
110218-2
Изм. № подл.
Подпись и дата

АДМИНИСТРАТИВНЫЕ ЗДАНИЯ В
ЛЕНИНГРАДСКОЙ ОБЛАСТИ
ТЕХНИЧЕСКИЙ КОРПУС
СТАДИЯ «Р»


План подвала
в осях 1 - 11; А - Г
М 1:100

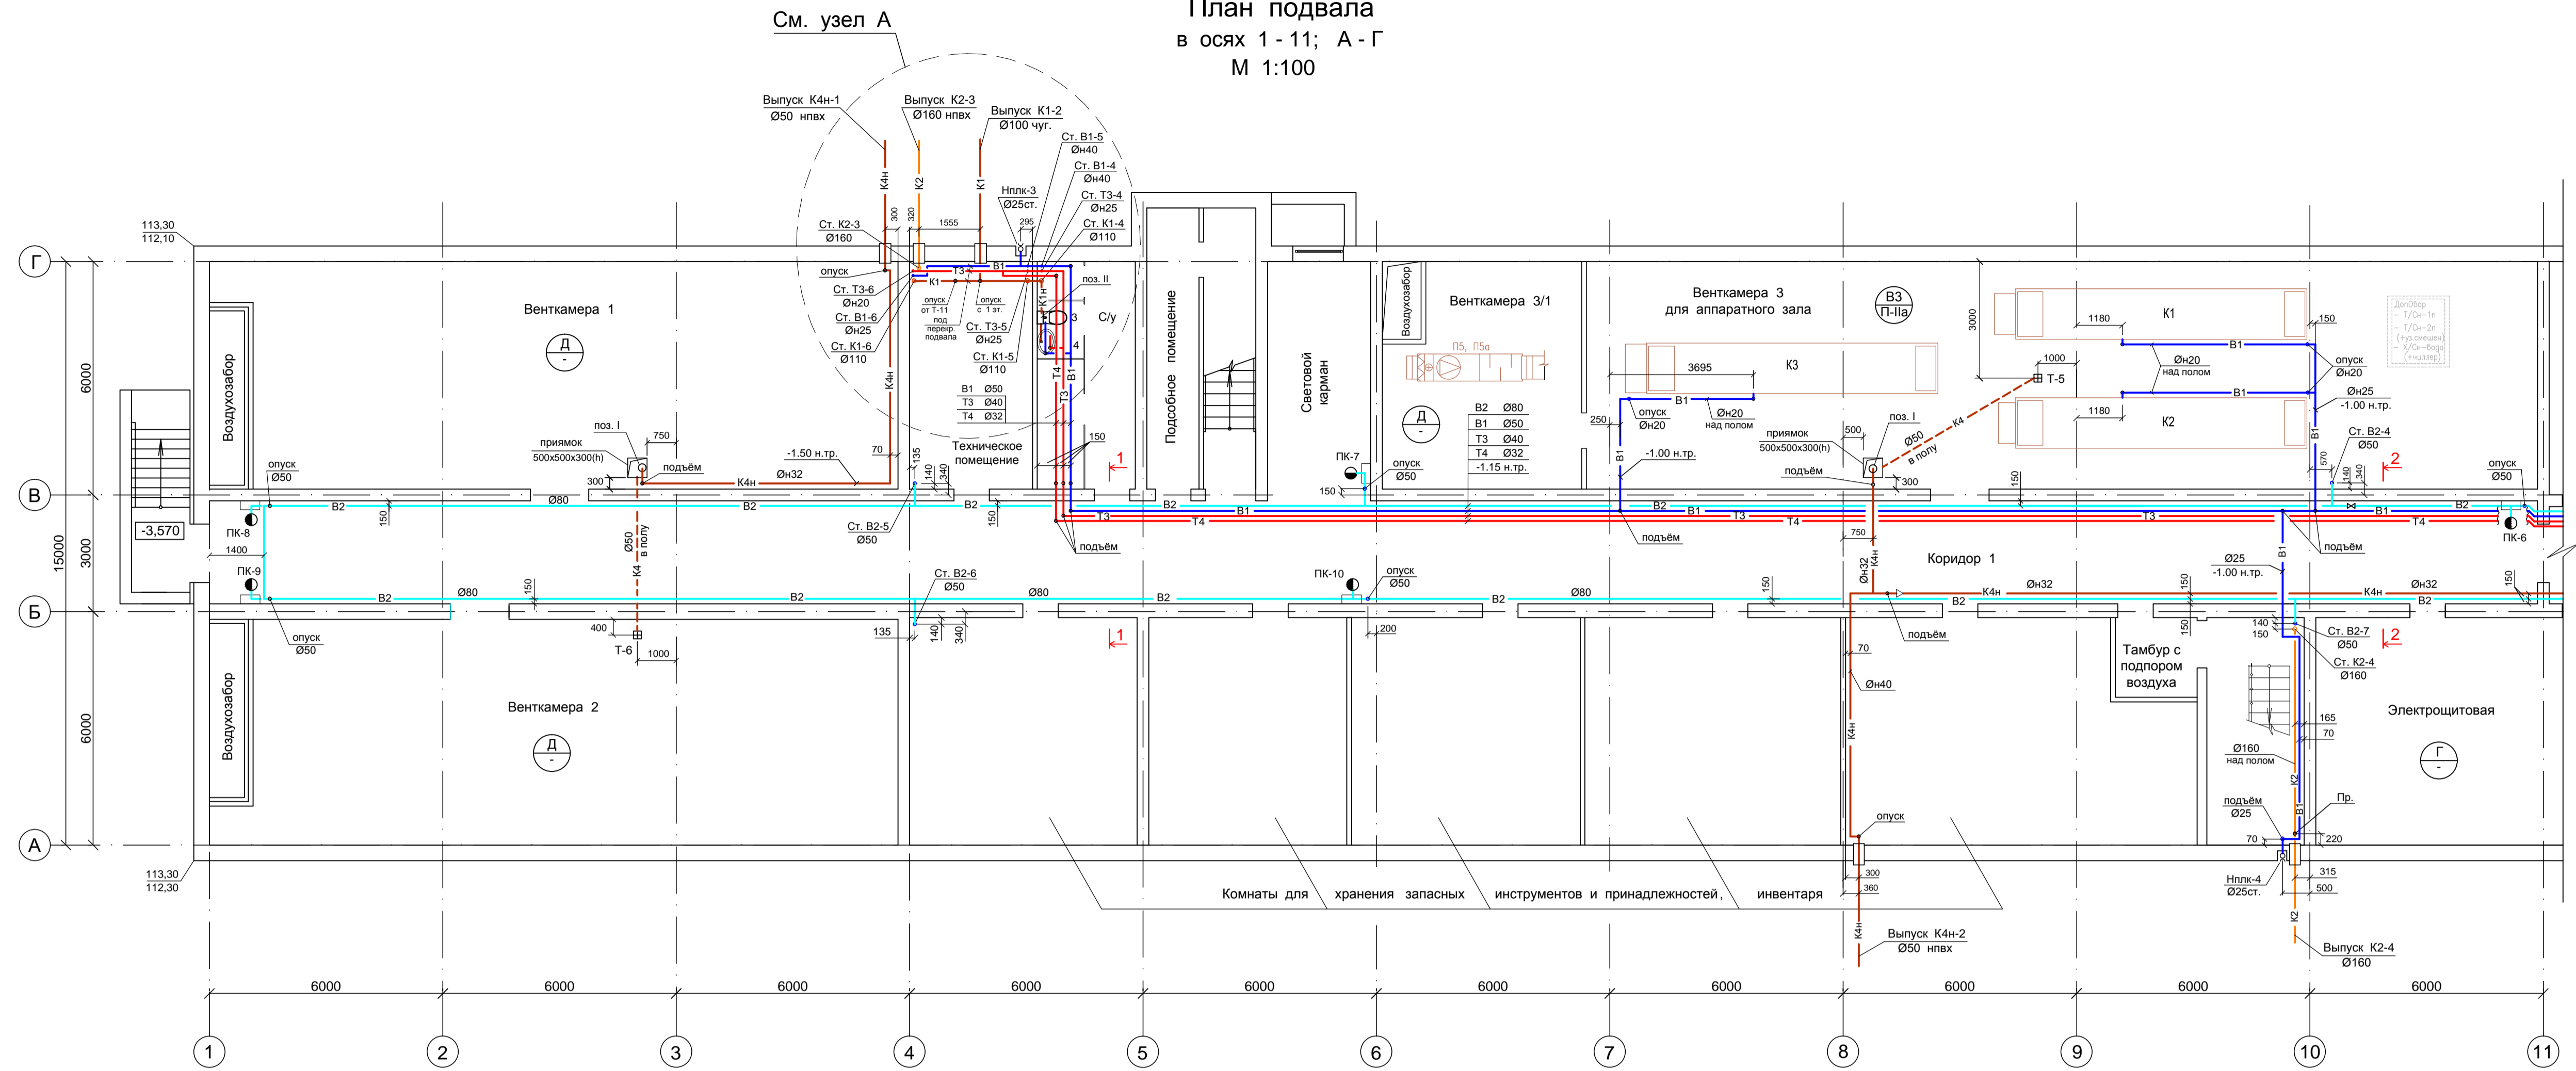


План узла А
М 1:50

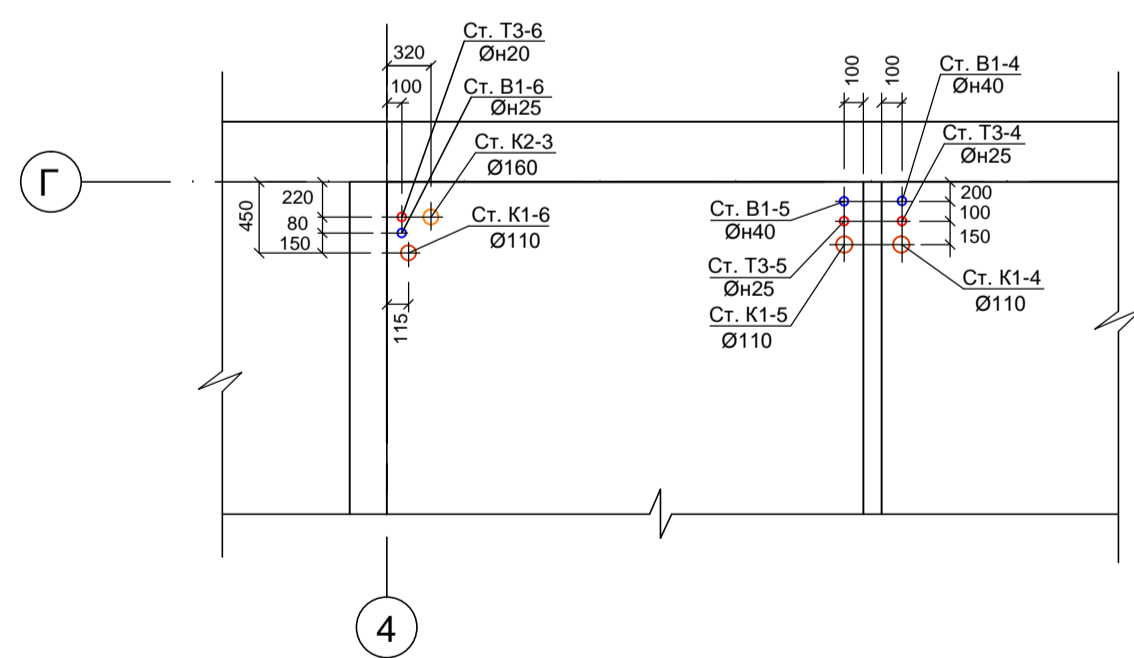

Разрез 1-1
М 1:25

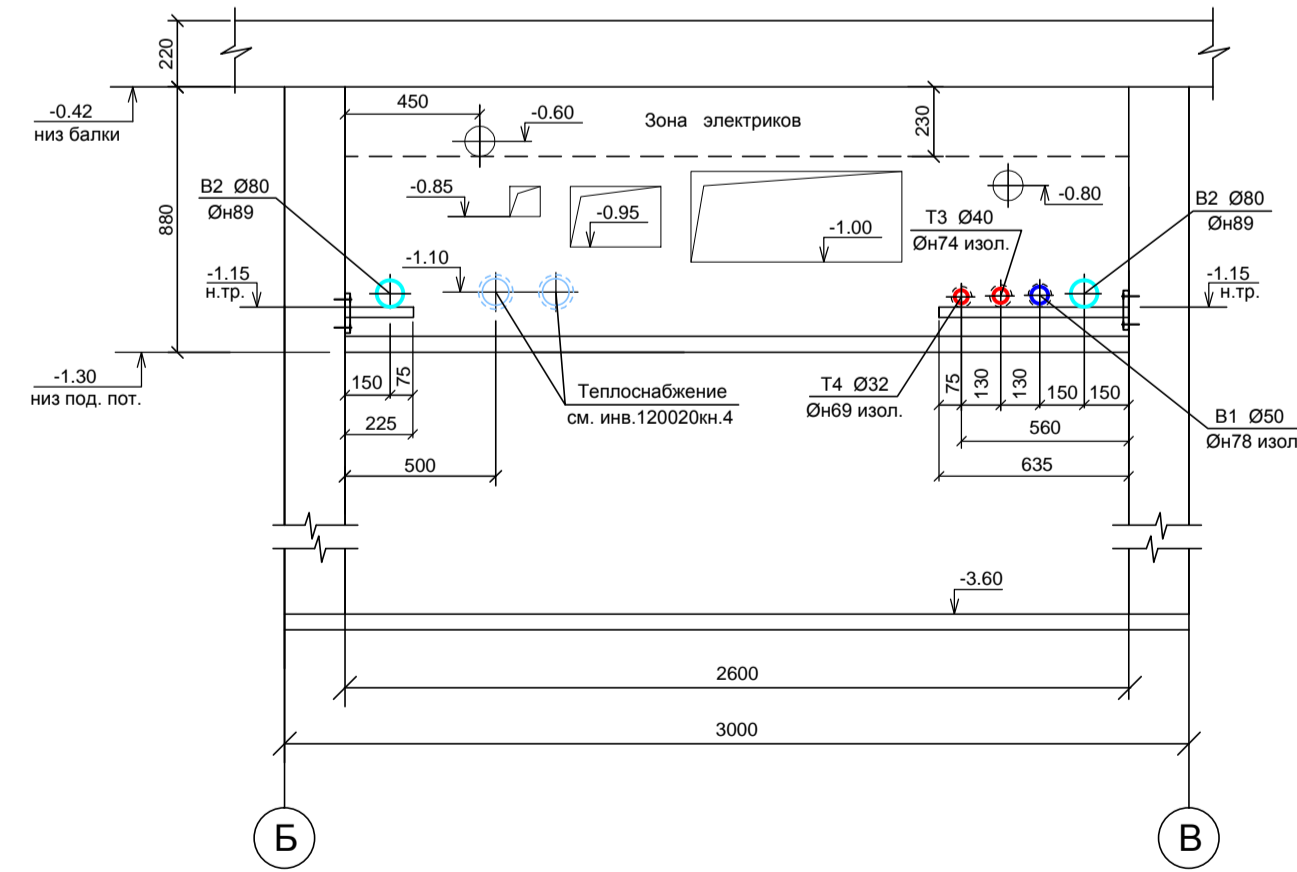


Разрез 2-2
М 1:25

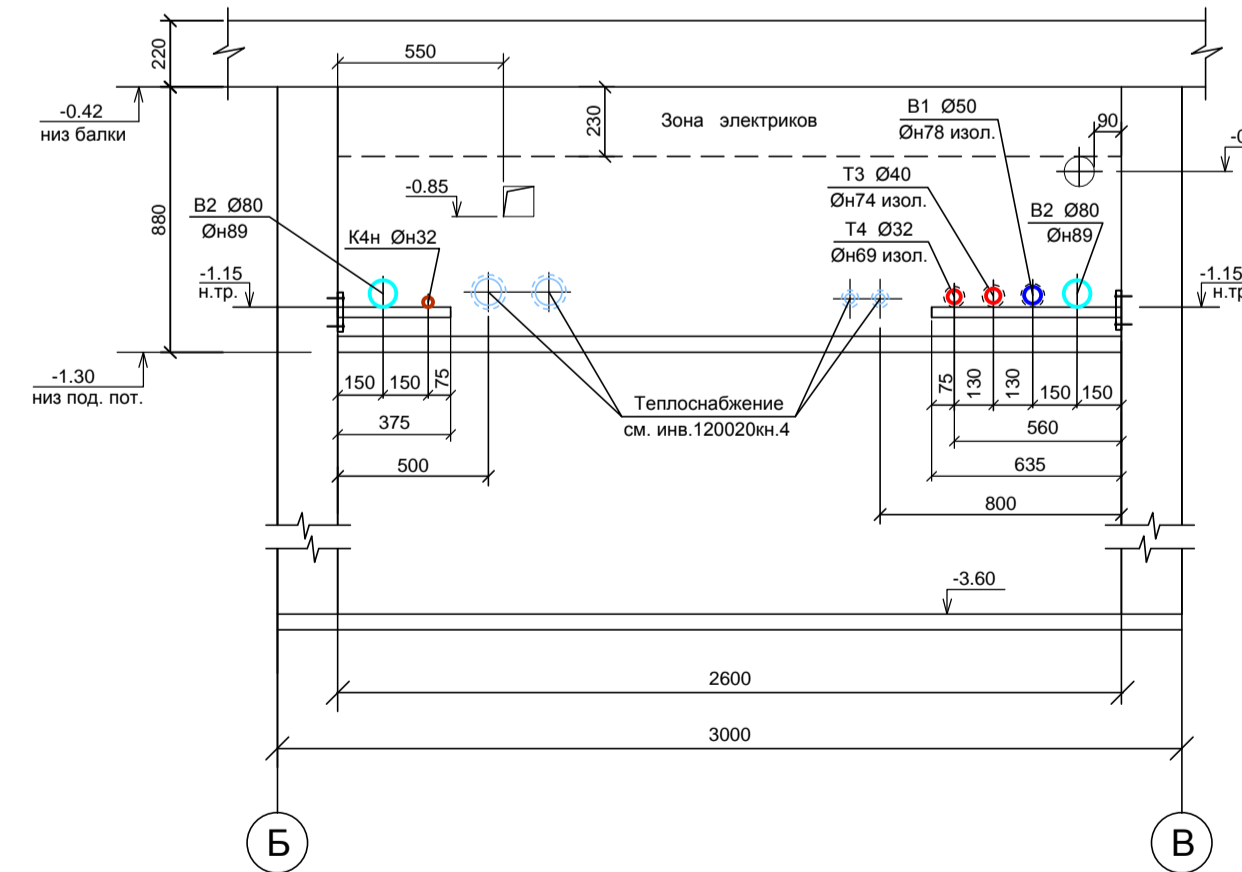



852-1-ВК						
Реконструкция служебно - технической зоны в/ч 61240						
Технический корпус				Стадия	Лист	Листов
				Р	2	
Изм.	Коп. уч.	Лист	№ док.	Подпись	Дата	
Разраб.	Воронова				04.13	
Разраб.	Зуева				04.13	
Проверил	Ермащенкова				04.13	
Н.контр.	Кузина				04.13	
Нач.отд.	Кузина				04.13	
ГИП	Грязнов				04.13	
План подвала в осях 1 - 11; А - Г с сетями водопровода и канализации						ОАО "МосЭГП"

План подвала
в осях 11 - 15; А - Н
М 1:100

Разрез 3-3
М 1:25

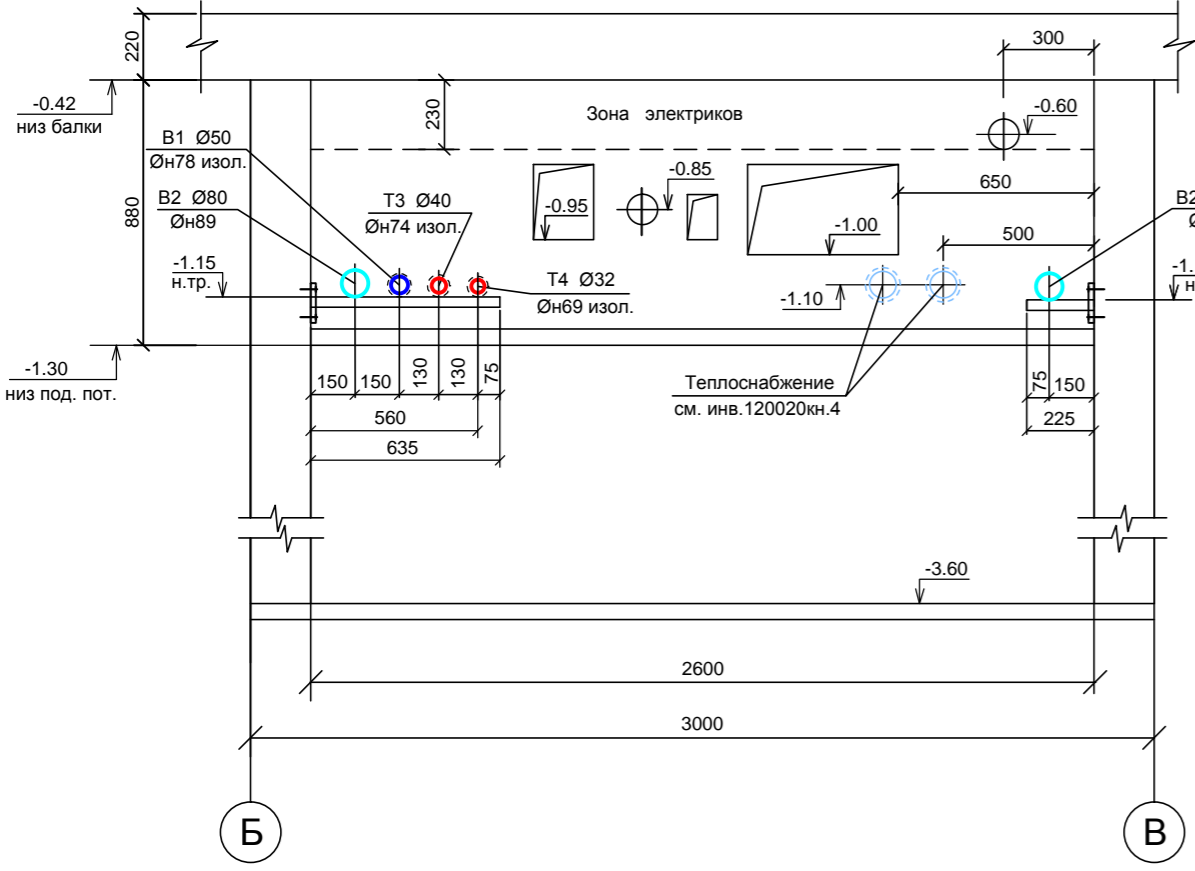

План узла Б
М 1:50

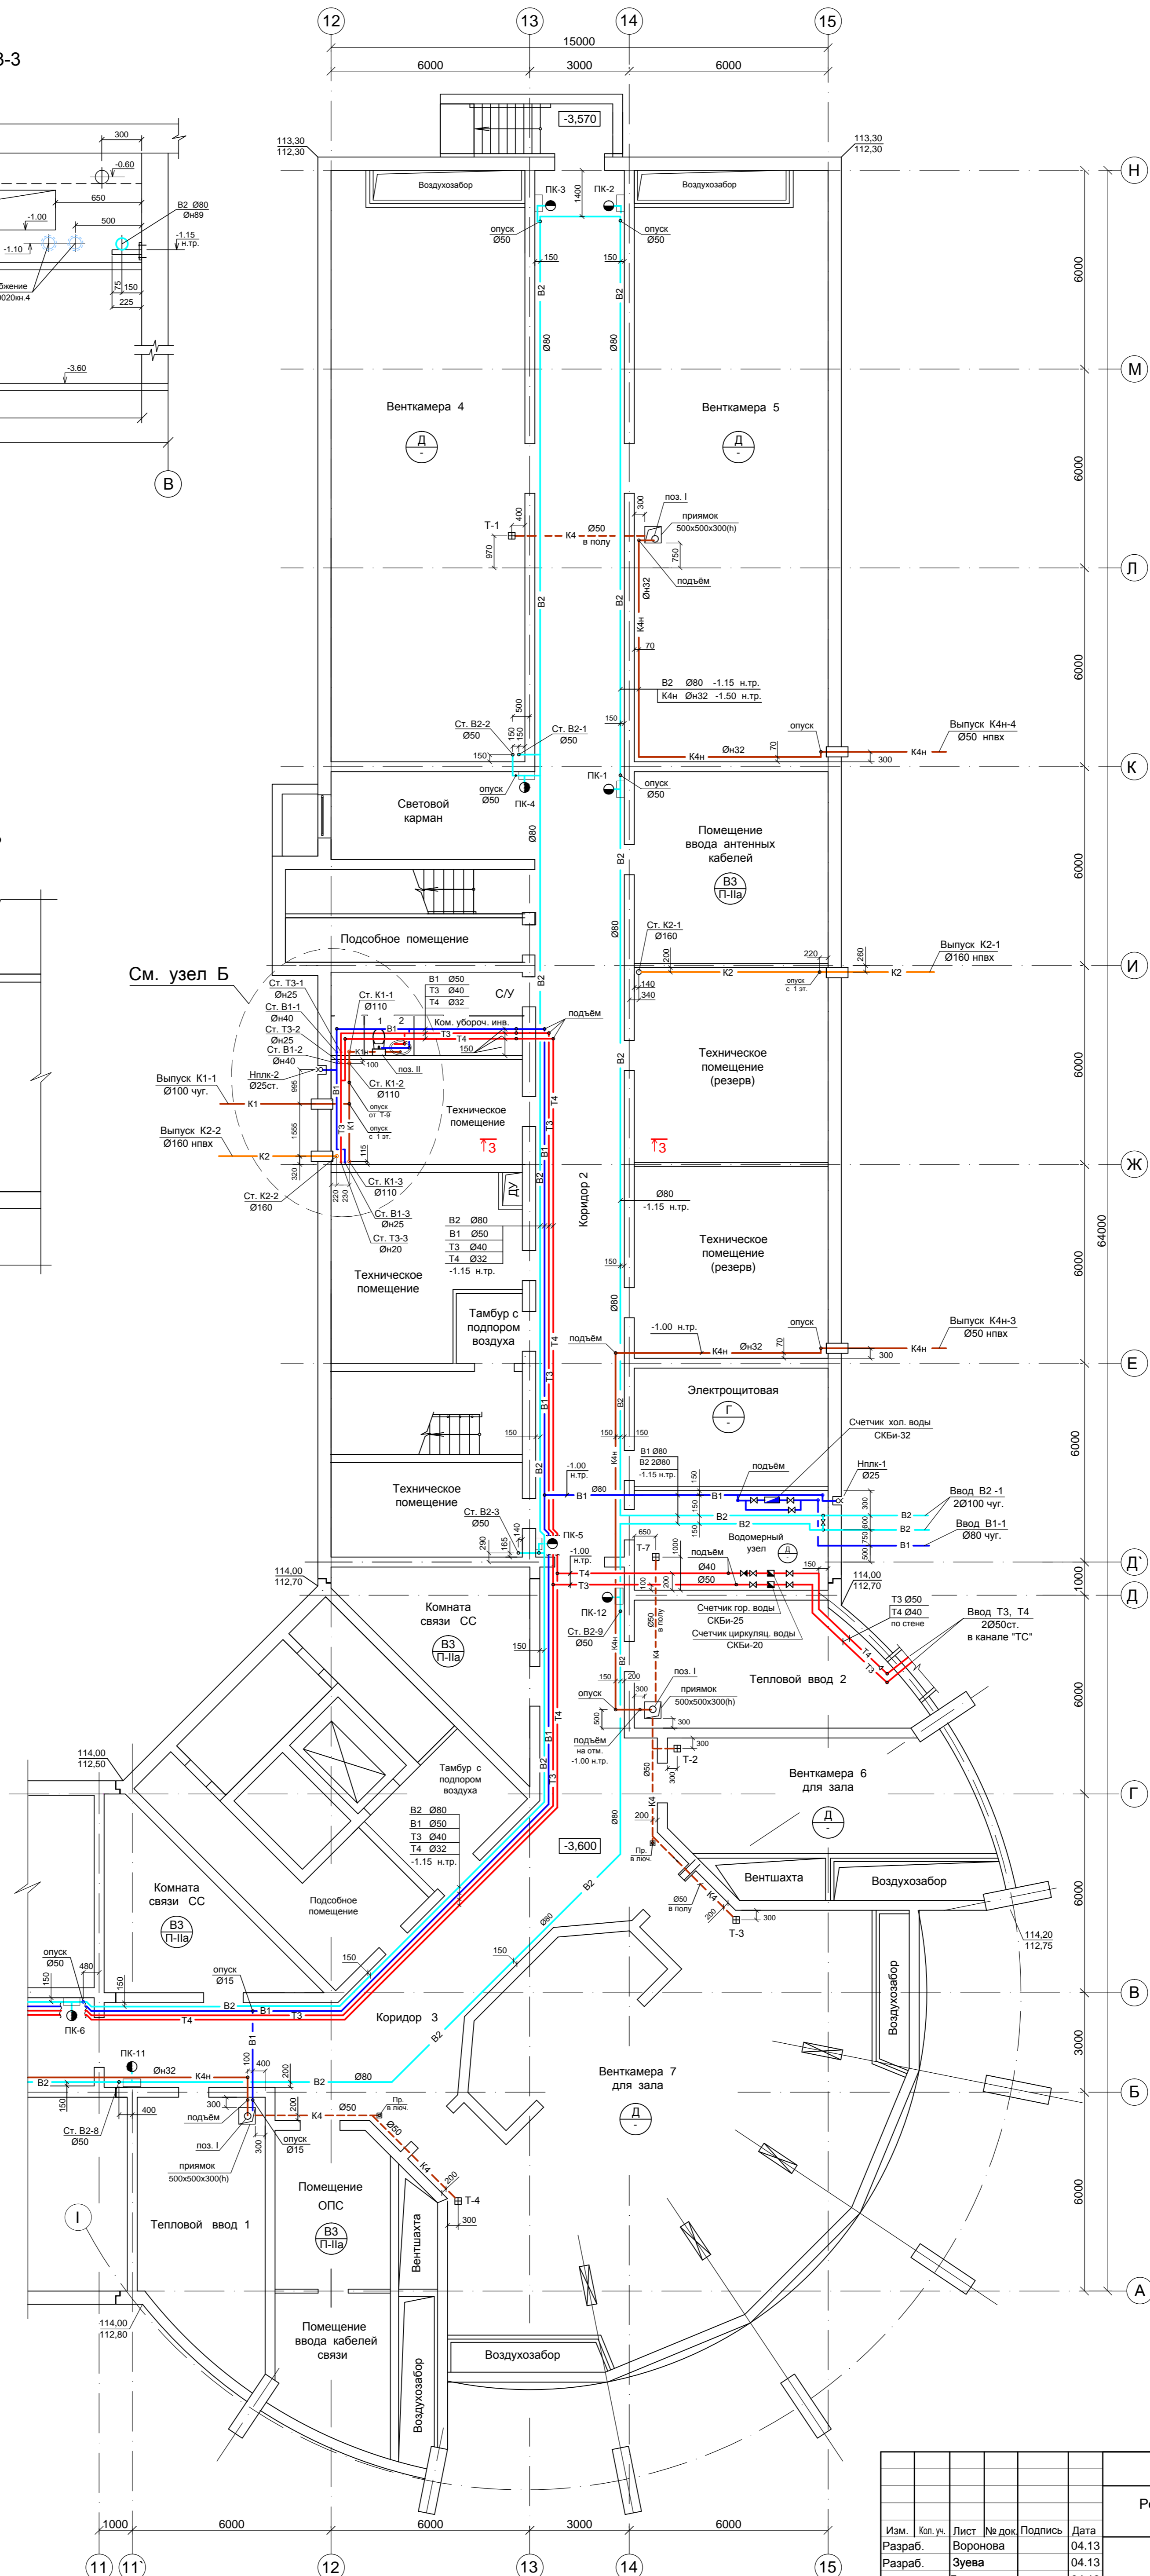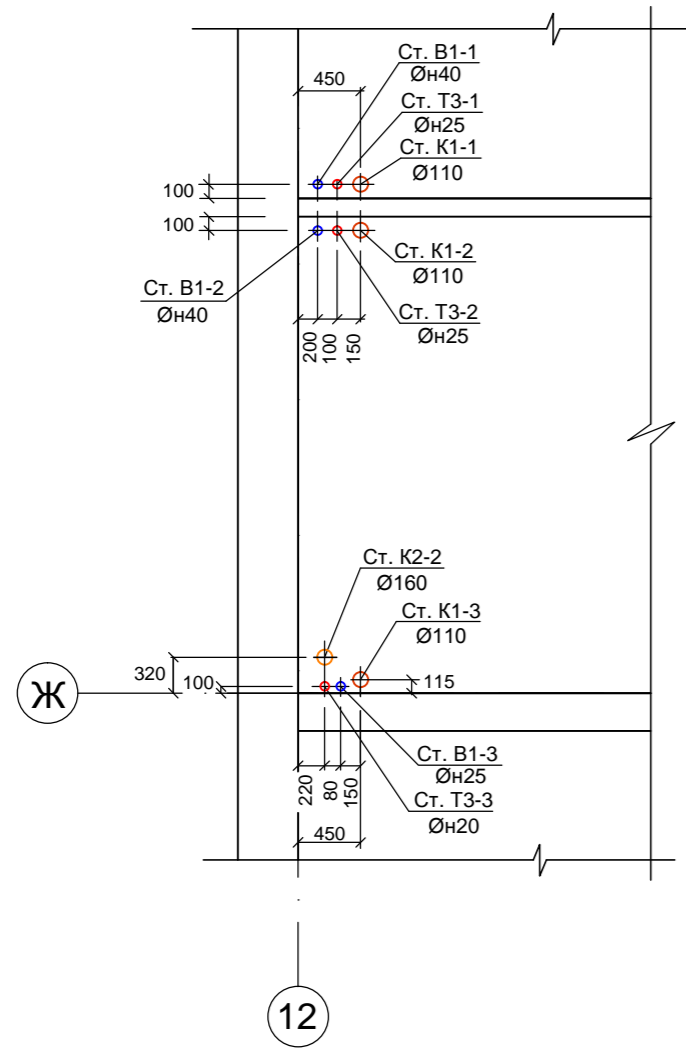

120057

852-1-ВК					Реконструкция служебно - технической зоны в/ч 61240			
Изм.	Кол. уч.	Лист	№ док.	Подпись	Дата	Стадия	Лист	Листов
Разраб.		Воронова			04.13	Технический корпус	Р	3
Разраб.		Зуева			04.13			
Проверил		Ермаменова			04.13			
Н.контр.		Кузина			04.13			
Нач.отд.		Кузина			04.13	План подвала в осях 11 - 15; А - Н с сетями водопровода и канализации	ОАО "МосЭГП"	
ГИП		Грязнов			04.13			

Ивл. № подл. 120057 - 3
Подпись и дата
Взам. инв №