


Инв.№ подл. Подпись и дата

Взам.Инв.№

Распределительный пункт	Автомат вводной	Тип, Номинальный ток, А Расцепитель, А
	Автомат отходящей линии	Тип, Номинальный ток, А Расцепитель, А
	Пусковой аппарат	Обозначение, тип, Номинальный ток, А Расцепитель, А
Марка и сечение проводника Длина участка сети, м		
Пусковой аппарат	Обозначение, тип, Номинальный ток, А Расцепитель, А	
Марка и сечение проводника Длина участка сети, м		
Электроприемник	Условное обозначение по плану	
	№ группы	
	Тип	
	Мощность номинальная P _н , кВт	
	Мощность расчетная P _р , кВт	
	Ток расчетный I _р , А	
	Наименование потребителя	
	№ помещения	

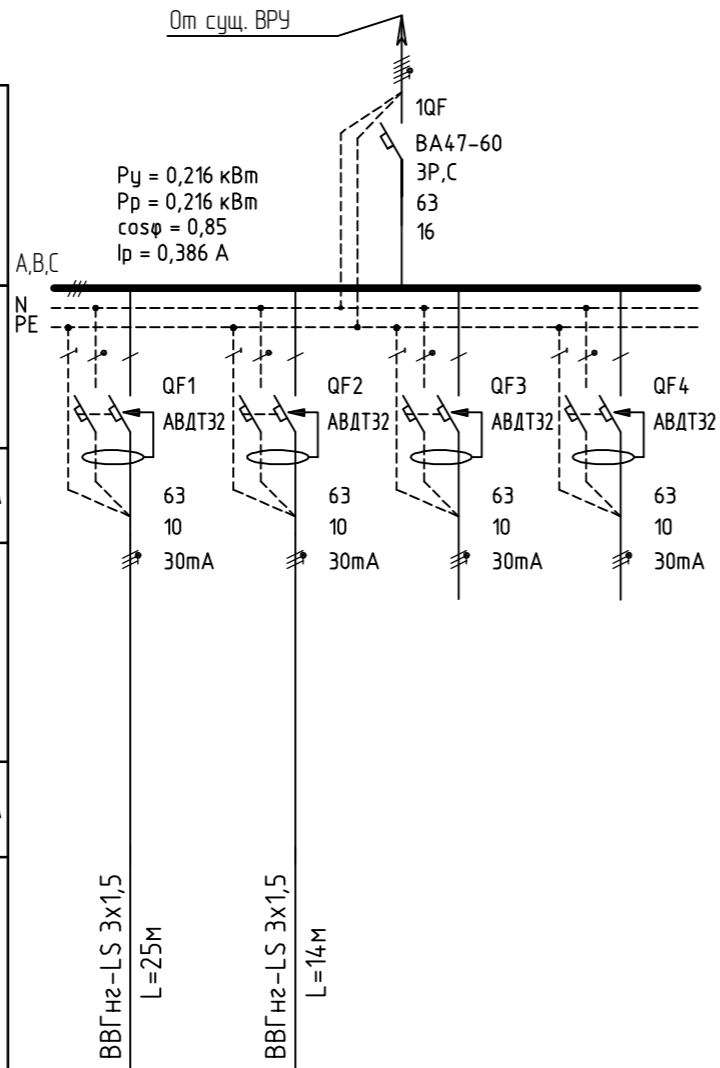

Гр.1А	Гр.2А		
0,144	0,072		
0,144	0,072		
0,77	0,39		
Аварийное освещение	Аварийное освещение	Резерв	Резерв

Изм.	Кол.уч.	Лист	№ док.	Подп.	Дата				
Разработал	Агошкоб					Канализационная насосная станция. Электрооборудование	Стадия	Лист	Листов
ГАП							Р II	6	
Ген.дир.						Щит ЩАО. Схема принципиальная однолинейная 0,4кВ			