


Инв.№ подл. Подпись и дата  
 Инв.№ подл. Взам.Инв.№

Распределительный пункт	Автомат вводной	Тип, Номинальный ток, А Расцепитель, А
	Автомат отходящей линии	Тип, Номинальный ток, А Расцепитель, А
	Пусковой аппарат	Обозначение, тип, Номинальный ток, А Расцепитель, А
Марка и сечение проводника Длина участка сети, м		
Пусковой аппарат	Обозначение, тип, Номинальный ток, А Расцепитель, А	
Марка и сечение проводника Длина участка сети, м		
Электроприемник	Условное обозначение по плану	
	№ группы	
	Тип	
	Мощность номинальная P <sub>н</sub> , кВт	
	Мощность расчетная P <sub>р</sub> , кВт	
	Ток расчетный I <sub>р</sub> , А	
	Наименование потребителя	
	№ помещения	

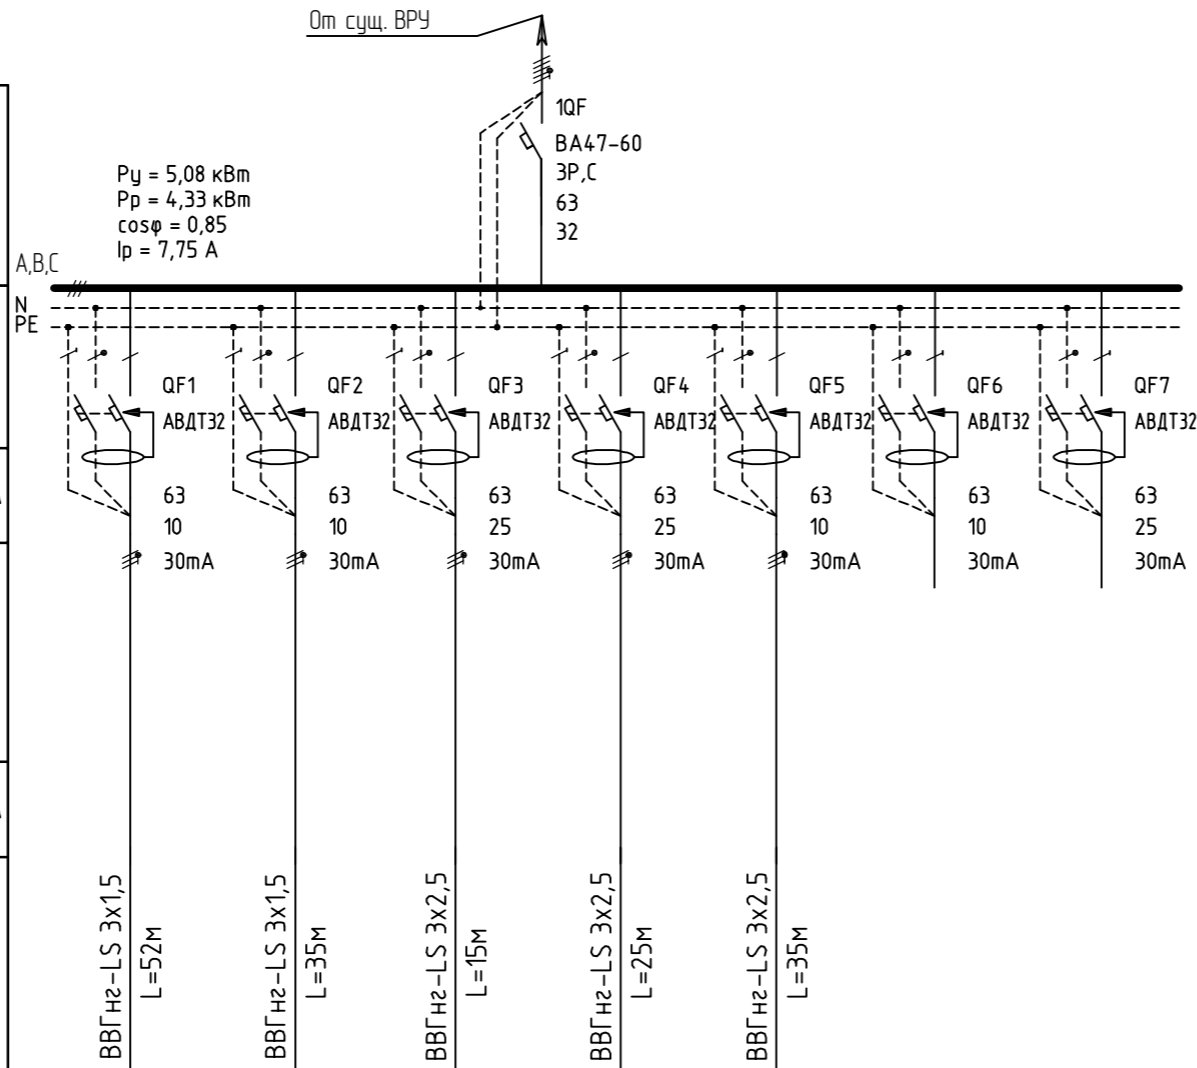

	Гр.1	Гр.2	Гр.3	Гр.4	Гр.5		
	0,72	0,36	1,5	1,5	1,0		
	0,72	0,36	1,5	1,5	0,25		
	3,9	1,95	8,02	8,02	1,33		
	Рабочее освещение	Рабочее освещение	Розетки	Розетки	ЯТП	Резерв	Резерв

Изм.	Кол. уч.	Лист	№ док.	Подп.	Дата				
Разработал	Агошкоб					Канализационная насосная станция. Электрооборудование	Стадия	Лист	Листов
ГАП							РП	5	
Ген.дир.						Щит ЩО. Схема принципиальная однолинейная 0,4кВ			