

№ СРО-П-168-22112011

СРО НП «Проектирование дорог и инфраструктуры»

Общество с ограниченной ответственностью
ООО «Уралстроймонтаж»

Жилой комплекс «Зеленый мыс» в Октябрьском районе г. Ижевска

Рабочая документация
Вентиляция жилого дома. Секция 1 в осях 1-2/В-Е

134/12-ОВ2.1


Руководитель

_____ (Воронцов А.А.)

Главный инженер проекта

_____ (Гусев Ю.Л.)


План подвала

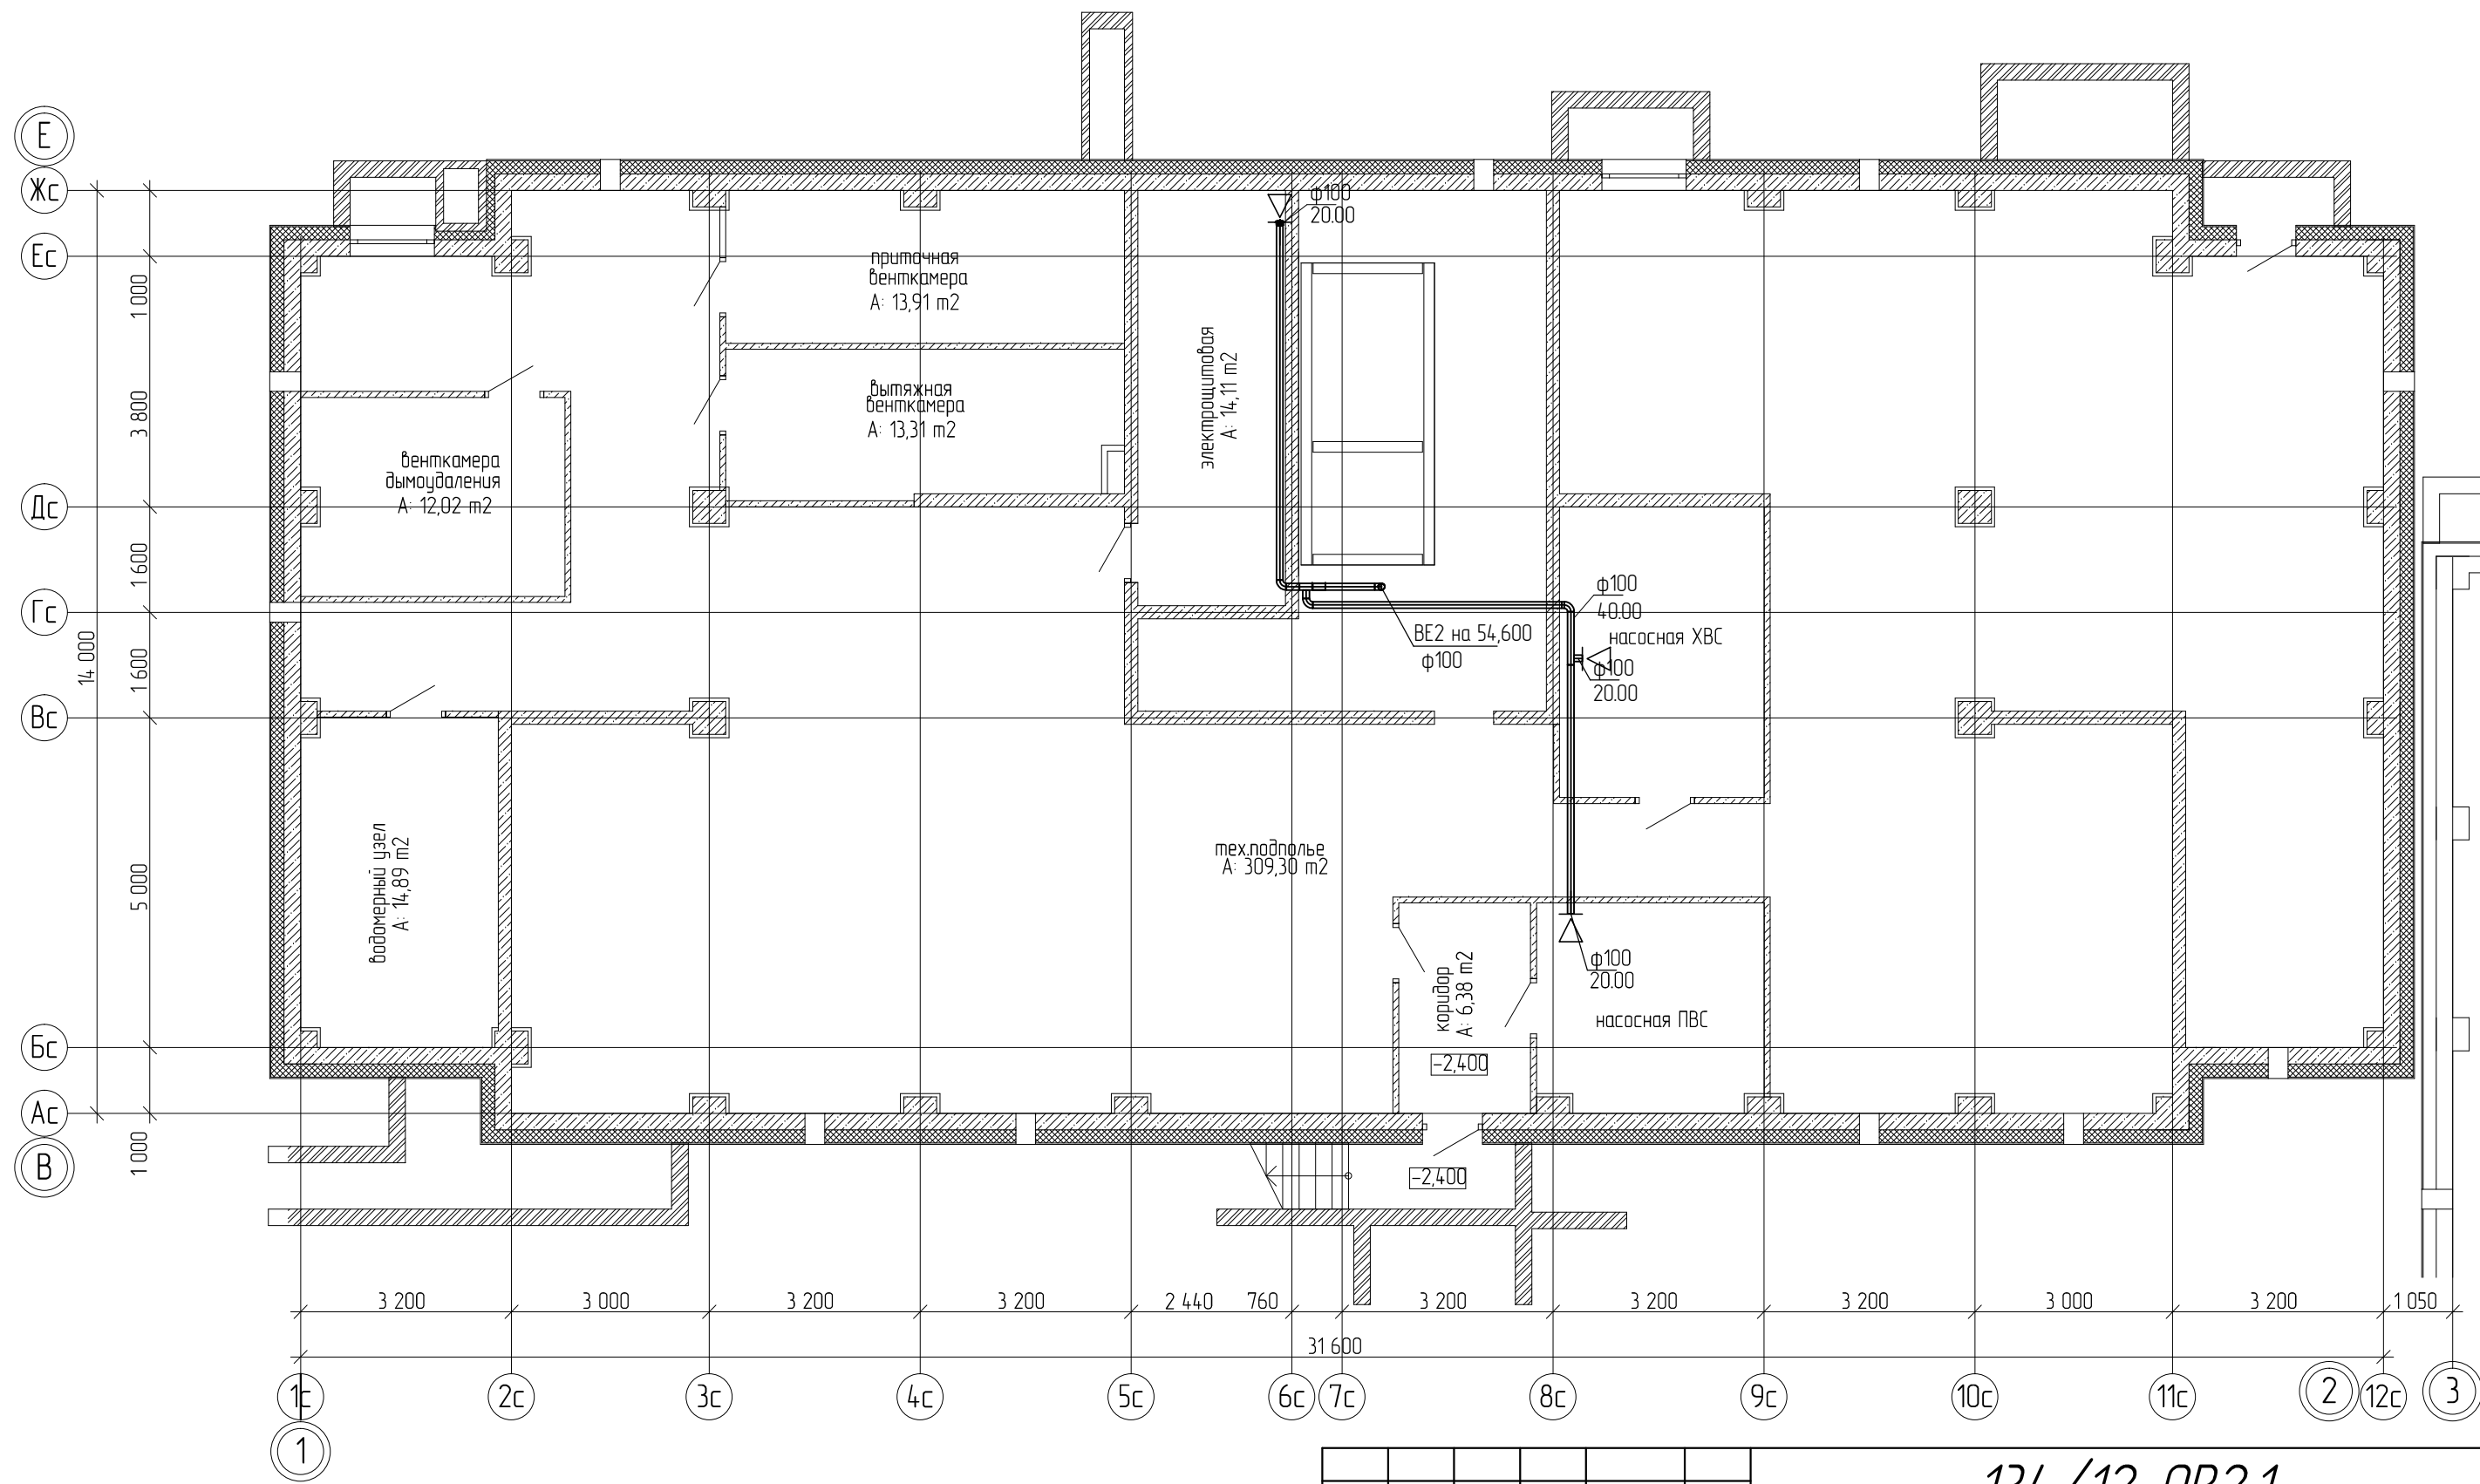

Инв. № подл.
 Подп. и дата
 Взам. инв. №

134/12-ОВ2.1					
Жилой комплекс "Зеленый мыс" в Октябрьском районе г. Ижевска					
Изм.	Кол.уч.	Лист	№ док.	Подп.	Дата
Разработал	Трубицин				
Проверил	Гусев				
Вентиляция жилого дома. Секция 1 в осях 1-2/В-Е				Стадия	Лист
План подвала				Р	2
				Листов	10
				ООО "Уралстроймонтаж"	


План 1 этажа

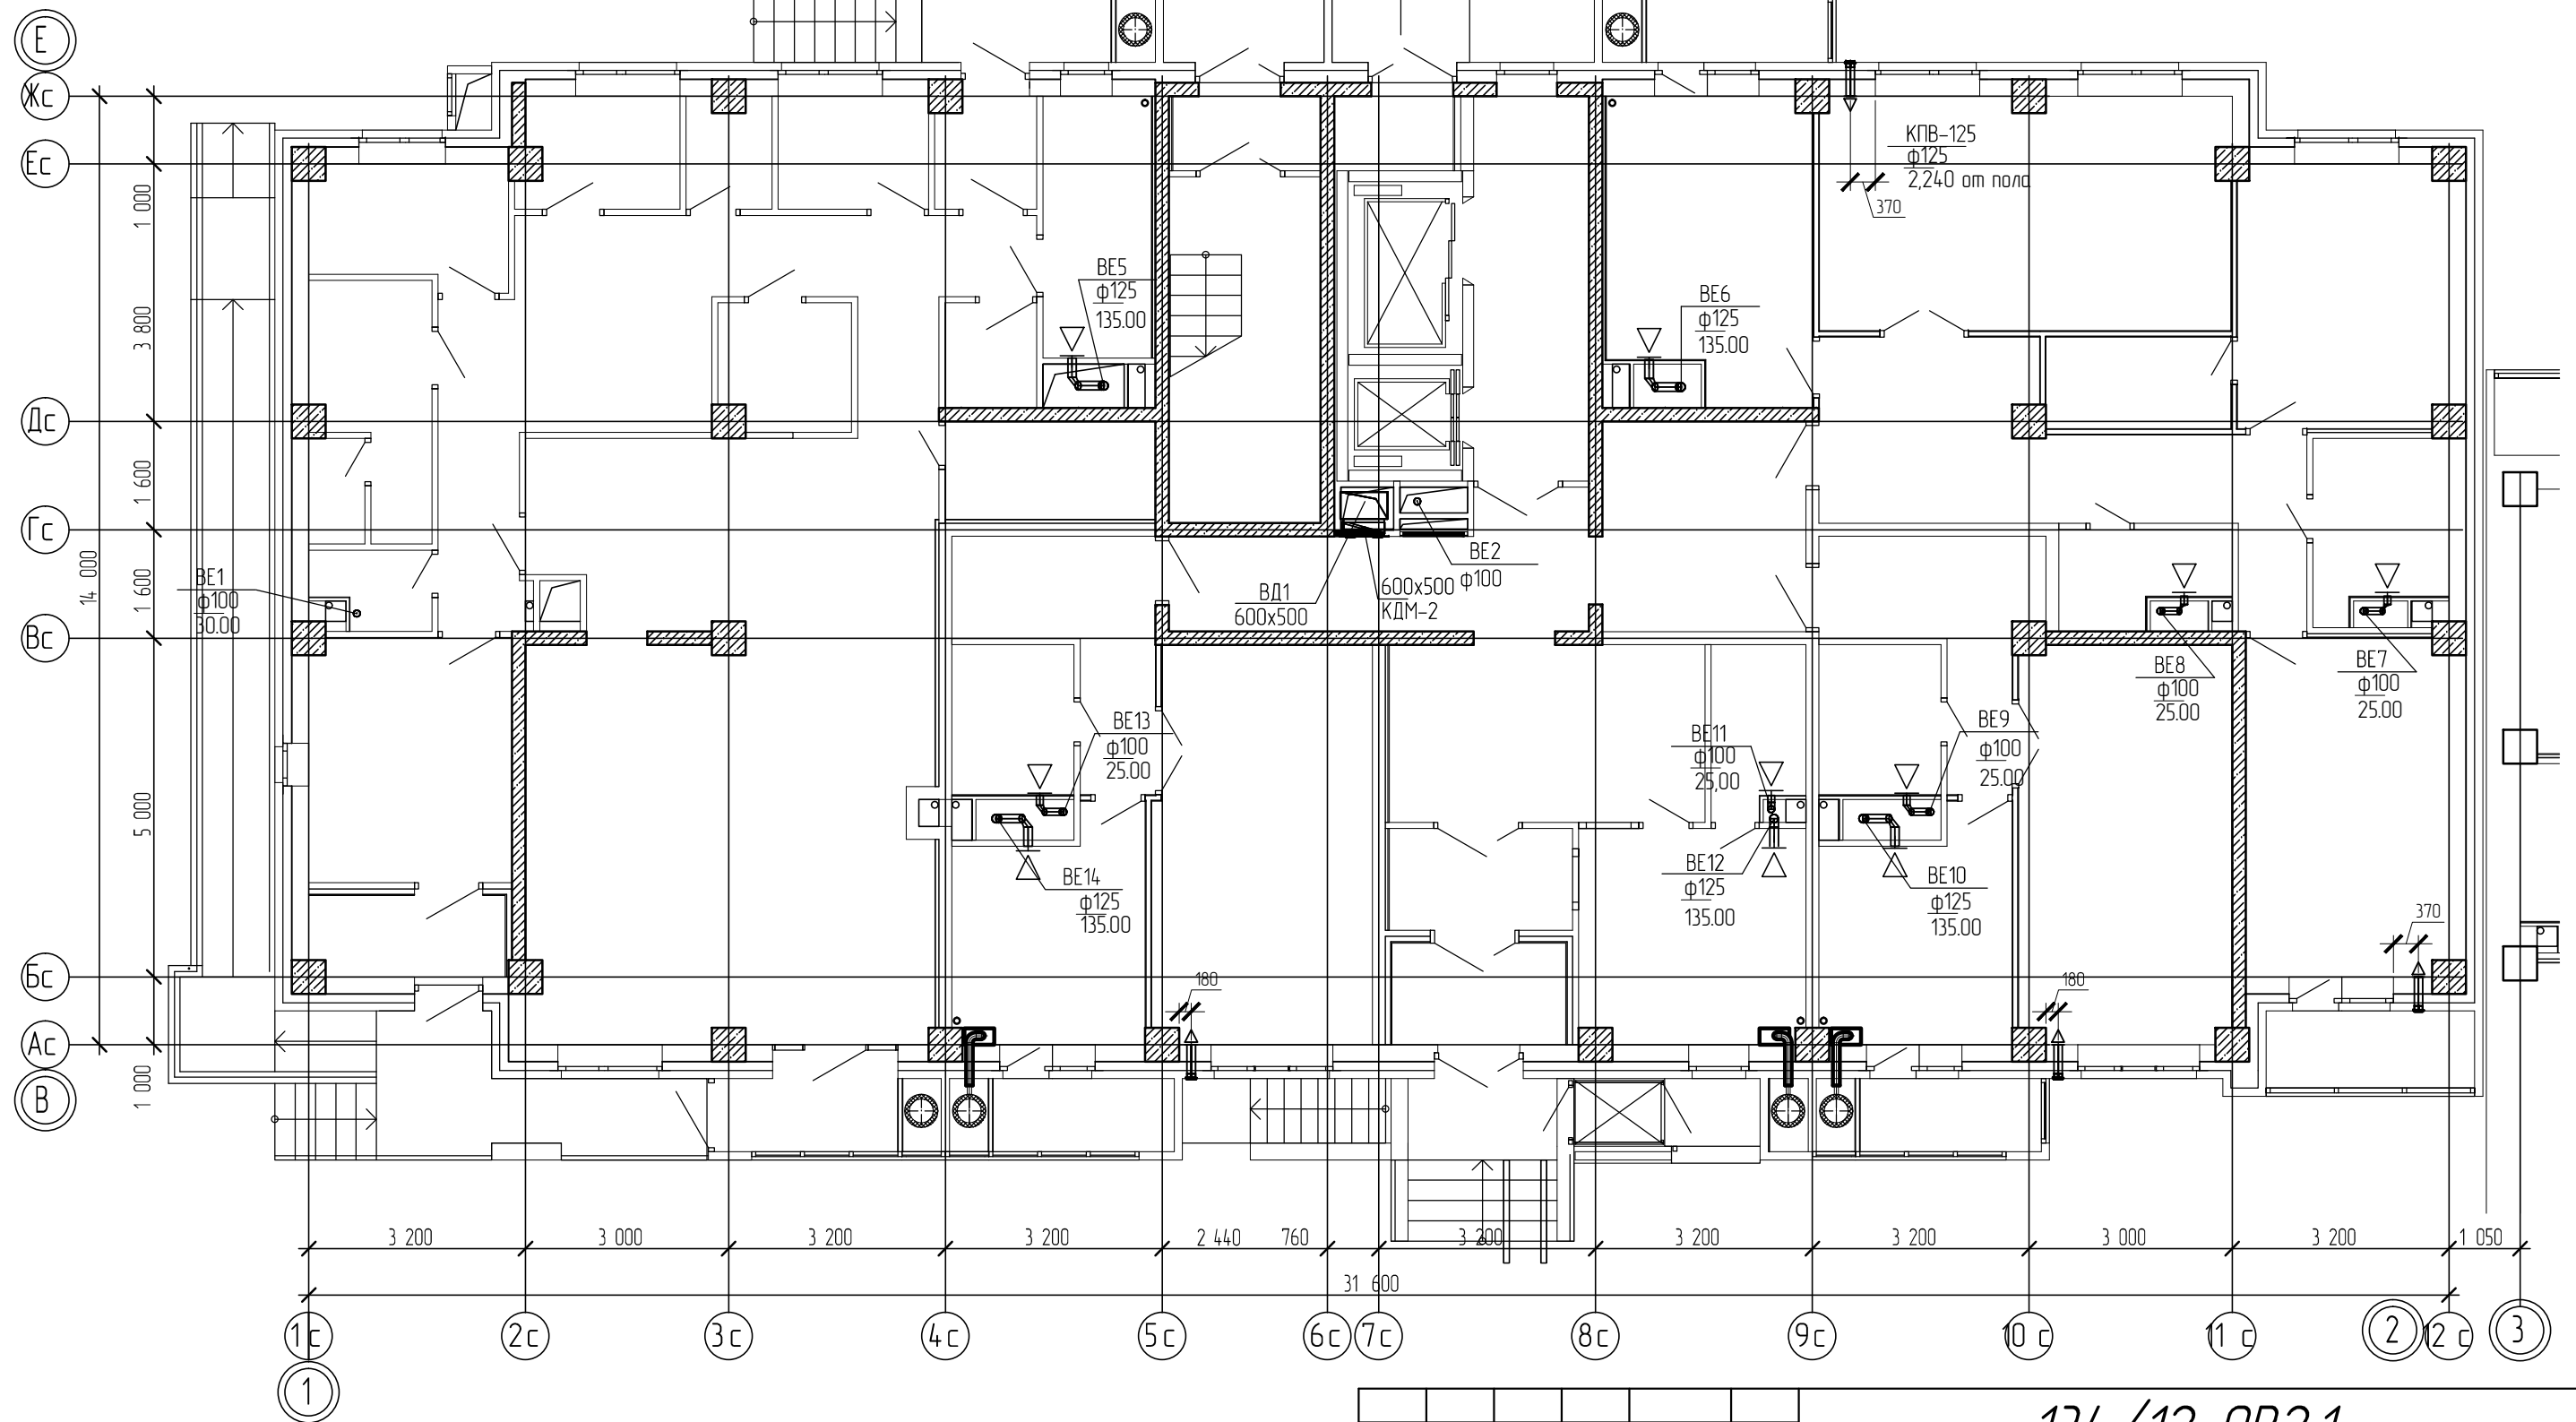

Инд. № подл. Подп. и дата. Взам. инв. №

						134/12-ОВ2.1		
						Жилой комплекс "Зеленый мыс" в Октябрьском районе г. Ижевска		
Изм.	Кол.уч.	Лист	№ док.	Подп.	Дата	Вентиляция жилого дома.		Стадия
						Секция 1 в осях 1-2/В-Е		Р
Разработал	Трубицин							Лист
Проверил	Гусев							Листов
						План 1 этажа		10
						ООО "Уралстроймонтаж"		


План 2 этажа

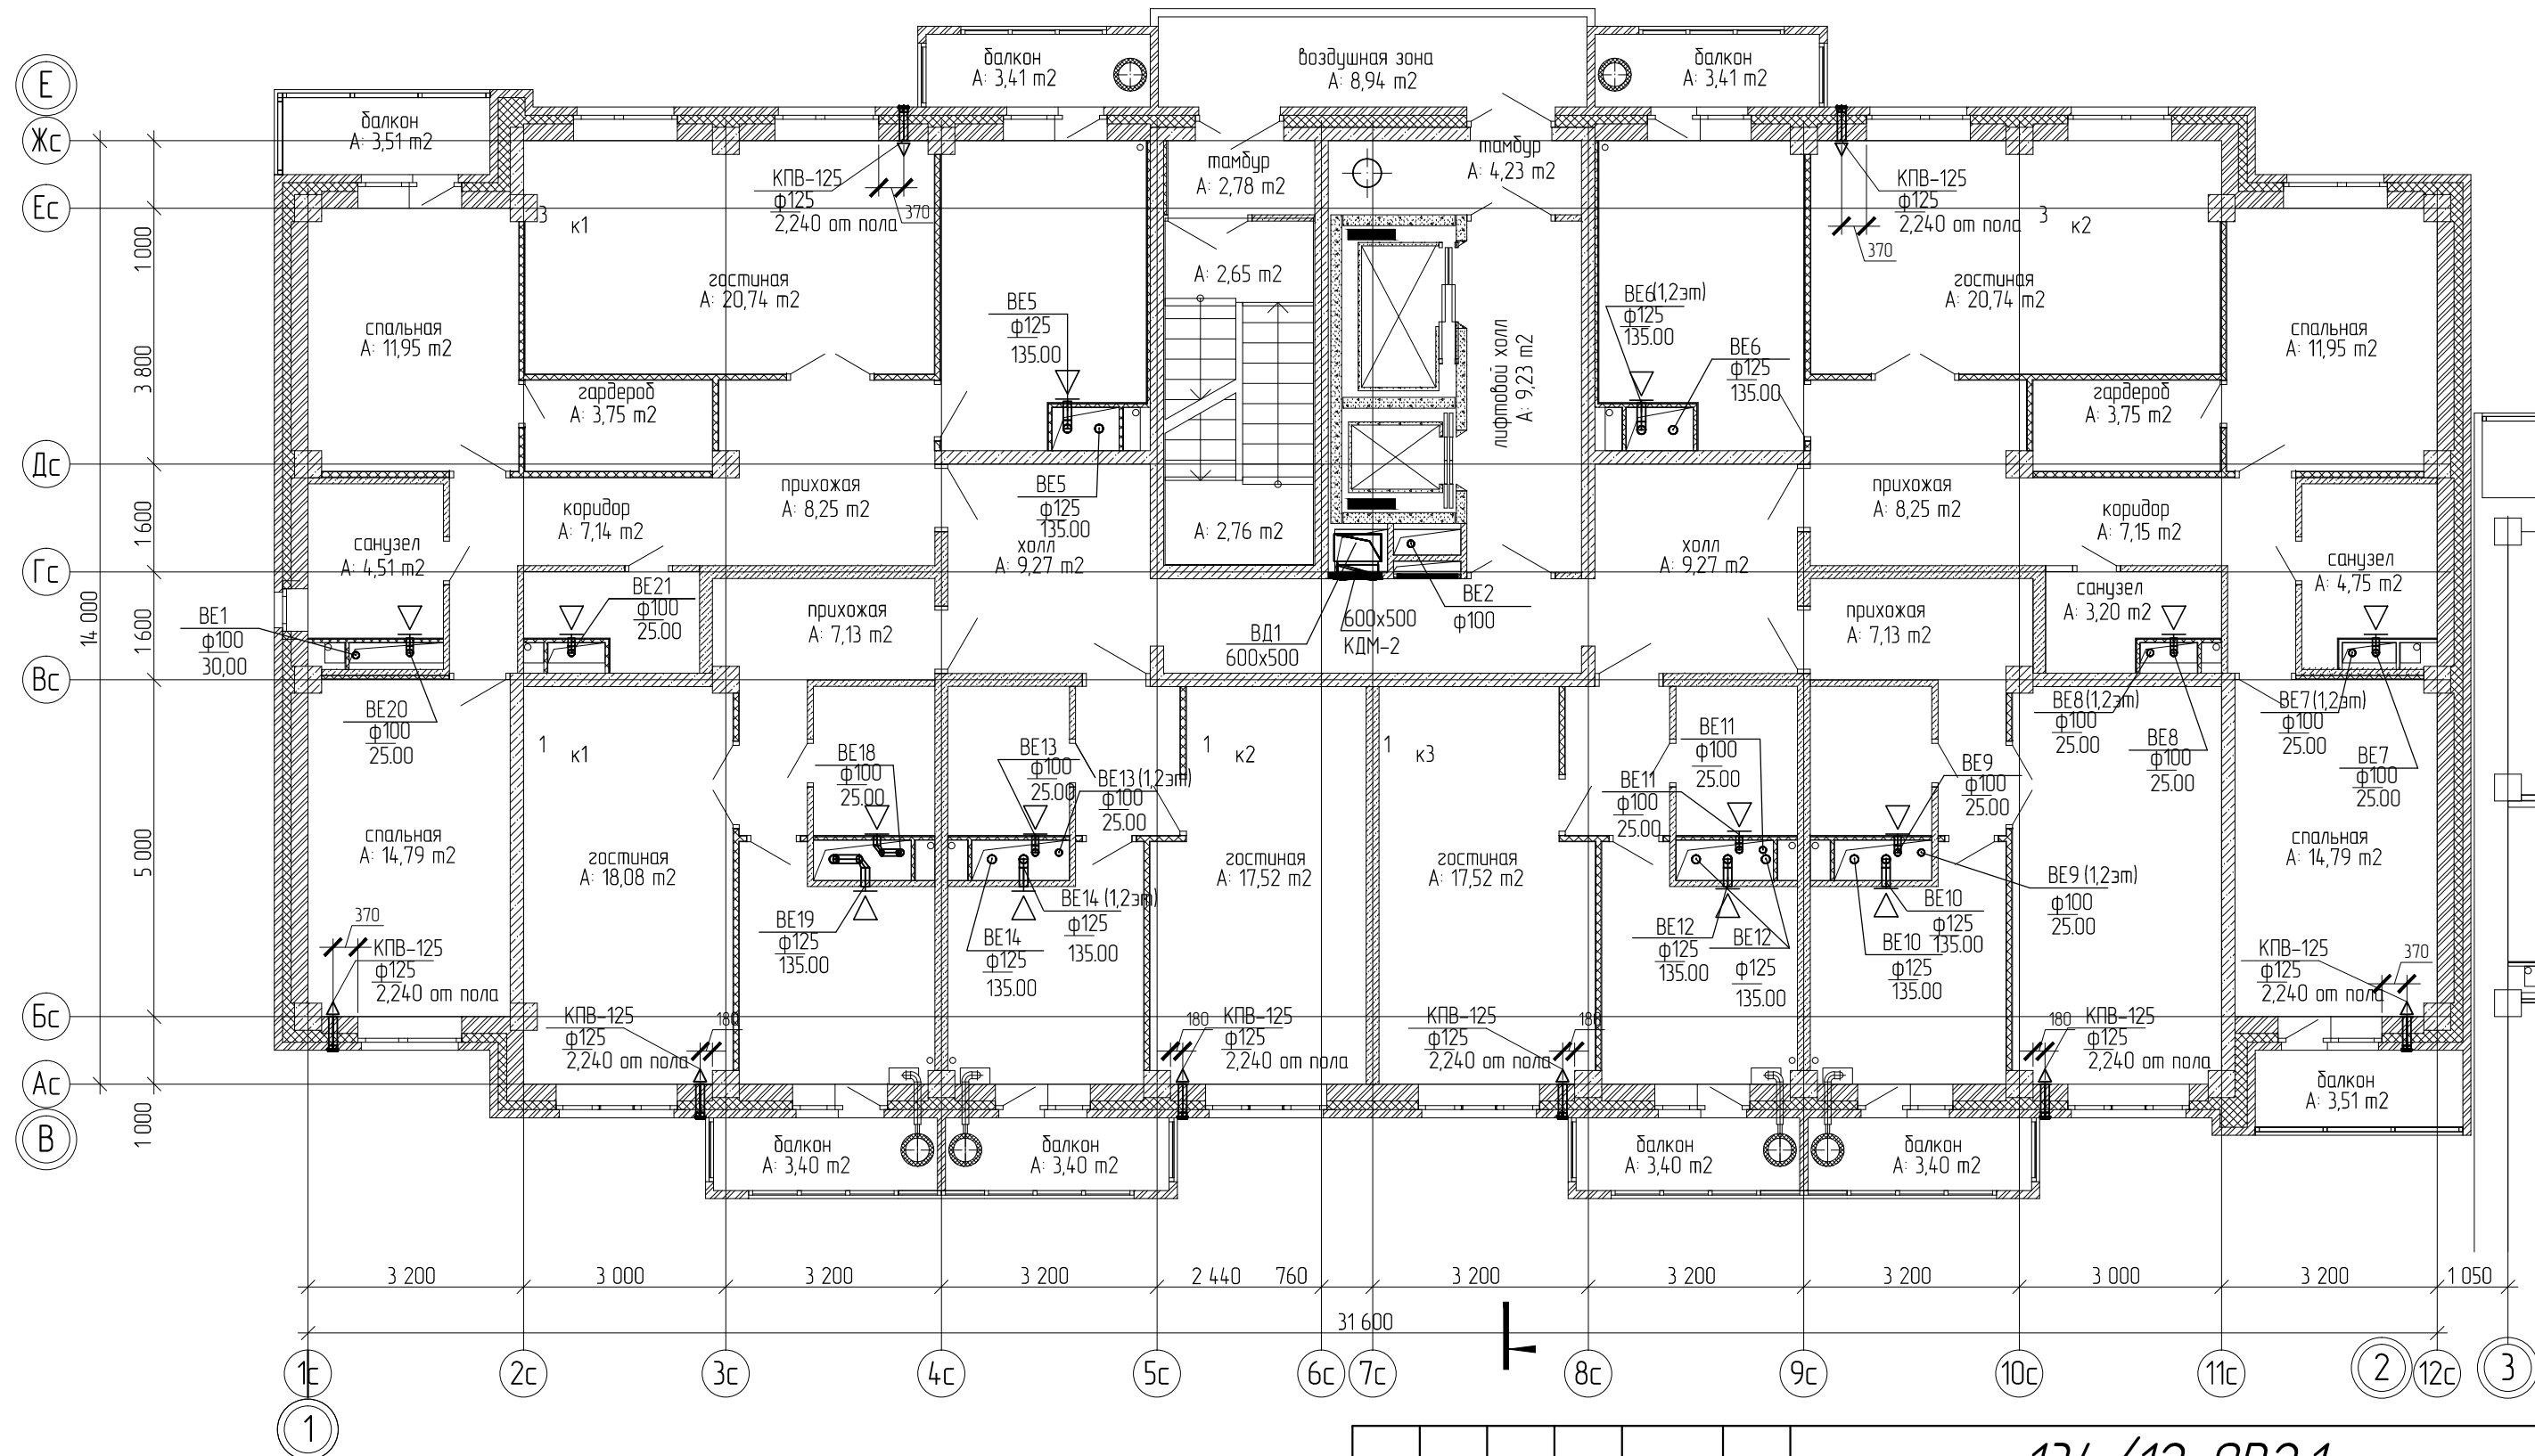

Взам. инв. №
Подл. и дата
Инв. № подл.

134/12-ОВ2.1					
Жилой комплекс "Зеленый мыс" в Октябрьском районе г. Ижевска					
Изм.	Колуч.	Лист	№ док.	Подп.	Дата
Разработал	Трубицын				
Проверил	Гусев				
Вентиляция жилого дома. Секция 1 в осях 1-2/В-Е				Стадия	Лист
				P	4
План 2 этажа				Листов 10	
				ООО "Уралстроймонтаж"	


План 3-10 этажа

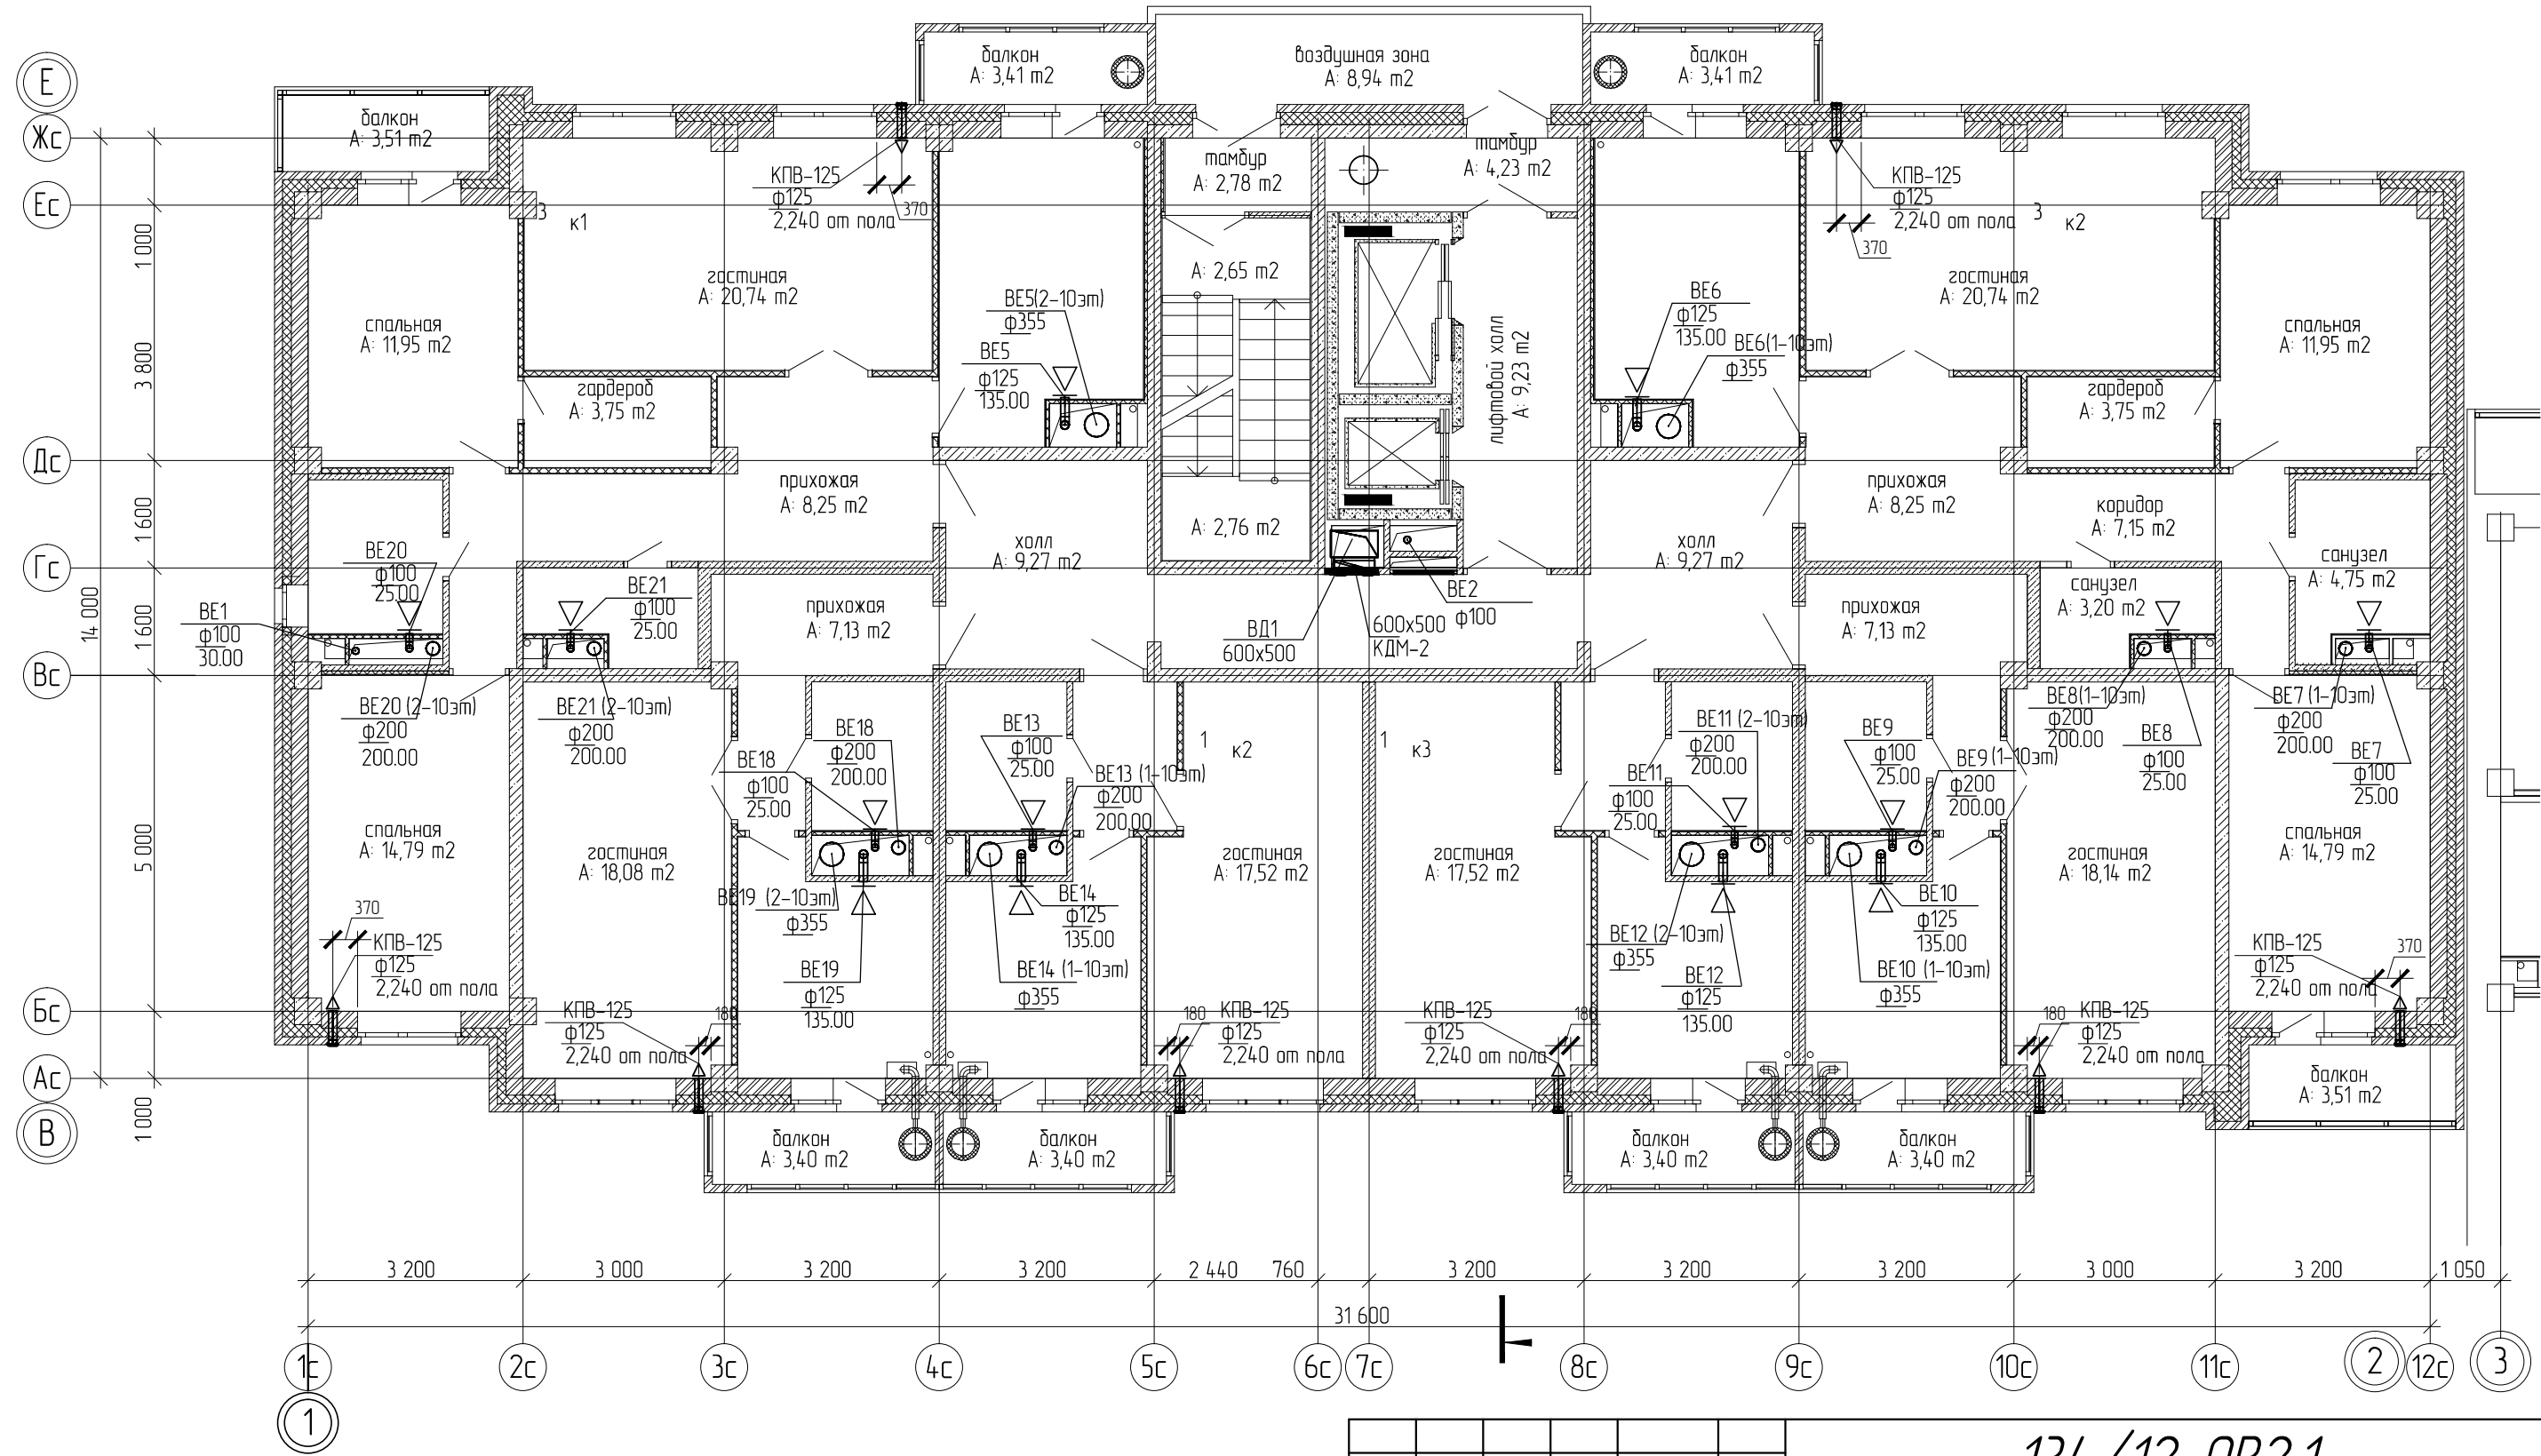

Инв. № подл. Подп. и дата. Взам. инв. №

					134/12-ОВ2.1		
					Жилой комплекс "Зеленый мыс" в Октябрьском районе г. Ижевска		
Изм.	Колуч	Лист	№ док.	Подп.	Дата	Вентиляция жилого дома.	
Разработал	Трудицин				Секция 1 в осях 1-2/В-Е		Стадия
Проверил	Гусев						Лист
					План 3-10 этажа		Листов
							Р 5 10
							ООО "Уралстроймонтаж"


План 11-15 этажа

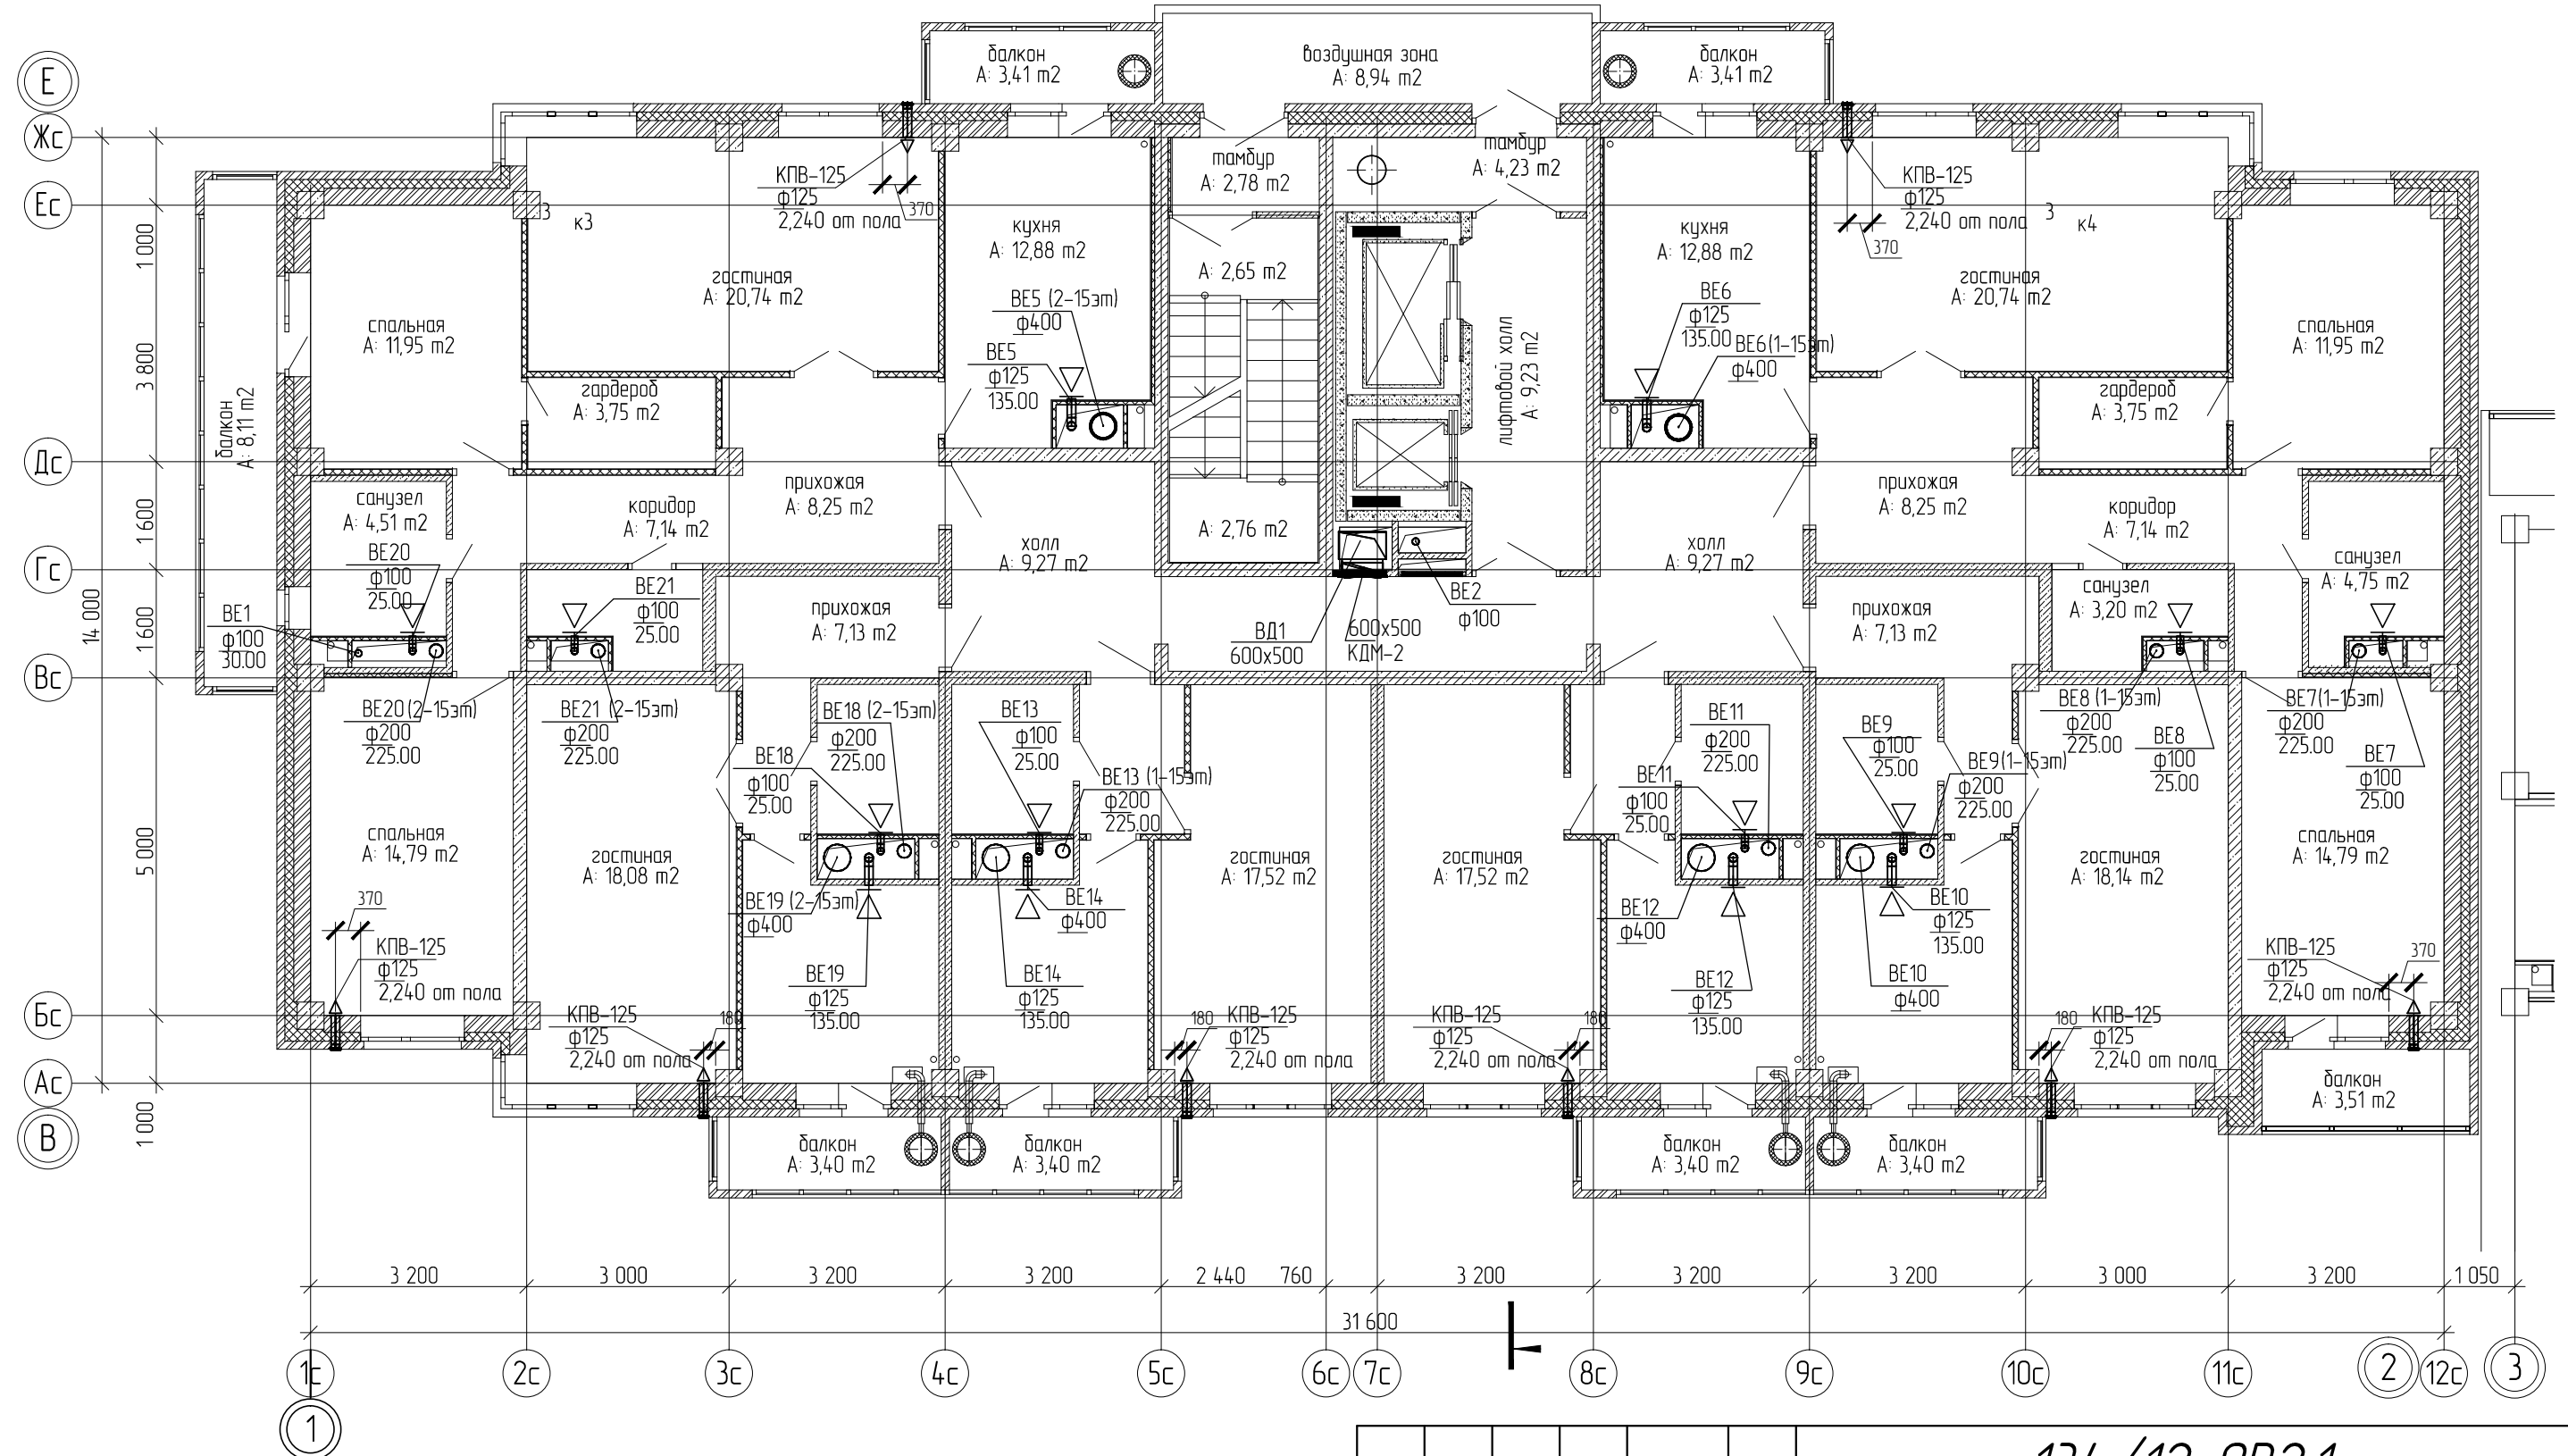

Инв. № подл.	Подп. и дата	Взам. инв. №

134/12-ОВ2.1				
Жилой комплекс "Зеленый мыс" в Октябрьском районе г. Ижевска				
Изм.	Кол.уч.	Лист	№ док.	Подп.
Разработал	Трубицын			
Проверил	Гусев			
Вентиляция жилого дома. Секция 1 в осях 1-2/В-Е			Стадия	Лист
План 11-15 этажа			Р	6
			Листов	10
			ООО "Уралстроймонтаж"	


План 16 этажа

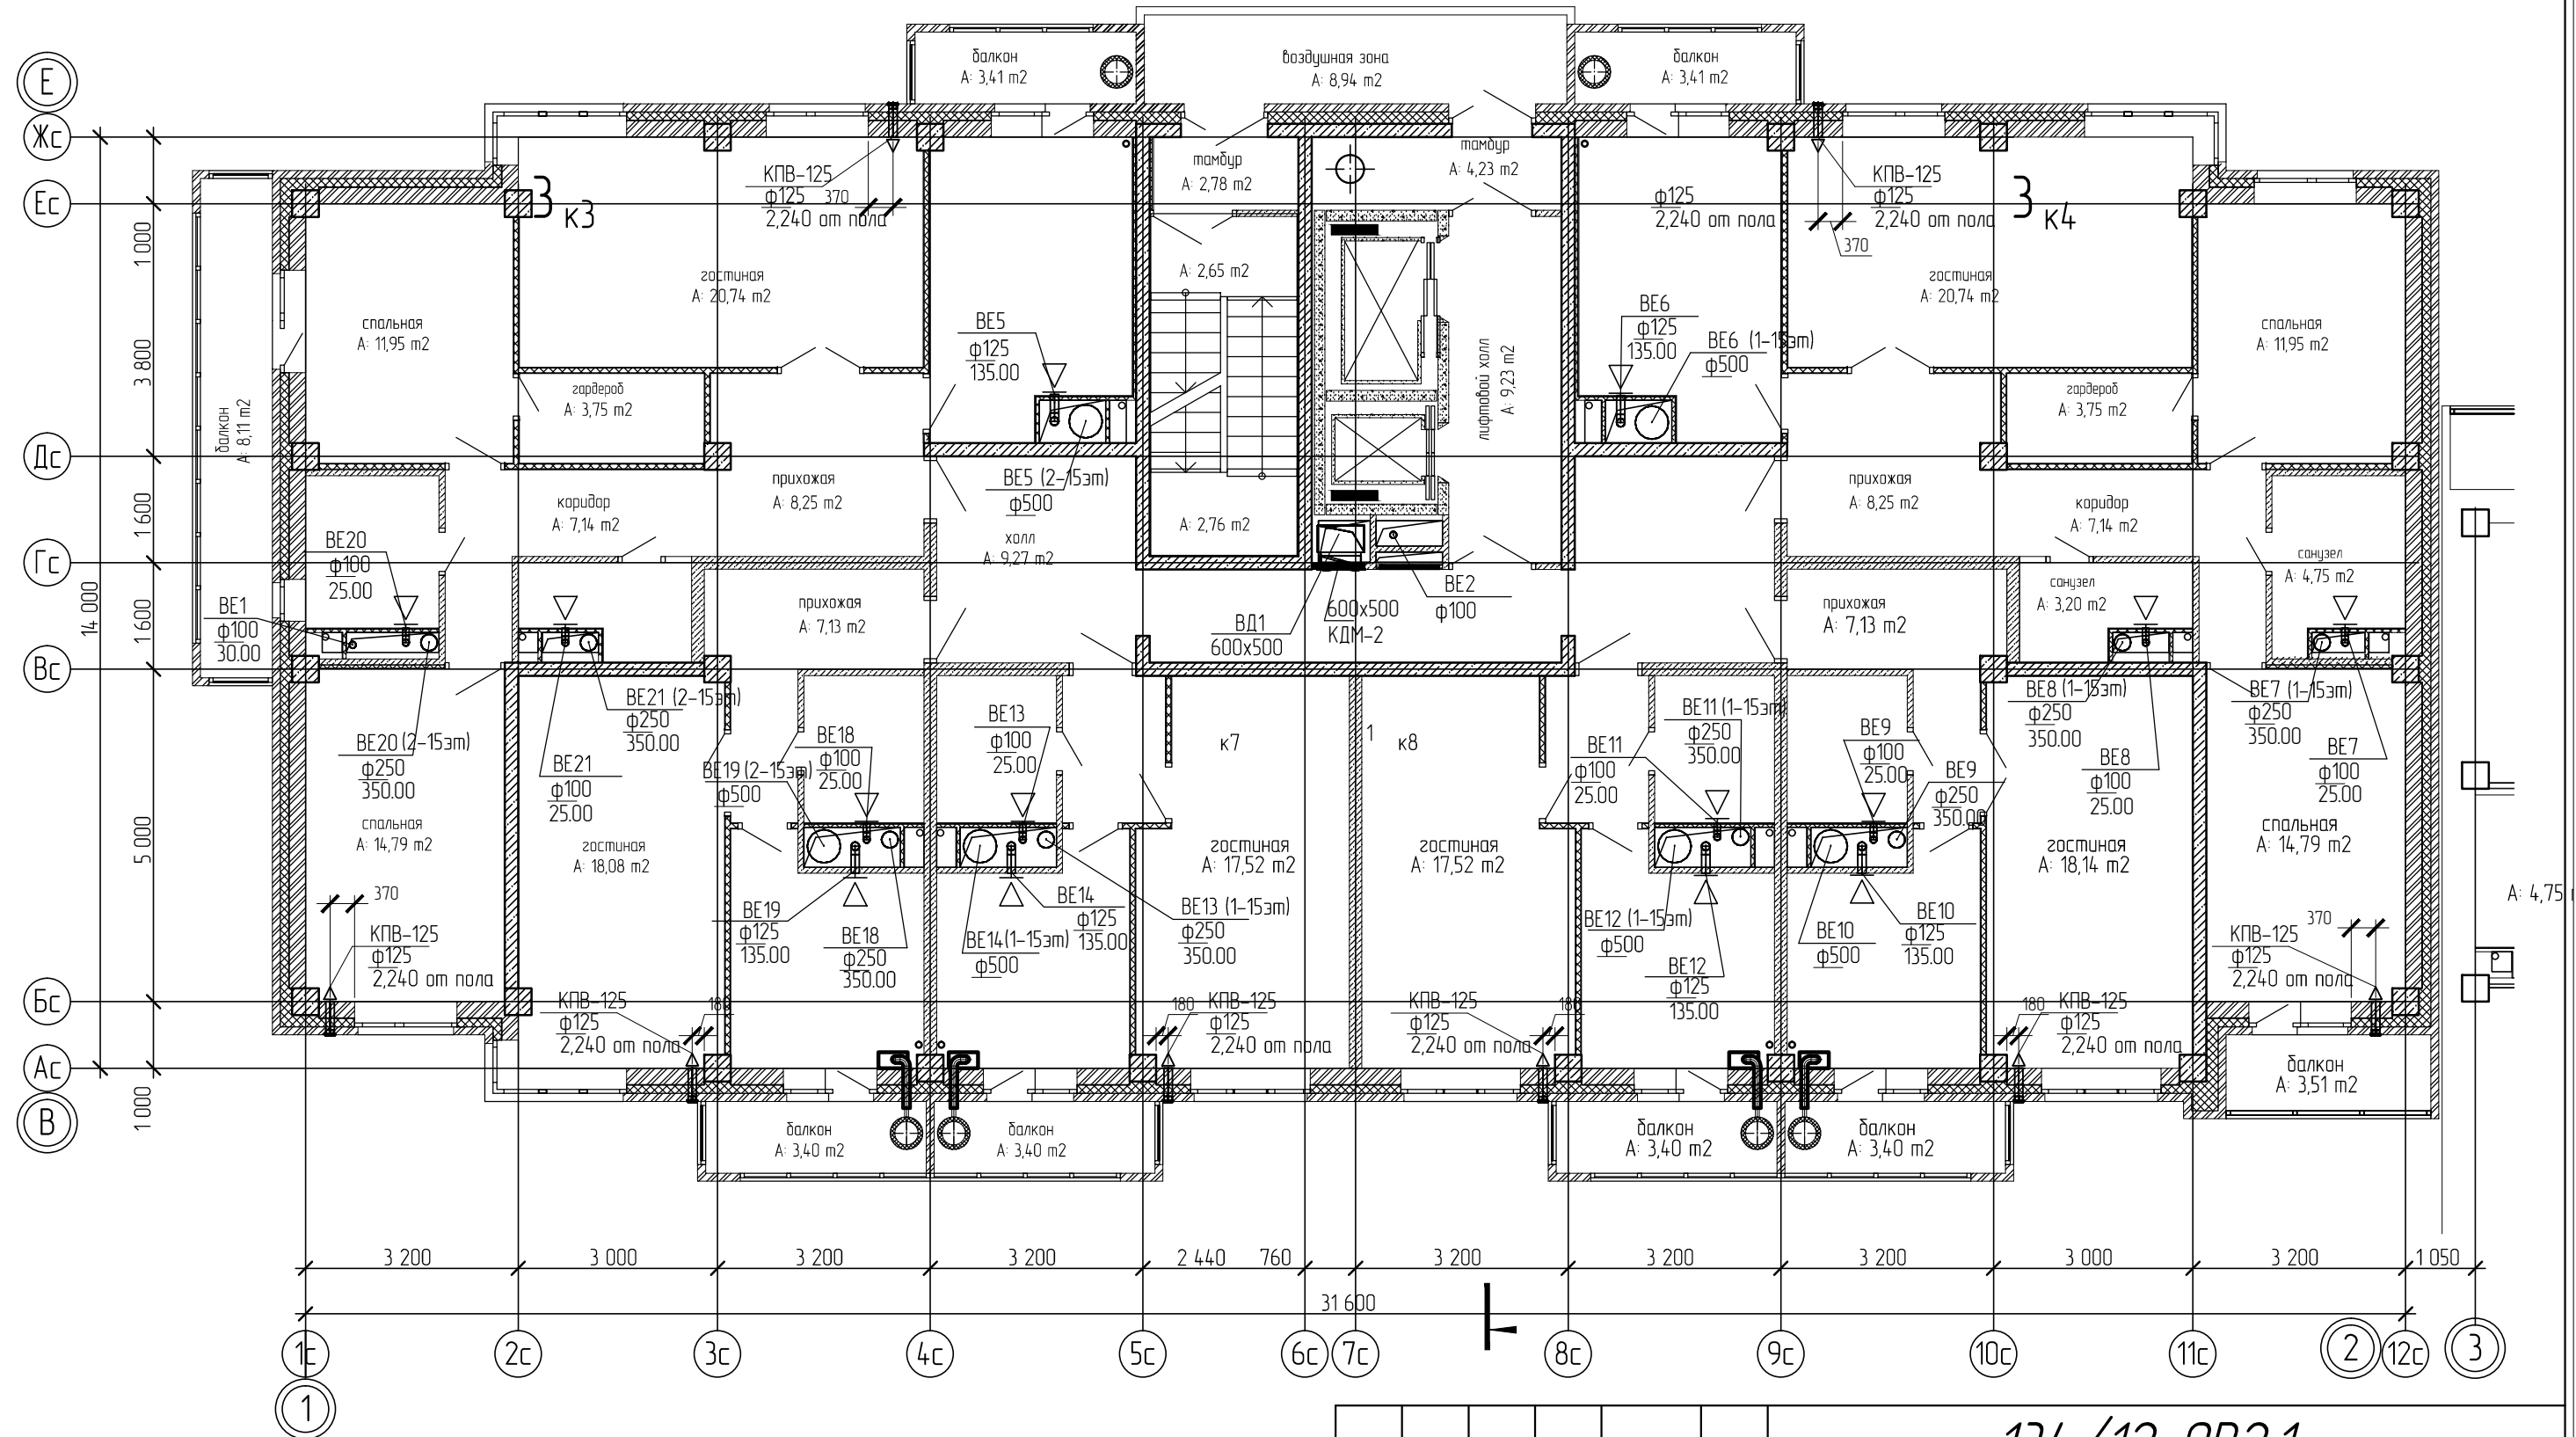

					134/12-ОВ2.1				
					Жилой комплекс "Зеленый мыс" в Октябрьском районе г. Ижевска				
Изм.	Колуч.	Лист	№ док.	Подп.	Дата	Вентиляция жилого дома.	Стадия	Лист	Листов
						Секция 1 в осях 1-2/В-Е	Р	7	10
Проверил	Гусев				План 16 этажа			ООО "Уралстроймонтаж"	

Инв. № подл.
 Подп. и дата
 Взам. инв. №


План 17 этажа

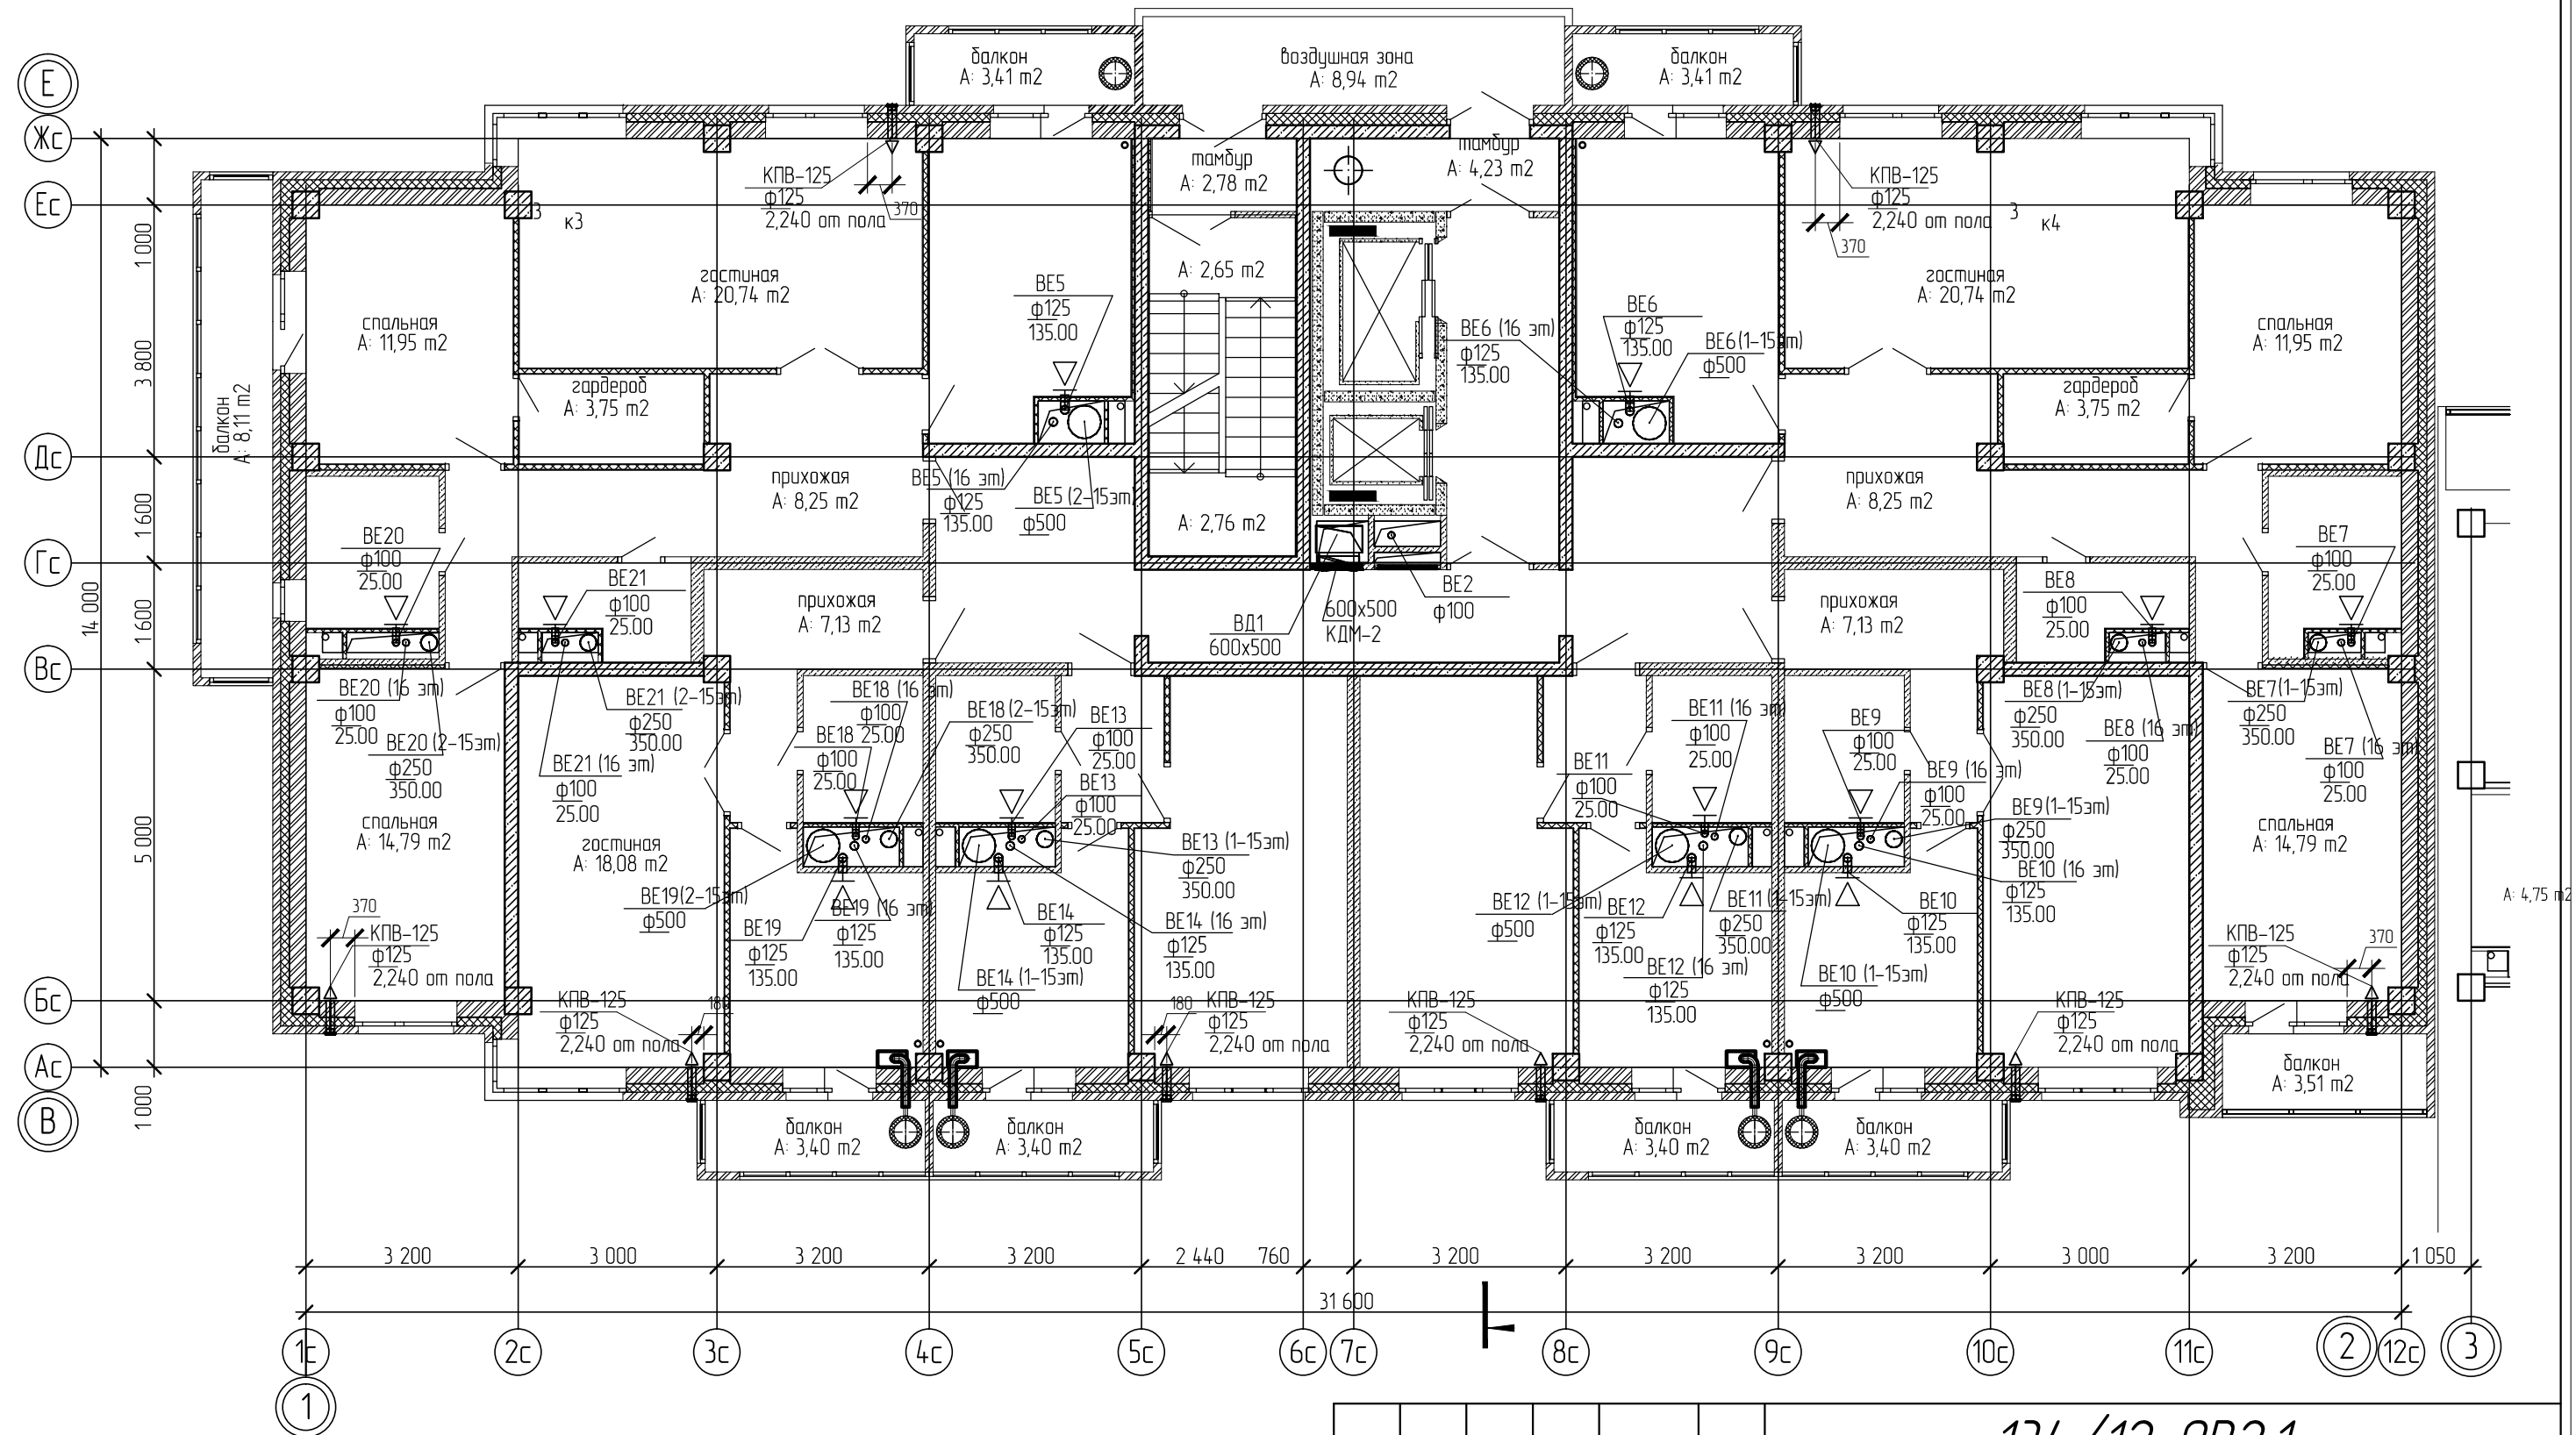

Взам. инв. №
Подп. и дата
Инв. № подл.

					134/12-ОВ2.1		
					Жилой комплекс "Зеленый мыс" в Октябрьском районе г. Ижевска		
Изм.	Колуч	Лист	№ док.	Подп.	Дата	Вентиляция жилого дома.	
Разработал	Трубицын					Стадия	Лист
Проверил	Гусев					Р	8
					Секция 1 в осях 1-2/В-Е		Листов
					План 17 этажа		10
					ООО "Уралстроймонтаж"		

План чердака

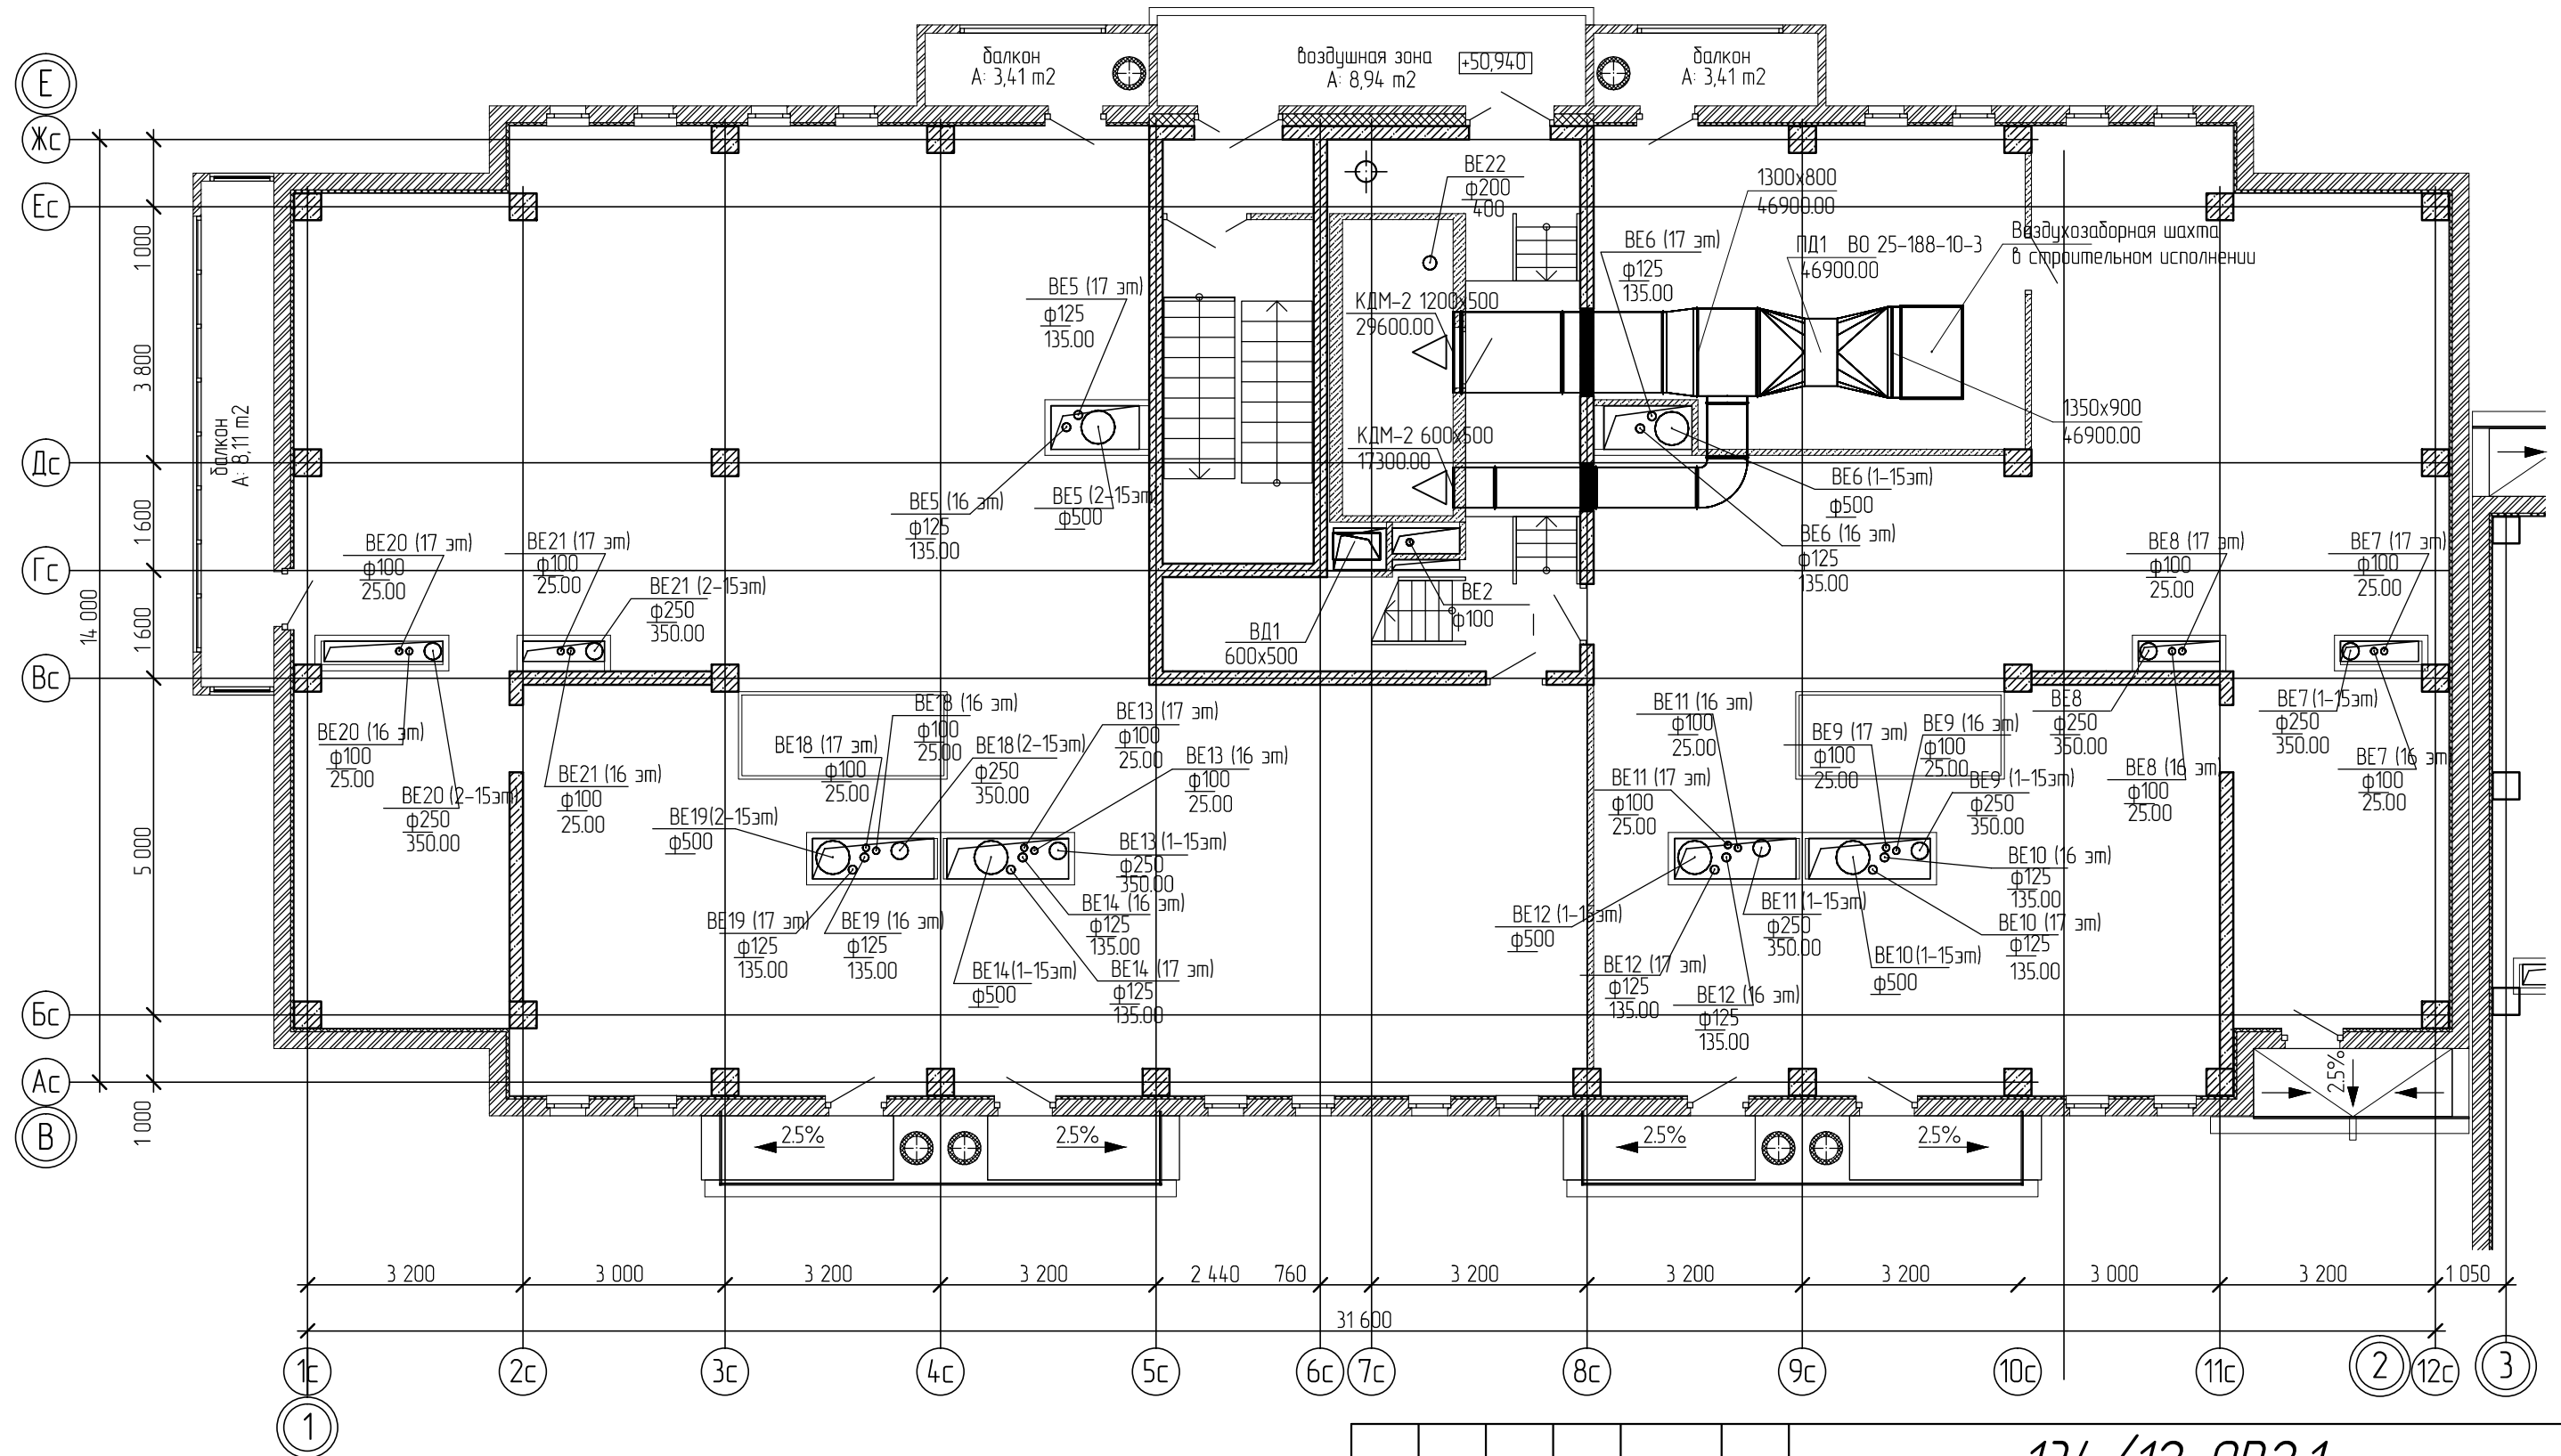

Инд. № подл. Подп. и дата. Взам. инв. №

					134/12-ОВ2.1				
					Жилой комплекс "Зеленый мыс" в Октябрьском районе г. Ижевска				
Изм.	Колуч.	Лист	№ док.	Подп.	Дата	Вентиляция жилого дома.	Стадия	Лист	Листов
						Секция 1 в осях 1-2/В-Е	Р	9	10
Проверил	Гусев					План чердака	ООО "Уралстроймонтаж"		

BE 5,6,10,14

BE 7,8

BE 9,13


BE 18,20,21

BE 12,19

BE 11

ВД 1

BE 2

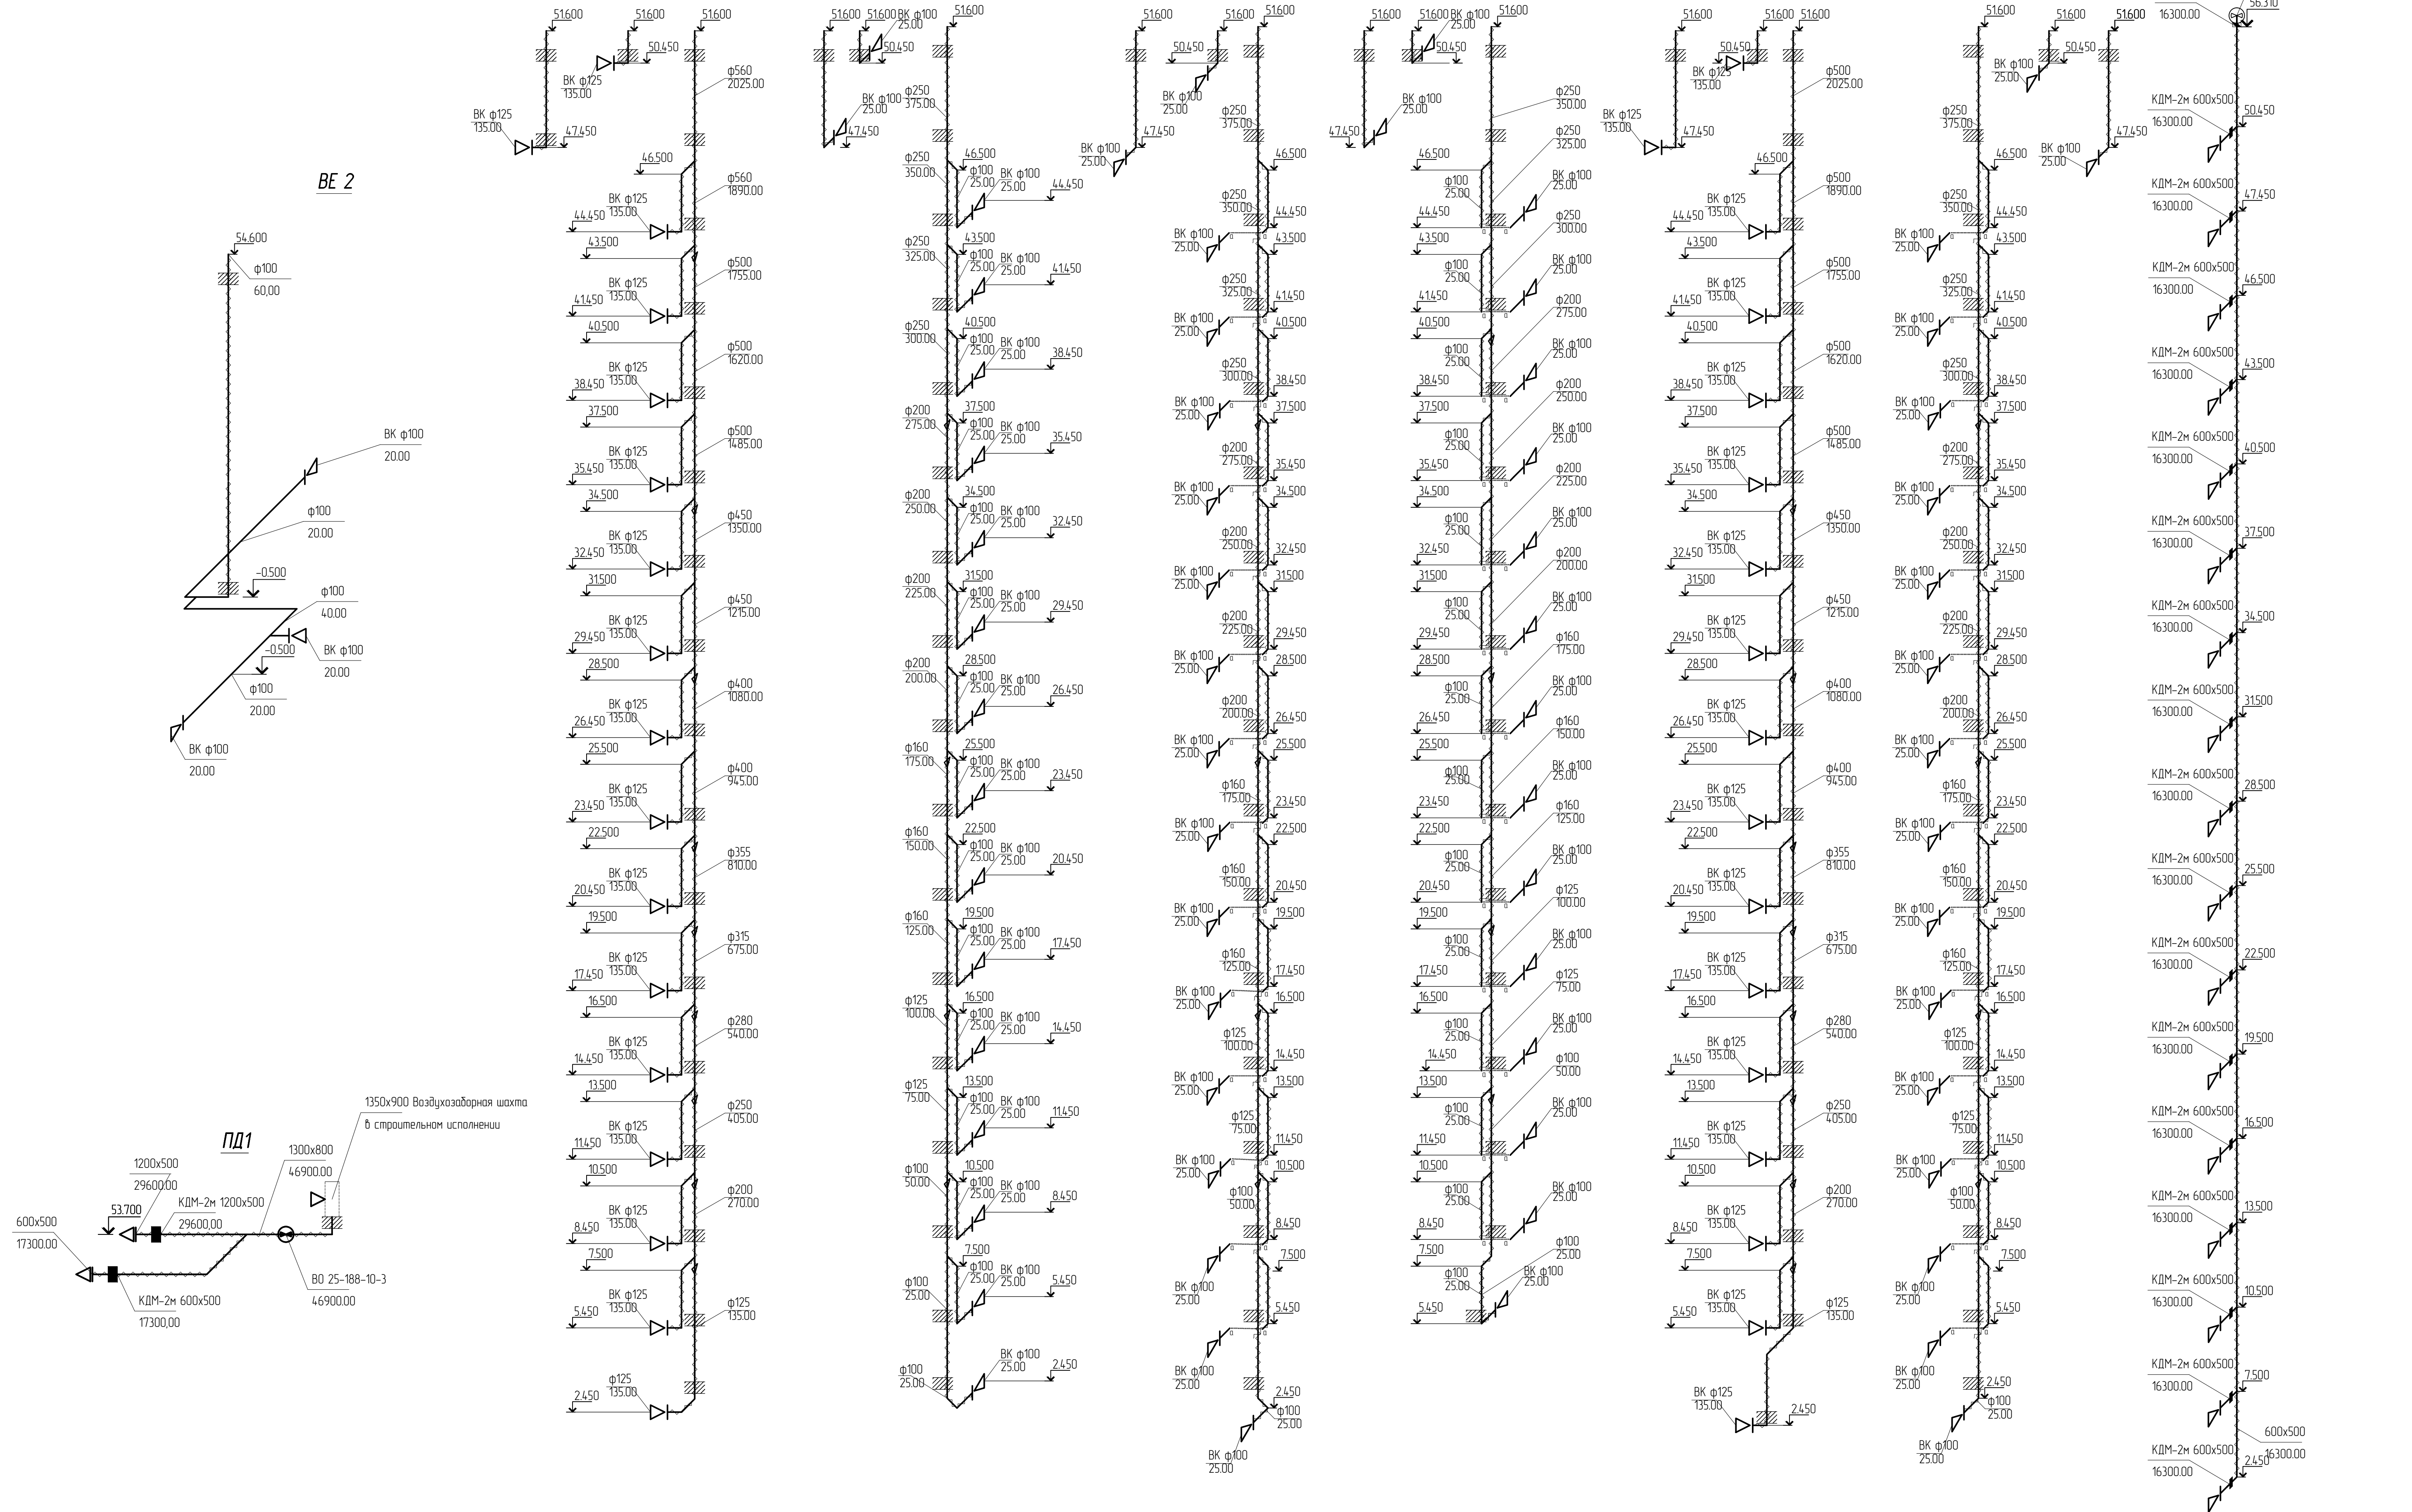

Примечание

Воздуховоды систем вентиляции с пределом огнестойкости E160, в комплексной системе огнезащиты МБФ

134/12-ОВ2.1

Жилой комплекс "Зеленый мыс" в Октябрьском районе г. Ижевска

Изм.	Колуч.	Лист	№ док.	Подп.	Дата	Вентиляция жилого дома	Стация	Лист	Листов
						Секция 1 в осях 1-2/В-Е	Р	10	10
Аксанометрический схемы систем вентиляции							ООО "Уралстроймонтаж"		

Позиция	Наименование и техническая характеристика		Тип, марка, обозначение документа, опросного листа	Код оборудования, изделия, материала	Завод-изготовитель	Единица измерения	Количество	Масса единицы, кг	Примечание
						шт	1		
	Вентилятор подпора с э/д N=15 квт, n=1465 об/мин			В0-25-188-10-15x1465-02-35		шт	1		
	Вентилятор дымоудаления с э/д N=7,5 квт, n=1455 об/мин			ВКР-7,1-ДУ-С-2ч/400-7,5/1455		шт	1		
	Диффузор ВК	100		DVKR		шт	137		
	Диффузор ВК	125		DVKR		шт	101		
	Воздуховод круглый	100	0.8	Воздуховод из оцинкованной стали класса "П"		кв.м	185.28		
	Воздуховод круглый	125	0.8	Воздуховод из оцинкованной стали класса "П"		кв.м	142.2		
	Воздуховод круглый	160	0.8	Воздуховод из оцинкованной стали класса "П"		кв.м	36.18		
	Воздуховод круглый	200	0.8	Воздуховод из оцинкованной стали класса "П"		кв.м	69.75		
	Воздуховод круглый	250	0.8	Воздуховод из оцинкованной стали класса "П"		кв.м	116.76		
	Воздуховод круглый	280	0.8	Воздуховод из оцинкованной стали класса "П"		кв.м	15.81		
	Воздуховод круглый	315	0.8	Воздуховод из оцинкованной стали класса "П"		кв.м	35.6		
	Воздуховод круглый	355	0.8	Воздуховод из оцинкованной стали класса "П"		кв.м	40.1		
	Воздуховод круглый	400	0.8	Воздуховод из оцинкованной стали класса "П"		кв.м	45.19		
	Воздуховод круглый	450	0.8	Воздуховод из оцинкованной стали класса "П"		кв.м	76.33		
	Воздуховод круглый	500	0.8	Воздуховод из оцинкованной стали класса "П"		кв.м	47.53		
	Клапан дымовой	600 x 500		КДМ-2М-К-МВЕ(220)-600x500-ВН		шт	17		
	Клапан дымовой	1200x500		КДМ-2М-К-МВЕ(220)-1200x500-СН		шт	1		
	Воздуховод прямоугольный	1200 x 500	1	Воздуховод из оцинкованной стали класса "П"		кв.м	12.4		
	Воздуховод прямоугольный	1300 x 800	1	Воздуховод из оцинкованной стали класса "П"		кв.м	8.98		
	Воздуховод прямоугольный	400 x 700	0.8	Воздуховод из оцинкованной стали класса "П"		кв.м	115.01		
	Воздуховод прямоугольный	600 x 500	0.8	Воздуховод из оцинкованной стали класса "П"		кв.м	12.39		
	Воздуховод прямоугольный	1350 x 900	1	Воздуховод из оцинкованной стали класса "П"		кв.м	13.01		
	Комплексная система огнезащиты			МБФ (Е1 60)		м2	1082		
	Обратный клапан ДУ для ВКР-7,1-ДУ					шт	1		
	Крепления воздуховодов и оборудования					кг	788		

134/12-ОВ2.1

Жилой комплекс "Зеленый мыс" в Октябрьском районе г. Ижевска

Изм. Кол.ч. Лист № док. Подп. Дата

Разработал Трубицин

Проверил Гусев

Вентиляция жилого дома.
Секция 1 в осях 1-2/В-Е

Стадия Лист Листов

Р 1 2

Спецификация

ООО "Уралстроймонтаж"

Взам. инв. №

Подп. и дата

Инв. № подл.

