


Согласовано	Дата	Подпись	Долж.
Согласовано	Дата	Подпись	Долж.
Взам. инв.№.	Инв.№.	Подп. и дата	Инв.№. подл.

Условные обозначения:

- пульт контроля и управления охранно-пожарный "С2000-М"
- контроллер двухпроводной линии связи "С2000-КДЛ"
- извещатель пожарный дымовой "ДИП-34А", с указанием количества в шлейфе
- извещатель пожарный ручной "ИПР-513-3А", с указанием количества в шлейфе
- извещатель пожарный тепловой "С2000-ИП", с указанием количества в шлейфе
- блок электропитания 24/12 В DC
- кабель КПСВВнг(A)-FRLS 1x2x0,5
- магистральный кабель КСРПГ-FRLS 4x2x0,5
- кабель системы питания ВВГнг(A)-FRLS 3x1,5
- сигнально-пусковой блок "С2000-СП1"
- контрольно-пусковой блок "С2000-КПБ"
- информатор телефонный "С2000-ИТ"
- стойка СОУЭ
- шкаф пожарной сигнализации ШПС с встроенным источником питания РИП-
- оповещатель световой "Маяк-2412", с указанием количества в шлейфе
- оповещатель звуковой "ROXTON", с указанием количества в шлейфе

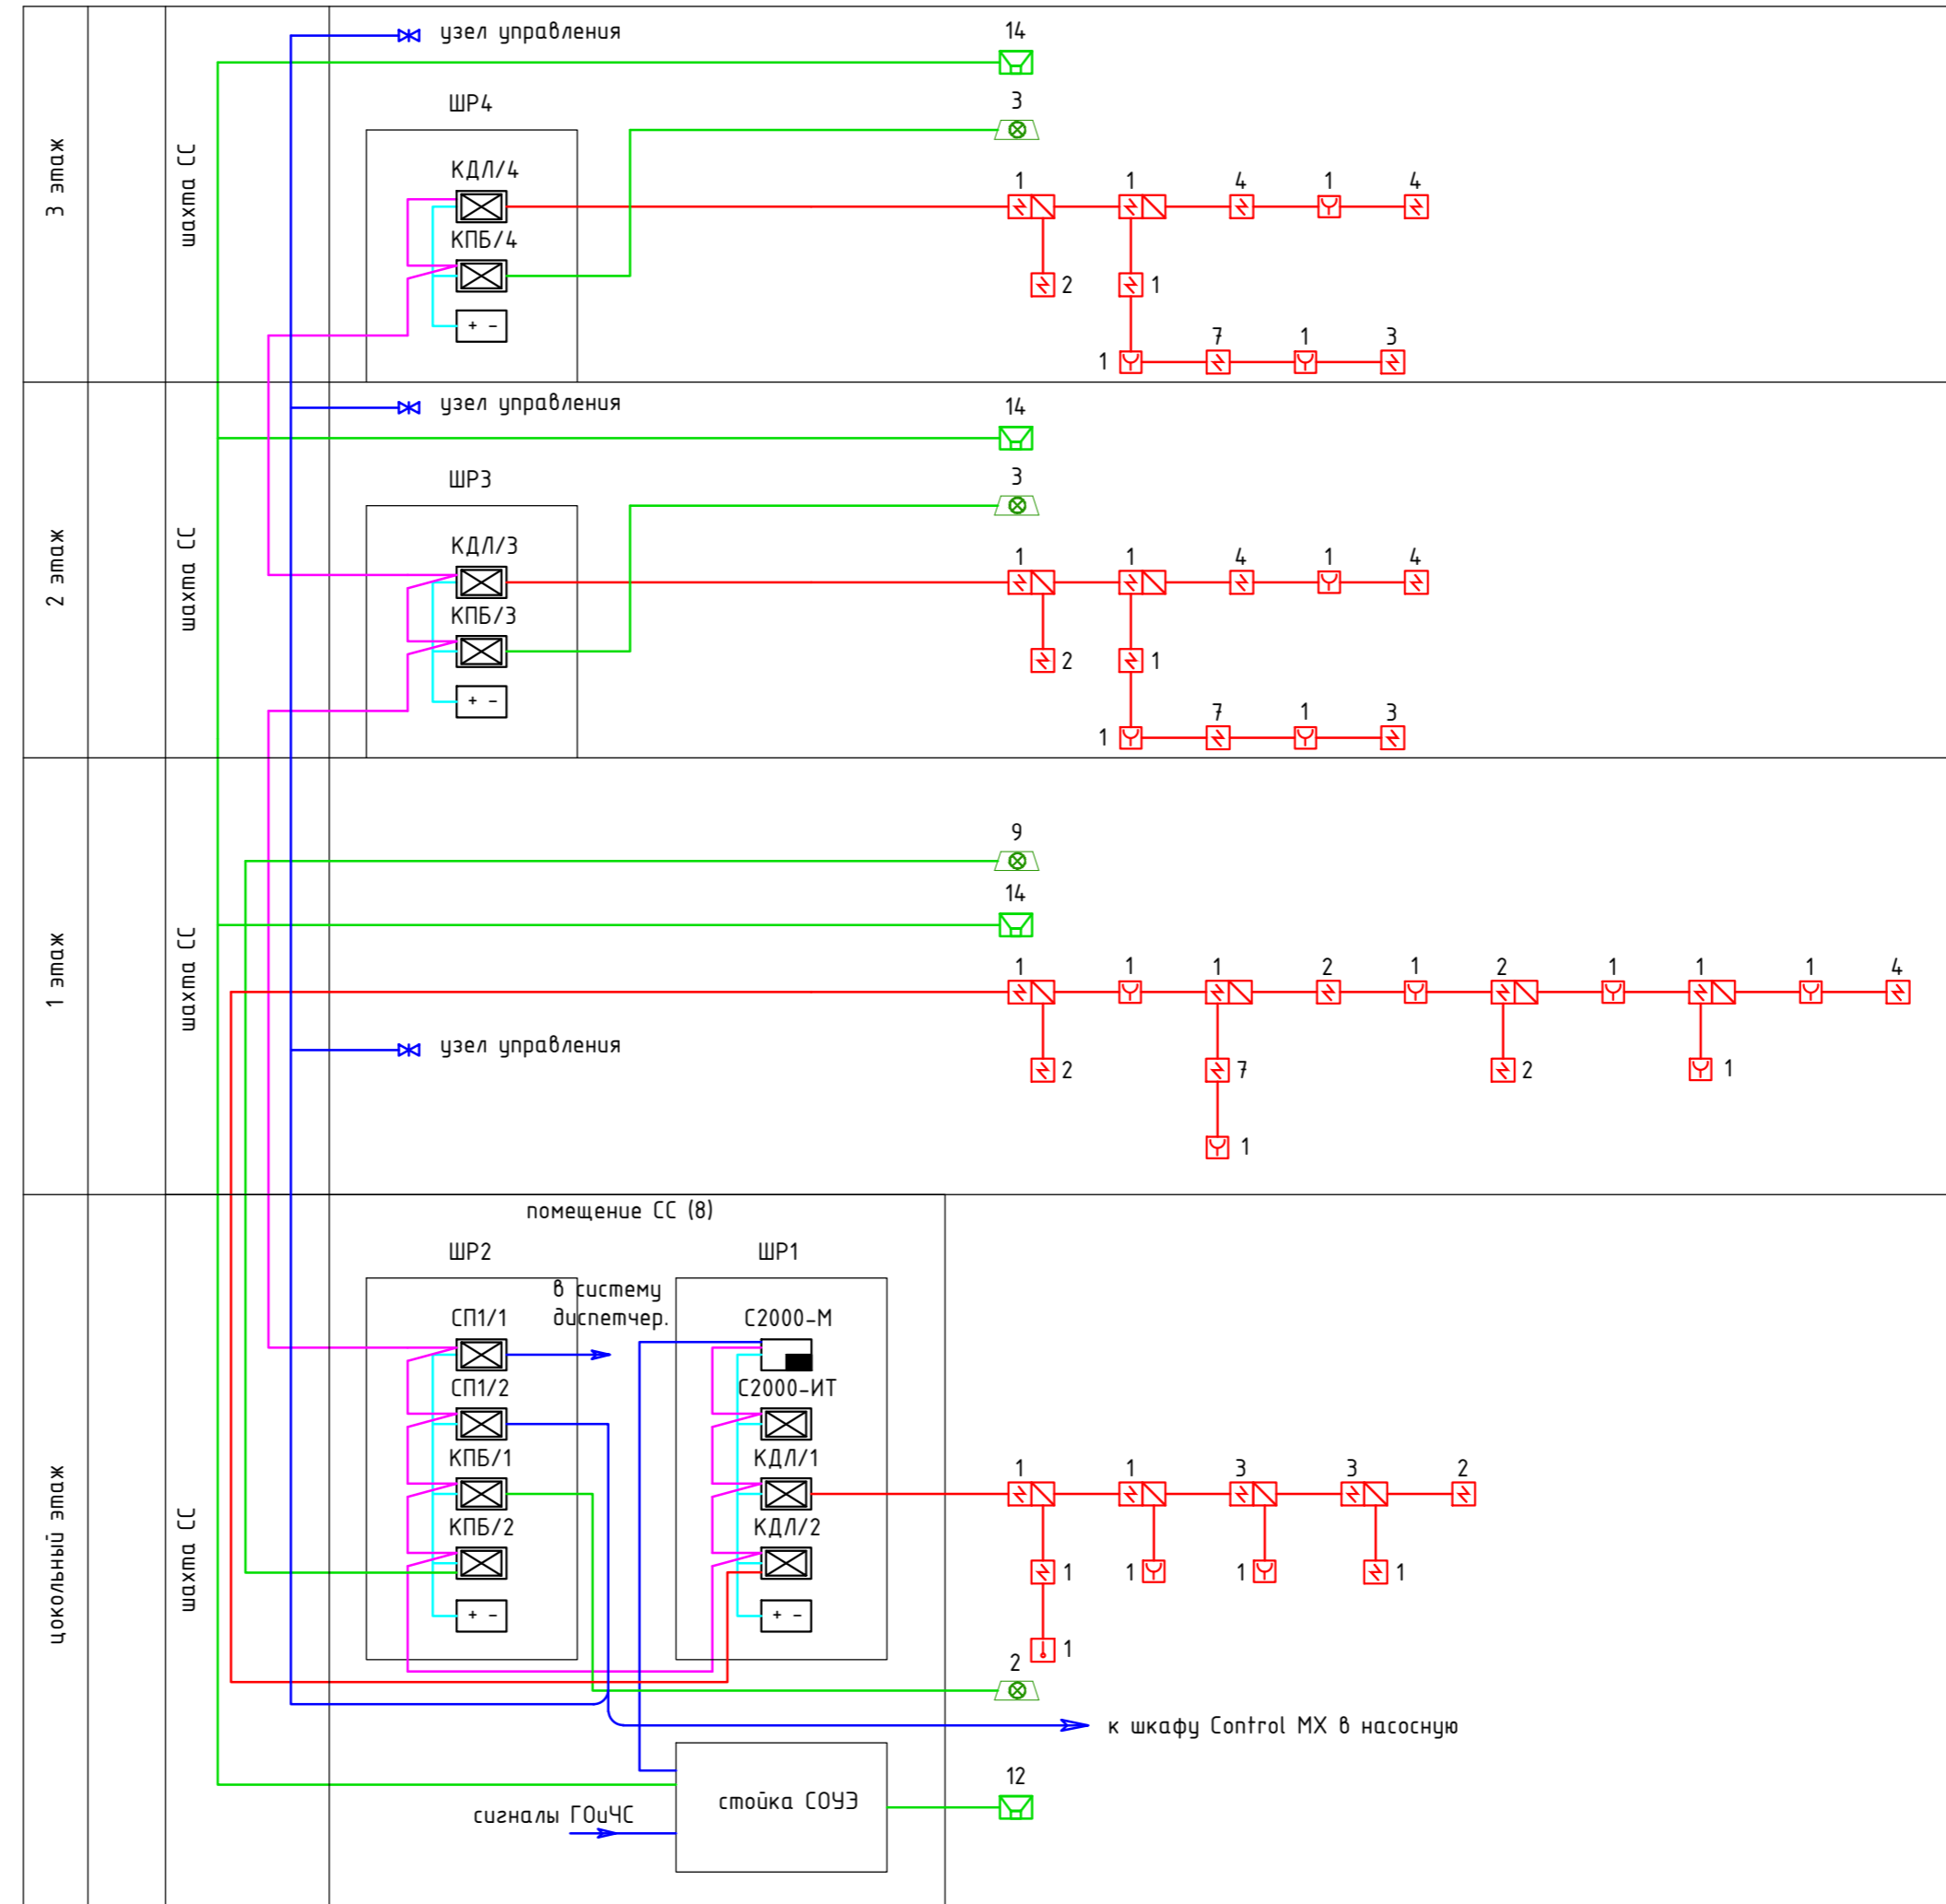

Изм.	Колуч.	Лист	№ док.	Подпись	Дата
Разработал					
Проверил					
ГИП					
Н. контроль					
Т. контроль					

Автоматическая пожарная сигнализация и противопожарная автоматика	Стадия	Лист	Листов
	П	2	

Структурная схема
