



ПЛАН НА ОТМЕТКЕ 0.000. СХЕМА СЕТИ ПОЖАРНОЙ СИГНАЛИЗАЦИИ.

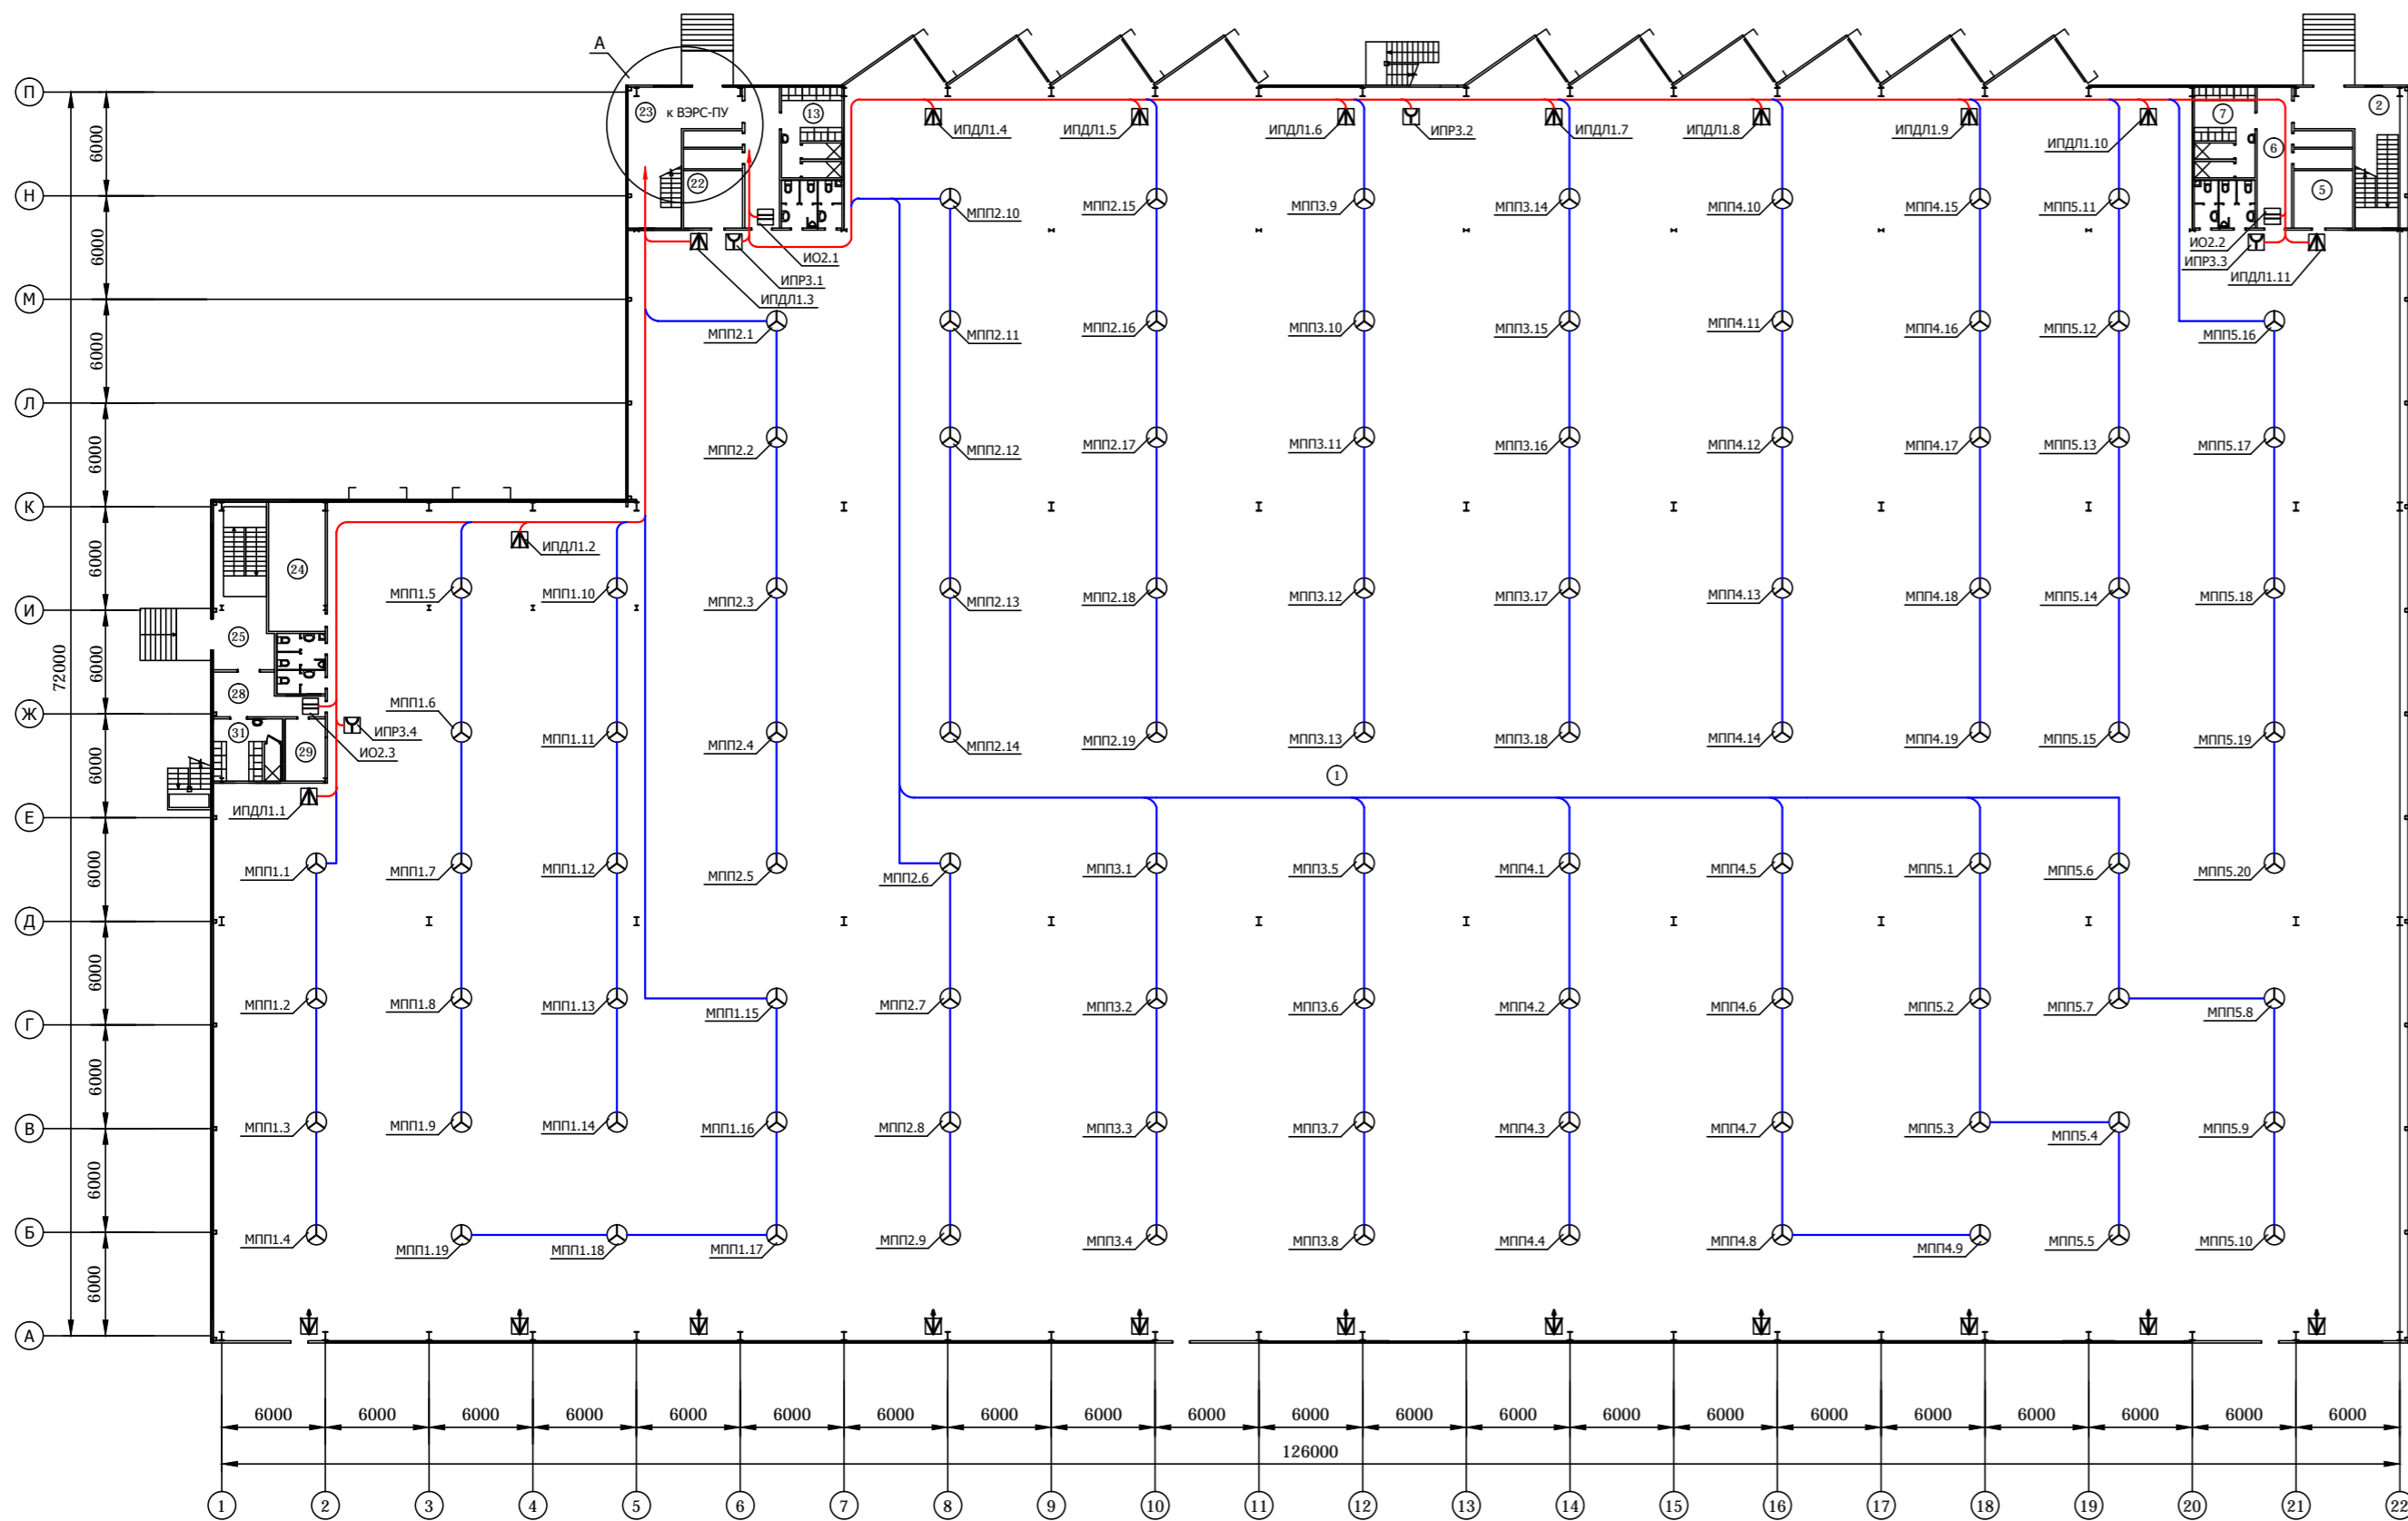

Экспликация помещений

№ п.п.	Наименование	Площадь, м2
1	Склад	7498,9
2	Холл	33,80
3	Кладовая	3,20
4	Кладовая	3,90
5	Комната приема пищи	11,40
6	Коридор	16,30
7	Раздевалка	10,80
8	Душевая	2,20
9	Душевая	2,20
10	Коридор	2,40
11	Санузел	3,80
12	Санузел	5,70
13	Раздевалка	10,80
14	Душевая	2,20
15	Душевая	2,20
16	Коридор	2,40
17	Санузел	3,80
18	Санузел	5,70
19	Коридор	16,30
20	Кладовая	3,20
21	Кладовая	3,90
22	Комната приема пищи	11,40
23	Холл	34,60
24	Комната приема пищи	21,20
25	Холл	34,60
26	Санузел	5,70
27	Санузел	3,80
28	Коридор	12,60
29	Кладовая	8,40
30	Душевая	2,05
31	Раздевалка	10,20
32	Техподполье	18,10

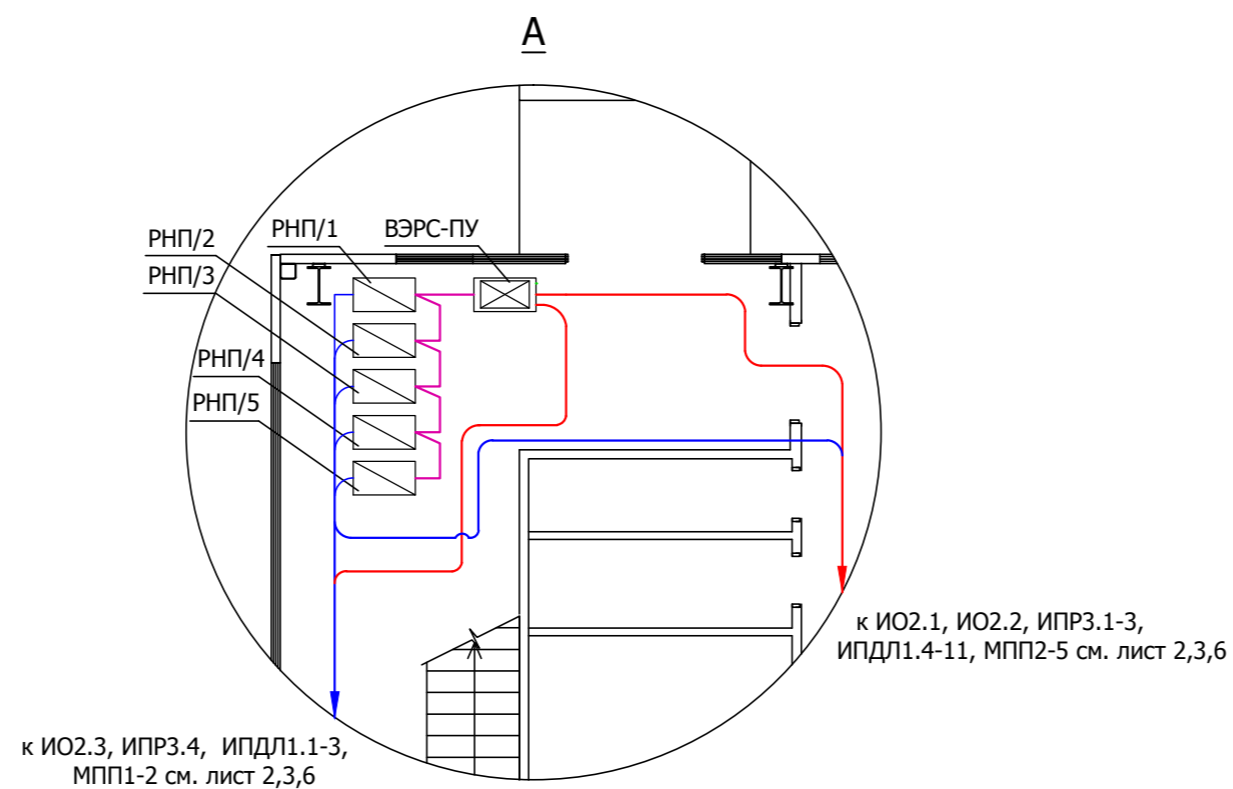

Примечания:

1. Условные обозначения см. лист 1.
2. Установку извещателей выполнить в соответствии с инструкцией и СП.
3. Ручные извещатели установить на высоте 1,5м от уровня пола.
4. Магистральные шлейфы выполнить кабелем УТР 5е.
5. Шлейфы пожарной сигнализации выполнить проводом КПСЭнг(А)-FRHF 1x2x0,5 мм.
6. Трассы и способы прокладки проводов могут быть изменены по месту с обязательным соблюдением действующих норм.
7. Схемы внешних соединений см. лист 6.
8. Функциональную схему см. лист 2.
9. Структурную схему см. лист 3.

Изм.	Кол.	Лист	№ Док	Подпись	Дата	Пожарная сигнализация	Стадия	Лист	Листов
Разраб.							П		
Проверил									
Н.контр.									
Утвердил						План на отметке 0.000. Схема сети пожарной сигнализации			

Согласовано

Инв. № Подл. Подп. и Дата. Взам. Инв.