



Инв. № подл.	ГИП Н.контр.	Разработал Кузнецов	Изм.	Кол.уч.	Лист	№ док.	Погр.	Дата	-ОВ 2013 г.								
									Жилой дом						Стадия	Лист	Листов
									План чердака П1,В1						Р	2	
Взам. инв. №	Погр. и дата																

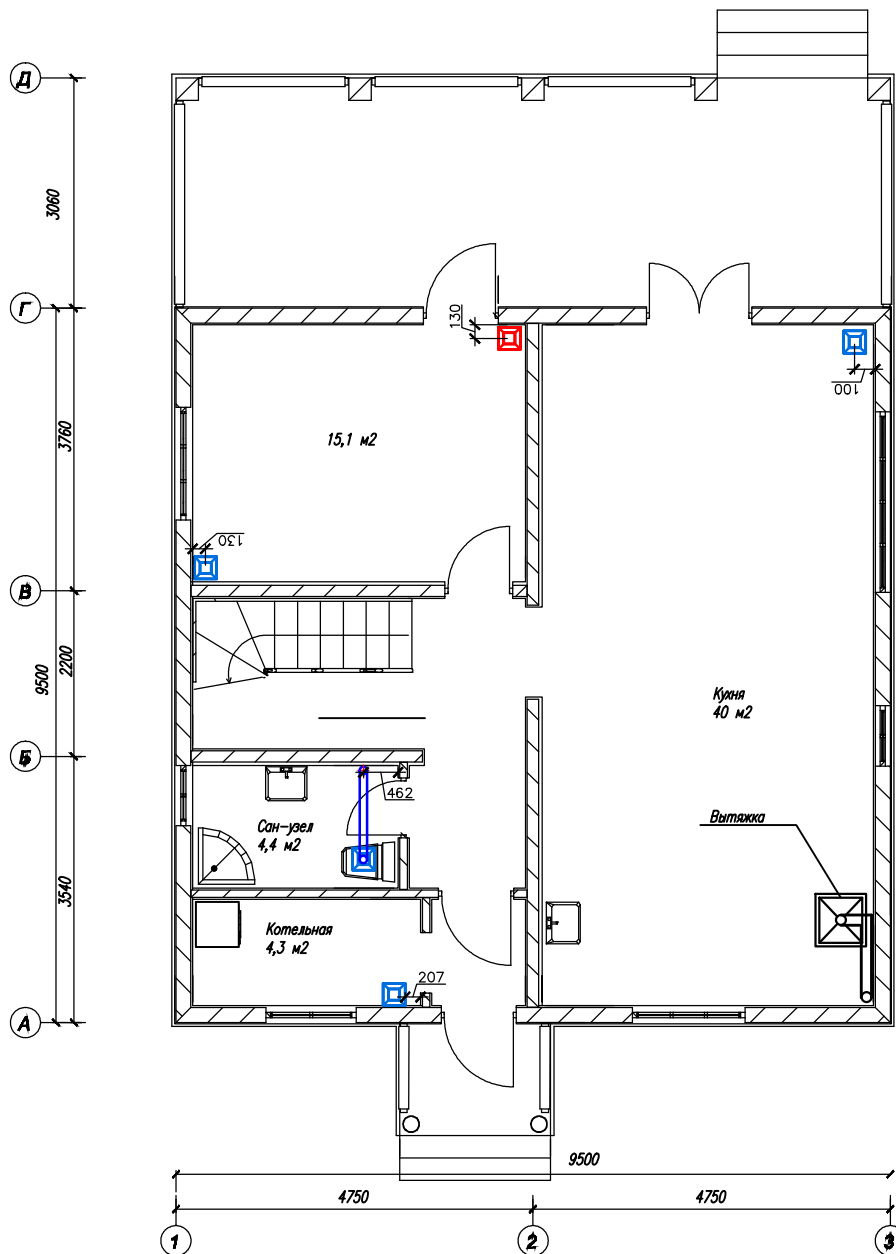


Примечание: Вытяжку для плиты брать с вентилятором и жироловительем

Инв. № подл.	Инв. № инв.	Взам. инв. №	Погр. и дата			-ОВ 2013 г.				
			Изм.	Кол.уч.	Лист	№ док.	Погр.	Дата	Жилой дом	
Инв. № подл.	Инв. № инв.	Взам. инв. №				Стадия			Лист	Листов
			ГИП Н.контр.			Р			3	
Разработал			Кузнецов			План 1 этажа. П1,В1.				

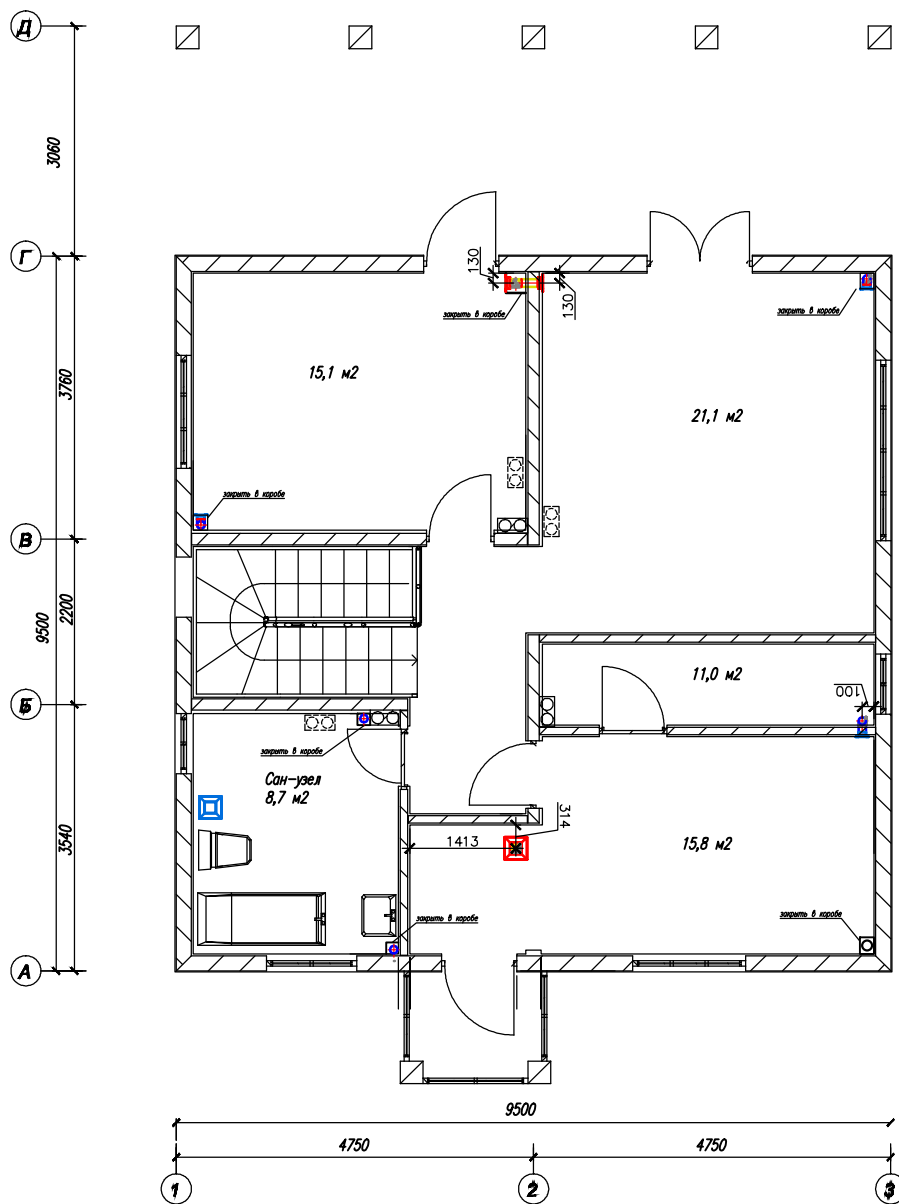

Инв. № подл.	Инв. № подл.	Взам. инв. №	Погр. и дата						-ОВ 2013 г.		
			Изм.	Кол.уч.	Лист	№ док.	Погр.	Дата	Жилой дом		
Инв. № подл.	Инв. № подл.	Взам. инв. №	Погр. и дата						Стадия	Лист	Листов
			ГИП Н.контр.						Р	4	
Разработал Кузнецов			План 2 этажа. П1,В1.								

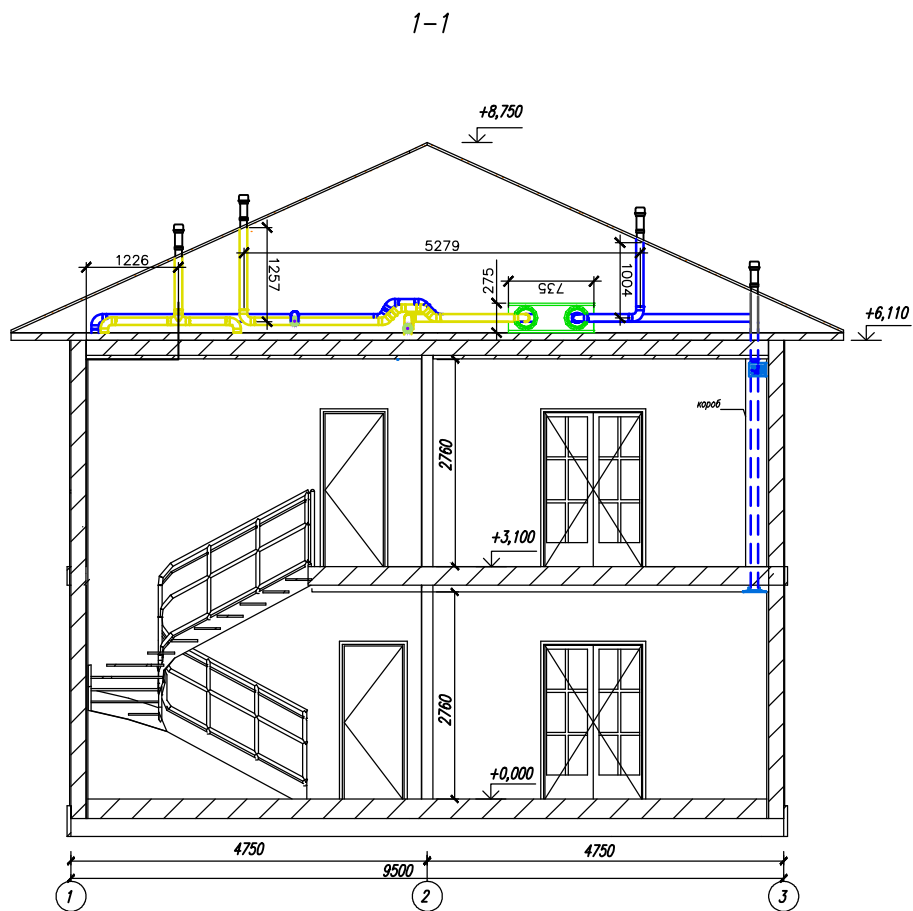

Взам. инв. N°							-0В 2013 г.			
Подп. и дата							Жилой дом			
Инв. N° подл.	Изм.	Кол.уч.	Лист	N° док.	Подп.	Дата		Стадия	Лист	Листов
								Р	5	
	Разработал	Кузнецов					Разрез 1-1			