


Экспликация помещений

№ п/п	Наименование	Площадь, м ²
1	Кухня-гостиная	45,6
2	Кладовая	4,2
3	Санузел	1,6
4	Детская	17,3
5	Детская	15,5
6	Санузел+душевая	8,5
7	Спальня	15,2
8	Котельная	5,2
9	Прихожая	4,9
10	Гараж	44,6

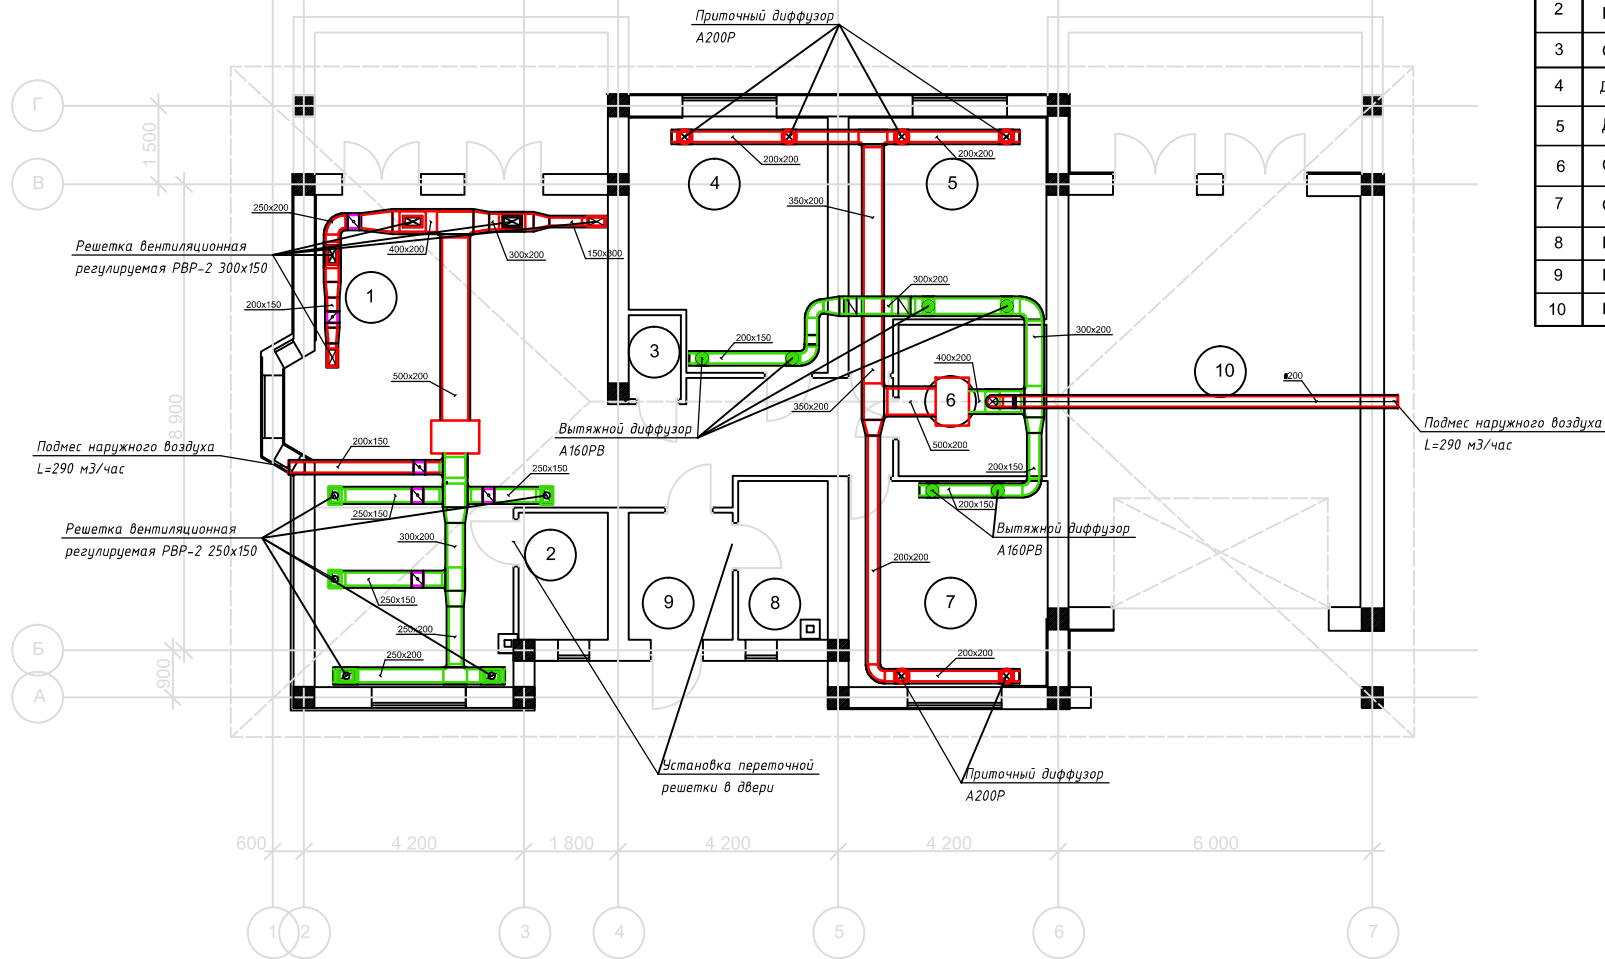

							г. Севастополь, частный дом
							Система приточно-вытяжной вентиляции и кондиционирования
Разработал	Никитюк А.И.					План первого этажа	Стадия И Лист 3 Листов 4
						Общий план систем	ООО "Спектр-сервис"