


Экспликация помещений 1-го этажа		
№ пом.	Наименование	Площадь
1	Помещение для разгрузки автомобилей инкассаторов	36.6
2	Подсобное помещение	5.8
3	Тамбур	16.05
4	Вент. камера	15.00
5	Комната пересчета денег	17.1
6	Коридор	11.3
7	Операционно-кассовый зал	107.7
8	Предкассовая	6.7
9	Хранилище ценностей	6.3
10	Хранилище ценностей	12.9
11	Коридор	10.45
12	Кладовая инкассаторов	7.6
13	Коридор	39.8
14	Кладовая инкассаторов	10.4
15	Оружейная инкассаторов	7.0
16	Оружейная инкассаторов	6.5
17	Электрощитовая	7.2
18	Теплоцентр	6.7
19	Кабинет	5.8
20	Комната дежурных инкассаторов	8.1
21	Комната отдыха инкассаторов	37.7
22	Помещение для размещения банкомата	6.8
23	Подсобное помещение	17.3
24	Кредитный отдел	17.55
25	Кабинет	9.7
26	Зона ожидания клиентов	71.9
27	Хранилище инкассаторов	15.5
28	Хранилище инкассаторов	9.4
29	Кабина конфиденциального обслуживания	2.0
30	Пост охраны	8.6
31	Тамбур	8.5
32	Кладовая	1.98
Итого площадь защищаемых помещений 1-го этажа		591,63

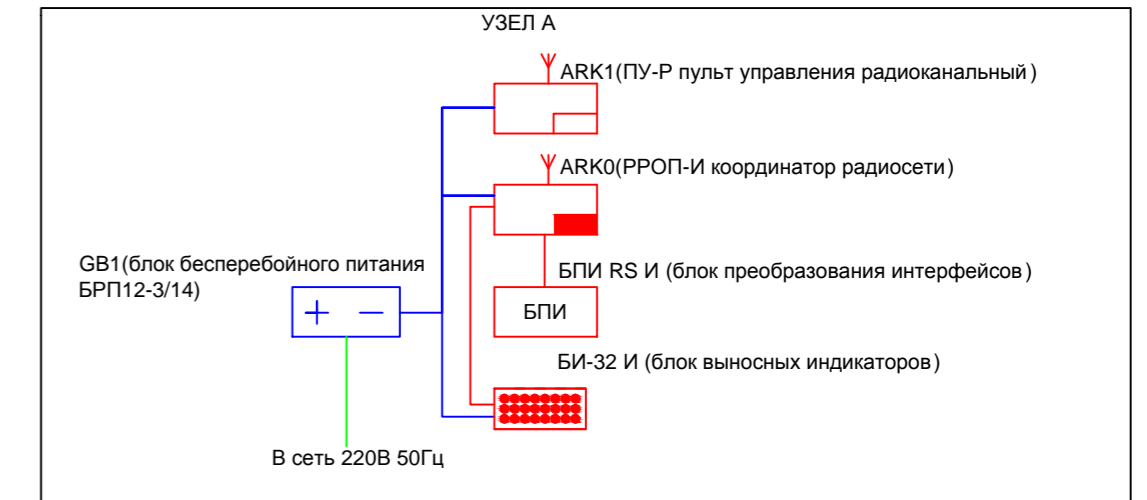

Спецификация оборудования		
Извещатель пожарный дымовой радиоканальный Аврора-ДР		42
Извещатель пожарный тепловой радиоканальный Аврора-ТР		1
Извещатель пожарный ручной радиоканальный ИПР-Р		5
Оповещатель пожарный радиоканальный световое табло "Выход" Табло-Р		5
Оповещатель пожарный радиоканальный звуковой Сирена-Р исп.02		10
Прибор приемно-контрольный радиорасширитель РРОП-М2		4
Прибор приемно-контрольный радиорасширитель координатор сети РРОП-И		1
Блок бесперебойного питания BRP12-3/7 с АКБ 7А.ч		1
Блок бесперебойного питания BRP12-3/14 с 2-мя АКБ по 7А.ч		1
Блок преобразования интерфейсов БПИ-RS-И		1
Блок контроля световой индикации БИ-32И		1
Исполнительный радиоканальный релейный блок ИБР		3

Изм	Лист	№ докум.	Подпись	Дата				
Разработал					Автоматическая установка пожарной сигнализации и оповещения людей о пожаре.	Стадия	Лист	Листов
Проверил						Р	11	42
Утвердил						Схема размещения оборудования и кабельных трасс		