


Экспликация помещений первого этажа					
№ Помещения	Наименование помещения	Площадь помещения	№ Помещения	Наименование помещения	Площадь помещения
1	Тамбур	16,26	33	Бытовое помещение	21,13
2	Комната охраны	18,33	34	Бытовое помещение	10,63
3	Комната 1	26,20	35	Варочная	21,26
4	Комната 2	21,31	36	Кухня	22,12
5	Комната 3	21,30	37	Складское помещение	2,30
6	Комната 4	18,50	38	Душевая	14,75
7	Комната 5	22,40	39	Душевая	13,80
8	Комната 6	23,43	40	Душевая	15,59
9	Комната 7	16,26	41	Складское помещение	15,57
10	Комната 8	19,27	42	Лестница	19,12
11	Комната 9	18,44	43	Мед. помещение	5,03
12	Проходная	4,30	44	Туалет	2,40
13	Тамбур	2,10	45	Туалет	2,10
14	Тамбур	2,30	46	Столовая	40,95
15	Тамбур	3,20	47	Мед. помещение	14,88
16	Тамбур	3,10	48	Мед. помещение	3,10
17	Тамбур	2,25	49	Складское помещение	4,80
18	Тамбур	5,12	50	Мед. помещение	14,81
19	Коридор	4,163	51	Мед. помещение	21,00
20	Лестница	17,98	52	Мед. помещение	13,22
21	Комната 107	16,86	53	Мед. помещение	13,30
22	Комната 108	16,28	54	Мед. помещение	14,93
23	Кухня	13,42	Итого:		884,14
24	Лестница	9,14			
25	Сан/узел	19,04			
26	Комната 109	15,42			
27	Комната 110	12,84			
28	Комната 111	22,36			
29	Комната 112	13,23			
30	Лестница	32,12			
31	Коридор	92,47			
32	Бытовое помещение	10,50			

Спецификация указанных на планировке ПККОП и блоков бесперебойного питания

Обозначение на плане	Наименование оборудования	Кол-во	Примечание
РРОП И	Прибор приемно-контрольный РРОП И координатор радиосети	3	
БПИ	Блок преобразования интерфейсов БПИ-RS-I	3	
P1-1C, P2-1C, P1-2C, P2-2C, P3-2C, P4-2C, P5-2C	Прибор приемно-контрольный радиорасширитель РРОП	7	
GB3.БП12-2А, GB4.БП12-2А	Блок бесперебойного питания БП12-2А с аккумуляторной батареей 7А.ч.	2	
P2-1C	Прибор приемно-контрольный радиорасширитель РРОП-M2	1	
ПУ-Р	Пульт управления радиоканальный	3	
АУ ЦАСПИ2	Прибор передающий сигналы на пульт ПЦН пожарной части по GPRS каналу	3	
БИ-32И	Блок управления и индикации	6	
ВТН	Извещатель пожарный дымовой радиоканальный Аврора-ДР	69	
ВТМ	Извещатель пожарный ручной радиоканальный ИПР-Р	7	
ВТК	Извещатель пожарный тепловой радиоканальный Аврора-ТР	4	
ВИАЛ	Оповещатель пожарный радиоканальный световое табло "Выход" Табло-Р	10	
ВИАД	Оповещатель пожарный радиоканальный речевой Орфей-Р	40	
GB1	Блок резервированного электропитания БРП 12-3/28	1	
GB2	Блок резервированного электропитания БРП 12-5/40	1	
GB3	Блок резервированного электропитания БРП 12v 18 А.ч.	1	

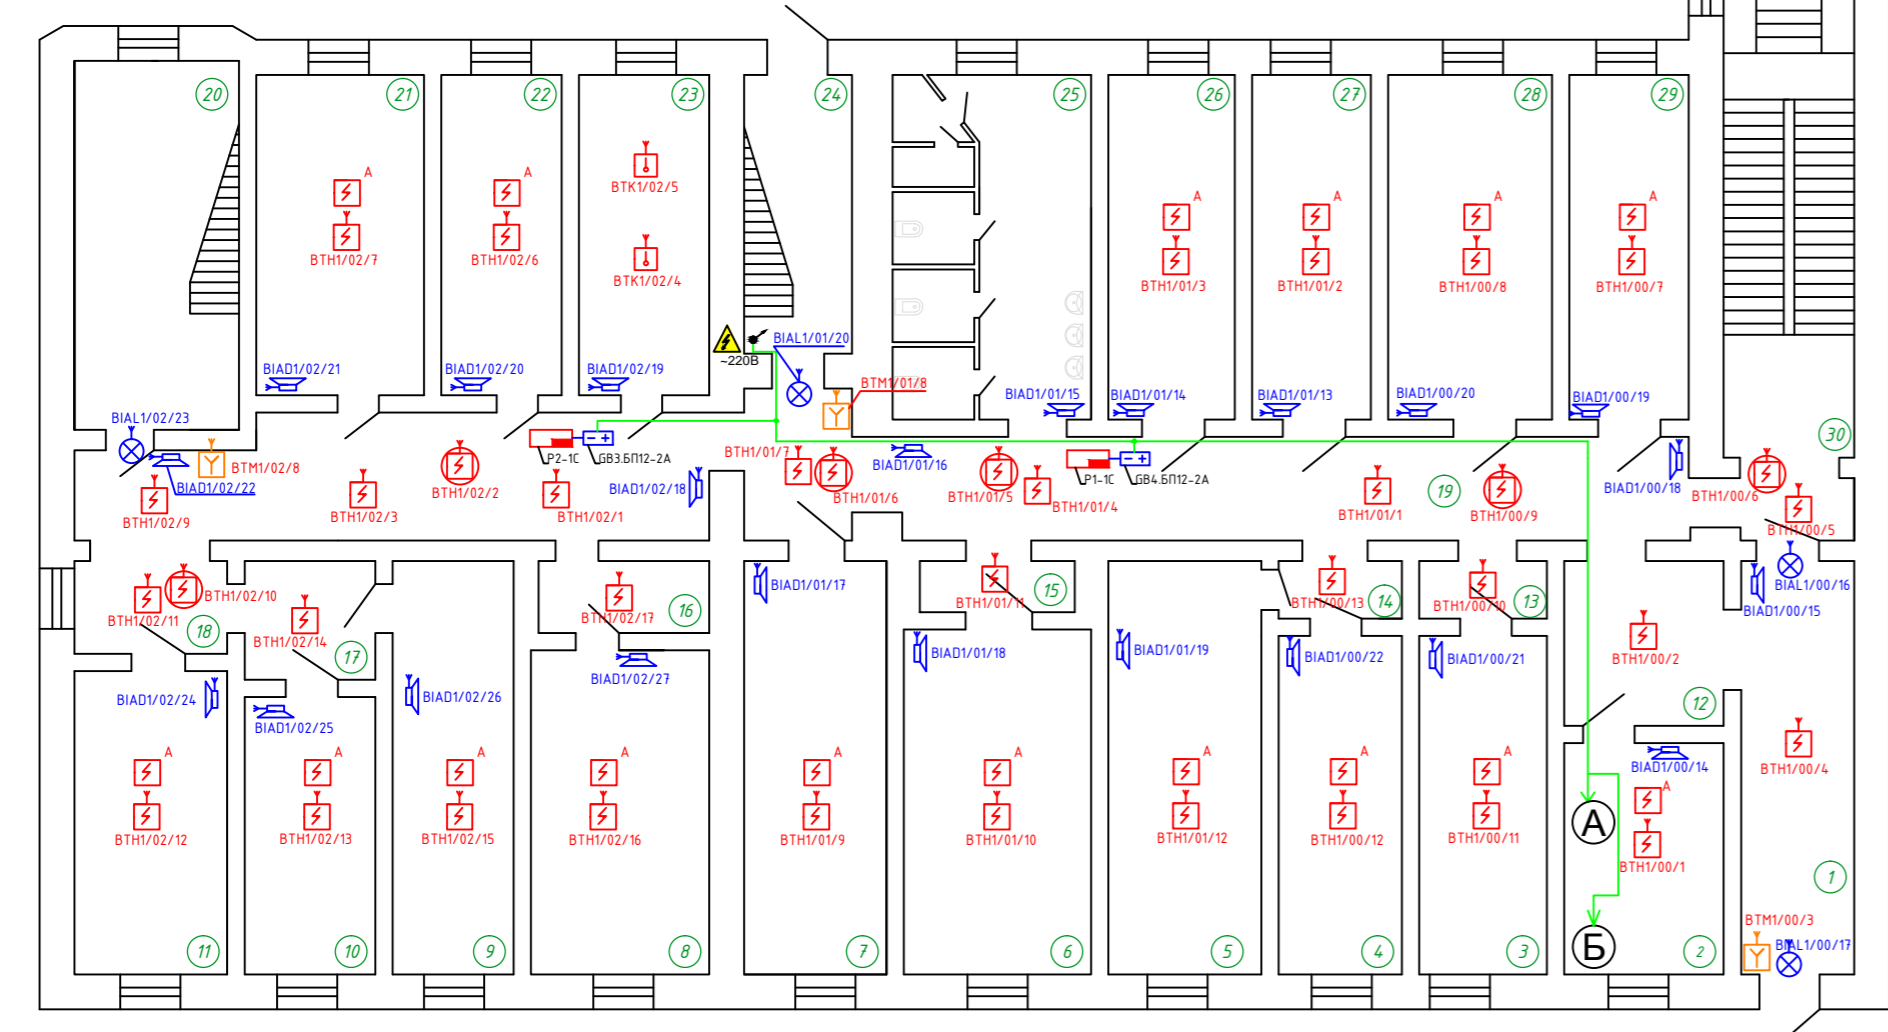

1/00/1: 1-я система, радиорасширитель - 00, адрес извещателя/оповещателя - 1.

Изм.	Кол.уч.	Лист	№ док.	Подп.	Дата
Разработал					
Проверил					
Автоматическая система охранно-пожарной сигнализации					
Схема размещения оборудования пожарной сигнализации и оповещения людей о пожаре.					
			Стадия	Лист	Листов
			Р	11	113