


Фрагмент схемы отопления дома N32

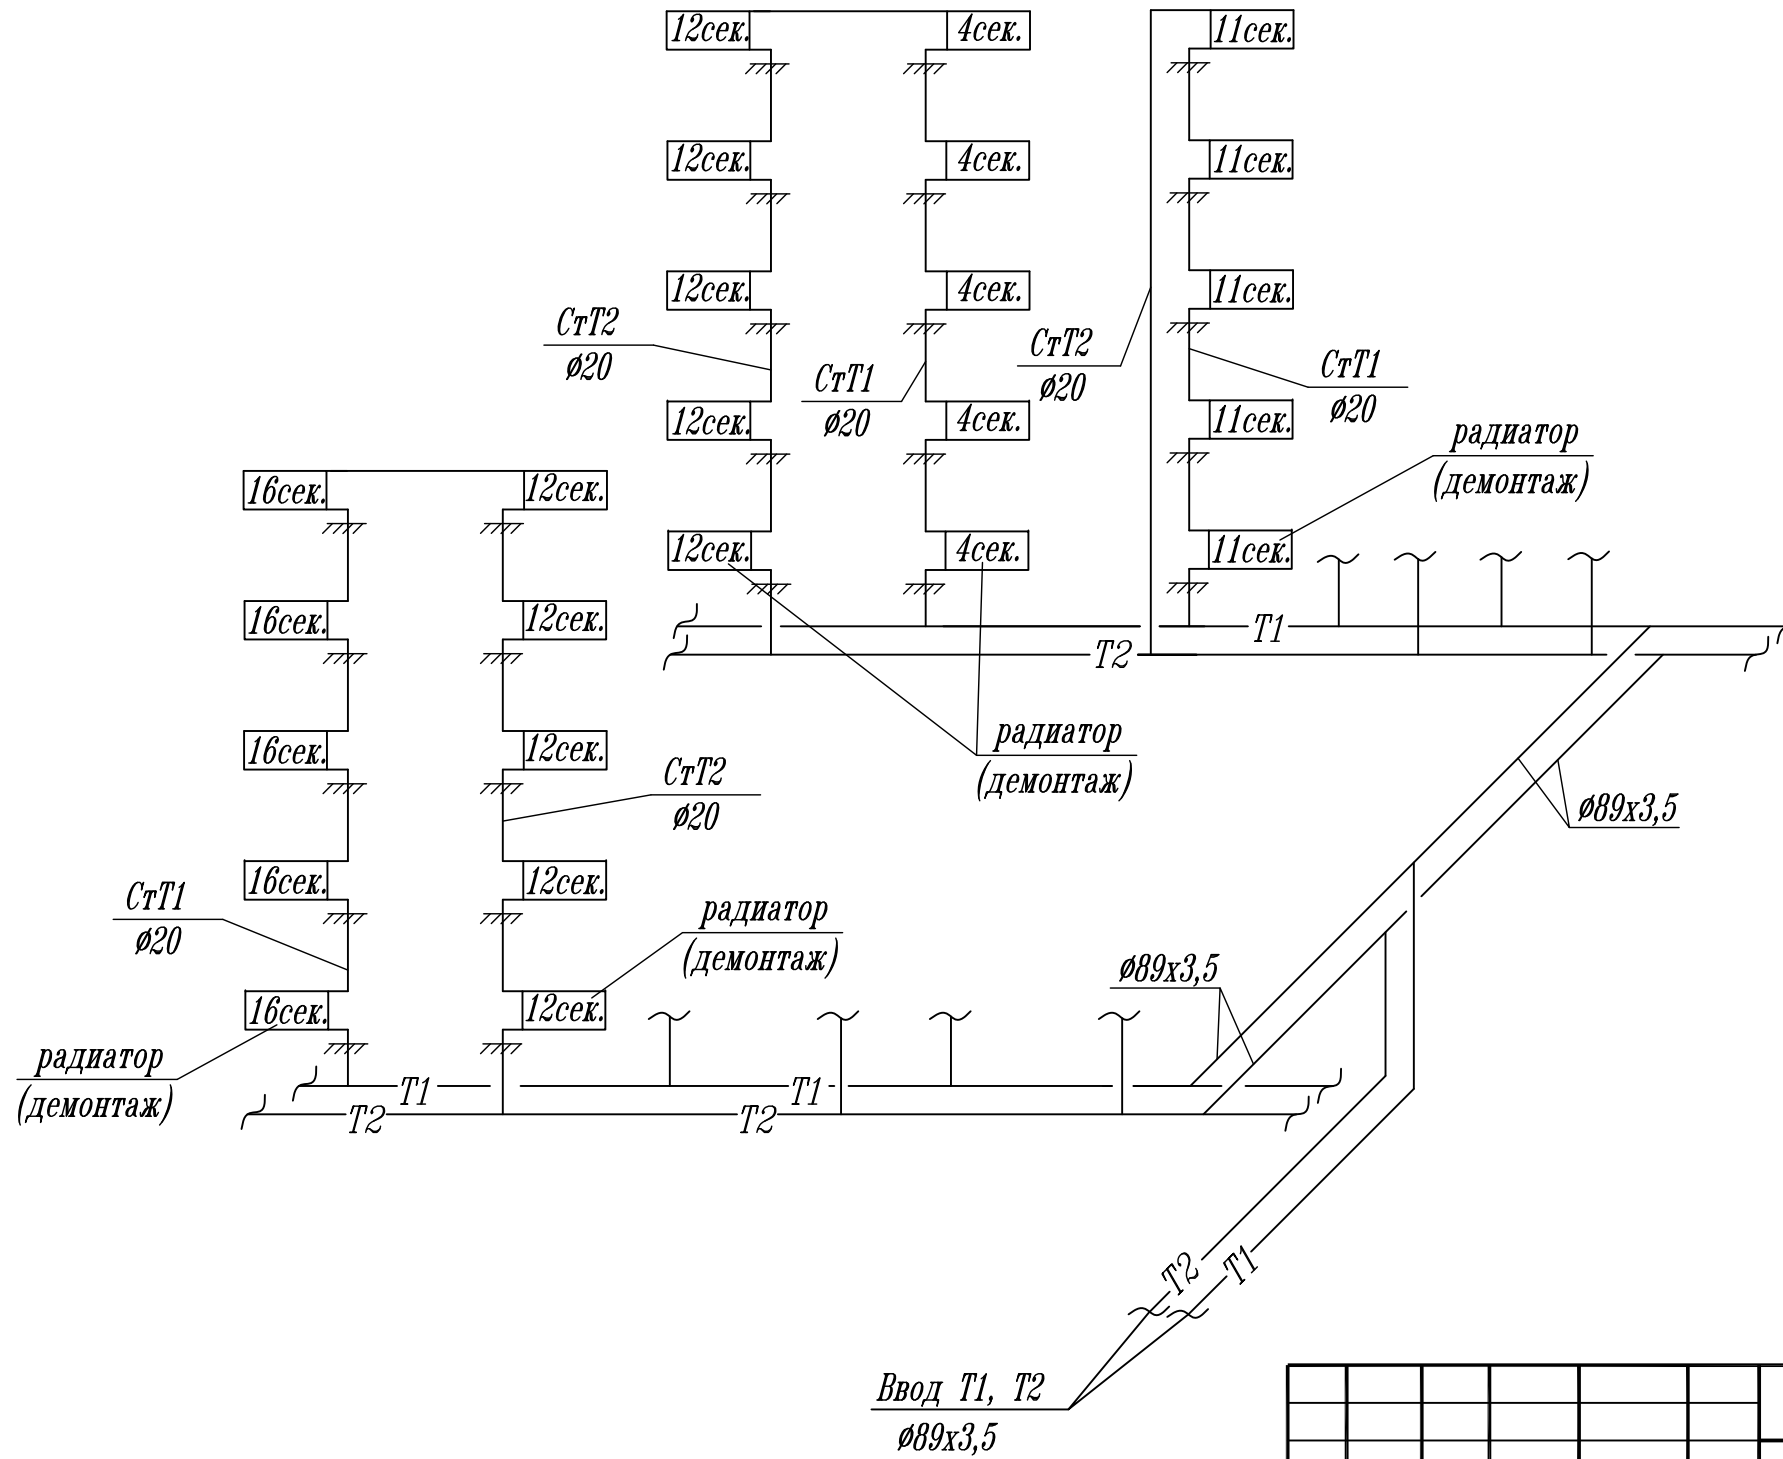

Инь. N подл.	Взам. инв. N
Подпись и дата	Взам. инв. N

	Частное лицо Власова Т.М. г. Гусь-Хрустальный, Теплицкий пр-кт, д. 32, кв. 40			
	Отопление и вентиляция	Стадия П	Лист 4	Листов
	Фрагмент схемы отопления дома N40			

Изм.	Кол.уч.	Лист	Идокум.	Подпись	Дата
Разраб.					
Проверил					
ГИП					
Ген. директор					