


Схема индивидуального отопления

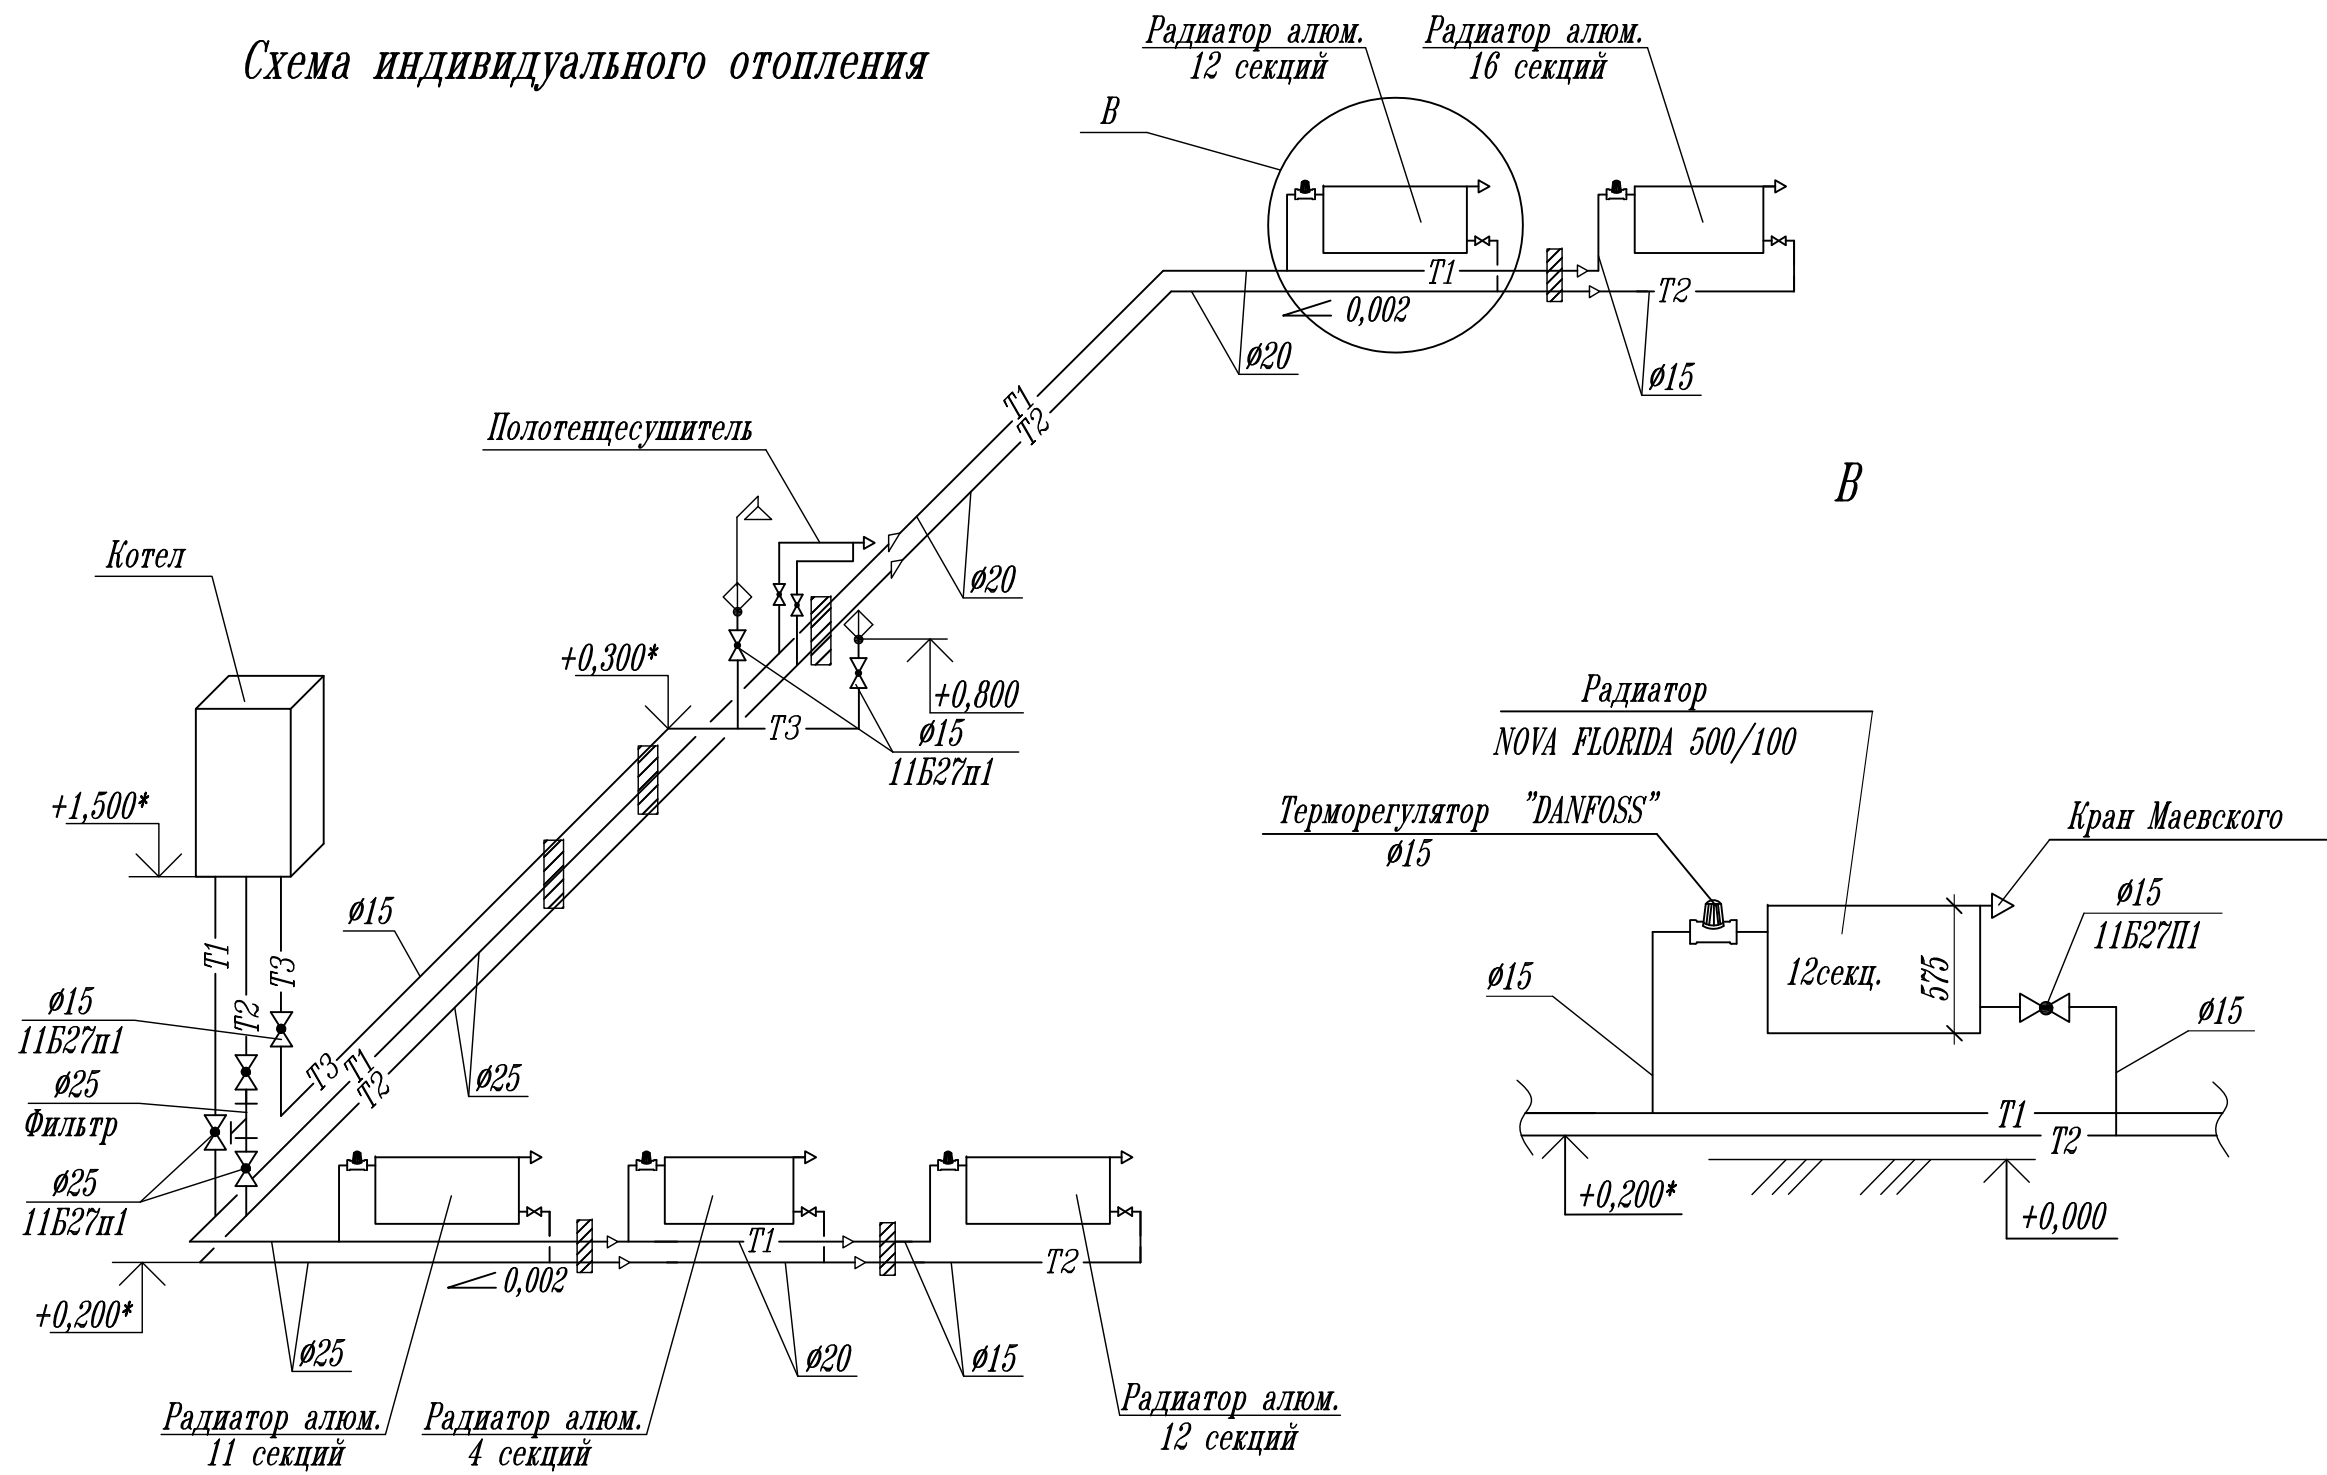

Ив.№ подл.	Подпись и дата	Взам. инв.№

Изм.	Кол.уч.	Лист	Ндокум.	Подпись	Дата	Частное лицо Власова Т.М. г.Гусь-Хрустальный, Теплицкий пр-кт, д.32, кв.40			
Разраб.						Отопление и вентиляция	Стадия	Лист	Листов
Проверил							II	6	
Ген.директор						Схема отопления			