


Узел А М1:10

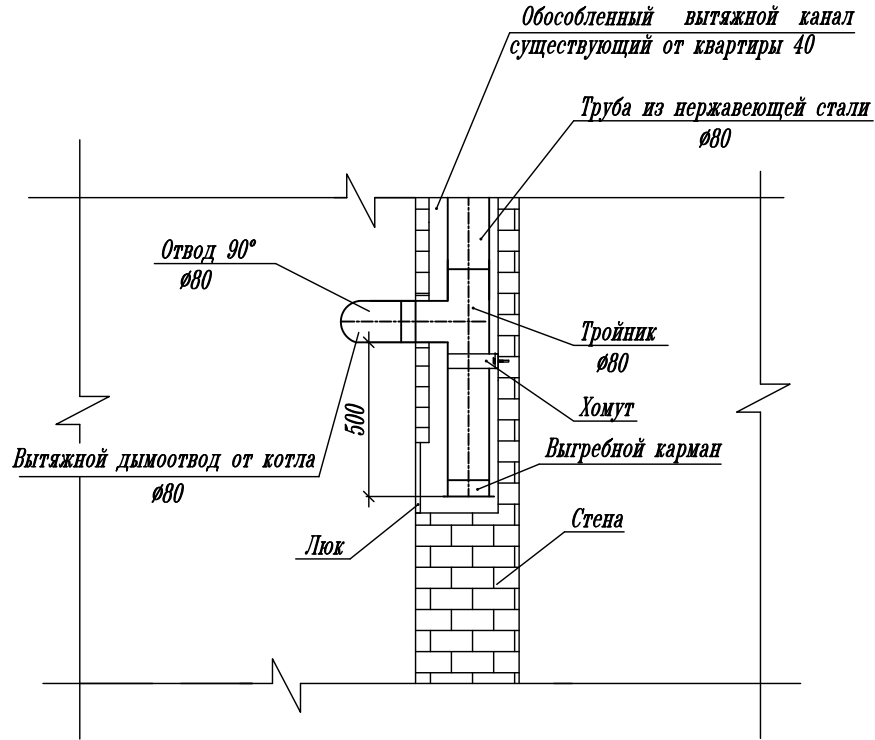

Изм.	Кол.уч.	Лист	Идокум.	Подпись	Дата	Взам. инв.№	Подпись и дата							
<p>Частное лицо Власова Т.М. г.Гусь-Хрустальный, Теплицкий пр-кт, д.32, кв.40</p>							Ивв.№ годл.	Разраб.	Проверил	Ген.директор	Отопление и вентиляция	Стадия	Лист	Листов
<p>Узел А М1:10</p>														