


План дома на отм. +3,300
M1:100

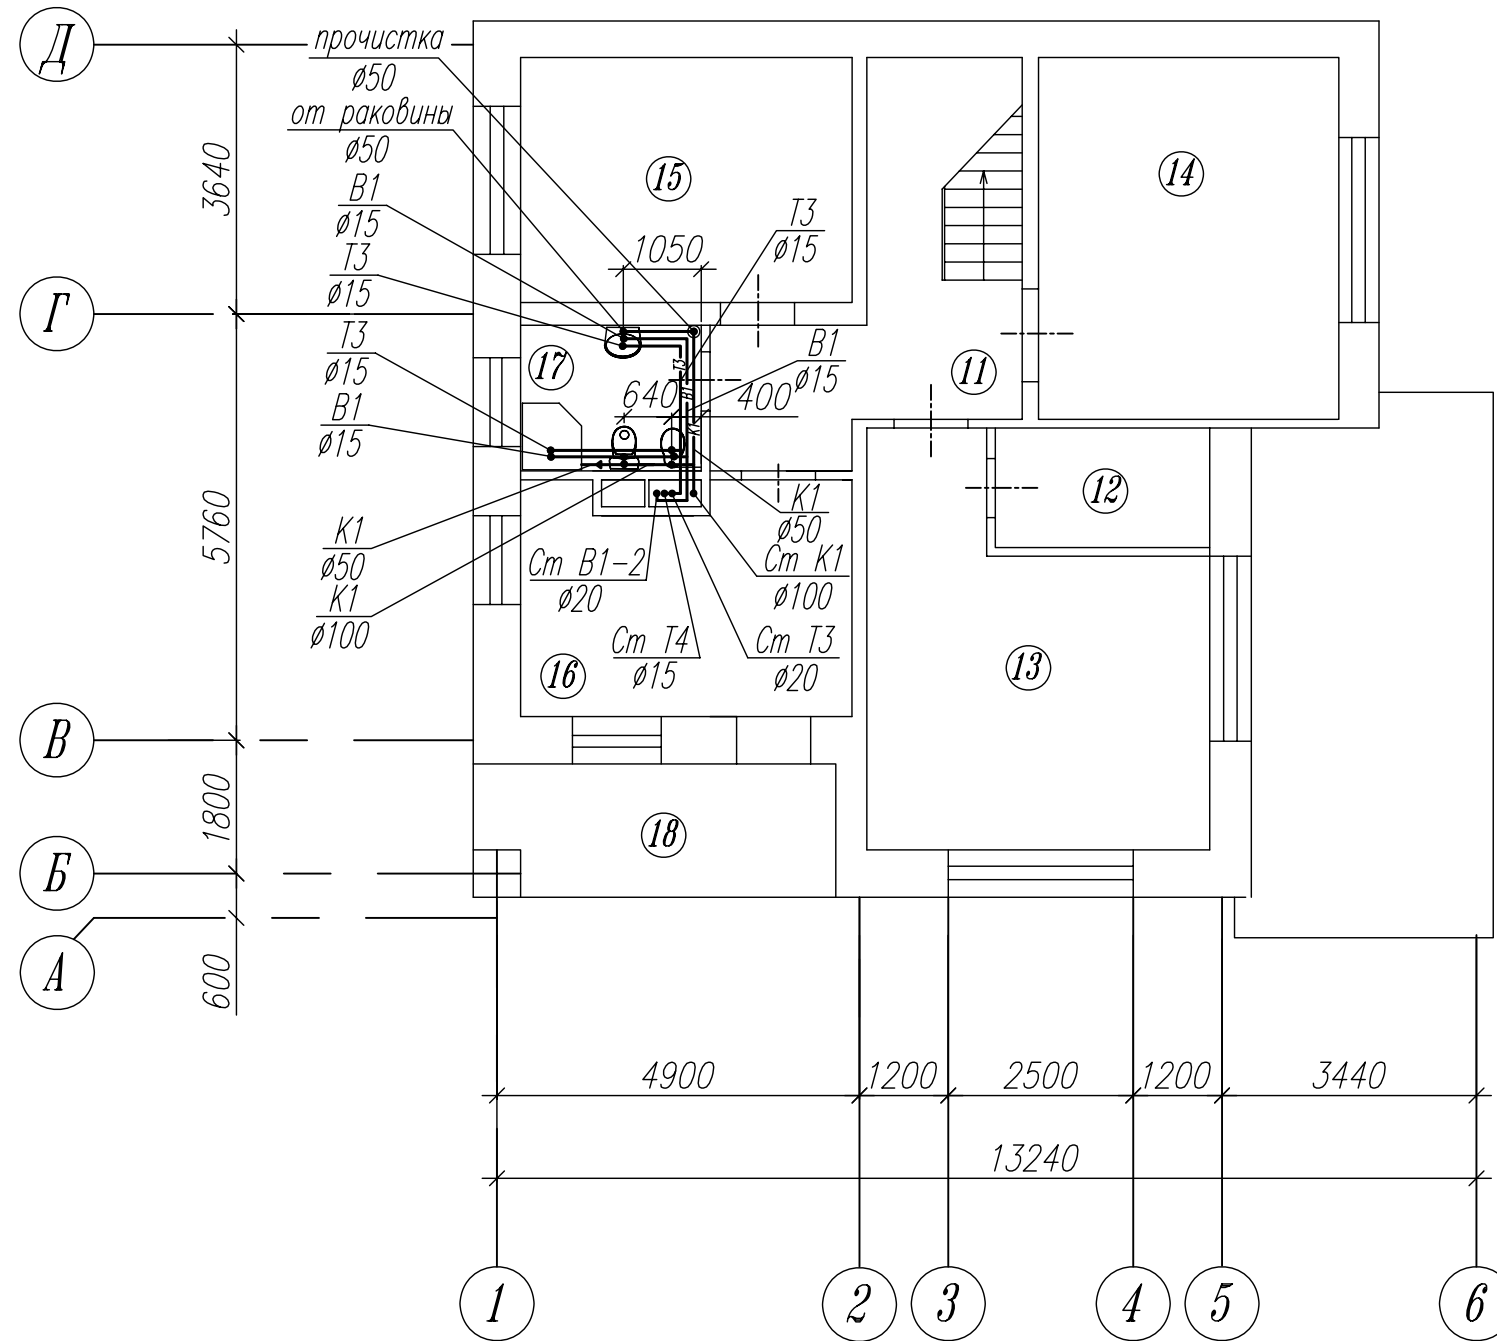

Экспликация помещений

Номер помещения	Наименование	Площадь м ²
	Жилой дом 2 этаж	
11	Холл	14,4
12	Гардеробная	3,75
13	Спальня	18,2
14	Спальня	17,9
15	Детская	12,60
16	Комната	14,3
17	Санузел	6,0
18	Балкон	8,82

Условные обозначения

- B1 водопровод питьевой
- K1 канализация хоз- бытовая
- T3 горячее водоснабжение подача
- T4 горячее водоснабжение циркуляция
- ⊕ бидэ
- 🚽 унитаз
- 🚿 душ. кабина
- 🚰 умывальник

Ивв.№ подл.	Подпись и дата	Взам. инв.№
-------------	----------------	-------------

						55-26_1-ВК				
						Частное лицо:				
						Московская область				
Изм.	Кол.уч.	Лист	Ндокум.	Подпись	Дата	Жилой дом		Стадия	Лист	Листов
Разраб.		Барынова				Водопровод и канализация		Р	3	
Проверил						План дома на отм. +3,300		Кашира Пласт		
ГИИ						M1:100				
Ген.директор										