

Фильтр фибос 3



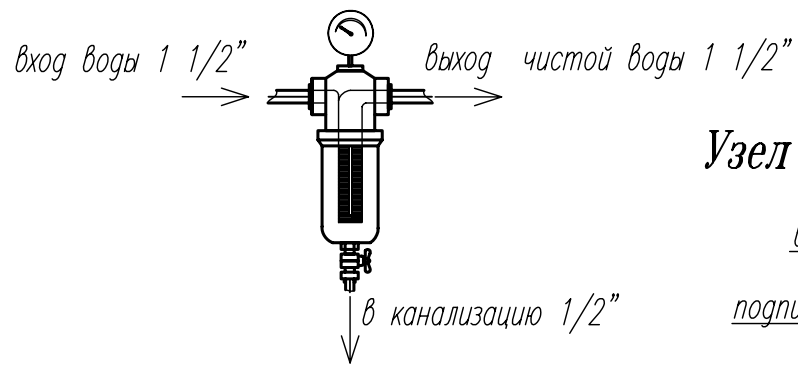



Схема В1

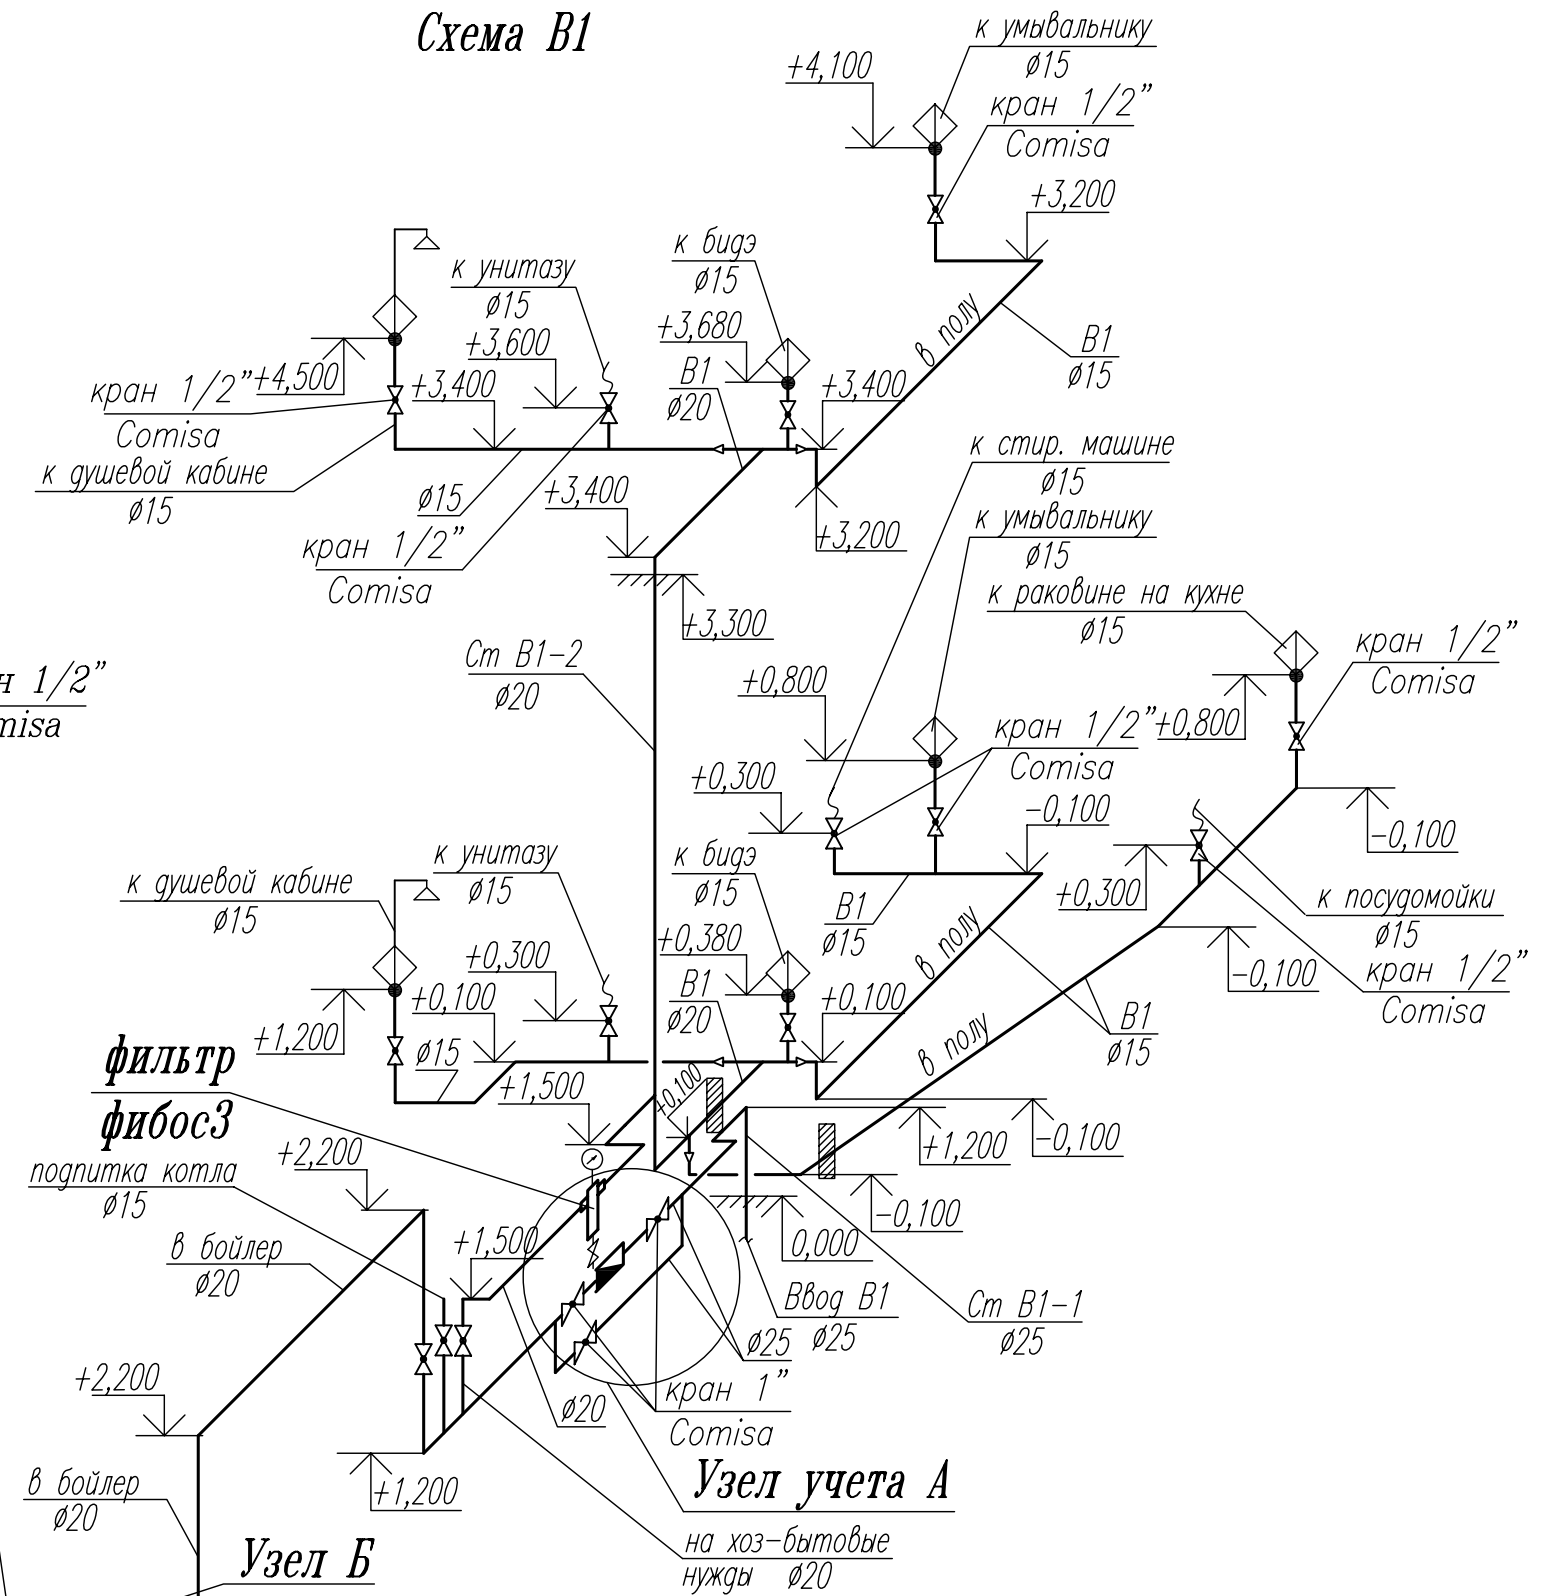

Узел учета А

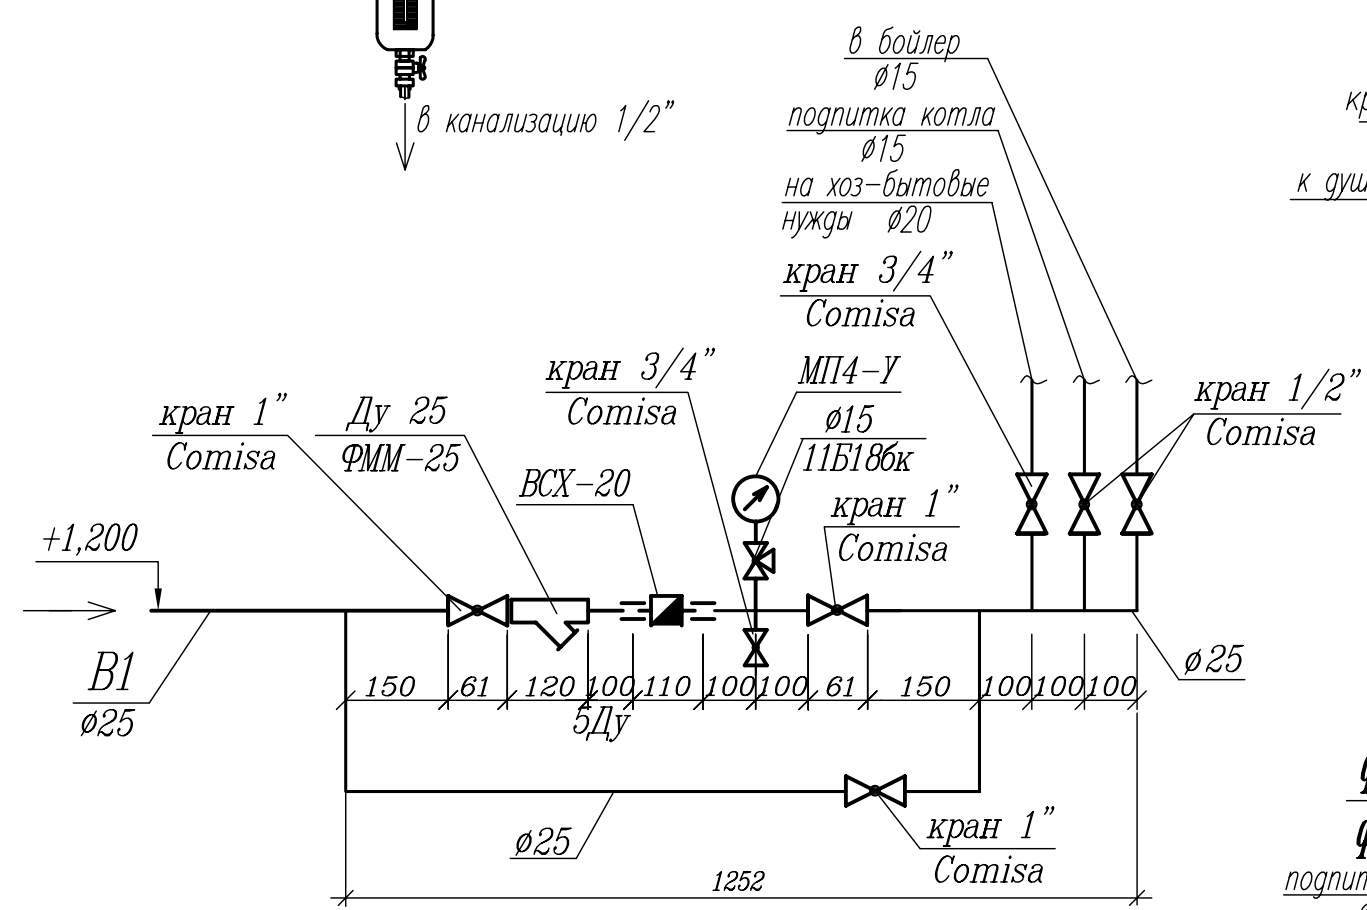

Узел Б

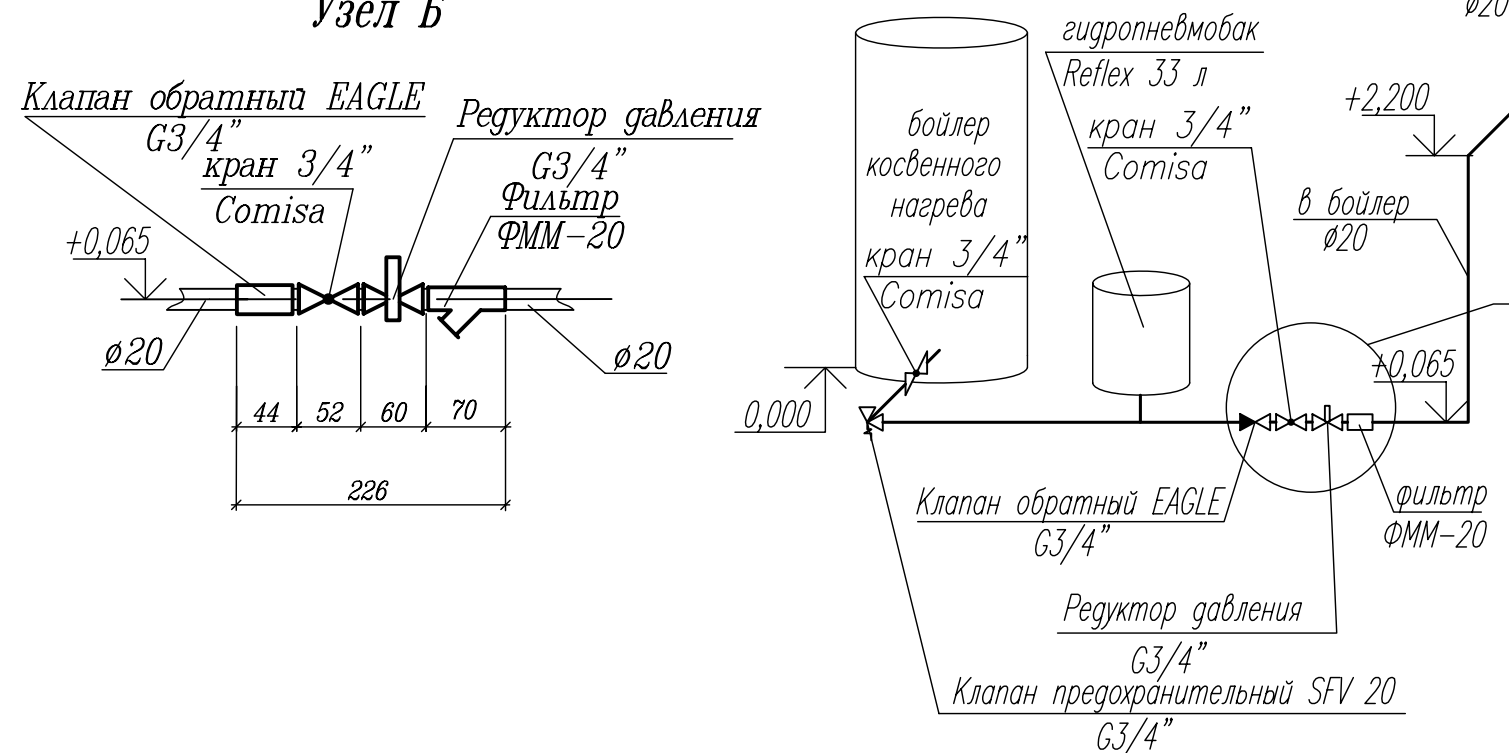

55-26_1-ВК												
Частное лицо: Московская область												
Изм.	Кол.уч.	Лист	Ндокум.	Подпись	Дата	<table border="1"> <tr> <td>Стадия</td> <td>Лист</td> <td>Листов</td> </tr> <tr> <td>Р</td> <td>4</td> <td></td> </tr> </table>	Стадия	Лист	Листов	Р	4	
Стадия	Лист	Листов										
Р	4											
Разраб.	Барипова											
Проверил	ГИИ											
Ген.директор				<table border="1"> <tr> <td colspan="3">Жилой дом Водопровод и канализация</td> </tr> <tr> <td colspan="3">Схема В1 Фильтр фибос 3 Узел учета А Узел Б</td> </tr> </table>			Жилой дом Водопровод и канализация			Схема В1 Фильтр фибос 3 Узел учета А Узел Б		
Жилой дом Водопровод и канализация												
Схема В1 Фильтр фибос 3 Узел учета А Узел Б												