


План подвала

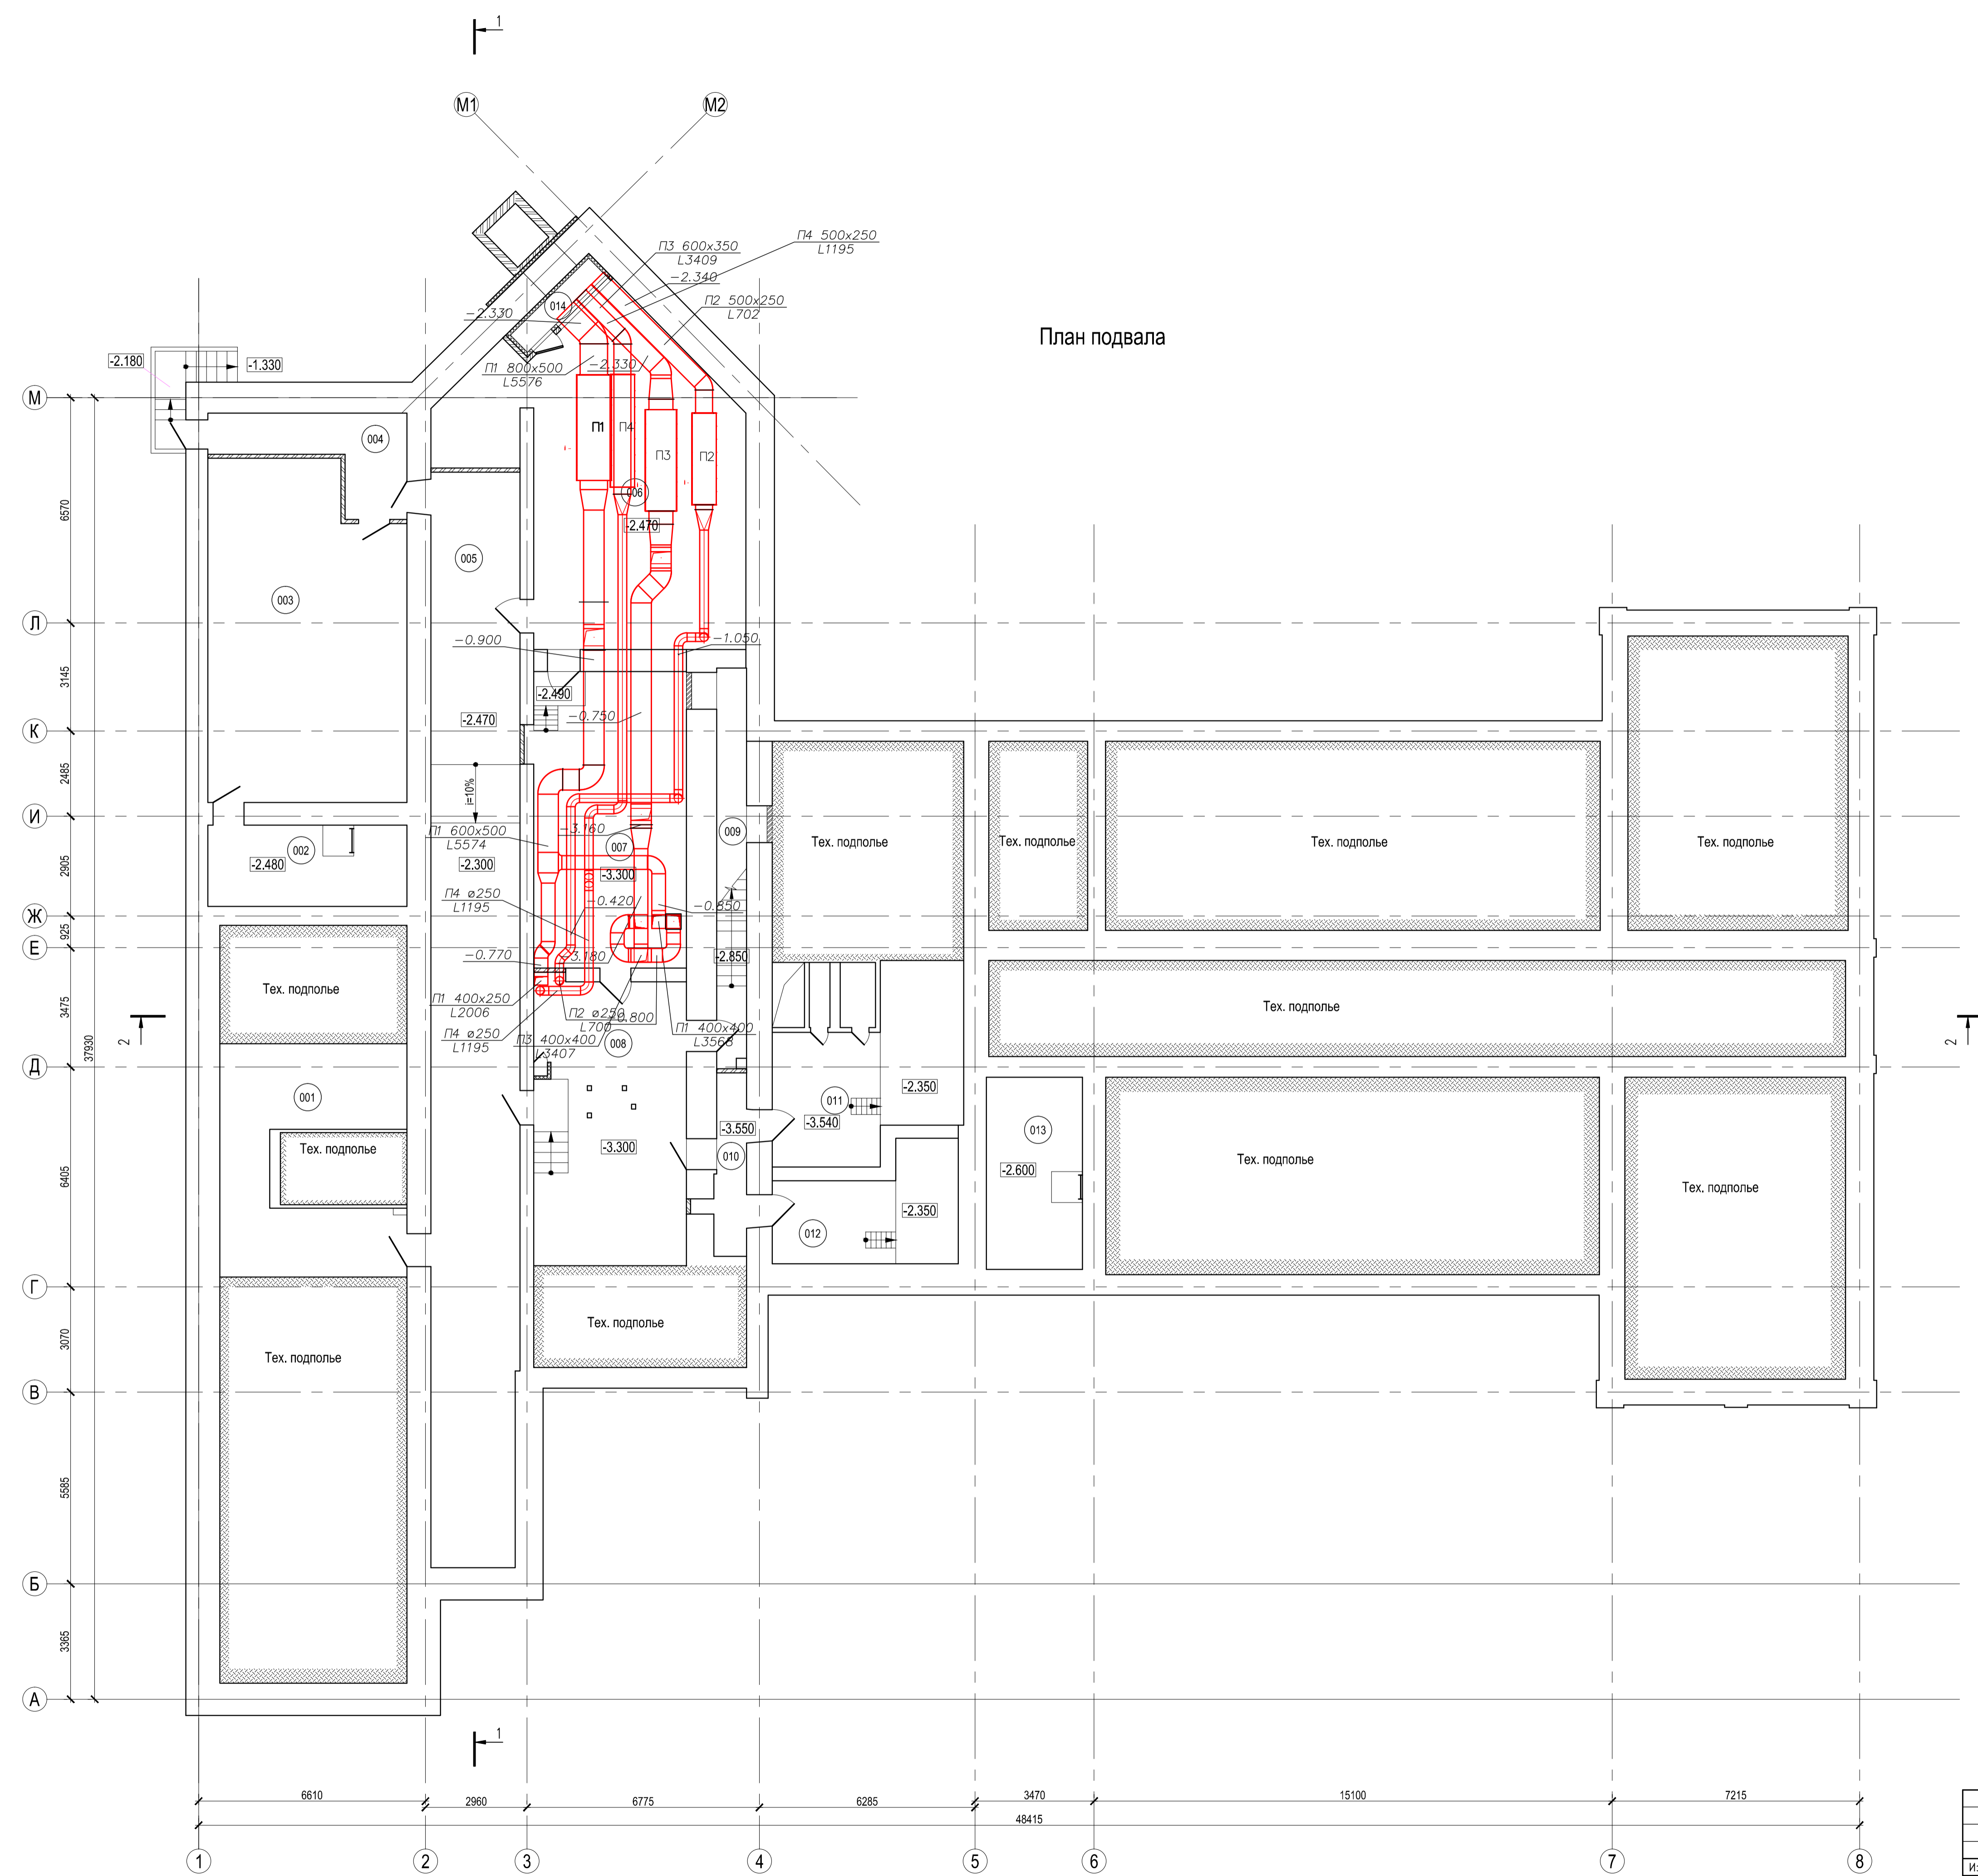

Номер помещения	Наименование	Площадь, м2	Кат. помещения
001	Помещение хранения негорючих материалов	27.86	
002	Техническое помещение для прокладки инженерных коммуникаций	13.75	
003	Техническое помещение для прокладки инженерных коммуникаций	54.53	
004	Коридор	10.38	
005	Коридор	82.99	
006	Венткамера	64.75	
007	Венткамера	38.47	
008	Коридор	37.31	
009	Лестничная клетка №4	11.09	
010	Коридор	4.85	
011	Помещение теплового узла	28.36	
012	Помещение теплового узла	15.37	
013	Техническое помещение для прокладки инженерных коммуникаций	15.68	
014	Фор-камера	3.06	
		408.45	

Ид. № подл. План. и Дата. Взам. инв. №. Статус: Сделано

					004-9-15-А-ОВуК				
					ГБУЗ "Диагностический центр (Центр лабораторных исследований) ДЗМ" по адресу: г. Москва, Варшавское ш., д. 19				
Изм.	Кол.уч.	Лист	№ док.	Подп.	Дата	Капитальный ремонт	Стадия	Лист	Листов
					01.15		РП	10	17
					Вентиляция. План подвала			ООО «ЦНИИ ПромГрадПроект» г. Москва	
Н.контр.	Пуримов				01.15				

Все показанные на чертеже отметки соответствуют отметкам низа.