


СОГЛАСОВАНО

МинВ.подл. Подпись и дата. Взам.инв.№

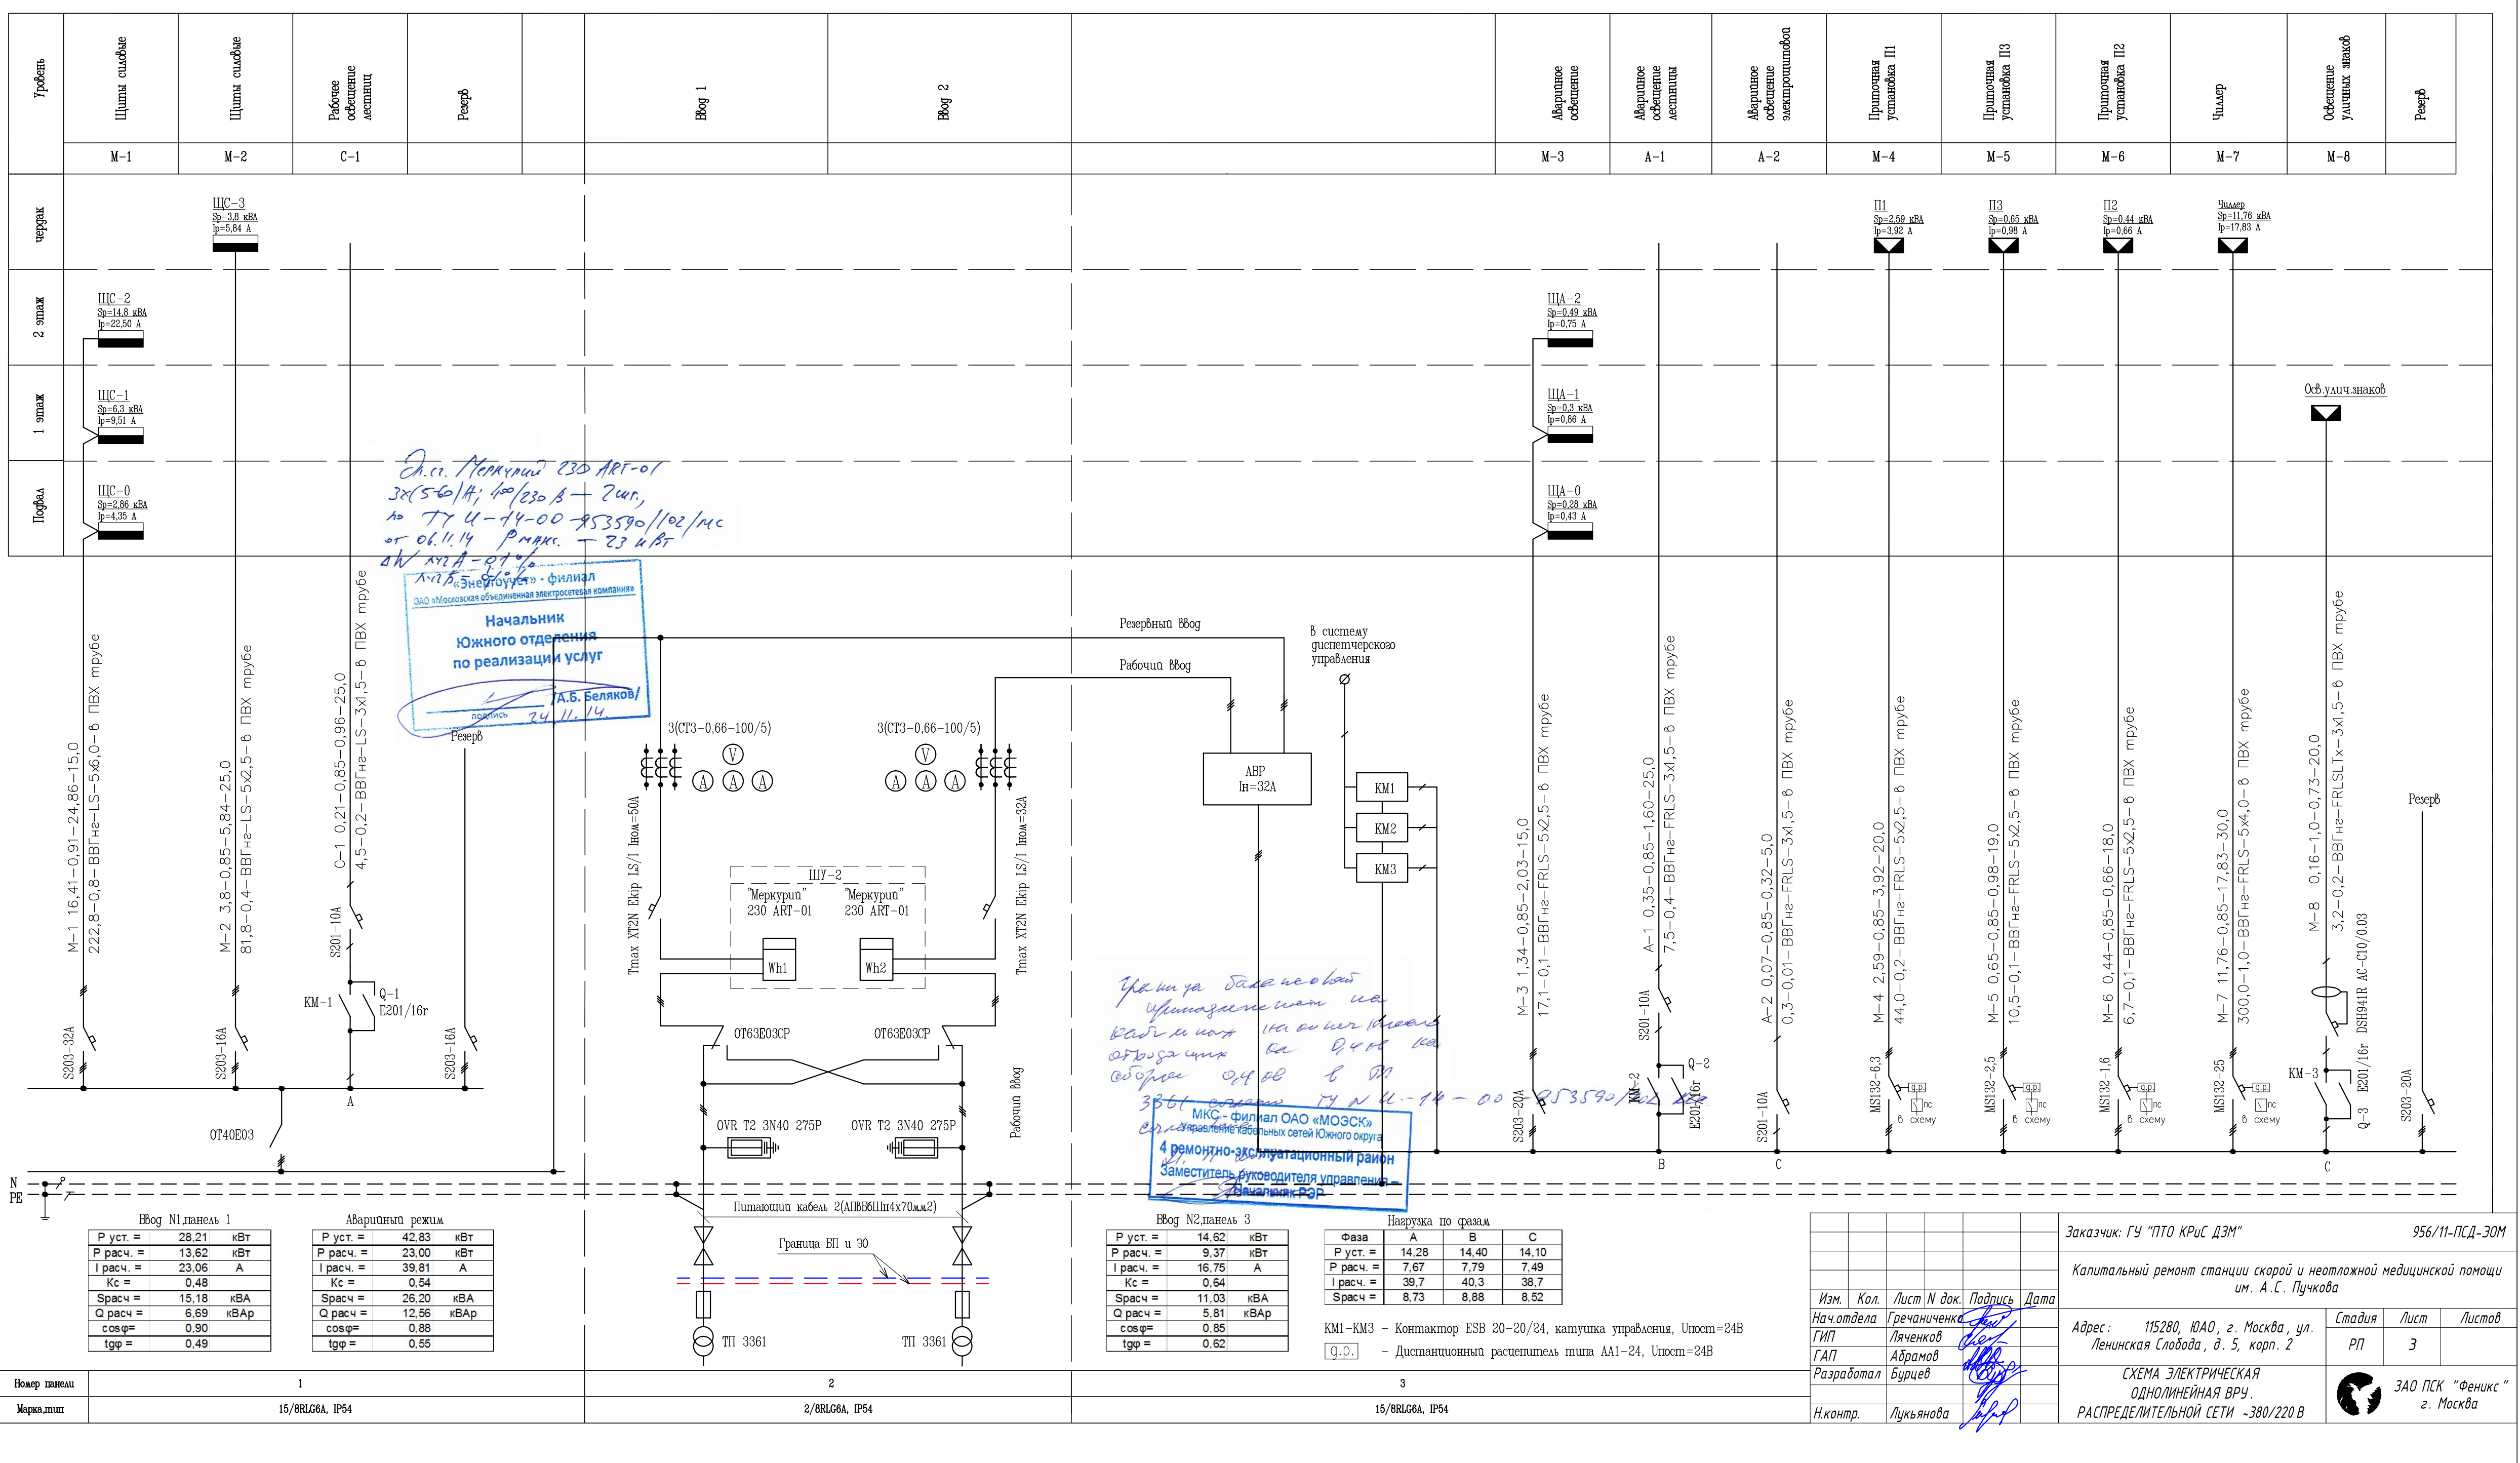

*Эк.ср. Меркурий 230 ART-01  
3x(5-6)А; 1x(230 В) - 2шт.,  
№ ТУ Ч-14-00-953590/102/мс  
от 06.11.14 Р.макс. - 23 кВт  
ΔW 4% - 0,1%*

**Начальник  
Южного отделения  
по реализации услуг**  
*А.Б. Беляков*  
подпись 24.11.14

*Удана Балабанова  
Управляющим на  
кабелях на о.м.м.м.м.  
оборудован на Q405 на  
оборудован в ДП  
3861 от 08.11.14-00-953590/102/мс*

**4 ремонтно-эксплуатационный район  
Заместитель руководителя управления  
В.А.Иванов**

Ввод N1, панель 1		Аварийный режим	
Р уст. =	28,21 кВт	Р уст. =	42,83 кВт
Р расч. =	13,62 кВт	Р расч. =	23,00 кВт
I расч. =	23,06 А	I расч. =	39,81 А
Kс =	0,48	Kс =	0,54
Sрасч =	15,18 кВА	Sрасч =	26,20 кВА
Q расч =	6,69 кВАр	Q расч =	12,56 кВАр
cosφ =	0,90	cosφ =	0,88
tgφ =	0,49	tgφ =	0,55

Ввод N2, панель 3		Нагрузка по фазам			
Р уст. =	14,62 кВт	Фаза	А	В	С
Р расч. =	9,37 кВт	Р уст. =	14,28	14,40	14,10
I расч. =	16,75 А	Р расч. =	7,67	7,79	7,49
Kс =	0,64	I расч. =	39,7	40,3	38,7
Sрасч =	11,03 кВА	Sрасч =	8,73	8,88	8,52
Q расч =	5,81 кВАр				
cosφ =	0,85				
tgφ =	0,62				

Изм.	Кол.	Лист N док.	Подпись	Дата
Нач. отдела	Гречаниченко			
ГИП	Ляченков			
ГАП	Абрамов			
Разработал	Бурцев			
Н.контр.	Лукьянова			

Заказчик: ГУ "ПТО КРЭС ДЭМ" 956/11-ПСД-30М  
 Капитальный ремонт станции скорой и неотложной медицинской помощи им. А.С. Пучкова  
 Адрес: 115280, ЮАО, г. Москва, ул. Ленинская Слобода, д. 5, корп. 2  
 Стадия: РП Лист: 3 Листов:  
 СХЕМА ЭЛЕКТРИЧЕСКАЯ ОДНОЛИНЕЙНАЯ ВРУ. РАСПРЕДЕЛИТЕЛЬНОЙ СЕТИ -380/220 В  
 ЗАО ПСК "Феникс" г. Москва