



Согласовано

Данные питающей сети

Марка, сечение проводника

Щит распределительный	Аппарат ввода	Автомат. выкл.	Обозначение, тип Номин. ток Ном. ток расцепителя Ток отсечки
	Аппарат отходящей линии	Автомат. выкл.	Напряжение Ру; Рр; Ир Обозначение, тип Номин. ток Ном. ток расцепителя Ток отсечки

Электроприемник	Обозначение
	Тип
	Рном., кВт
	Ток, In, А
	Назначение электроприемника по плану

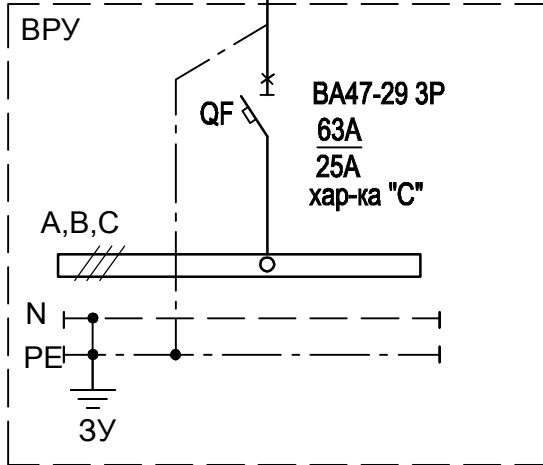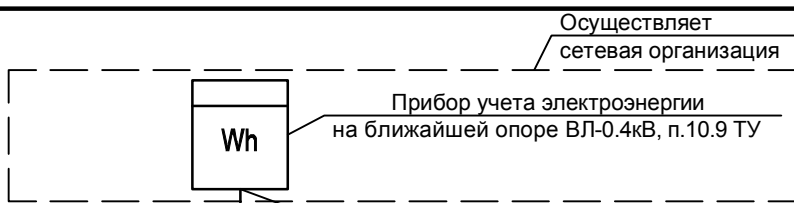

ВРУ
ЩМП-1-0 74 IP54
15,0
24,45
Вводно-распределительное устройство садового домика

Инв. № подл.

Подп. и дата

Взам. инв. №

1	1	-	01-15		09.15
Изм.	Кол. уч.	Лист	№ док	Подп.	Дата
Разраб.					06.15
Провер.					

06/15-ЭС

Электрооборудование вводного устройства садового домика по адресу:

Стадия	Лист	Листов
Р	2	

Схема однолинейная
принципиальная
питающей сети