

Условные обозначения:
 - эл./водонагреватель Atlantic O'Pro VM80
 - противопожарный водопровод (сухотрубы)


ЭКСПЛИКАЦИЯ ПОМЕЩЕНИЙ КВАРТИР 1 ЭТАЖА

Наименование	Площадь кв. м	Норм. осм. кв. м	Классификация	Норм. осм. кв. м	Наименование	Площадь кв. м	Норм. осм. кв. м	Классификация	Норм. осм. кв. м	Наименование	Площадь кв. м	Норм. осм. кв. м	Классификация	Норм. осм. кв. м	
Лекция в осях 1-6 Кв. 1 22,87/42,88				Лекция в осях 6-12 Кв. 7 36,43/38,35				Лекция в осях 13-18 Кв. 11 36,74/39,13				Лекция в осях 18-23 Кв. 17 21,97/43,87			
1 Гостиная	12,87	10	норм.	1	Гостиная	12,85	-/-/-	1	Гостиная	12,85	-/-/-	1	Гостиная	14,73	-/-/-
2 Спальня	9,62	10	норм.	2	Спальня	11,79	-/-/-	2	Спальня	11,79	-/-/-	2	Спальня	12,28	-/-/-
4 Кухня	8,08	10	норм.	3	Спальня	11,79	-/-/-	3	Спальня	12,10	-/-/-	4	Кухня	9,38	-/-/-
3 Прихожая	3,77	7,5	норм.	4	Кухня	9,68	-/-/-	4	Кухня	9,94	-/-/-	5	Прихожая	4,81	-/-/-
5 Прихожая	4,81	5	норм.	5	Прихожая	4,81	-/-/-	5	Прихожая	4,81	-/-/-	6	Коридор	3,74	-/-/-
6 Коридор	3,68	5	норм.	6	Коридор	3,25	-/-/-	6	Коридор	3,46	-/-/-	7	Ванная	2,96	-/-/-
7 Ванная	2,96	3	норм.	7	Ванная	2,96	-/-/-	7	Ванная	2,96	-/-/-	8	Санзел	1,22	-/-/-
8 Санзел	1,22	3	норм.	8	Санзел	1,22	-/-/-	8	Санзел	1,22	-/-/-	8	Санзел	1,22	-/-/-
Кв. 2 25,67/43,99				Кв. 8 13,12/25,46				Кв. 14 13,12/25,46				Кв. 20 21,28/46,19			
1 Гостиная	15,99	-/-/-	-/-/-	1	Гостиная	12,85	-/-/-	1	Гостиная	14,73	-/-/-	1	Гостиная	13,22	-/-/-
2 Спальня	8,06	-/-/-	-/-/-	2	Спальня	11,79	-/-/-	2	Спальня	11,79	-/-/-	2	Спальня	12,28	-/-/-
4 Кухня	8,08	-/-/-	-/-/-	3	Спальня	11,79	-/-/-	3	Спальня	12,10	-/-/-	4	Кухня	9,38	-/-/-
3 Прихожая	3,67	-/-/-	-/-/-	4	Кухня	9,68	-/-/-	4	Кухня	9,83	-/-/-	5	Прихожая	4,81	-/-/-
5 Прихожая	3,25	-/-/-	-/-/-	5	Прихожая	3,42	-/-/-	5	Прихожая	3,57	-/-/-	6	Коридор	3,74	-/-/-
6 Коридор	2,96	-/-/-	-/-/-	6	Коридор	2,86	-/-/-	6	Коридор	2,99	-/-/-	7	Ванная	2,96	-/-/-
7 Ванная	2,96	-/-/-	-/-/-	7	Ванная	2,96	-/-/-	7	Ванная	2,96	-/-/-	8	Санзел	1,22	-/-/-
8 Санзел	1,22	-/-/-	-/-/-	8	Санзел	1,22	-/-/-	8	Санзел	1,22	-/-/-	8	Санзел	1,22	-/-/-
Кв. 3 36,43/38,35				Кв. 9 36,74/39,13				Кв. 15 27,83/45,81				Кв. 21 21,28/46,19			
1 Гостиная	12,85	-/-/-	-/-/-	1	Гостиная	12,85	-/-/-	1	Гостиная	14,73	-/-/-	1	Гостиная	13,22	-/-/-
2 Спальня	11,79	-/-/-	-/-/-	2	Спальня	11,79	-/-/-	2	Спальня	11,79	-/-/-	2	Спальня	12,28	-/-/-
3 Спальня	12,10	-/-/-	-/-/-	3	Спальня	12,10	-/-/-	3	Спальня	12,10	-/-/-	3	Спальня	12,10	-/-/-
4 Кухня	9,94	-/-/-	-/-/-	4	Кухня	9,94	-/-/-	4	Кухня	9,94	-/-/-	4	Кухня	9,94	-/-/-
5 Прихожая	4,81	-/-/-	-/-/-	5	Прихожая	4,81	-/-/-	5	Прихожая	4,81	-/-/-	5	Прихожая	4,81	-/-/-
6 Коридор	3,46	-/-/-	-/-/-	6	Коридор	3,46	-/-/-	6	Коридор	3,46	-/-/-	6	Коридор	3,46	-/-/-
7 Ванная	2,96	-/-/-	-/-/-	7	Ванная	2,96	-/-/-	7	Ванная	2,96	-/-/-	7	Ванная	2,96	-/-/-
8 Санзел	1,22	-/-/-	-/-/-	8	Санзел	1,22	-/-/-	8	Санзел	1,22	-/-/-	8	Санзел	1,22	-/-/-

ЭКСПЛИКАЦИЯ ОБЩЕДОМОВЫХ ПОМЕЩЕНИЙ 1 ЭТАЖА

Наименование	Площадь кв. м	Норм. осм. кв. м	Классификация
1 Лестничная клетка	3,75	20	норм.
2 Лестничная клетка	3,75	20	норм.
3 Лестничная клетка	3,75	20	норм.
4 Лестничная клетка	3,75	20	норм.
5 Лестничная клетка	3,75	20	норм.
6 Лестничная клетка	3,75	20	норм.
7 Лестничная клетка	3,75	20	норм.
8 Лестничная клетка	3,75	20	норм.
9 Лестничная клетка	3,75	20	норм.
10 Лестничная клетка	3,75	20	норм.
11 Лестничная клетка	3,75	20	норм.
12 Лестничная клетка	3,75	20	норм.
13 Лестничная клетка	3,75	20	норм.
14 Лестничная клетка	3,75	20	норм.
15 Лестничная клетка	3,75	20	норм.
16 Лестничная клетка	3,75	20	норм.
17 Лестничная клетка	3,75	20	норм.
18 Лестничная клетка	3,75	20	норм.
19 Лестничная клетка	3,75	20	норм.
20 Лестничная клетка	3,75	20	норм.
21 Лестничная клетка	3,75	20	норм.
22 Лестничная клетка	3,75	20	норм.

				005-4-10/019-ВК				
				Строительство 24-квартирного жилого дома по ул. Гидростроителей в г. Кемь				
ИЗМ.	КОЛ. УЧ. ЛИСТ	И ДИСТ.	ПОДПИСЬ	ДАТА	Внутренние сети водопровода и канализации	СТАДИЯ	ЛИСТ	ЛИСТОВ
Проверил	Разработал					Р	4	
				План 1 этажа с сетями В1, Т3, К1 М 1:100				
				ООО "ПРОМПРОЕКТ" г.Петрозаводск				

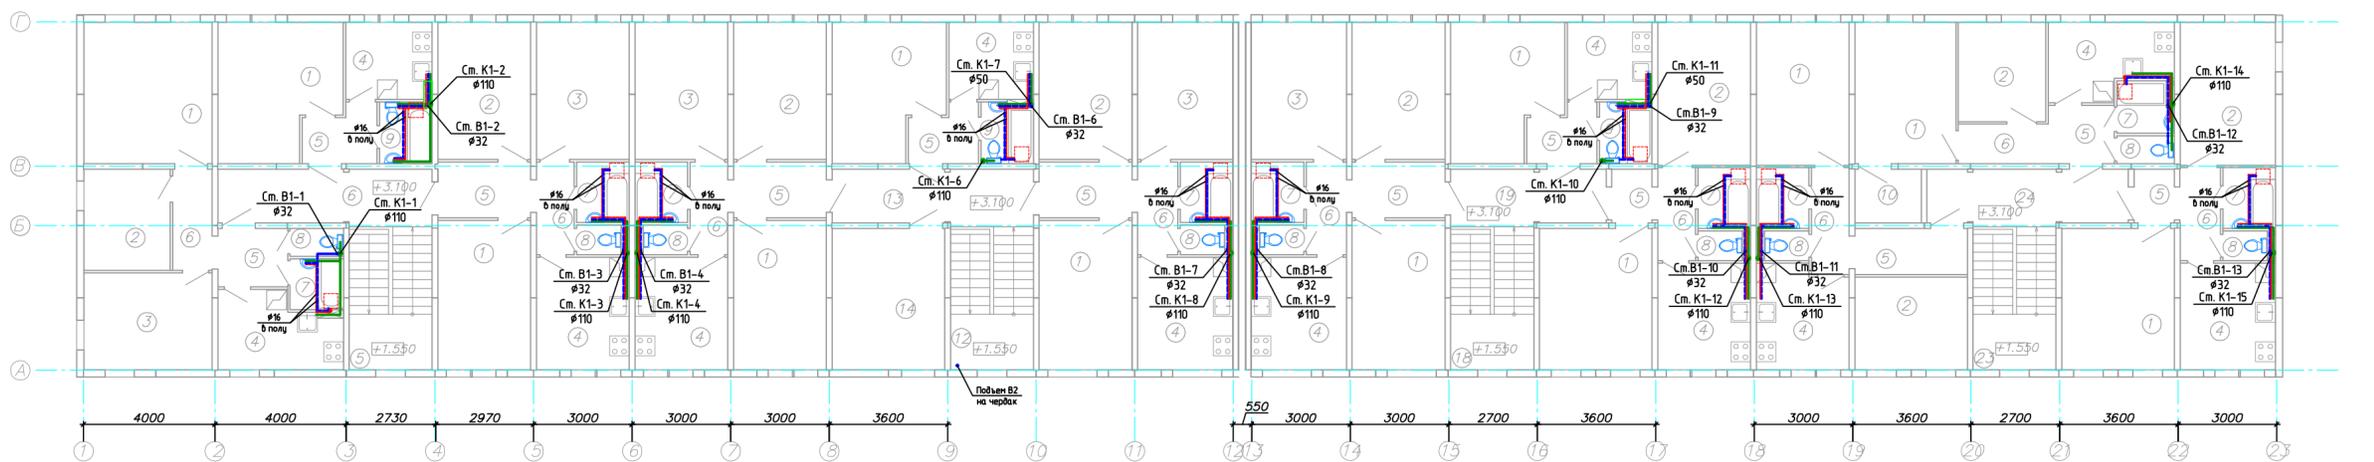

Условные обозначения:
 - эл./водонагреватель Atlantic O'Pro VM80

ЭКСПЛИКАЦИЯ ПОМЕЩЕНИЙ КВАРТИР 2 ЭТАЖА

Наименование	Площадь кв. м	Норм. осм. кв. м	Классификация	Норм. осм. кв. м	Наименование	Площадь кв. м	Норм. осм. кв. м	Классификация	Норм. осм. кв. м	Наименование	Площадь кв. м	Норм. осм. кв. м	Классификация	Норм. осм. кв. м	
Лекция в осях 1-6 Кв. 4 36,36/55,75				Лекция в осях 6-12 Кв. 10 36,43/38,35				Лекция в осях 13-18 Кв. 16 36,74/39,13				Лекция в осях 18-23 Кв. 22 21,97/43,87			
1 Гостиная	16,77	10	норм.	1	Гостиная	12,85	-/-/-	1	Гостиная	12,29	-/-/-	1	Гостиная	12,29	-/-/-
2 Спальня	8,08	10	норм.	2	Спальня	11,79	-/-/-	2	Спальня	11,79	-/-/-	2	Спальня	12,28	-/-/-
3 Спальня	11,51	10	норм.	3	Спальня	11,79	-/-/-	3	Спальня	12,10	-/-/-	4	Кухня	9,38	-/-/-
4 Кухня	8,08	10	норм.	4	Кухня	9,68	-/-/-	4	Кухня	9,94	-/-/-	5	Прихожая	4,81	-/-/-
5 Прихожая	3,77	7,5	норм.	5	Прихожая	4,81	-/-/-	5	Прихожая	4,81	-/-/-	6	Коридор	3,74	-/-/-
6 Коридор	3,68	5	норм.	6	Коридор	3,25	-/-/-	6	Коридор	3,46	-/-/-	7	Ванная	2,96	-/-/-
7 Ванная	2,96	3	норм.	7	Ванная	2,96	-/-/-	7	Ванная	2,96	-/-/-	8	Санзел	1,22	-/-/-
8 Санзел	1,22	3	норм.	8	Санзел	1,22	-/-/-	8	Санзел	1,22	-/-/-	8	Санзел	1,22	-/-/-
Кв. 5 14,46/27,12				Кв. 11 13,12/25,46				Кв. 17 13,12/25,46				Кв. 23 21,28/46,19			
1 Гостиная	14,46	-/-/-	-/-/-	1	Гостиная	13,12	-/-/-	1	Гостиная	14,73	-/-/-	1	Гостиная	13,22	-/-/-
2 Спальня	8,06	-/-/-	-/-/-	2	Спальня	11,79	-/-/-	2	Спальня	11,79	-/-/-	2	Спальня	12,28	-/-/-
4 Кухня	8,08	-/-/-	-/-/-	3	Спальня	11,79	-/-/-	3	Спальня	12,10	-/-/-	4	Кухня	9,38	-/-/-
3 Прихожая	3,65	-/-/-	-/-/-	4	Кухня	9,68	-/-/-	4	Кухня	9,83	-/-/-	5	Прихожая	4,81	-/-/-
5 Прихожая	3,25	-/-/-	-/-/-	5	Прихожая	3,42	-/-/-	5	Прихожая	3,57	-/-/-	6	Коридор	3,74	-/-/-
6 Коридор	2,96	-/-/-	-/-/-	6	Коридор	2,86	-/-/-	6	Коридор	2,99	-/-/-	7	Ванная	2,96	-/-/-
7 Ванная	2,96	-/-/-	-/-/-	7	Ванная	2,96	-/-/-	7	Ванная	2,96	-/-/-	8	Санзел	1,22	-/-/-
8 Санзел	1,22	-/-/-	-/-/-	8	Санзел	1,22	-/-/-	8	Санзел	1,22	-/-/-	8	Санзел	1,22	-/-/-
Кв. 6 36,43/38,35				Кв. 12 36,74/39,13				Кв. 18 27,83/45,81				Кв. 24 21,28/46,19			
1 Гостиная	12,85	-/-/-	-/-/-	1	Гостиная	12,85	-/-/-	1	Гостиная	14,73	-/-/-	1	Гостиная	13,22	-/-/-
2 Спальня	11,79	-/-/-	-/-/-	2	Спальня	11,79	-/-/-	2	Спальня	11,79	-/-/-	2	Спальня	12,28	-/-/-
3 Спальня	12,10	-/-/-	-/-/-	3	Спальня	12,10	-/-/-	3	Спальня	12,10	-/-/-	3	Спальня	12,10	-/-/-
4 Кухня	9,94	-/-/-	-/-/-	4	Кухня	9,94	-/-/-	4	Кухня	9,94	-/-/-	4	Кухня	9,94	-/-/-
5 Прихожая	4,81	-/-/-	-/-/-	5	Прихожая	4,81	-/-/-	5	Прихожая	4,81	-/-/-	5	Прихожая	4,81	-/-/-
6 Коридор	3,46	-/-/-	-/-/-	6	Коридор	3,46	-/-/-	6	Коридор	3,46	-/-/-	6	Коридор	3,46	-/-/-
7 Ванная	2,96	-/-/-	-/-/-	7	Ванная	2,96	-/-/-	7	Ванная	2,96	-/-/-	7	Ванная	2,96	-/-/-
8 Санзел	1,22	-/-/-	-/-/-	8	Санзел	1,22	-/-/-	8	Санзел	1,22	-/-/-	8	Санзел	1,22	-/-/-

ЭКСПЛИКАЦИЯ ОБЩЕДОМОВЫХ ПОМЕЩЕНИЙ 2 ЭТАЖА

Наименование	Площадь кв. м	Норм. осм. кв. м	Классификация
3 Лестничная клетка	11,00	20	норм.
5 Лестничная клетка	10,88	20	норм.
12 Лестничная клетка	11,00	-/-/-	-/-/-
13 Коридор	10,23	-/-/-	-/-/-
14 Техническое помещение	14,73	20	норм.
18 Лестничная клетка	11,00	-/-/-	-/-/-
19 Коридор	7,96	-/-/-	-/-/-
23 Лестничная клетка	11,00	-/-/-	-/-/-
24 Коридор	10,21	-/-/-	-/-/-

				005-4-10/019-ВК				
				Строительство 24-квартирного жилого дома по ул. Гидростроителей в г. Кемь				
ИЗМ.	КОЛ. УЧ. ЛИСТ	И ДИСТ.	ПОДПИСЬ	ДАТА	Внутренние сети водопровода и канализации	СТАДИЯ	ЛИСТ	ЛИСТОВ
Проверил	Разработал					Р	5	
				План 2 этажа с сетями В1, Т3, К1 М 1:100				
				ООО "ПРОМПРОЕКТ" г.Петрозаводск				