


Соединено
 Проверка
 Работала
 Хорошо
 Блок, таб. №
 Погр. и дата
 Ин. № шаг

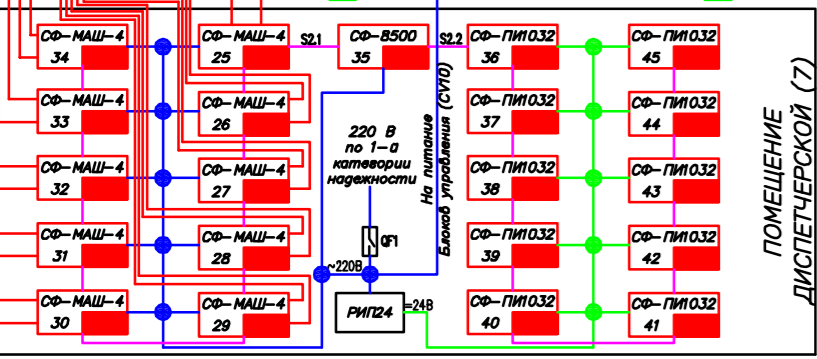

35707-15-ПС					
Электродело "Планерное", г. Москва, ул. Планерная, д.9, ОРК					
Изм.	Колич	Лист	№ док	Подпись	Дата
ГИП		Петрик			
Проверил		Чирко			
Разработал		Струков			
Н. контроль					
Автоматическая установка пожарной сигнализации и система оповещения людей при пожаре. Автоматика ДУ.				Стадия	Лист
Схема структурная				РД	4
				Листов	12
				АО "Партнер Бизнес Групп"	