



План розеточных групп. М 1:100

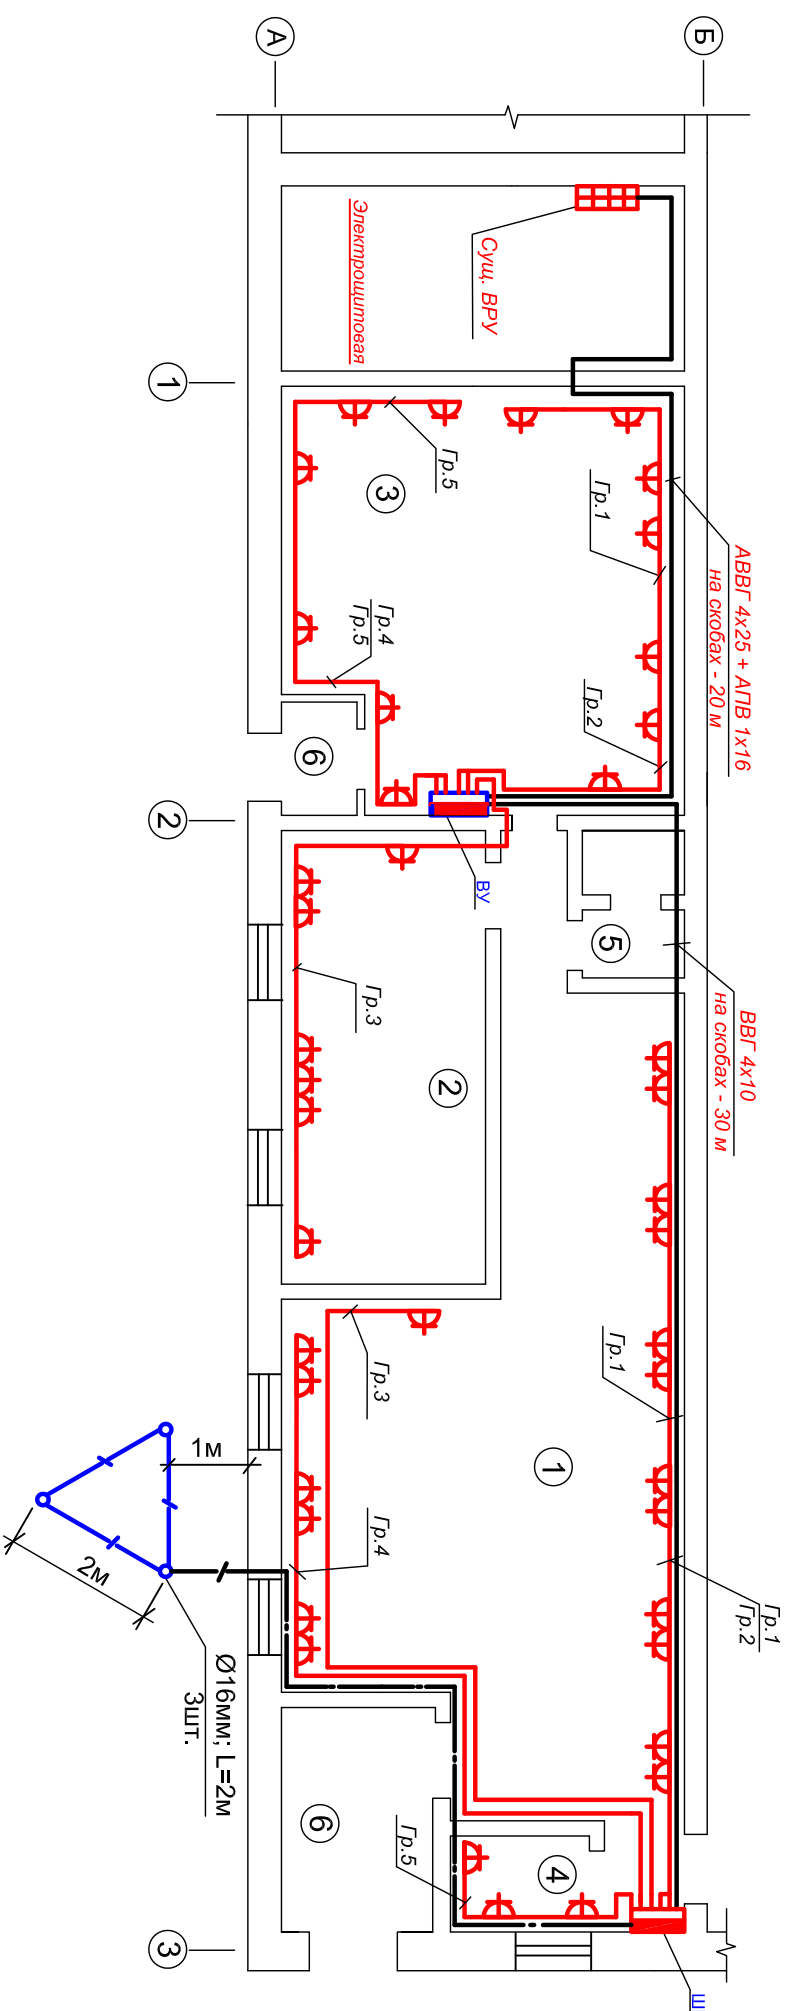

План электроосвещения. М 1:100

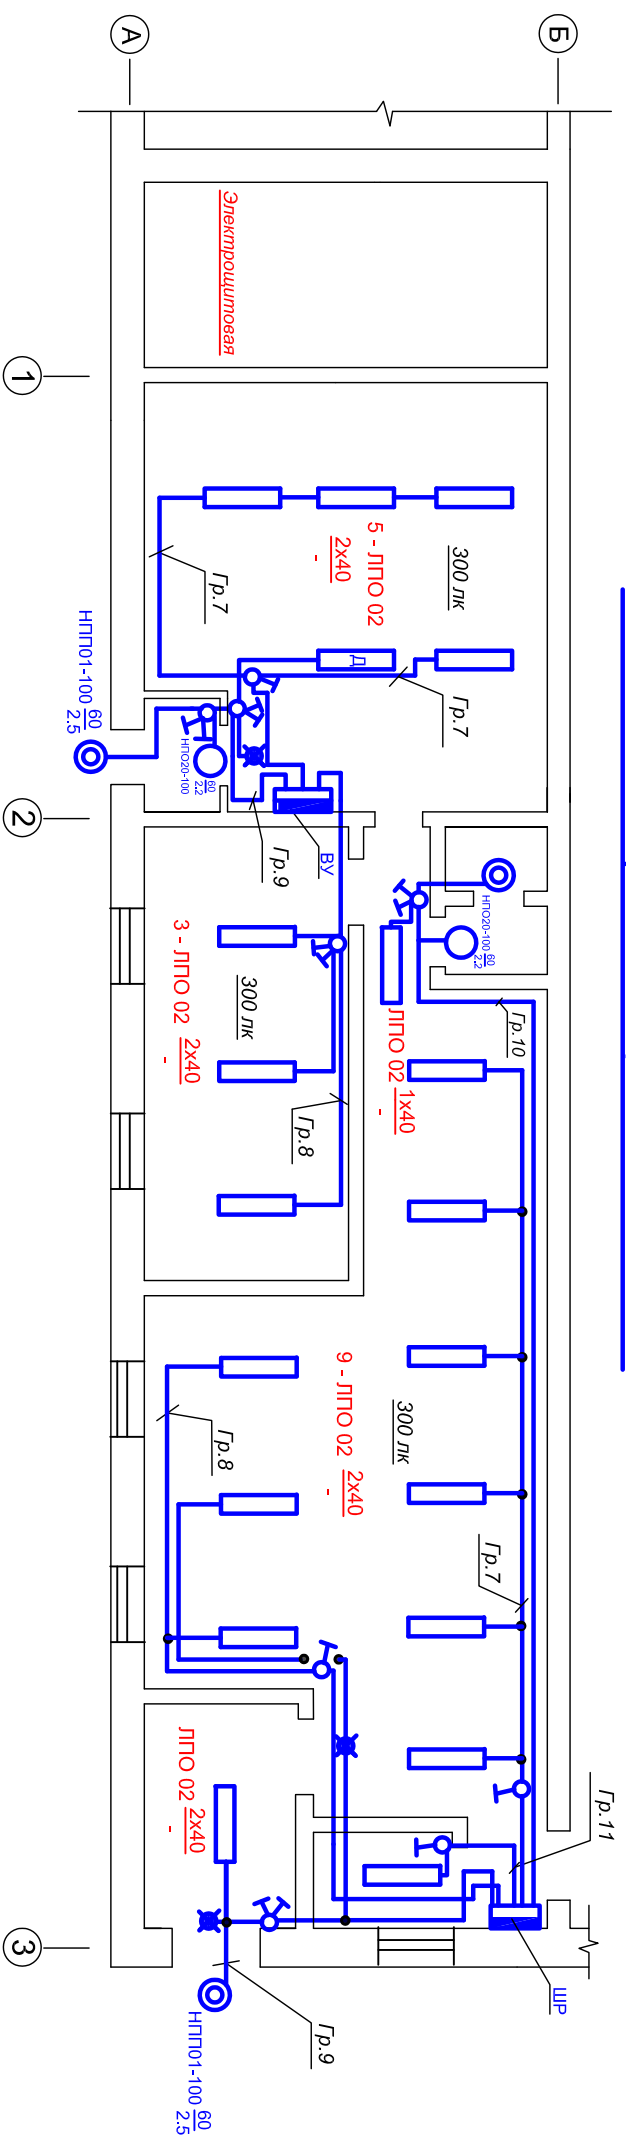

26.03-ЭП			Заказчик: Таров		
			Электроснабжение		
Изм	Кол	Лист	Док	Подпись	Дата
Г/ИП					
Испол.	Иванов				
			Стадия	Лист	Листов
			Р		